


RZUT PIWNICY SKALA 1:100

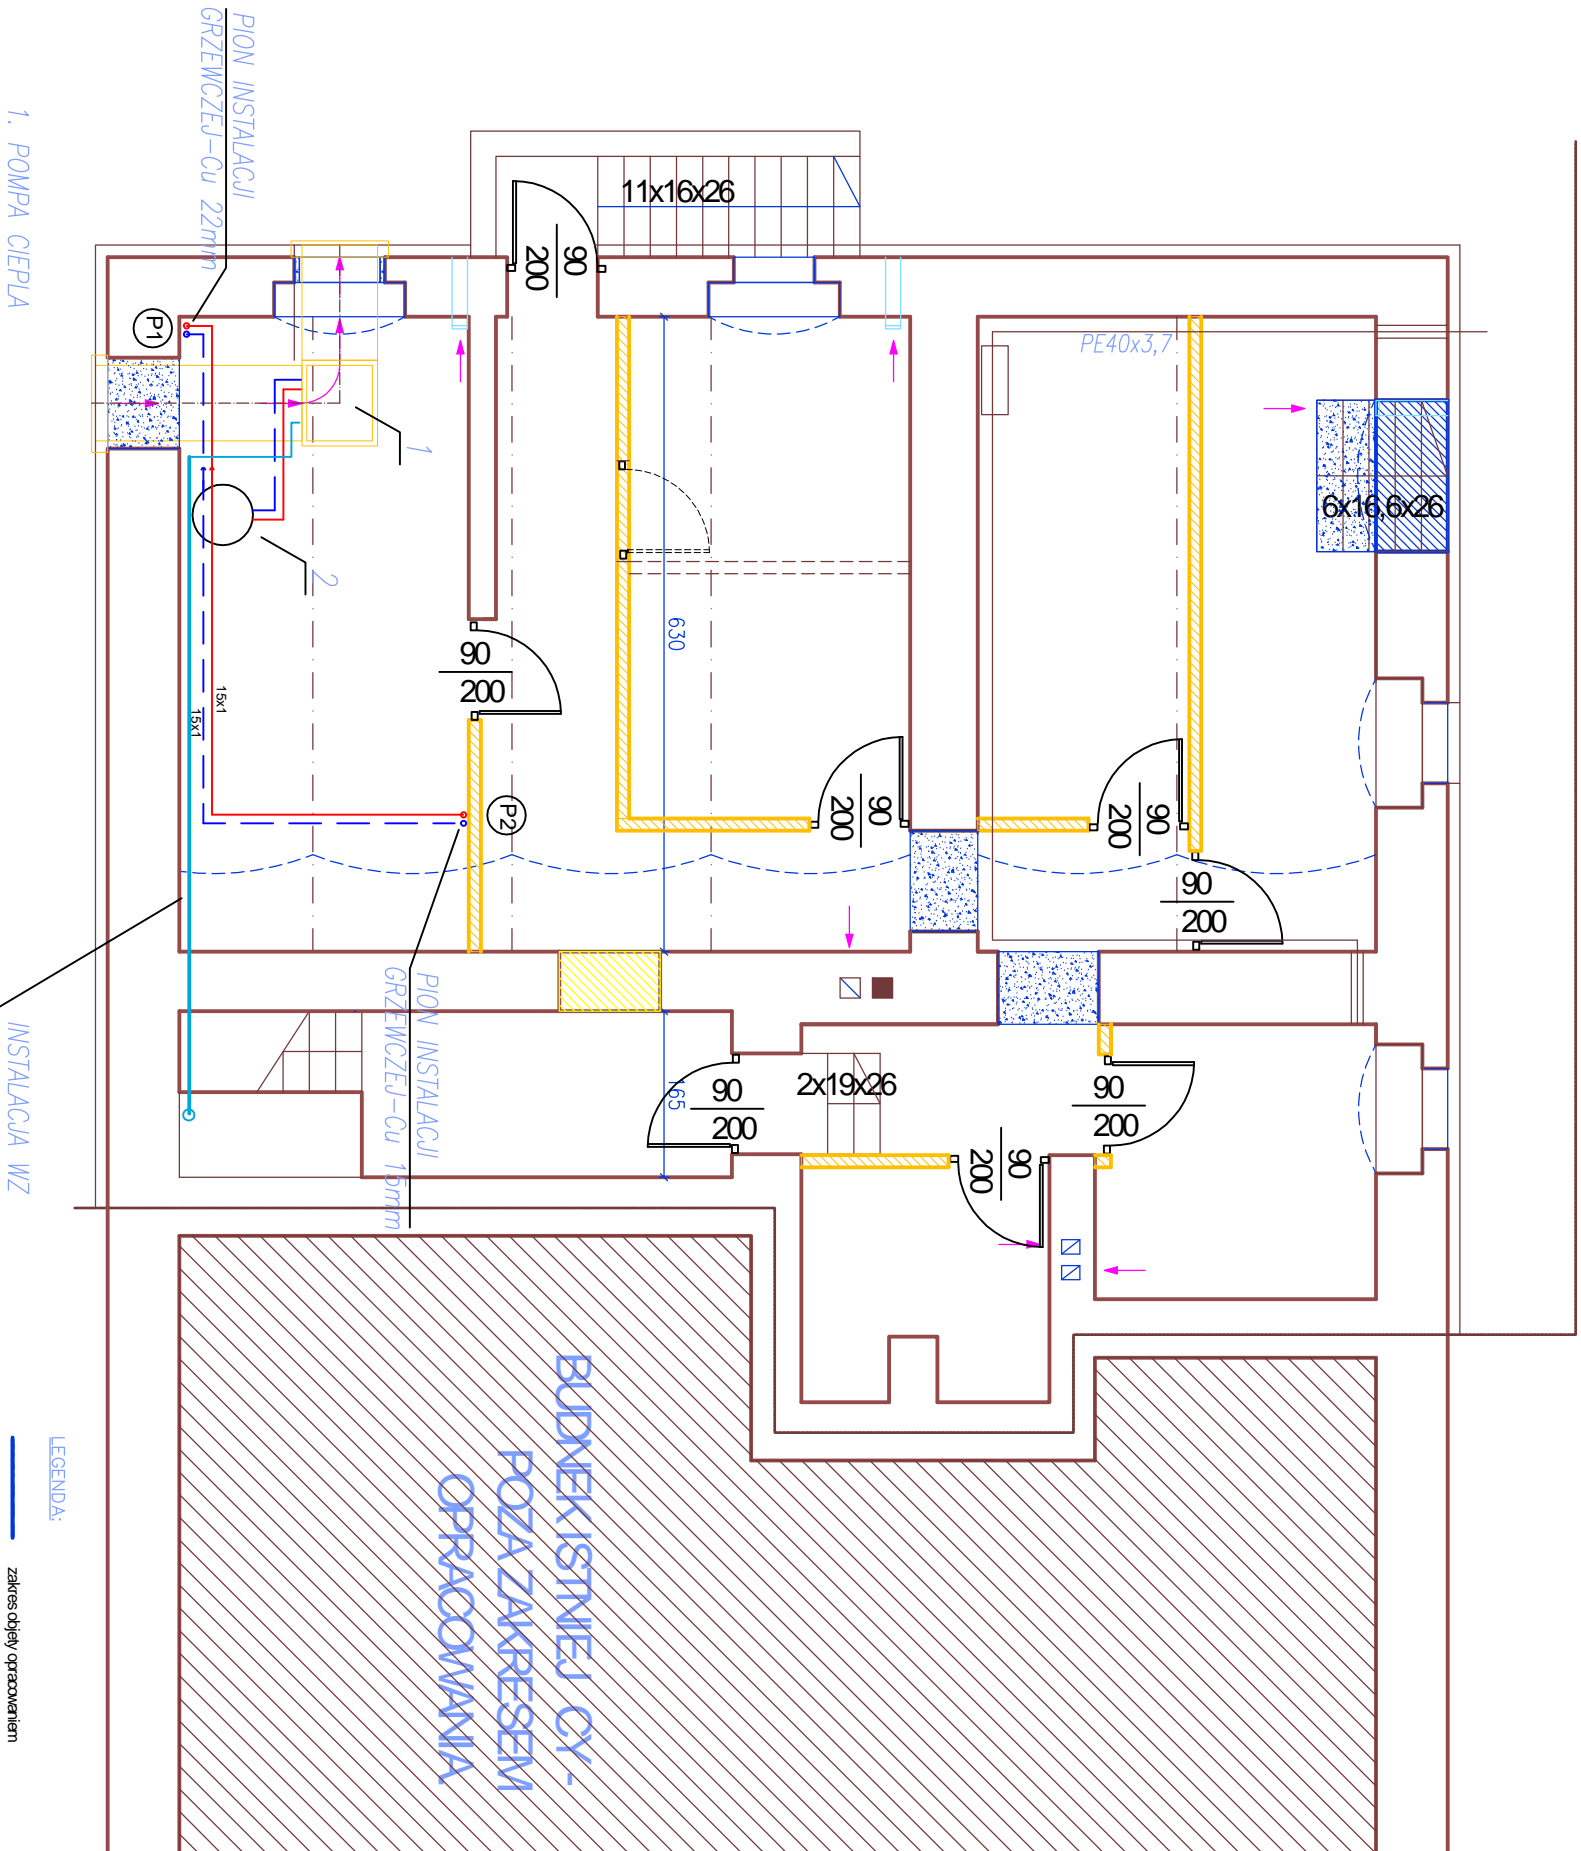

1. POMPA CIEPŁA
LWC 80 – dira-powietrze/woda Compact
Q=8,6 kW, COP=4,2
2. ZBIORNIK BUFOROWY
TPS 200

INSTALACJA WZ

LEGENDA:

- zakres objęty opracowaniem
wyburzenia, roznica ciętych oś
cięży istniejącej
zamknięcia

Zespół projektowy :		Imię i nazwisko :		Nr upr. :		Podpis :	
Projektował :		MGR. IN. DANUTA IKOWSKA		132/90/LW			
Opracował :							
Branża : SANITARNA		Rysunek : RZUT PIWNICY		<div>ARCHITEKT</div> <div>mgr inż. and. JANUSZ TEREKOWSKI ul. RYNEK 17 60-002 50-14</div> <div>ACADYNAMICS Professional 2008 PL Nr ser. : 02 7 103811</div> <div>e-mail: 2015-02-26 Nr 82/2530-11 REDAK. 02030811</div>			
Skala : 1:100		INSTALACJA GRZEWCA					
		Inwestor : GMINA CENAWA UL. RYNEK 17 59-330 CENAWA		Objekt : Budynki wielofunkcyjne - REMONT Turów, gmina cenawa 59-330 CENAWA dz. nr 731			
		Data : 15.10.2015		Rys. nr. : S-1		Sygnatura : P.W.	