


RZUT PARTERU +1 SKALA 1:100

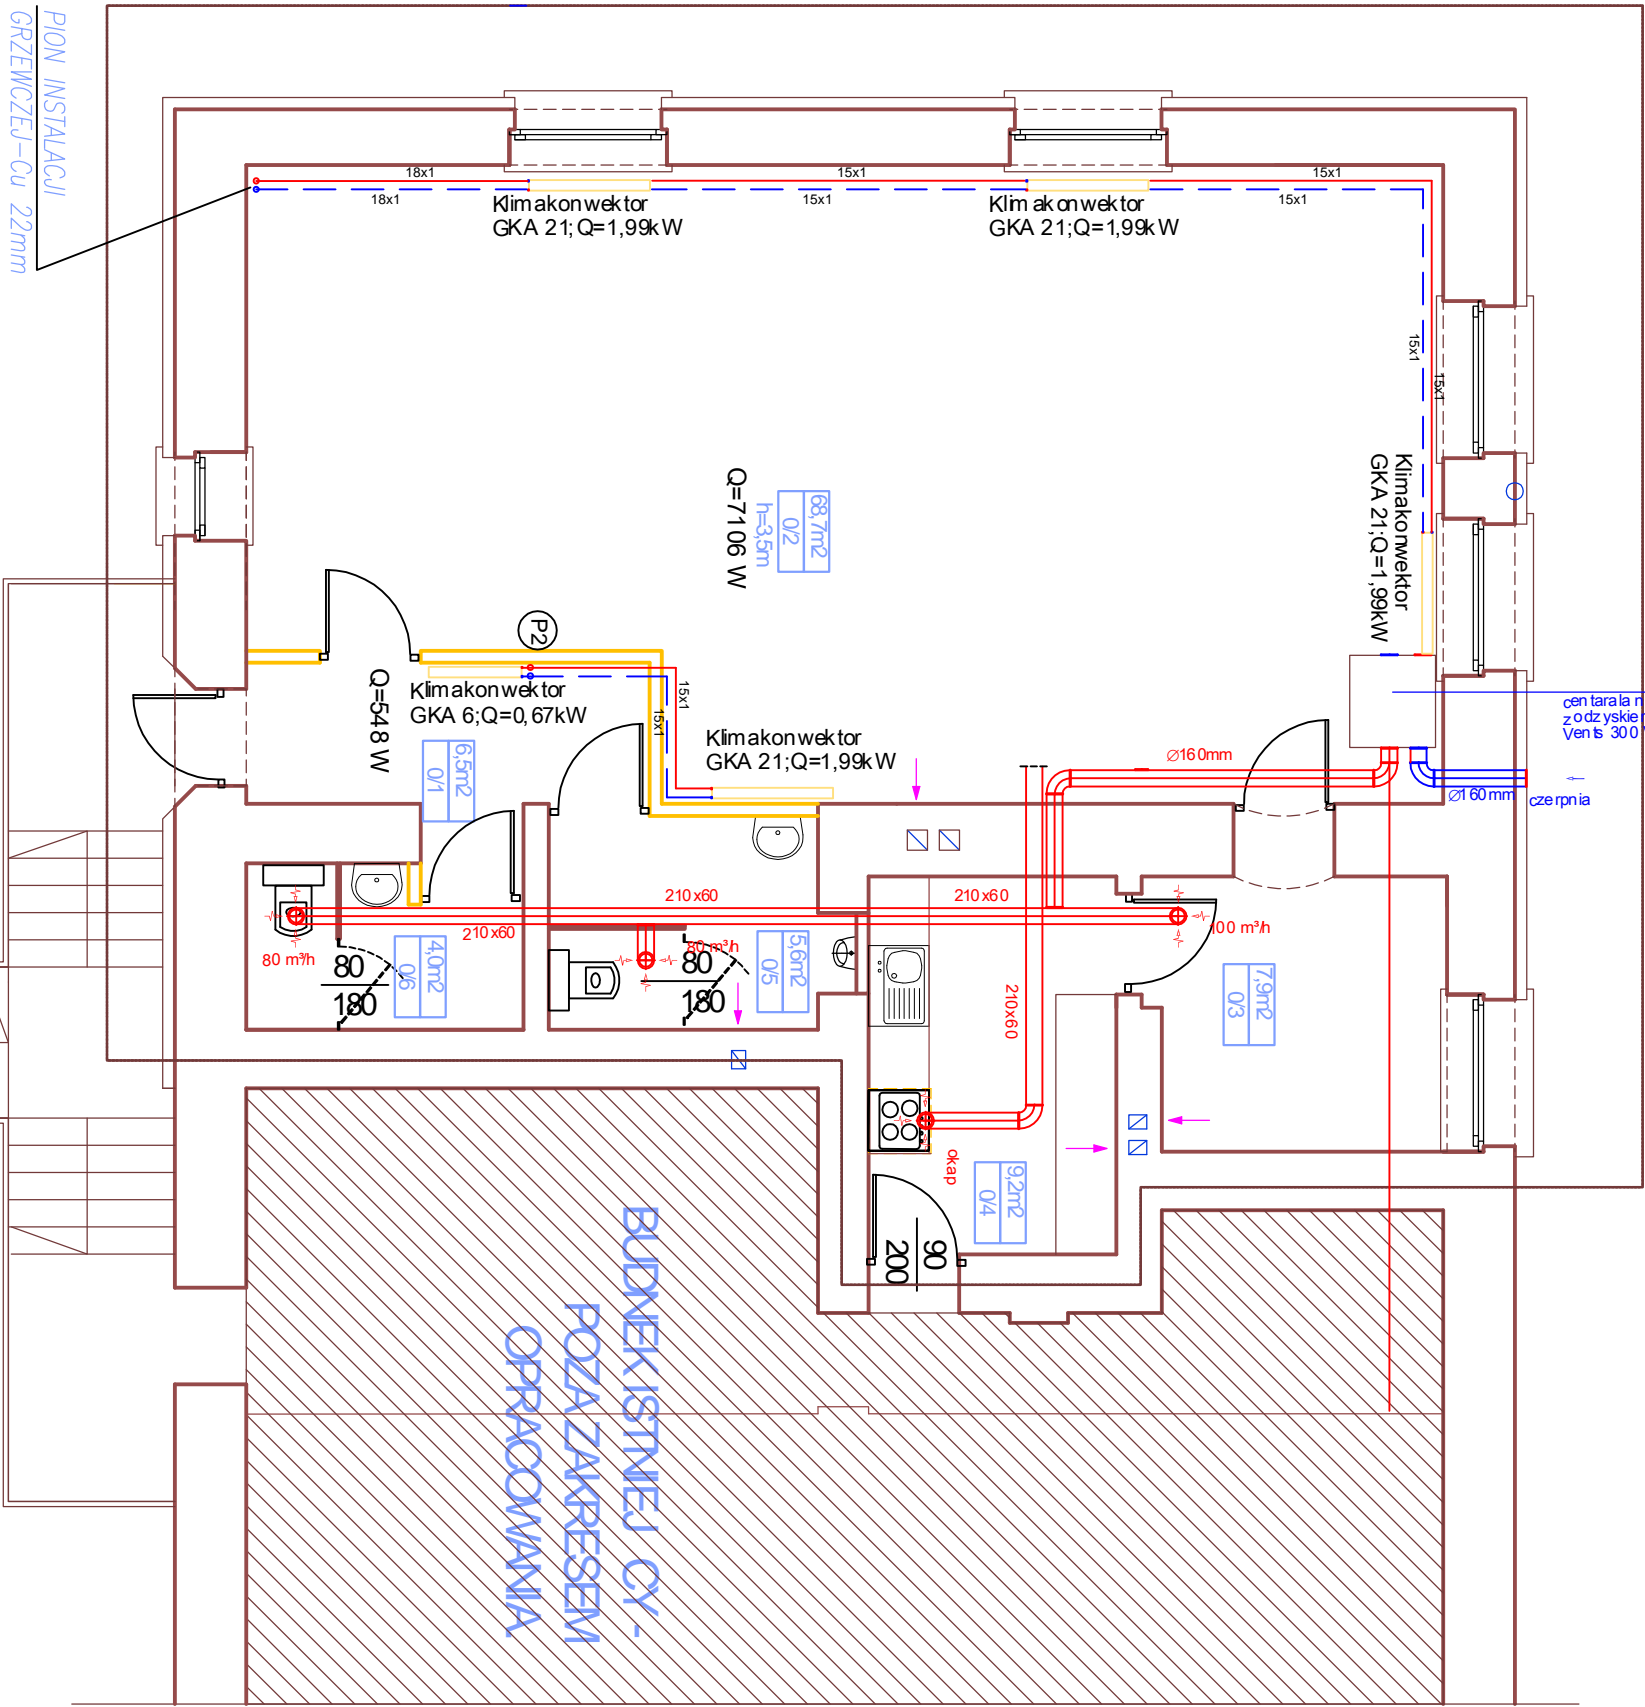

PION INSTALACJI
GRZEWCEJ-CU 22mm

ceń tar a n a w i e r n o - w y w i e w n a
z o d z y s k i e m c i e p ł a
V e n t s 300 V U T
c z e r p n i a

BUDNIEKISTNEJ CY-
POZAZAKRESEM
OPRACOWANIA

Zespół projektowy :		Imię i nazwisko :	Nr. upr. :	Podpis :	ARCHITEKT	
Projektował :		MGR. IN. DANUTA KŁOWSKA	132/90/LW		mgr in. arch. DANUSZ TERPŁOWSKI 59-300 LUBIN, PL GRODZIE SKALA	
Opracował :					Inwestor : GMINA CINAWA UL. RYNEK 17 59-330 CINAWA	
Branża :		SANITARNA	Rysunek :		Obiekt : Budynki wielofunkcyjne - REMONT TUROKÓW, gmina CINAWA	
Skala :		1:100	Instalacja GRZEWCA		Data : 15.10.2015	
					Rys. nr : S-2	
					Sygn. : P.W.	