

Projekt zabudowy i zagospodarowania terenu

MAPA DO CEŁÓW PROJEKTOWYCH		
Oznaczenie kancelaryjne zgłoszenia pracy geodezyjnej		PODGK.6640.1.123.2018
Nazwa miejscowości	Ścinawa	
Jednostka ewidencyjna	identyfikator nazwa	0211104_5 Ścinawa-gmina
Obręb – nazwa i numer		0012, Parszowice, dz. 512/1,524,539/1
Skala mapy		1:500
Sekcja mapy		5.154.32.10.4.3;4,4; 15.2.1;2.2
Nazwa układu współrzędnych	prostokątnych płaskich	2000
	układ wysokości	Kronsztadt 86
Informacja o służeńności gruntowych w zakresie opracowania		służeńności nie badano.
		+
Data opracowania mapy		05.04.2018
Informacje dodatkowe: 1. nie wyklucza się istnienia w terenie innych niż wykazane na niniejszej mapie do celów projektowych, urządzeń uzbrojenia podziemnego, które nie były zgłoszone do inwentaryzacji lub o których brak jest informacji w instytucjach branżowych. 2. Punkty osnów podlegają prawnej ochronie-art.38 ustawy- „prawo geodezyjne” 3. Granice na mapie wniesiono z godnie z operatem ewidencji gruntów.		
4. Zakres opracowania - - - -		
Pieczęć firmowa		Pieczęć i podpis geodety
USŁUGI GEODEZYJNE TECHNICZNA P. GOSIŁA 59-220 Legnica, ul. Zielenyja 50/2 NIP 661-109-36-43 REGON 1497554255		mgr inż. PIOTR GAWLIK GEODETA UPRAWNIENY Sвідceniowe nadanie uprawnień zawodowców nr 788 MGPB
		758-12 i 5
		Nr i zakres uprawnień



LEGENDA /mała architektura:

PZ.1. STOLAK NA RÓWNI wymiar urządzenia 1,50m, 0,50m, h=0,6m, prędkość do 8 sztuk rocznie	PZ.8. PODCZ. NÓG / PRASA NOŻNA 80-200cm
PZ.2. KOSZ NA ŚMIECI wymiar urządzenia 0,45m, h=0,76m,	PZ.9. SĄTKA FŁOKO 70-400cm
PZ.3. TABLICA INFORMACYJNA wymiar urządzenia 0,60m, h=2,85m,	PZ.10. ZESTAW ŻABAWOJÓW 430-600cm
PZ.4. ŁAWKA – STAL NIERDZEWNA dł. 182cm	PZ.11. HUISKANA POWOJNA 365-255cm
PZ.5. BECZAK / DRABINKA 180-200cm	PZ.12. SPRZĘTOWIEC KMIAT 125-30cm
PZ.6. TWISTER / WAGŁO / ORBITEX 90-260cm	PZ.13. STÓŁ DO GRY W SZACHY / WARCABY
PZ.7. BECZAK 90-250cm	PZ.14. TABLICA REGULAMINOWA

LEGENDA:	LEGENDA /zieleń/
 GRANICA DZIAŁKI NR 524	 PROJEKTOWANA ZIELEŃ NISKA
 OBSZAR ODDZIAWYANIA OBIEKTU	 1. <i>Colpaea bipinnatis</i> "NANA" sumita bipinnata
 ZAKRES OPRAĆOWANIA I ZANIESTWIANIA	 2. <i>Colocortaria horizontalis</i> typi pinnata
 WZROSTAJĄCA JEJAZDOWI (ZOB. DOK. POMIAROWE DZ. NR 530)	 3. <i>Berberis 'Thunbergii'</i> "GOLDEN RING" berberis thunbergii
 STREFA OCHRONNA GAZOCIĄGÓW	
 10M - OD OS	
 PROJEKTOWANY BUDNEŁY ŚWIECIELY WIEJSKEJ	
 PROJEKTOWANY ZADASZONY TARAS	
 1.K. ISTNIEJĄCA I PROJEKTOWANA IŁOŚĆ KONDYCIACJI	
 WĘŚCIE GŁÓWNE DO ŚWETCIELCY	
 WYŚCIE EWAKUACYJNE	
 WIAZÓ NA TEREN ŚWETCIELCY	
 OBIEZTŁE BETONOWE CHODNIKOWE SZARE	
 80x1000mm - do ciągów pieszych, 15x30x1000mm - do ciągów pieszo-jezdných	
 OBIEZTŁE BETONOWE WIAZÓWNE SZARE	
 80x1000mm - do ciągów pieszych, 15x30x1000mm - do ciągów pieszo-jezdných	
 CIOŁNA NA OGRADZIECIE	
 OPADÓW STĄCZYŁ - ŚWETCIELNY	
 PROJEKTOWANA LUKWIDACJA SKOPIRACY	
 N1 PASO PĘCZ - JEZDNY	
 KOSZKA BETONOWA - SZARA	
 N2 PASO PĘCZ	
 KOSZKA BETONOWA SZARA	
 PROJEKTOWANA WIECZKA PARKINGOWE	
 10x16x25x150 (N1,N2) 3,0m x 5,0m - jednokierowa krótka	
 Wymiarowanie: 50x100 (N3,N4) 3,0m x 5,0m	
 N4 PROJEKTOWANA NAWERZCHNIA ZWIROWA	
 typ: zledek	
 N5 PROJEKTOWANA NAWERZCHNIA PŁASKOWA	
 gładka	
 PROJEKTOWANA OPASKA ZWIROWA KÓŁEK BUDOWNYCH, szer=40cm	
 ISTNIEJĄCA DROGA	
 PROJEKTOWANE DORODZENIE TERENU ŚWETCIELCY wysokości 1,5m - typ "A"	
 PROJEKTOWANE DORODZENIE PLACU ZABAW I SIŁOWNI wysokości 1m - typ "B"	
 PROJEKTOWANA FURTKA szer. min=120cm	

LEGENDA /przylacza/:

	PROJEKTOWANE PRZYLĄCZA WODNE
	PROJEKTOWANE PRZYLĄCZA KANALIZACJI SANITARNEJ PVC, Ø160
SI	PROJEKTOWANA STUJOWNIA KANALIZACYJNA typ WAPN, Ø160
SZ	PROJEKTOWANA BEZCIŚNIOWY ZBIORNIK NA NIECZYSTOŚCI DEKIE V=10m3
WL.W3	PROJEKTOWANE WĘZŁY WODOCZĄPNE
SI	PROJEKTOWANA STUJOWNIA KANALIZACJI SANITARNEJ
	PROJEKTOWANE KABLE ELEKTROENERGETYCZNE
	KABEL ZASILANIA GŁÓWNEJ KOLEKTORZOWI BUDYNKU RG - YK7206/0.6V/VN 16
	KABEL SZN. ZEWN. W-140 425/40/0.35W 3-Ph=0
	LATARNIA PARIOWA KARN 2400 LED 425/40/0.35W 3-Ph=0
	RURA OCHRONNA PCV DLA KABLI ENERGI, PRZEWODZĄCYCH POD DROGAMI
RG	GŁÓWNA ROZDZIELNICA ELEKT. OBIEKTU
ZK	ZESTAW ZŁĄCZOWO-POMIAROWY WYKONYWANY PRZEZ TAJRON DYSTANSOWICZA S.A. TYPU ZK1P-15 ZABUDOWANY NA ŚLUPIE NAPIĘC. LINI N=0
	PROJEKTOWANE KABLE ELEKTROENERGETYCZNE
ST	STUJOWNIA CHŁONNIA FI 80cm
	HYDRANT HP 80 WŁOČŁOŚĆ DO BUDYNKU 64m

ZESTAWIENIE PRZEWODZICHNI

OWIESZCZKA LOKALNA	- 45001.00 /A30m/
OWIESZCZKA LOKALNA	- 278.00
OWIESZCZKA LOKALNA	- 289.00
OWIESZCZKA LOKALNA	- 285.00
OWIESZCZKA LOKALNA	- 123.00
OWIESZCZKA LOKALNA	- 438.00
OWIESZCZKA LOKALNA	- 190.00
OWIESZCZKA LOKALNA	- 112.00
OWIESZCZKA LOKALNA	- 211.00
OWIESZCZKA LOKALNA	- 112.00
OWIESZCZKA LOKALNA	- 130.00
OWIESZCZKA LOKALNA	- 812.00
OWIESZCZKA LOKALNA	- 500.00

OWIAGI

- W przypadku niedostarczenia do obowiązkowej umowy nie realizujemy z projektu umieszczonych na niej danych projektowych. W przypadku braku w umowie danych projektowych prosimy o doposażenie projektu.
- Wszystkie rozprawy techniczne z objaśnieniami (np. konstrukcje): konstrukcje, instalacje sanitarno-techniczne, instalacje elektryczne.
- Wszystkie opisywane w nich materiały, nowe i istniejące należy brać pod uwagę przy realizacji przedsięwzięcia zgodnie z projektem.
- Wszystkie opisywane w nich materiały, nowe i istniejące należy brać pod uwagę przy realizacji przedsięwzięcia zgodnie z projektem.

tytuł rysunku:
PROJEKT ZABUDOWY I ZAGOSPOD. TERENU
ŚWIELICA WIEJSKA PARSZOWICE

wzrost:	GMINA ŚCINAWA RYNEK 17, 59-330 ŚCINAWA		
adres budowy:	PARSZOWICE, jednostka ewidencyjna Ścinawa 021104_5 DZIAŁKI NR 524, 512/1 PARSZOWICE 0012		
obiekt:	BUDOWA WOLNOSTAJĄCEGO BUDYNKU ŚWETLIJY MIEJSKIEJ WRAZ Z PEŁNĄ INFRASTRUKTURĄ TECHNICZNĄ I ZAGOSPOD. TERENU		
projektant	ARCHITEKTURA projektant Julिता Chmiel – Sobierska	nr uprzedmiot: podpis: 13/03/DOJA * specjalność: architektura s.a.	
sprawozdco	Sylvia Sikora	nr uprzedmiot: podpis: 22/05/DOJA * specjalność: architektura s.a.	
branża:	INSTALACJE SANITARNE	nr uprzedmiot: podpis: 351/00/DUJWA * specjalność: s.a. i instalacje sanitarne	
projektant	Maciej Kurant		
sprawozdco	Karol Grzondziel	nr uprzedmiot: podpis: 347/00/DUJWA * specjalność: s.a. i instalacje sanitarne	
branża:	ELEKTRYCZNA	nr uprzedmiot: podpis: 151/DOS/13 * specjalność: s.a. i urządzenia elektryczne	
projektant	Michał Madeło		
sprawozdco	Rafał Grudziak	nr uprzedmiot: podpis: 149/DOS/13 * specjalność: s.a. i urządzenia elektryczne	
stadium:	nr rysunku:	data:	skala:
PB	PR2018_PB-A0	Wrocław czerwiec 2018 roku	1:500
JS ARCHITEKCI ul. Bereszyńska 15/25-26, 50-350 Wrocław, tel./fax (+1 387 81 511) +48 502 352 485 kontakt@architeci.pl, www.architeci.pl			
zmiana:			

LEGENDA:

- GRANICA DZIAŁKI NR 524
- OBSZAR ODDZIAŁYWANIA OBIEKTU
- ZAKRES OPRACOWANIA I ZAINWESTOWANIA
- STREFA OCHRONNA GAZOCIĄGU
1,0M – OD OSI
- PROJEKTOWANY BUDYNEK ŚWIETLICY WIEJSKIEJ
- PROJEKTOWANY ZADASZONY TARAS
- 1.K

ISTNIEJĄCA I PROJEKTOWANA IŁOŚĆ KONDYGNACJI
- WEJŚCIE GŁÓWNE DO ŚWIETLICY
- WYJŚCIE EWAKUACYJNE
- WJAZD NA TEREN ŚWIETLICY
- OBRZEŻE BETONOWE CHODNIKOWE SZARE
8x30x100cm – dla ciągów pieszych, 15x30x100cm – dla ciągów pieszo-jezdnych
- OBRZEŻE BETONOWE NAJAZDOWE SZARE
8x30x100cm – dla ciągów pieszych, 15x30x100cm – dla ciągów pieszo-jezdnych
- OSŁONA NA GROMADZENIE
ODPADÓW STAŁYCH – ŚMIETNIK
- PROJEKTOWANA LIKWIDACJA SKRAPRY
- N1

CIĄG PIESZO –JEZDNY
KOSTKA BETONOWA – SZARA
- N2

CIĄG PIESZY
KOSTKA BETONOWA SZARA
- N3

PROJEKTOWANE MIEJSCA PARKINGOWE
EKORASTER E50 33,3x33,3cm h=5cm – „ekologiczna kratka
wytrzymałość 350 t/m2, grubość ścian 5mm
- N4


PROJEKTOWANA NAWIERZCHNIA ŻWIROWA
plac zabaw
- N5

PROJEKTOWANA NAWIERZCHNIA PIASKOWA
siłownia
- PROJ. OPASKA ŻWIROWA WOKÓŁ BUDYNKU, szer=40cm
- ISTNIEJĄCA DROGA

ZESTAWIENIE POWIERZCHNI

POWIERZCHNIA DZIAŁKI DZ. NR : 524	- 45011,0m2 /4,50ha/
POWIERZCHNIA ISTNIEJĄCYCH TERENÓW UTWARDZONYCH istniejąca droga dojazdowa	- 276,0m2
POWIERZCHNIA TERENU OPRACOWANIA	- 2816,0m2
POWIERZCHNIA PROJEKTOWANEJ ZABUDOWY BUDYNKU WRAZ Z TARASAMI	- 265,0m2
POWIERZCHNIA PROJEKTOWANYCH NAWIERCHNI UTWARDZONYCH w tym	- 1234m2
POWIERZCHNIA Z KOSTKI BETONOWEJ [N1]	- 439,0 m2
POWIERZCHNIA Z KOSTKI BETONOWEJ [N2]	-195,0 m2
POWIERZCHNIA EKORASTER, PARKING I BOX ŚMIETNIKOWY [N3]	- 257,0 m2
POW. ŻWIROWA NA PLACU ZABAW [N4]	- 223,0 m2
POW. PIASKOWA NA SIŁOWNI [N5]	- 114,0 m2
POW. OPASKI WOKÓŁ BUDYNKU	- 13,0 m2
POWIERZCHNIA ZIELNI REKREACYJNEJ URZĄDZONEJ dla zakresu opracowania jako trawa sportowa	- 812,0 m2
POWIERZCHNIA TERENU – BIOLOGICZNE CZYNIA dla zakresu opracowania- przeznaczona pod budowę ścieżki rowerowej- wg odrębnego oprac.	- 505,0 m2

tytuł rysunku: KOMUNIKACJA ŚWIETLICA WIEJSKA PARSZOWICE			
inwestor:	GMINA ŚCINAWA RYNEK 17, 59–330 ŚCINAWA		
adres budowy:	PARSZOWICE, jednostka ewidencyjna Ścinawa 021104_5 DZIAŁKI NR 524, 512/1 PARSZOWICE 0012		
obiekt:	BUDOWA WOLNOSTOJĄCEGO BUDYNKU ŚWIETLICY WIEJSKIEJ WRAZ Z PEŁNĄ INFRASTRUKTURĄ TECHNICZNĄ I ZAGOSPOD. TERENU		
branża: ARCHITEKTURA projektant: Julitta Chmiel–Sobierska	nr uprawnień: podpis: 13/03/DOIA w specjalności architektonicznej b.o.		
sprawdzający Sylvia Sikora	nr uprawnień: podpis: 22/05/DOIA w specjalności architektonicznej b.o.		
branża: DROGOWA projektant: Paweł Brucko–Stempkowski	nr uprawnień: podpis: 4/02/DUW w specjalności konstrukcyjno-budowlanej b.o.		
sprawdzający Danuta Michalska–Szczepańska	nr uprawnień: podpis: 415/92/UW w specjalności konstrukcyjno-inżynierskiej w zakresie dróg		
stadium: PB	nr rysunku: PR2018_PB-D1	data: Wrocław, czerwiec 2018 roku	skala: 1:500
zmiana:			
JS ARCHITEKCI ul. Benedyktyńska 15/23–25, 50–350 Wrocław, tel./fax 71 387 81 51, +48 502 352 455 kontakt@jsarchiteki.pl, www.jsarchiteki.pl			

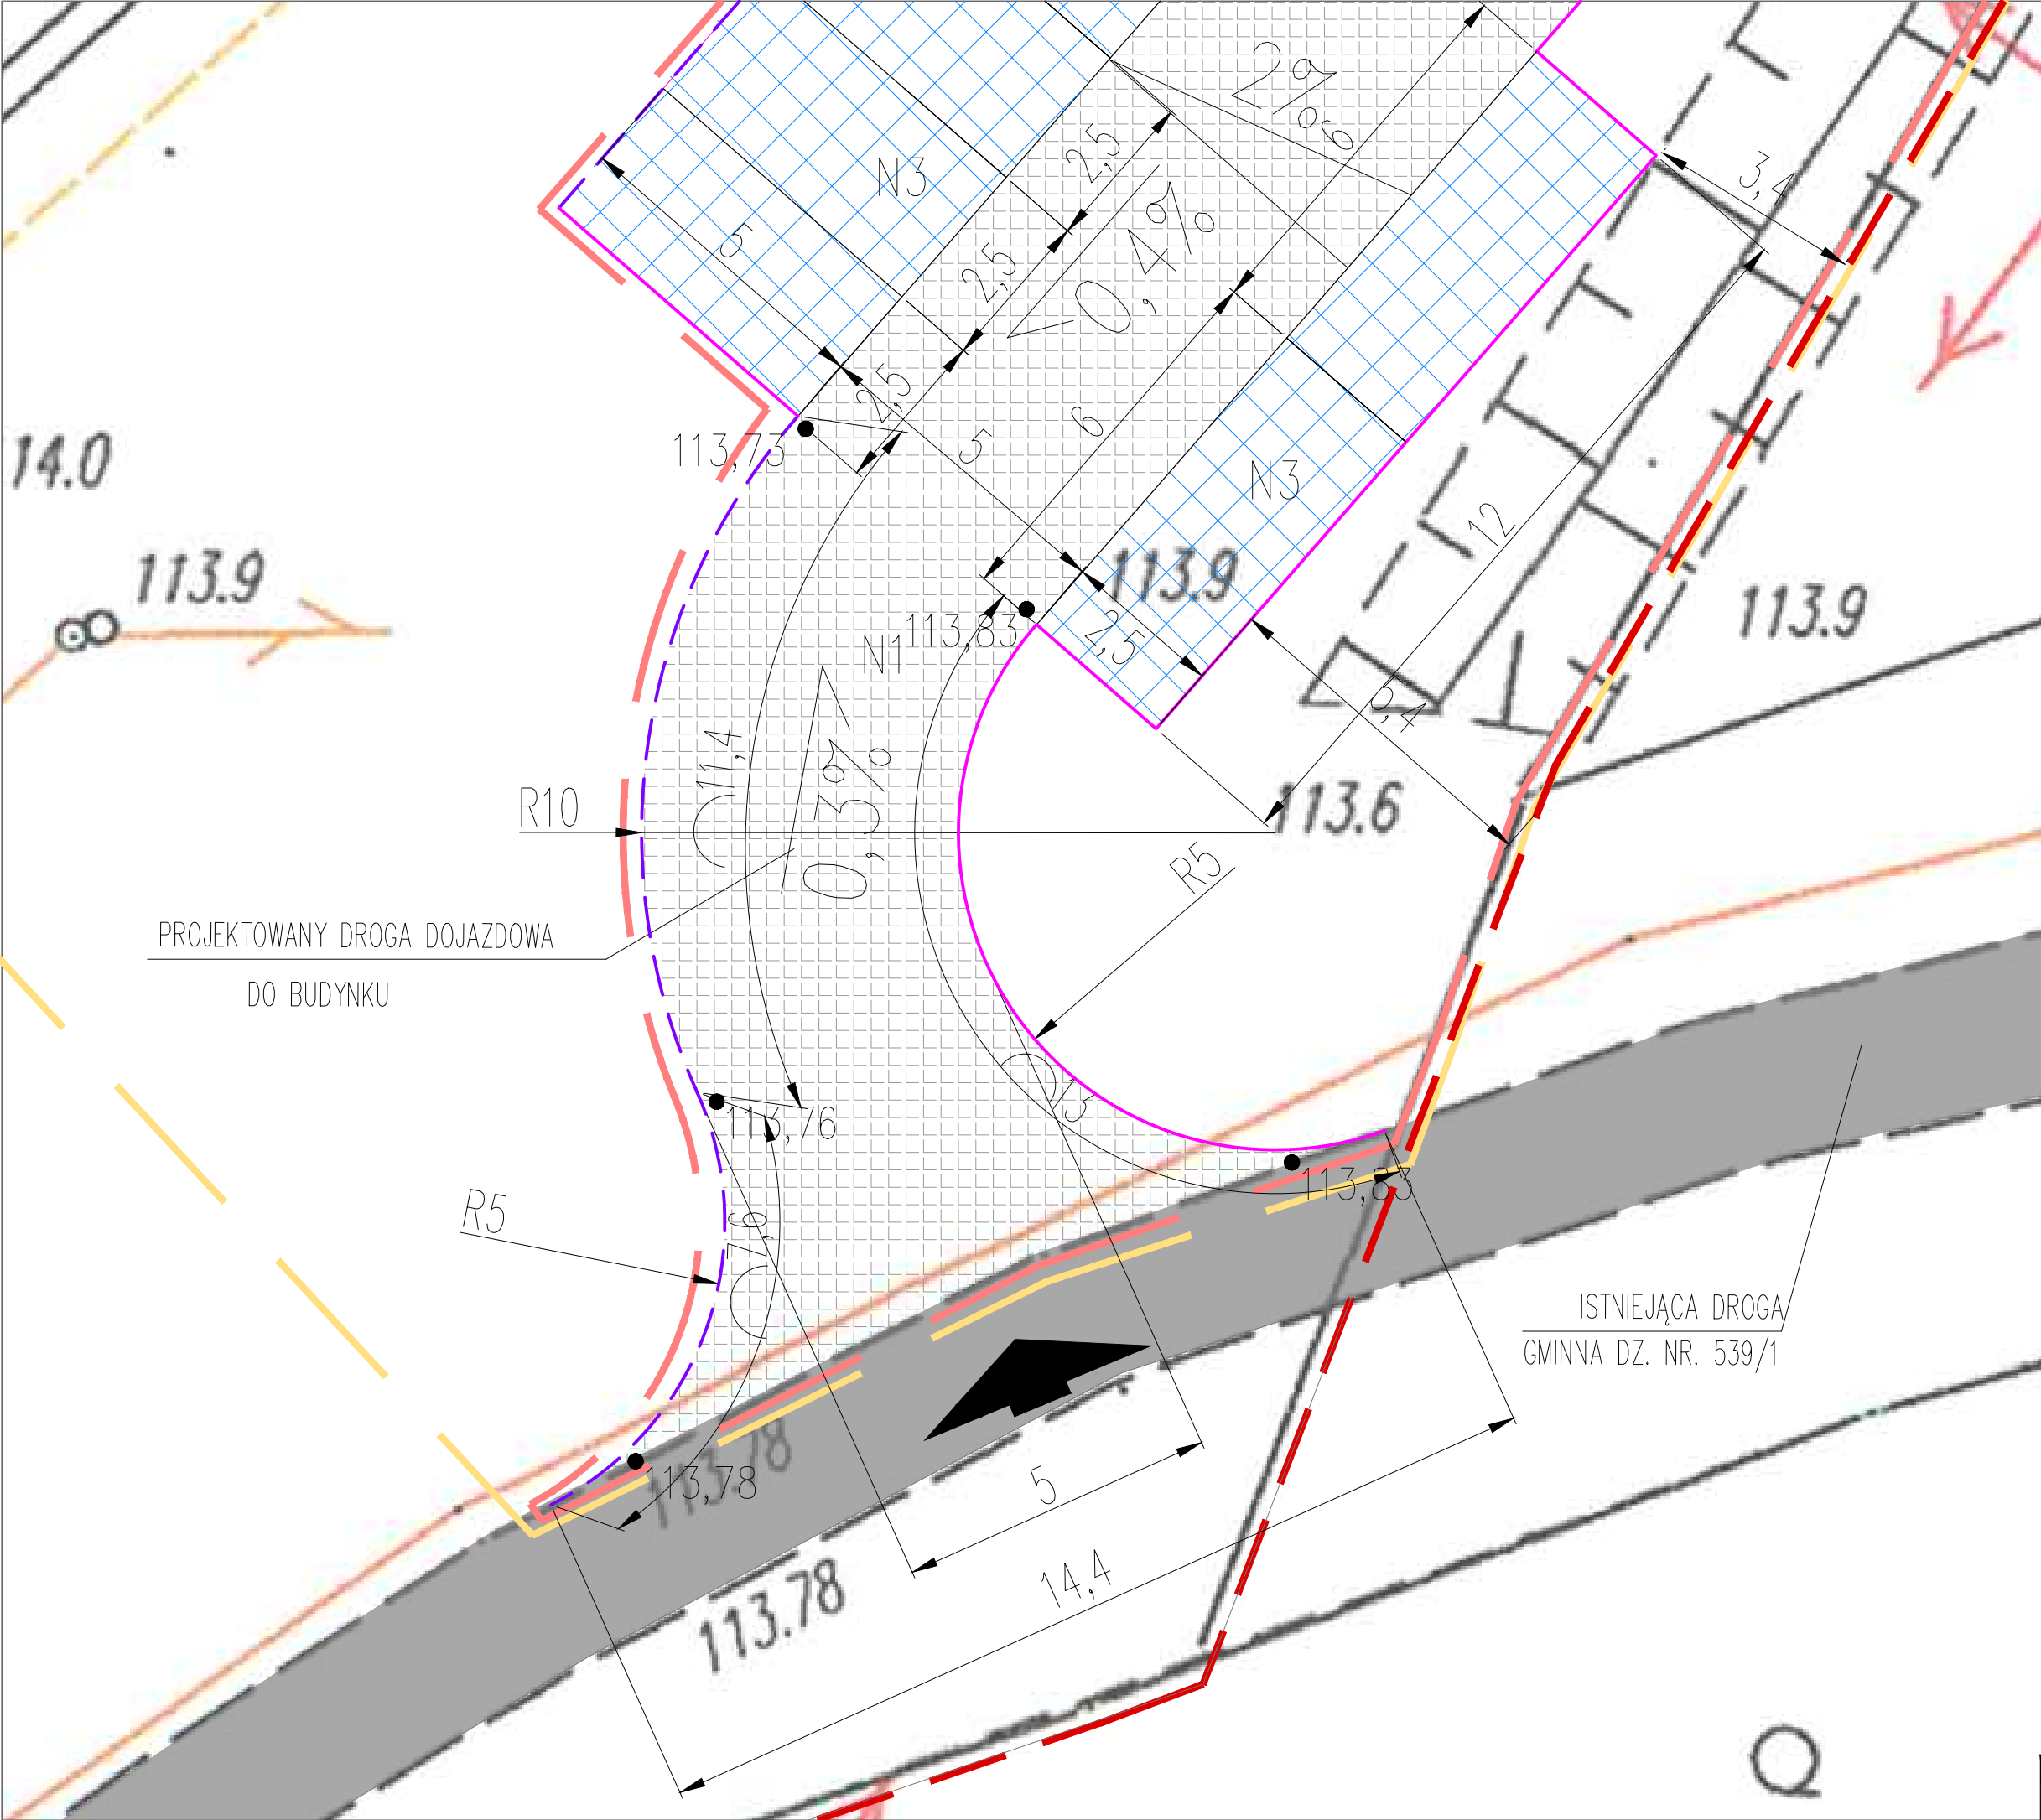

Zjazd

LEGENDA:


- GRANICA DZIAŁKI NR 524
- OBSZAR ODDZIAŁYWANIA OBIEKTU
- ZAKRES OPRACOWANIA I ZAINWESTOWANIA
- WJAZD NA TEREN ŚWIELICY
- KRAWĘŻNIK WTOPIONY H=0 CM
- KRAWĘŻNIK WYSTAJĄCY H=12 CM
- PROJ. RZĘDNE WYSOKOŚCIOWE
- POCHYLENIA POPRZECZNE
- SPADKI PODŁUŻNE
- N1 CIĄG PIESZO –JEZDNY
KOSTKA BETONOWA– SZARA
- N3 PROJEKTOWANE MIEJSCA PARKINGOWE
EKORASTER E50 33,3x33,3cm h=5cm – ekologiczna kratka
wytrzymałość 350 t/m2, grubość ścian 5mm
- ISTNIEJĄCA DROGA GMINNA, DZ. NR. 539/1

UWAGI :


- W przypadku rozbieżności za obowiązujące uznaje się rozwiązania z projektu architektonicznego po akceptacji projektanta. W przypadku różnic w wymiarach między rysunkami proj. drogowego a architektonicznymi bądź innymi branżowymi należy powiadomić projektanta.
- Rysunki rozpatrywać łącznie z odpowiednimi rys. branżowymi : konstrukcja, instalacje sanitarne, instalacje elektryczne
- Wszystkie pojawiające się na rysunkach nazwy handlowe należy traktować jako przykład określający standard przyjętych rozwiązań. Ewentualne rozwiązania zamienne uzgodnić pisemnie z Inwestorem i Projektantem.

tytuł rysunku: ZJAZD Z DROGI GMINNEJ NR. 539/1 ŚWIELICA WIEJSKA PARSZOWICE			
inwestor: GMINA ŚCINAWA RYNEK 17, 59–330 ŚCINAWA			
adres budowy: PARSZOWICE, jednostka ewidencyjna Ścinawa 021104_5 DZIAŁKI NR 524, 512/1 PARSZOWICE 0012			
obiekt: BUDOWA WOLNOSTOJĄCEGO BUDYNKU ŚWIELICY WIEJSKIEJ WRAZ Z PEŁNĄ INFRASTRUKTURĄ TECHNICZNĄ I ZAGOSPOD. TERENU			
branża: ARCHITEKTURA projektant: Julitta Chmiel–Sobieralska		nr uprawnień: podpis: 13/03/DOIA w specjalności architektonicznej b.o.	
sprawdzający Sylvia Sikora		nr uprawnień: podpis: 22/05/DOIA w specjalności architektonicznej b.o.	
branża: DROGOWA projektant: Paweł Brucko–Stempkowski		nr uprawnień: podpis: 4/02/DUW w specjalności konstrukcyjno-budowlanej b.o.	
sprawdzający Danuta Michalska–Szczepańska		nr uprawnień: podpis: 415/92/UW w specjalności konstrukcyjno-inżynierskiej w zakresie dróg	
stadium: PB	nr rysunku: PR2018_PB-Z1	data: Wrocław, czerwiec 2018 roku	skala: 1:100
JS ARCHITEKCI ul. Benedyktyńska 15/23–25, 50–350 Wrocław, tel./fax 71 387 81 51, +48 502 352 485 kontakt@jsarchitekci.pl, www.jsarchitekci.pl			zmiana:

MAPA DO CELÓW PROJEKTOWYCH			
Oznaczenie kancelaryjne zgłoszenia pracy geodezyjnej		PODGK.6640.1.123.2018	
Nazwa miejscowości		Ścinawa	
Jednostka ewidencyjna	identyfikator	021104_5	
	nazwa	Ścinawa-gmina	
Obręb – nazwa i numer		0012, Parszowice, dz. 512/1,524,539/1	
Skala mapy		1:500	
Sekcja mapy		5.154.32.10.4.3;4.4; 15.2.1;2.2	
Nazwa układu współrzędnych	prostokątnych płaskich	2000	
	układ wysokości	Kronsztadt 86	
Informacje o służebnościach gruntowych w zakresie opracowania		służebności nie badano.	
Data opracowania mapy		05.04.2018	
Informacje dodatkowe: 1.nie wyklucza się istnienia w terenie innych niż wykazane na niniejszej mapie do celów projektowych, urządzeń uzbrojenia podziemnego, które nie były zgłoszone do inwentaryzacji lub o których brak jest informacji w instytucjach branżowych. 2.Punkty osnów podlegają prawnej ochronie-art.38 ustawy-„prawo geodezyjne” 3.Granice na mapie wniesiono z operatem ewidencji gruntów. 4. Zakres opracowania - - - - -			
Pieczęć firmowa		Pieczęć i podpis geodety	
USŁUGI GEODEZYJNE "TECHNIMAT" P. Goralik 59-220 Legnica, ul. Złotocińska 50/2 tel. 691 109 30 49, fax 691 109 34 23		mgr inż. PIOTR GAWLIK GEODETA UPRAWNIONY Świadectwo nadania uprawnień zawodowych nr 758 MGPiK 758-1,2 i 5 Nr i zakres uprawnień	

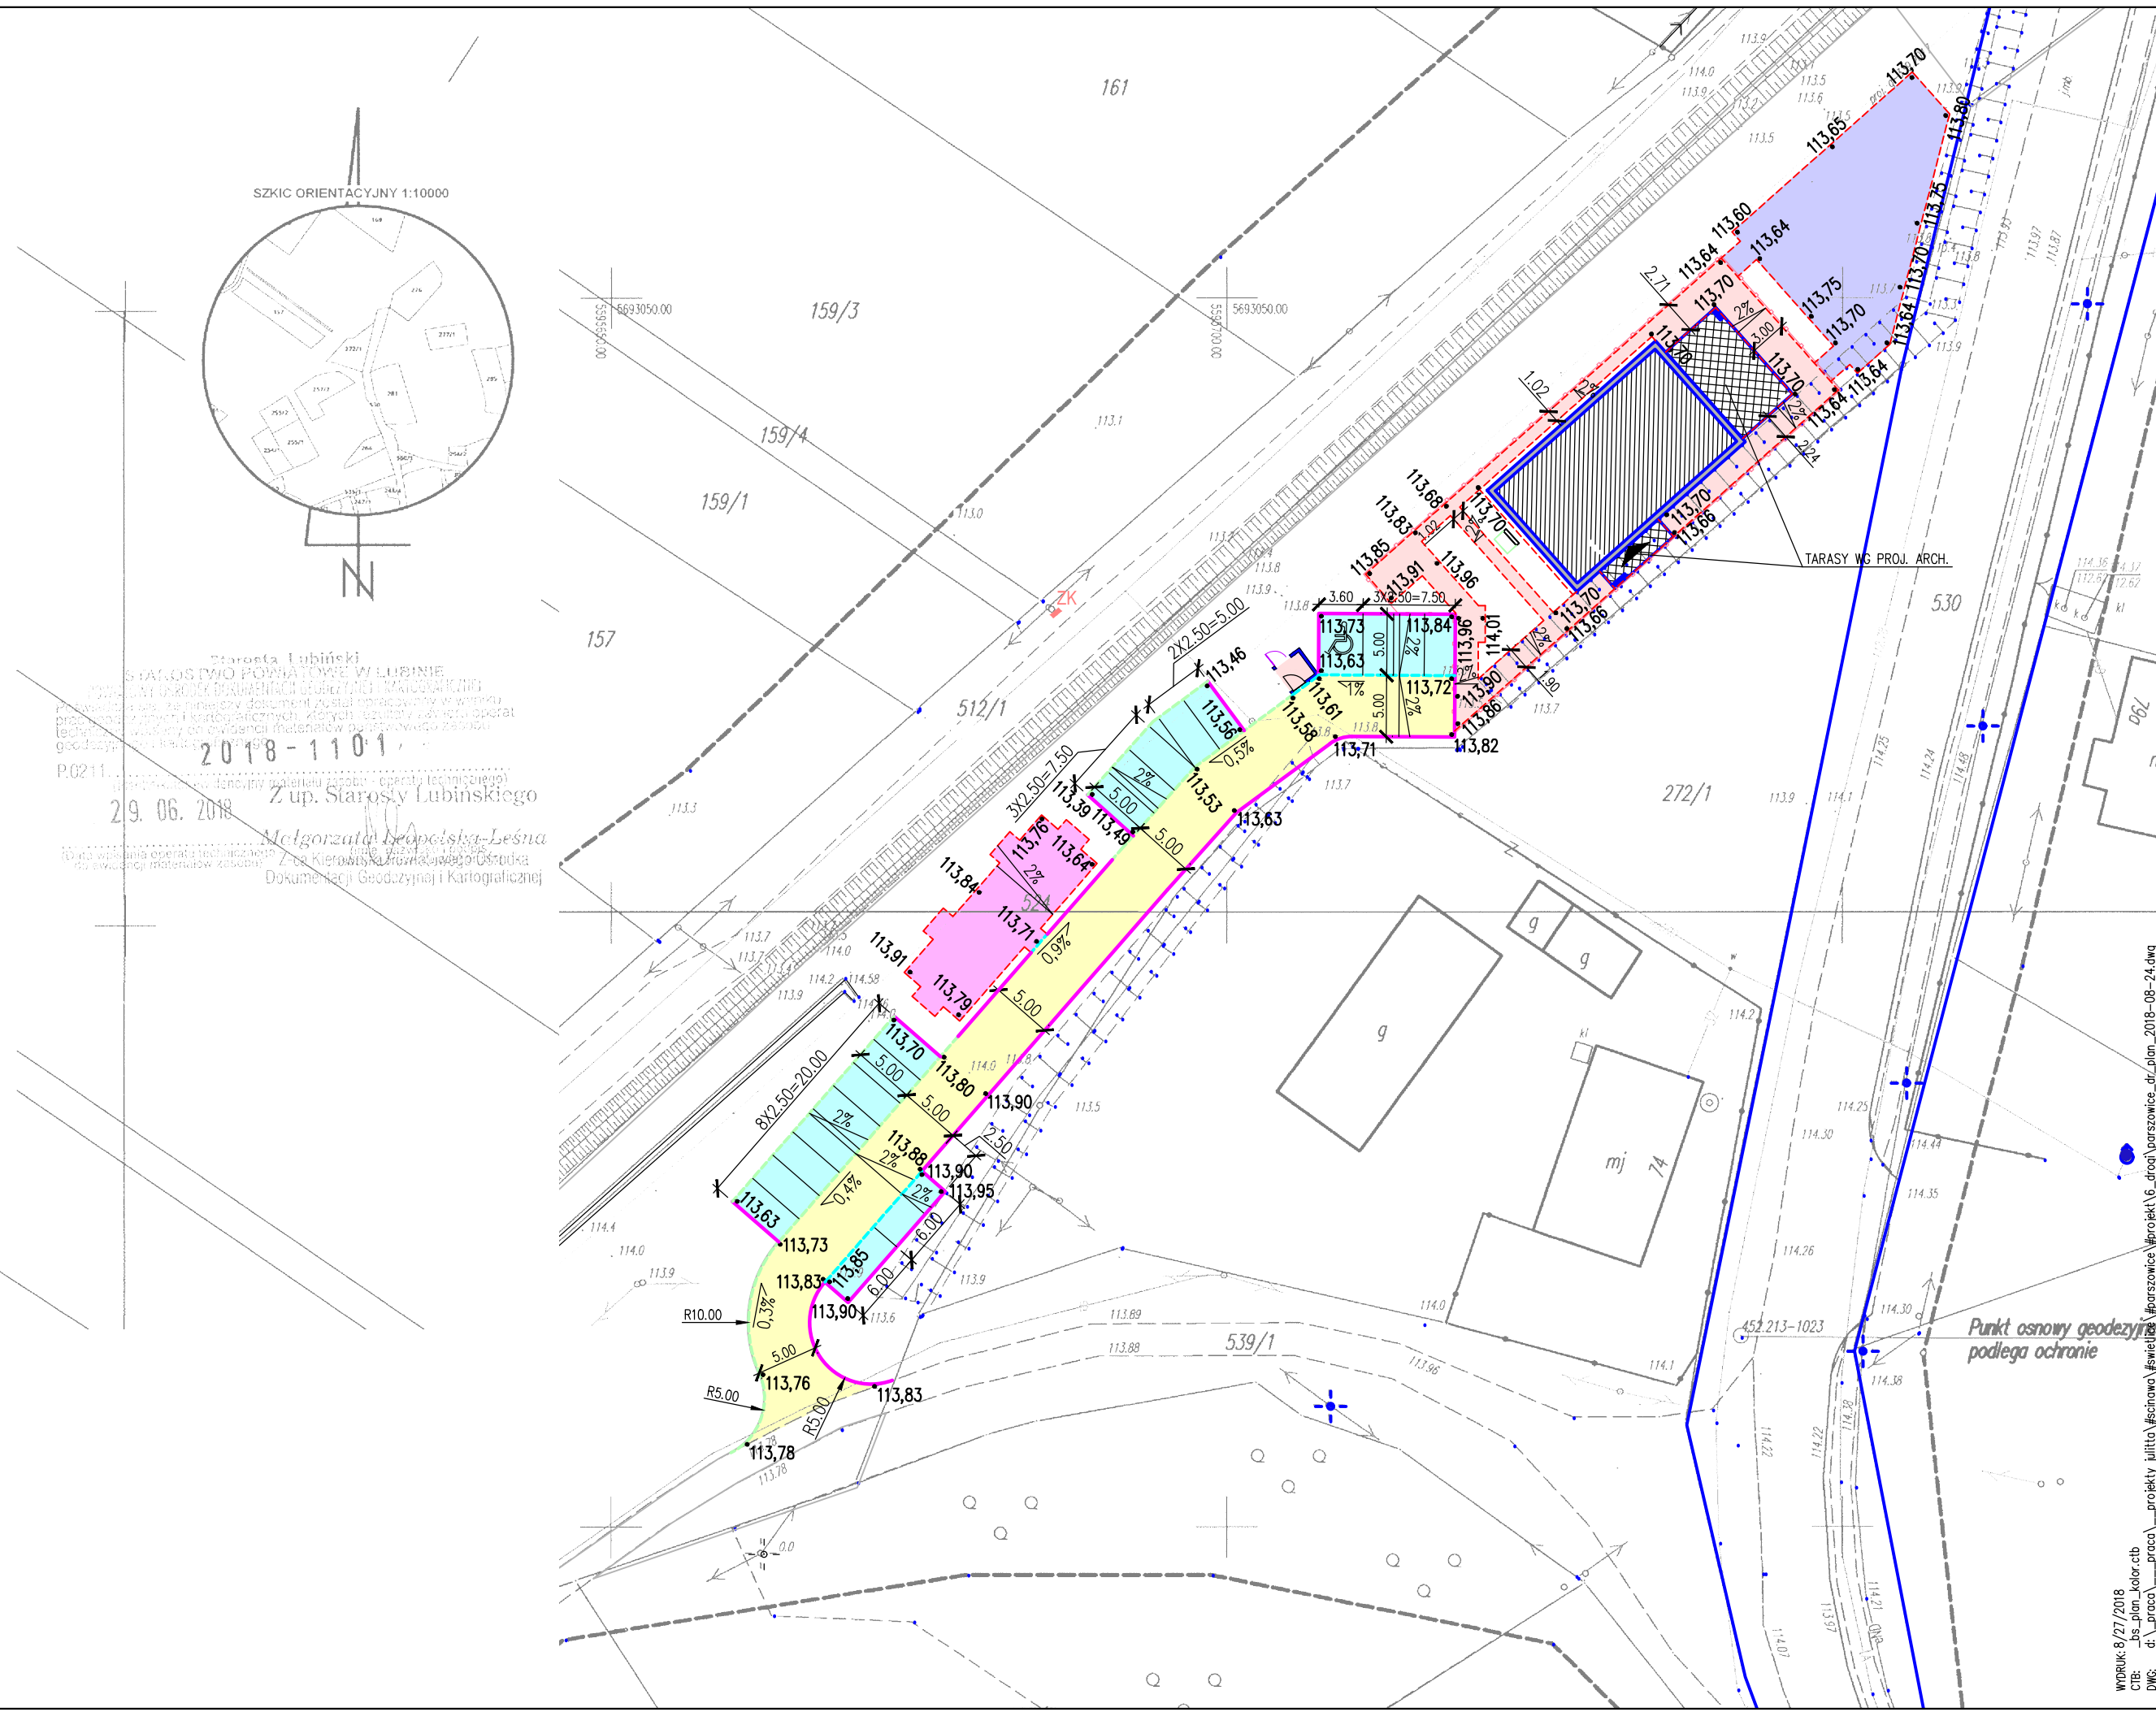

projektowane ogrodzenie zewnętrzne typ "A"

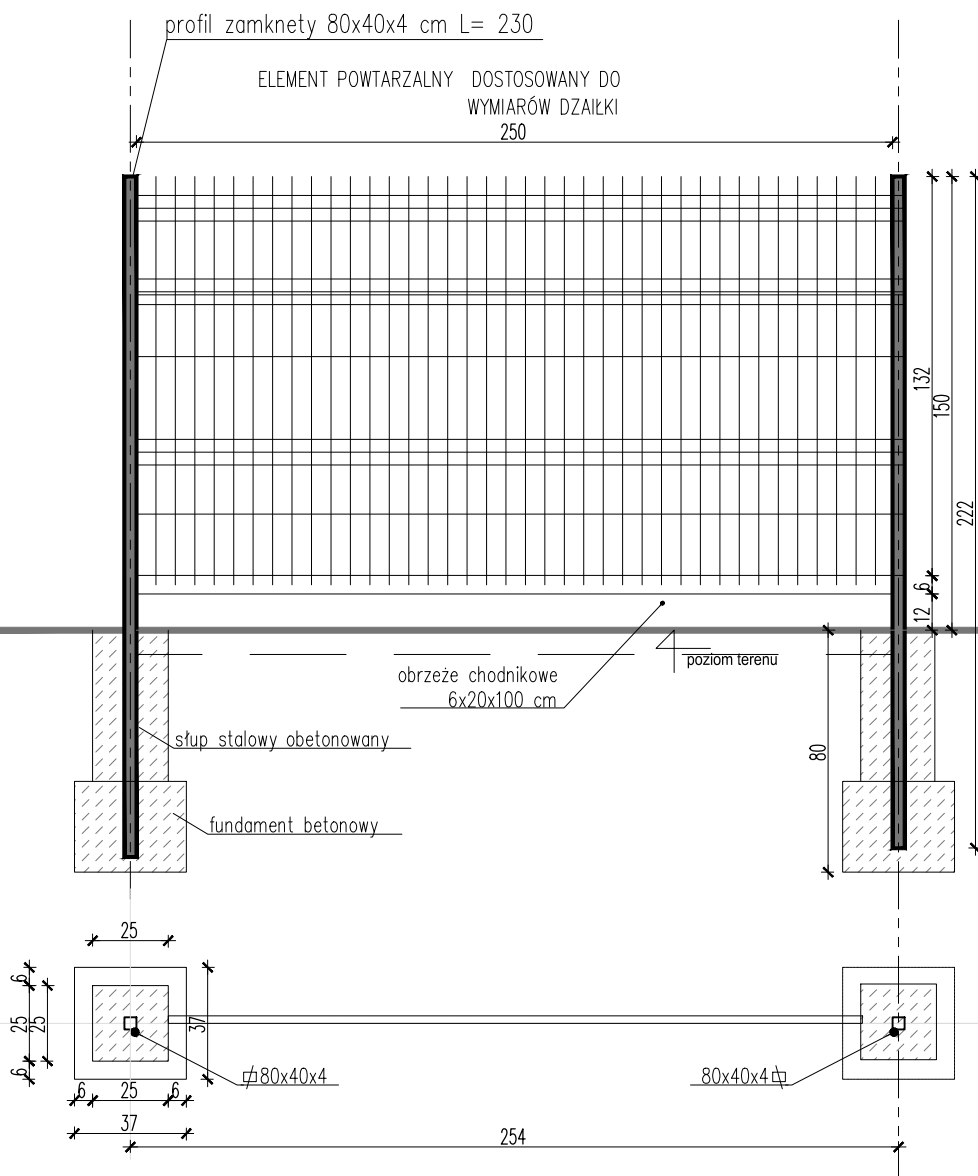

Ogrodzenie wykonane z paneli zgrzewanych wraz ze słupkami mocującymi z nakładkami PCV, kolor słupków RAL 9004.
 Panel o szerokości 2500mm i wysokości 1400mm. Wymiary oczek 50x100mm.
 Panele z ocynkowanych drutów malowanych proszkowo na kolor RAL 9004.
 Mocowanie paneli do słupa za pomocą prefabrykowanych uchwytów.

WYMIARY PANELU – 2500x1400mm
 WYSOKOŚĆ OGRODZENIA – 1400mm
 WYSOKOŚĆ SŁUPKA – 2300mm
 LICZBA PROFILOWAŃ – 2
 LICZBA MOCOWAŃ – 3

tytuł rysunku:

OGRODZENIE ZEWNĘTRZNE TYP "A" ŚWIETLICA WIEJSKA PARSZOWICE

inwestor: GMINA ŚCINAWA
RYNEK 17, 59-330 ŚCINAWA

adres budowy: PARSZOWICE, jednostka ewidencyjna Ścinawa 021104_5
DZIAŁKI NR 524, 512/1 PARSZOWICE 0012

obiekt: BUDOWA WOLNOSTOJĄCEGO BUDYNKU ŚWIETLICY WIEJSKIEJ
WRAZ Z PEŁNĄ INFRASTRUKTURĄ TECHNICZNĄ I ZAGOSPOD. TERENU

branża: ARCHITEKTURA
projektant: Julitta Chmiel-Sobieralska

nr uprawnień: podpis:
13/03/DOIA
w specjalności architektonicznej b.o.

sprawdzający: Sylwia Sikora

nr uprawnień: podpis:
22/05/DOIA
w specjalności architektonicznej b.o.

stadium: PB
nr rysunku: PR2018_PB-D1

data: Wrocław,
czerwiec 2018 roku

skala: 1:25



JS ARCHITEKCI
ul. Benedyktyńska 15/23-25, 50-350 Wrocław,
tel./fax 71 387 81 51, +48 502 352 485
kontakt@jsarchitekci.pl, www.jsarchitekci.pl

zmiana:

ogrodzenie zewnętrzne typ "A" – Furtka

Ogrodzenie wykonane z profili stalowych malowanych na RAL 9004,
wypełnienie z płaskowników stalowych nierdzewnych 6x8,8cm .
Mocowanie wypełnienia do słupa za pomocą prefabrykowanych uchwytów.

Ogrodzenie wykonane z profili stalowych malowanych na RAL 9004,
wypełnienie z płaskowników stalowych nierdzewnych 6x8,8cm .
Mocowanie wypełnienia do słupa za pomocą prefabrykowanych uchwytów.

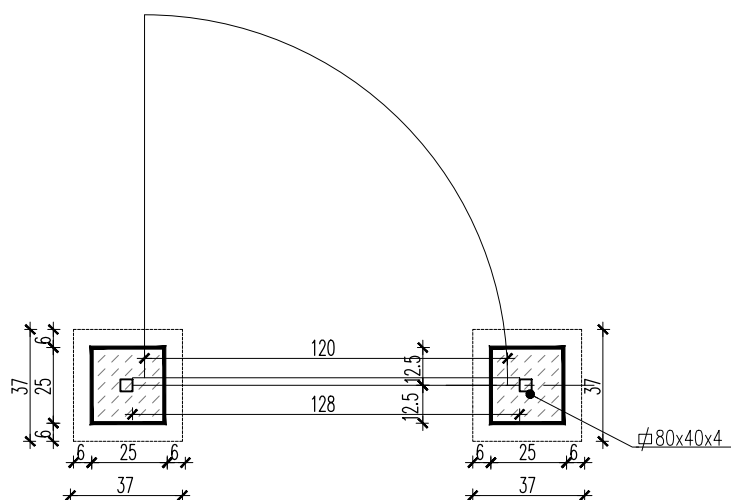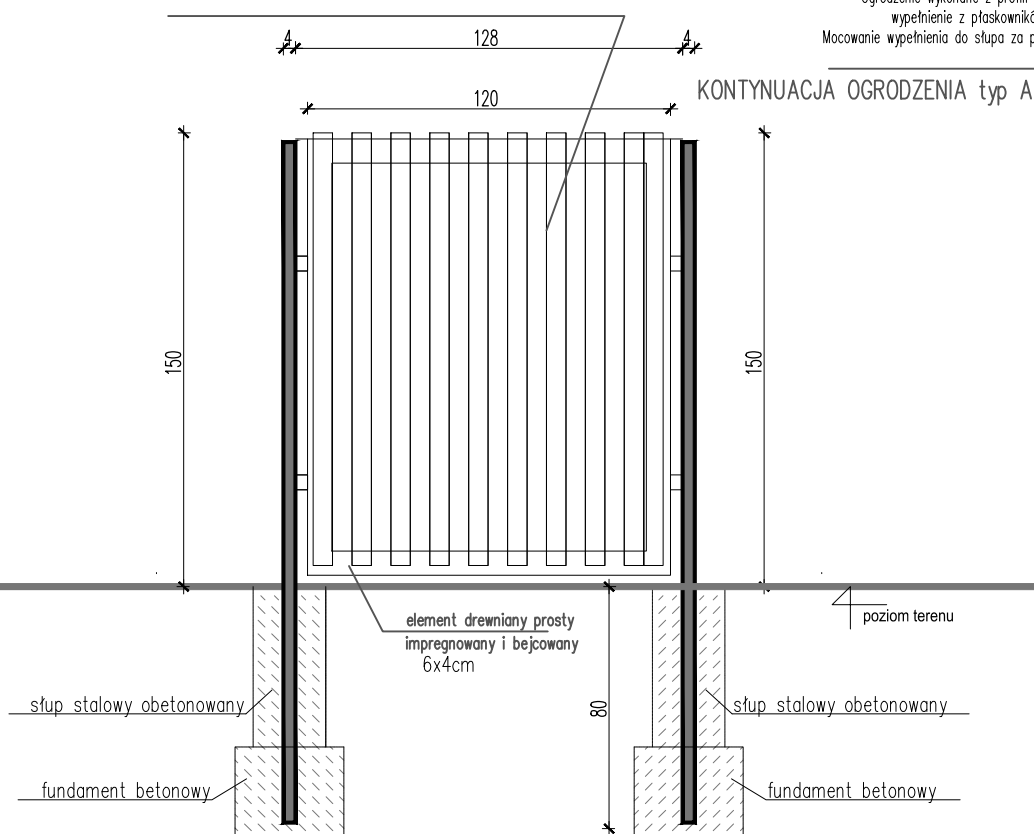

tytuł rysunku:

OGRODZENIE ZEWNĘTRZNE TYP "A"- FURTKA ŚWIETLICA WIEJSKA PARSZOWICE

inwestor: GMINA ŚCINAWA
RYNEK 17, 59-330 ŚCINAWA

adres budowy: PARSZOWICE, jednostka ewidencyjna Ścinawa 021104_5
DZIAŁKI NR 524, 512/1 PARSZOWICE 0012

obiekt: BUDOWA WOLNOSTOJĄCEGO BUDYNKU ŚWIETLICY WIEJSKIEJ
WRAZ Z PEŁNĄ INFRASTRUKTURĄ TECHNICZNĄ I ZAGOSPOD. TERENU

branża: ARCHITEKTURA
projektant: Julitta Chmiel-Sobierska

nr uprawnień: podpis:
13/03/DOIA
w specjalności architektonicznej b.o.

sprawdzający:
Sylvia Sikora

nr uprawnień: podpis:
22/05/DOIA
w specjalności architektonicznej b.o.

stadium: PB
nr rysunku: PR2018_PB-D2

data: Wrocław,
czerwiec 2018 roku



skala: 1:25

JS ARCHITEKCI
ul. Benedyktyńska 15/23-25, 50-350 Wrocław,
tel./fax 71 387 81 51, +48 502 352 485
kontakt@jsarchitekci.pl, www.jsarchitekci.pl


zmiana:

ogrodzenie typ "B"


ogrodzenie placu zabaw i siłowni

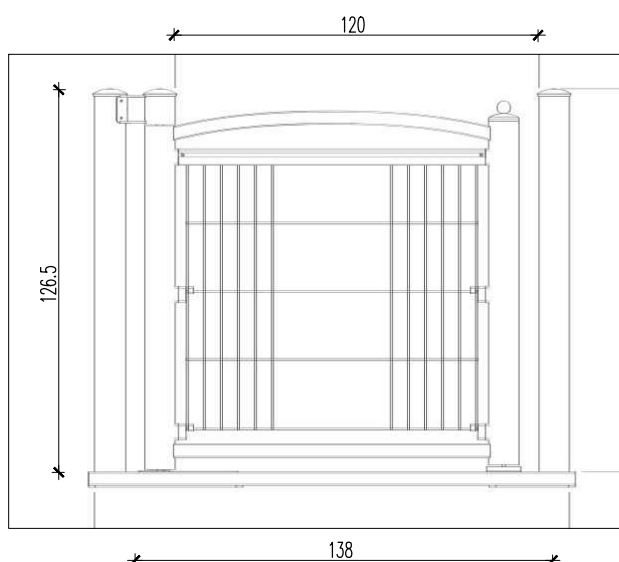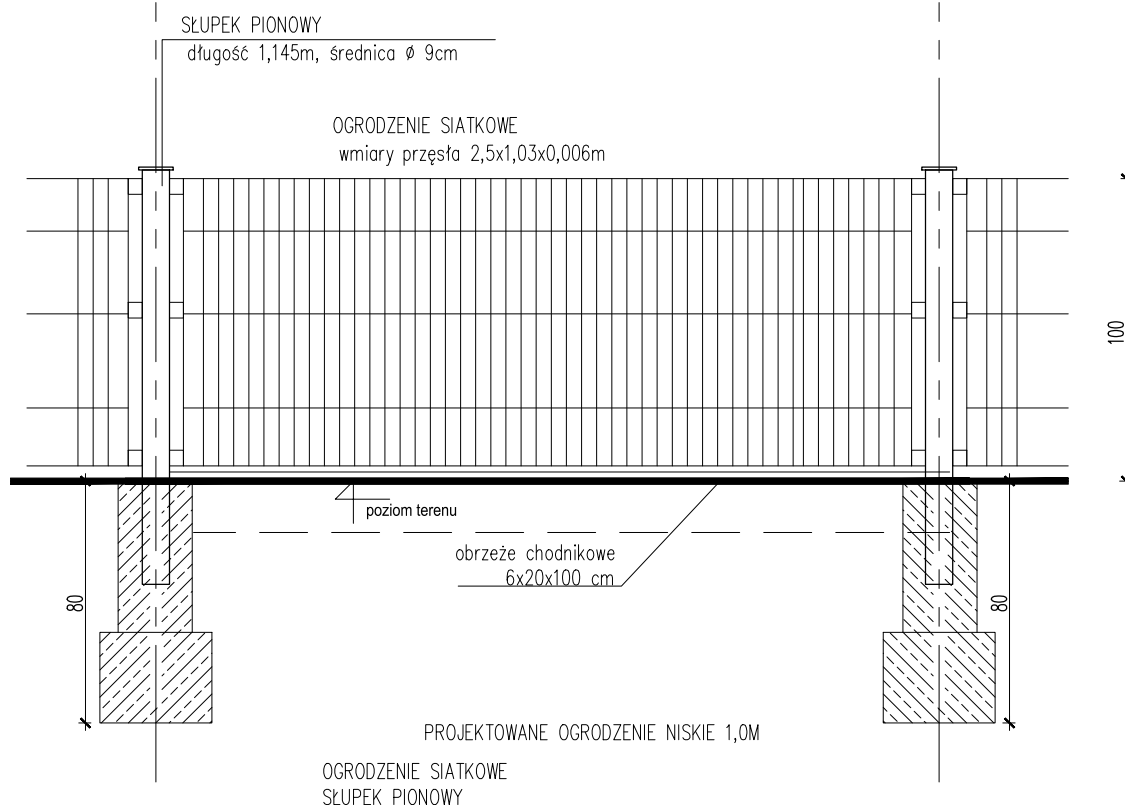

tytuł rysunku:			
OGRODZENIE TYP "B" ŚWIETLICA WIEJSKA PARSZOWICE			
inwestor:		GMINA ŚCINAWA RYNEK 17, 59-330 ŚCINAWA	
adres budowy:		PARSZOWICE, jednostka ewidencyjna Ścinawa 021104_5 DZIAŁKI NR 524, 512/1 PARSZOWICE 0012	
obiekt:		BUDOWA WOLNOSTOJĄCEGO BUDYNKU ŚWIETLICY WIEJSKIEJ WRAZ Z PEŁNĄ INFRASTRUKTURĄ TECHNICZNĄ I ZAGOSPOD. TERENU	
branża: ARCHITEKTURA		nr uprawnień: podpis:	
projektant: Julitta Chmiel-Sobieralska		13/03/DOIA	
		w specjalność architektonicznej b.o.	
sprawdzający:		nr uprawnień: podpis:	
Sylvia Sikora		22/05/DOIA	
		w specjalność architektonicznej b.o.	
stadium:	nr rysunku:	data:	skala:
PB	PR2018_PB-D3	Wrocław, czerwiec 2018 roku	1:25
JS ARCHITEKCI		zmiana:	
ul. Benedyktyńska 15/23-25, 50-350 Wrocław, tel./fax 71 387 81 51, +48 502 352 485 kontakt@jsarchitekci.pl, www.jsarchitekci.pl			

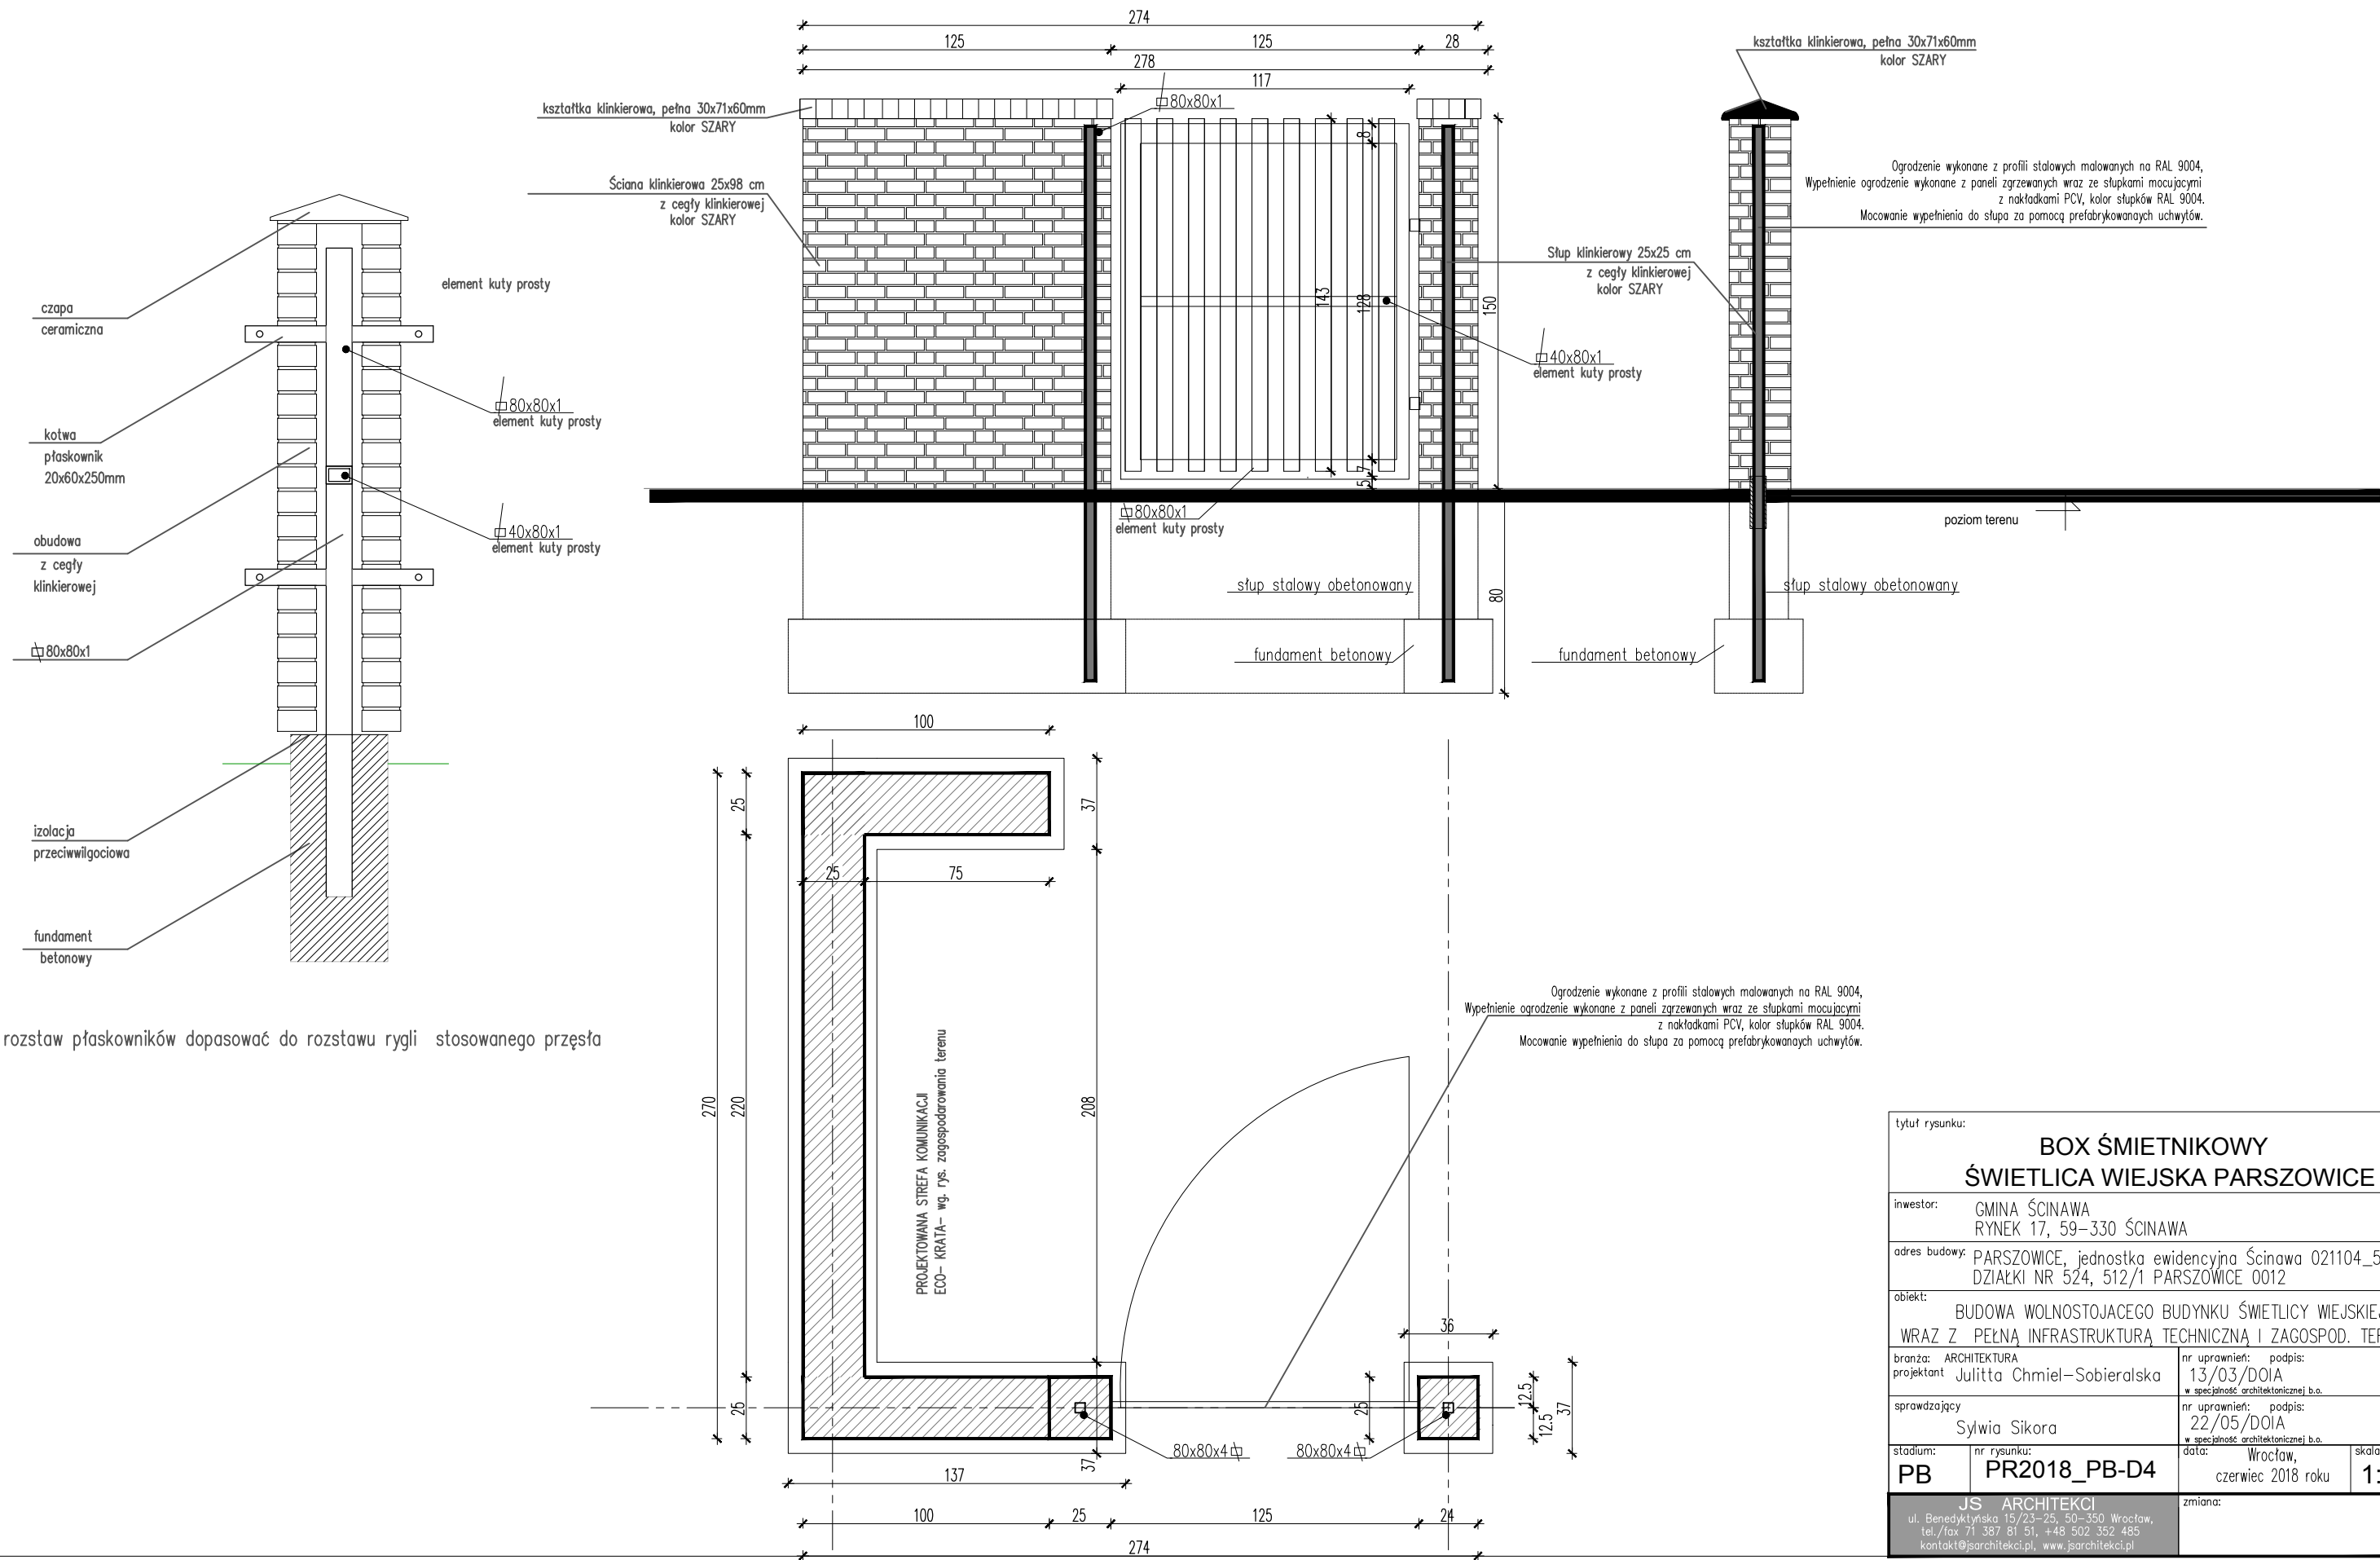

tytuł rysunku:			
BOX ŚMIETNIKOWY ŚWIETLICA WIEJSKA PARSZOWICE			
inwestor:	GMINA ŚCINAWA RYNEK 17, 59-330 ŚCINAWA		
adres budowy:	PARSZOWICE, jednostka ewidencyjna Ścinawa 021104_5 DZIAŁKI NR 524, 512/1 PARSZOWICE 0012		
obiekt:	BUDOWA WOLNOSTOJĄCEGO BUDYNKU ŚWIETLICY WIEJSKIEJ WRAZ Z PEŁNĄ INFRASTRUKTURĄ TECHNICZNĄ I ZAGOSPOD. TERENU		
branża: ARCHITEKTURA projektant Julitta Chmiel-Sobieralska	nr uprawnień: podpis: 13/03/DOIA w specjalności architektonicznej b.o.		
sprawdzający Sylwia Sikora	nr uprawnień: podpis: 22/05/DOIA w specjalności architektonicznej b.o.		
stadium: PB	nr rysunku: PR2018_PB-D4	data: Wrocław, czerwiec 2018 roku	skala: 1:25
JS ARCHITEKCI ul. Benedyktyńska 15/23-25, 50-350 Wrocław, tel./fax 71 387 81 51, +48 502 352 485 kontakt@jsarchitekci.pl, www.jsarchitekci.pl			zmiana:

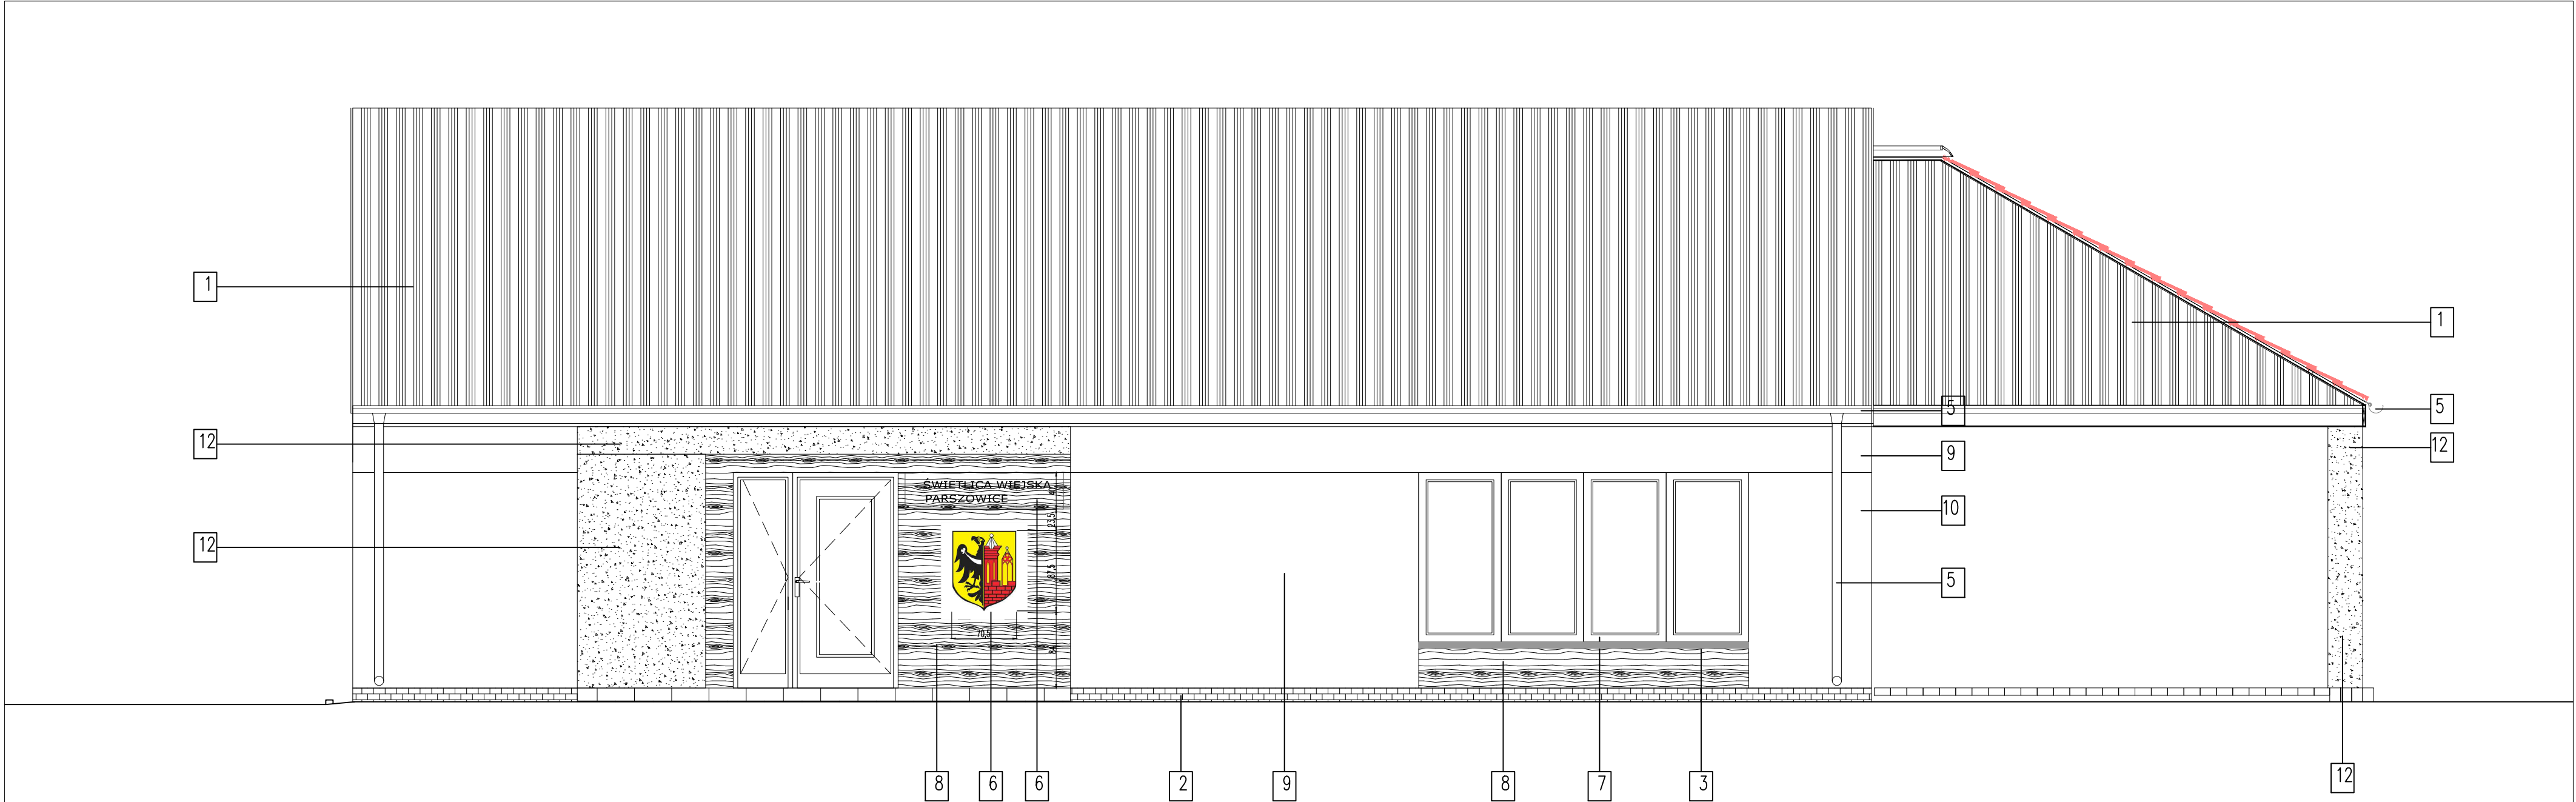


ZESTAWIENIE MATERIAŁOWO- KOLORYSTYCZNE
ELEWACJI

1	DACHÓWKA CERAMICZNA KARPIÓWKA W KORONKĘ KOLOR NATURALNY	
2	CEGLA ELEWACYJNA – KOLOR JASNO-SZARY	
3	PARAPET GRANITOWY – KOLOR JSANO-SZARY	
4	ELEMENTY DREWNIANE IMPREGNOWANE ZABEZPIECZONE LAKIEREM- KOLOR JASNO-SZARY	
5	RYNNY I RURY SPUSTOWE PCV W KOL. JASNO-SZRYM	
6	TABLICA INFORMACYJNA SZKLANA MOCOWANA NA ŚRUBY Z GRAWEREM (SZKŁO HARTOWANE BEZPIECZNE 6mm)	
7	STOLARKA OKIENNA – KOLOR RAL 9022	
8	OKŁADZINA ELEWACYJNA KOLOR JASNY KLON, IMPREGNOWANA I ZABEZPIECZONA P.W.	
9	TYNK MINERALNY BARWIONY W MASIE – BARANEK KOLOR NSC – RAL 9018	
10	TYNK MINERALNY BARWIONY W MASIE – BARANEK KOLOR – RAL 9023	
11	LUXFERY W KOLORZE SZARYM KOLOR – RAL 9018	
12	ELEMNTY Z BETONU ARCHITEKTONICZNEGO	

- UWAGI
1. W przypadku różnic w wymiarach między rysunkami konstrukcyjnymi a architektonicznymi bądź innymi branżowymi należy powiadomic projektanta.
 2. Rysunki rozpatrywać łącznie z odpowiednimi rys. branżowymi
 3. Wszystkie pojawiające się na rysunkach nazwy handlowe należy traktować rozwiązania zamienne uzgodnić pisemnie z Inwestorem i Projektantem.

tytuł rysunku: ELEWACJE ŚWIETLICA WIEJSKA PARSZOWICE Budowa budynku wraz z infrastr. techniczną i zag. terenu			
inwestor:	URZĄD GMINY ŚCINAWA RYNEK 17, 59-330 ŚCINAWA		
adres budowy:	PARSZOWICE, jednostka ewidencyjna Ścinawa 021104_5 DZIAŁKI NR 524, 512/1, PARSZOWICE 0011		
obiekt:	BUDOWA WOLNOSTOJĄCEGO BUDYNKU ŚWIETLICY WIEJSKIEJ WRAZ Z PEŁNĄ INFRASTRUKTURĄ TECHNICZNĄ I ZAGOSPOD. TERENU		
branża: ARCHITEKTURA projektant: Julitta Chmiel-Sobieralska	nr uprawnień: podpis: 13/03/DOIa w specjalność architektonicznej b.o.		
sprawdzający: Sylvia Sikora	nr uprawnień: podpis: 22/05/DOIa w specjalność architektonicznej b.o.		
stadium: PB	nr rysunku: PR2018_PB-A1	data: Wrocław, czerwiec 2018 roku	skala: 1:50
JS ARCHITEKCI ul. Benedyktynska 15/23-25 53-350 Wrocław, tel./fax 71 387 81 51, +48 502 352 485 kontakt@jsarchitekci.pl, www.jsarchitekci.pl			zmiana:

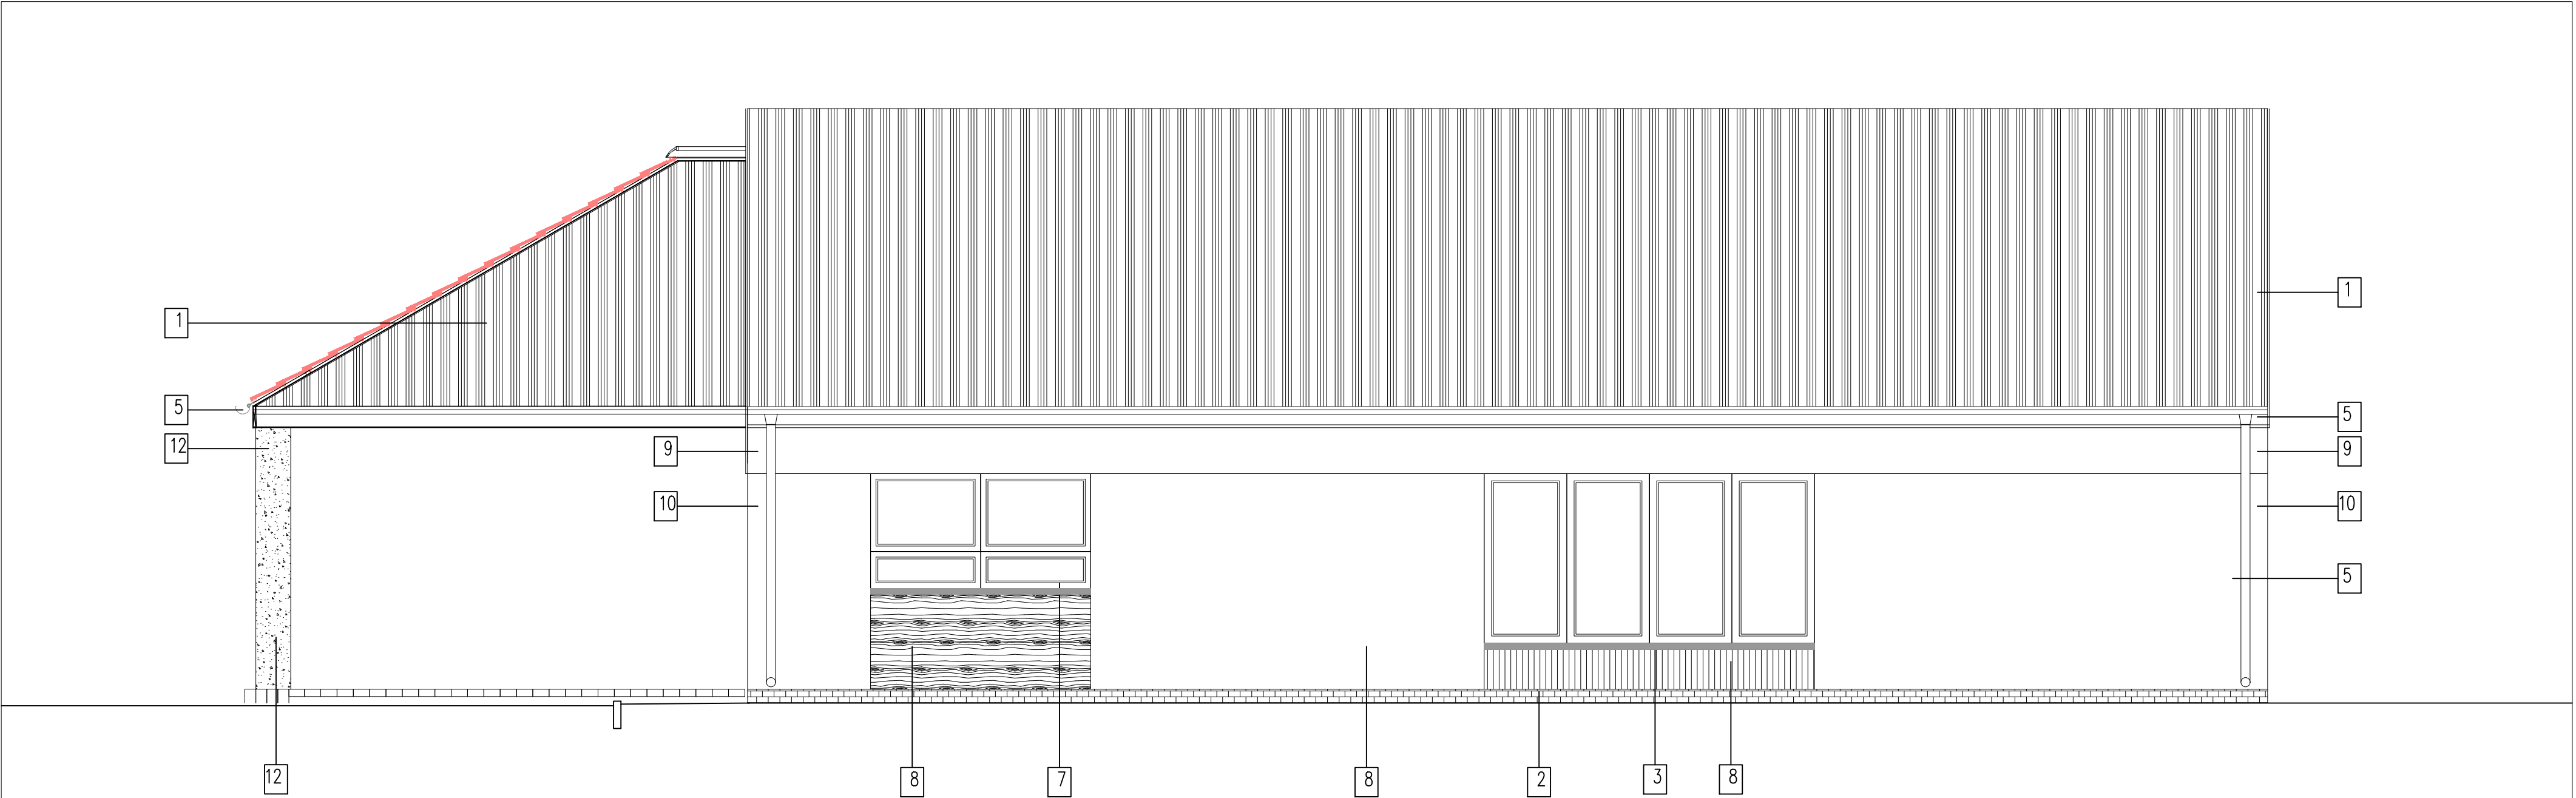


ZESTAWIENIE MATERIAŁOWO– KOLORYSTYCZNE
ELEWACJI

1	DACHÓWKA CERAMICZNA KARPIÓWKA W KORONKĘ KOLOR NATURALNY	
2	CEGLA ELEWACYJNA – KOLOR JASNO-SZARY	
3	PARAPET KLINIEROWY – KOLORJSANO-SZARY	
4	ELEMENTY DREWNIANE IMPREGNOWANE ZABEZPIECZONE LAKIEREM– KOLOR JASNO-SZARY	
5	RYNNY I RURY SPUSTOWE PCV W KOL. JASNO-SZRYM	
6	TABLICA INFORMACYJNA SZKLANA MOCOWANA NA ŚRUBY Z GRAWEREM (SZKŁO HARTOWANE BEZPIECZNE 6mm)	
7	STOLARKA OKIENNA – KOLOR RAL 9022	
8	OKŁADZINA ELEWACYJNA KOLOR JASNY KLON, IMPREGNOWANA I ZABEZPIECZONA P.W.	
9	TYNK MINERALNY BARWIONY W MASIE – BARANEK KOLOR NSC – RAL 9018	
10	TYNK MINERALNY BARWIONY W MASIE – BARANEK KOLOR – RAL 9023	
11	LUXFERY W KOLORZE SZARYM KOLOR – RAL 9018	
12	ELEMNTY Z BETONU ARCHITEKTONICZNEGO	

- UWAGI
- W przypadku różnic w wymiarach między rysunkami konstrukcyjnymi a architektonicznymi bądź innymi branżowymi należy powiadomić projektanta.
 - Rysunki rozpatrywać łącznie z odpowiednimi rys. branżowymi
 - Wszystkie pojawiające się na rysunkach nazwy handlowe należy traktować
rozwiązania zamienne uzgodnić pisemnie z Inwestorem i Projektantem.

tytuł rysunku: ELEWACJE ŚWIETLICA WIEJSKA PARSZOWICE Budowa budynku wraz z infrastr. techniczną i zag. terenu			
inwestor:	URZĄD GMINY ŚCINAWA RYNEK 17, 59–330 ŚCINAWA		
adres budowy:	PARSZOWICE, jednostka ewidencyjna Ścinawa 021104_5 DZIAŁKI NR 524, 512/1, PARSZOWICE 0011		
obiekt:	BUDOWA WOLNOSTOJĄCEGO BUDYNKU ŚWIETLICY WIEJSKIEJ WRAZ Z PEŁNĄ INFRASTRUKTURĄ TECHNICZNĄ I ZAGOSPOD. TERENU		
branża: ARCHITEKTURA projektant: Julitta Chmiel–Sobierska	nr uprawnień: podpis: 13/03/DOIA w specjalności architektonicznej b.o.		
sprawdzający Sylvia Sikora	nr uprawnień: podpis: 22/05/DOIA w specjalności architektonicznej b.o.		
stadium: PB	nr rysunku: PR2018_PB-A3	data: Wrocław, czerwiec 2018 roku	skala: 1:50
zmiana: JS ARCHITEKCI ul. Benedyktowska 15/23–25 53–350 Wrocław, tel./fax 71 387 81 51, +48 502 352 485 kontakt@jsarchitektci.pl, www.jsarchitektci.pl			

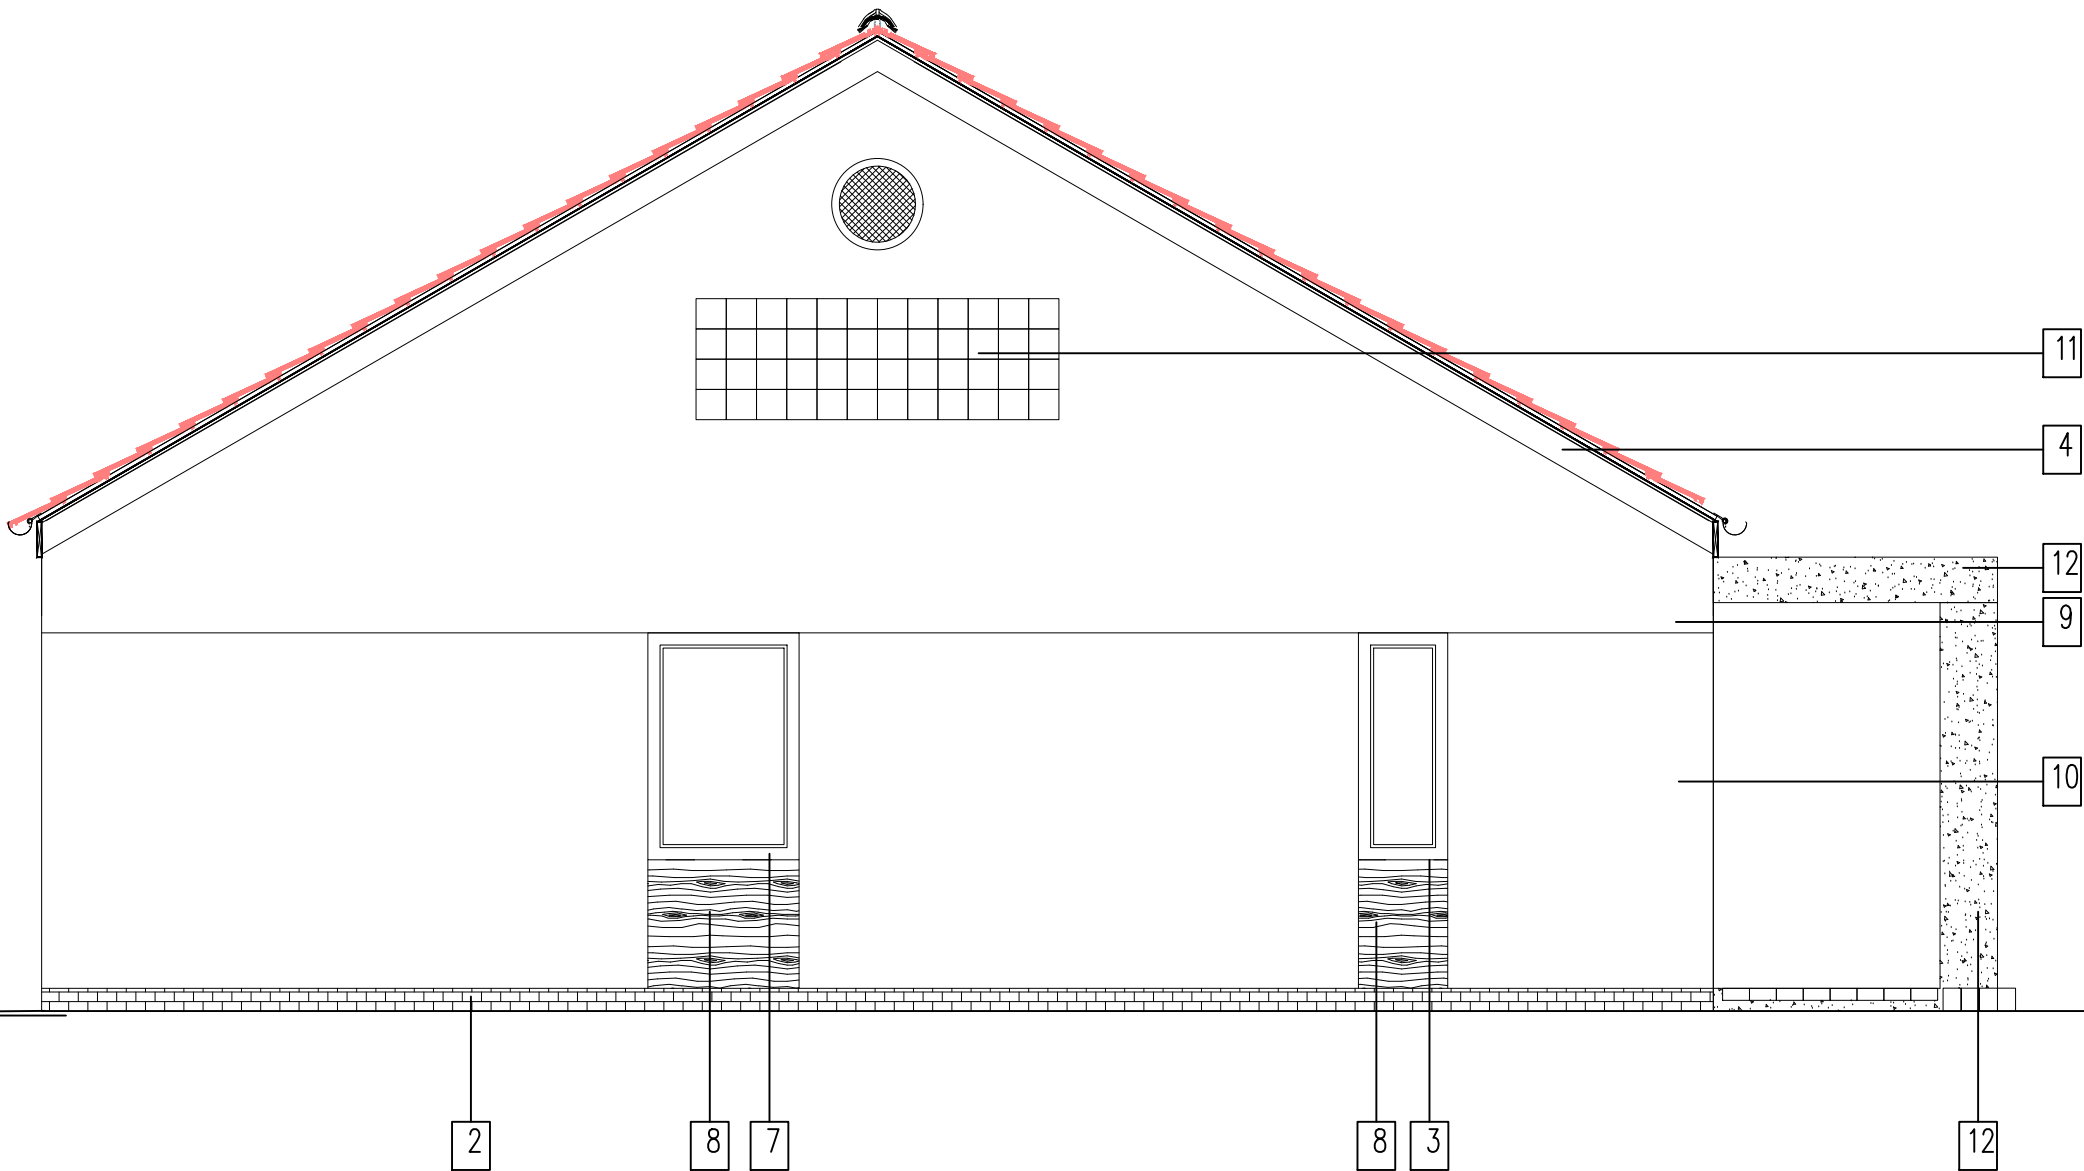

ZESTAWIENIE MATERIAŁOWO– KOLORYSTYCZNE
ELEWACJI


1	DACHÓWKA CERAMICZNA KARPIÓWKA W KORONKĘ KOLOR NATURALNY	
2	CEGLA ELEWACYJNA – KOLOR JASNO–SZARY	
3	PARAPET KLINIROWY – KOLORJASNO–SZARY	
4	ELEMENTY DREWNIANE IMPREGNOWANE ZABEZPIECZONE LAKIEREM– KOLOR JASNO–SZARY	
5	RYNNY I RURY SPUSTOWE PCV W KOL. JASNO–SZRYM	
6	TABLICA INFORMACYJNA SZKLANA MOCOWANA NA ŚRUBY Z GRAWEREM (SZKŁO HARTOWANE BEZPIECZNE 6mm)	
7	STOLARKA OKIENNA – KOLOR RAL 9022	
8	OKŁADZINA ELEWACYJNA KOLOR JASNY KLON, IMPREGNOWANA I ZABEZPIECZONA P.W.	
9	TYNK MINERALNY BARWIONY W MASIE – BARANEK KOLOR NSC – RAL 9018	
10	TYNK MINERALNY BARWIONY W MASIE – BARANEK KOLOR – RAL 9023	
11	LUXFERY W KOLORZE SZARYM KOLOR – RAL 9018	
12	ELEMNTY Z BETONU ARCHITEKTONICZNEGO	

UWAGI

1. W przypadku różnic w wymiarach między rysunkami konstrukcyjnymi a architektonicznymi bądź innymi branżowymi należy powiadomić projektanta.
2. Rysunki rozpatrywać łącznie z odpowiednimi rys. branżowymi

3. Wszystkie pojawiające się na rysunkach nazwy handlowe należy traktować
rozwiązania zamienne uzgodnić pisemnie z Inwestorem i Projektantem.

tytuł rysunku:			
ELEWACJE ŚWIETLICA WIEJSKA PARSZOWICE Budowa budynku wraz z infrastr. techniczną i zag. terenu			
inwestor:	URZĄD GMINY ŚCINAWA RYNEK 17, 59–330 ŚCINAWA		
adres budowy:	PARSZOWICE, jednostka ewidencyjna Ścinawa 021104_5 DZIAŁKI NR 524, 512/1, PARSZOWICE 0011		
obiekt:	BUDOWA WOLNOSTOJĄCEGO BUDYNKU ŚWIETLICY WIEJSKIEJ WRAZ Z PEŁNĄ INFRASTRUKTURĄ TECHNICZNĄ I ZAGOSPOD. TERENU		
branża: ARCHITEKTURA projektant: Julitta Chmiel–Sobieralska	nr uprawnień: podpis: 13/03/DOIA w specjalności architektonicznej b.o.		
sprawdzający: Sylvia Sikora	nr uprawnień: podpis: 22/05/DOIA w specjalności architektonicznej b.o.		
stadium: PB	nr rysunku: PR2018_PB-A2	data: Wrocław, czerwiec 2018 roku	skala: 1:50
JS ARCHITEKCI ul. Benedyktyńska 15/23–25 53–350 Wrocław, tel./fax 71 387 81 51, +48 502 352 485 kontakt@jsarchitektci.pl, www.jsarchitektci.pl			zmiana:

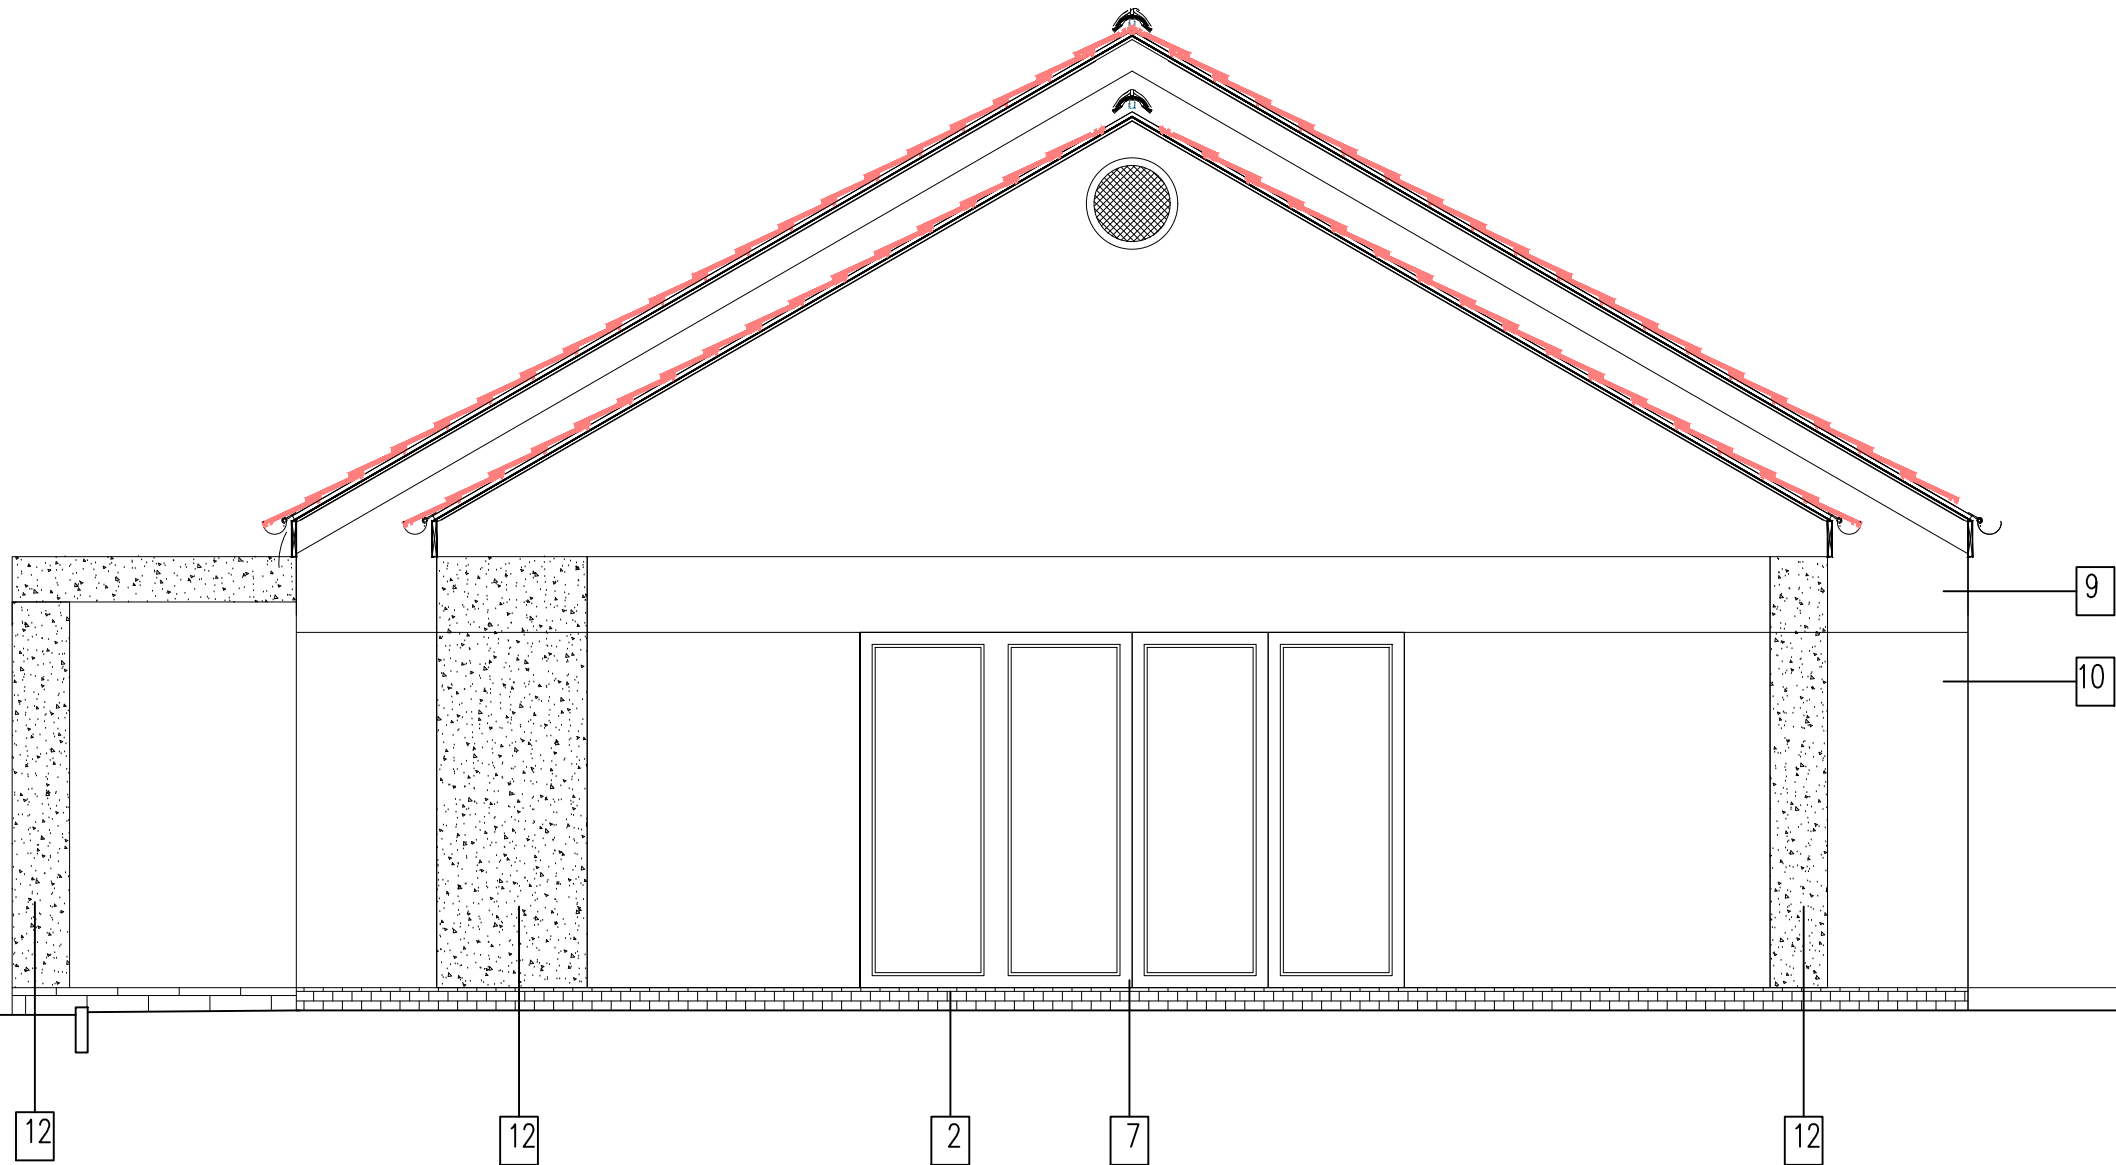

ZESTAWIENIE MATERIAŁOWO- KOLORYSTYCZNE
ELEWACJI


1	DACHÓWKA CERAMICZNA KARPIÓWKA W KORONKĘ KOLOR NATURALNY	
2	CEGLA ELEWACYJNA – KOLOR JASNO-SZARY	
3	PARAPET KLINIROWY – KOLORJSANO-SZARY	
4	ELEMENTY DREWNIANE IMPREGNOWANE ZABEZPIECZONE LAKIEREM- KOLOR JASNO-SZARY	
5	RYNNY I RURY SPUSTOWE PCV W KOL. JASNO-SZRYM	
6	TABLICA INFORMACYJNA SZKLANA MOCOWANA NA ŚRUBY Z GRAWEREM (SZKŁO HARTOWANE BEZPIECZNE 6mm)	
7	STOLARKA OKIENNA – KOLOR RAL 9022	
8	OKŁADZINA ELEWACYJNA KOLOR JASNY KLON, IMPREGNOWANA I ZABEZPIECZONA P.W.	
9	TYNK MINERALNY BARWIONY W MASIE – BARANEK KOLOR NSC – RAL 9018	
10	TYNK MINERALNY BARWIONY W MASIE – BARANEK KOLOR – RAL 9023	
11	LUXFERY W KOLORZE SZARYM KOLOR – RAL 9018	
12	ELEMNTY Z BETONU ARCHITEKTONICZNEGO	

UWAGI

1. W przypadku różnic w wymiarach między rysunkami konstrukcyjnymi a architektonicznymi bądź innymi branżowymi należy powiadomić projektanta.
2. Rysunki rozpatrywać łącznie z odpowiednimi rys. branżowymi

3. Wszystkie pojawiające się na rysunkach nazwy handlowe należy traktować
rozwiązania zamienne uzgodnić pisemnie z Inwestorem i Projektantem.

tytuł rysunku: ELEWACJE ŚWIETLICA WIEJSKA PARSZOWICE Budowa budynku wraz z infrastr. techniczną i zag. terenu			
inwestor:	URZĄD GMINY ŚCINAWA RYNEK 17, 59-330 ŚCINAWA		
adres budowy:	PARSZOWICE, jednostka ewidencyjna Ścinawa 021104_5 DZIAŁKA NR 524, 512/1, PARSZOWICE 0011		
obiekt:	BUDOWA WOLNOSTOJĄCEGO BUDYNKU ŚWIETLICY WIEJSKIEJ WRAZ Z PEŁNĄ INFRASTRUKTURĄ TECHNICZNĄ I ZAGOSPOD. TERENU		
branża: ARCHITEKTURA projektant: Julitta Chmiel-Sobierska	nr uprawnień: podpis: 13/03/DOIA w specjalności architektonicznej b.o.		
sprawdzający: Sylvia Sikora	nr uprawnień: podpis: 22/05/DOIA w specjalności architektonicznej b.o.		
stadium: PB	nr rysunku: PR2018_PB-A4	data: Wrocław, czerwiec 2018 roku	skala: 1:50
JS ARCHITEKCI ul. Benedyktyńska 15/23-25 53-350 Wrocław, tel./fax 71 387 81 51, +48 502 352 485 kontakt@jsarchitekci.pl, www.jsarchitekci.pl		zmiana:	

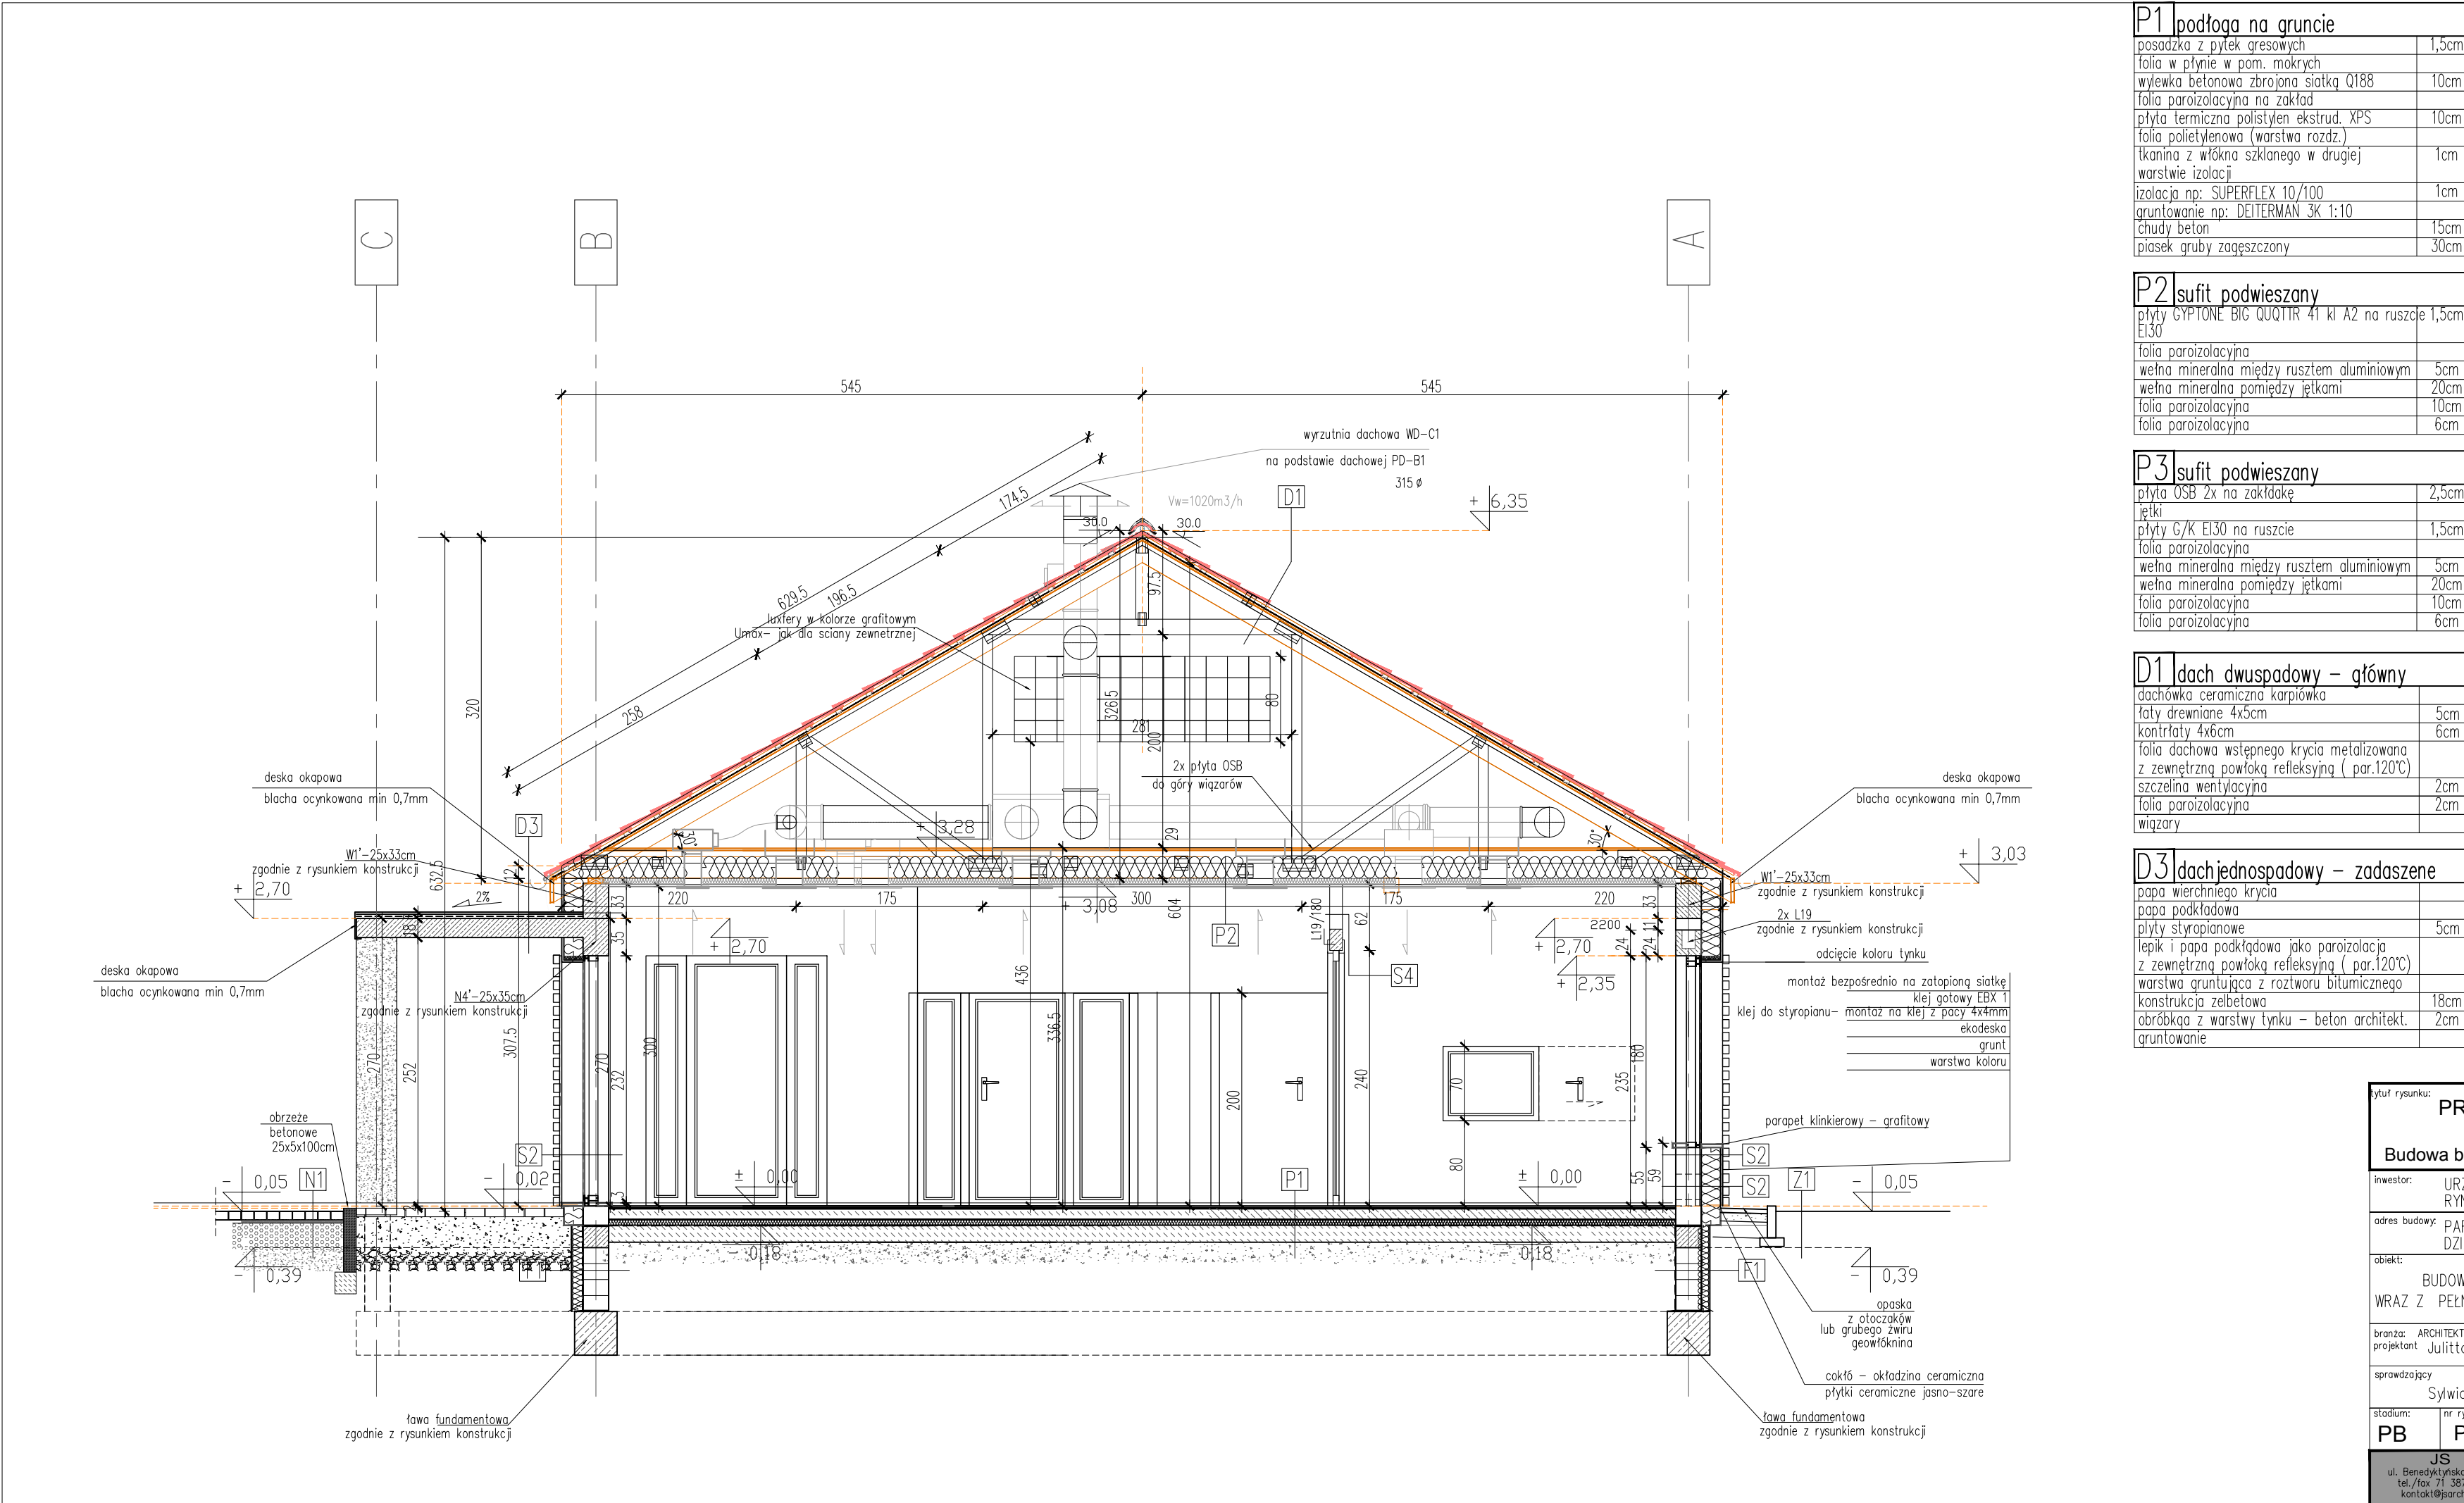

Z1	zielen	
	kora	8
	folia przeciw chwastom	
	ziemia	3

F1	ściana zewn. fundamentowa	
	warstwa drenująca np: MONTAPANEEL DM	
	płyty polistyrenu ekstrudowanego	
	przyklejone masą np: SUPERFLEX 10	8
	masa np: SUPERFLEX 10 2x – narożniki 4mm	
	1 taśmy SUPERFLEX B240	
	gruntowanie np: EUROLAN 3K	14

F2	ściana wewn. fundamentowa	
	ściana fundamentowa z bloczków betonowych	14

S1	ściana zewn. konstrukcyjna	
	tynk silikatowy barwiony w masie	2

S2	ściana zewn. konstrukcyjna	
	tynk silikatowy barwiony w masie	2

S3	ściana wewn. akustyczna	
	tynk silikatowy barwiony w masie	2

S4	ściana wewn. działowa	
	tynk silikatowy barwiony w masie	2

P1	podłoga na gruncie	
	posadzka z pytek gresowych	1,5cm

P2	sufit podwieszany	
	płyty GYPTONE BIG QUOTIR 41 kl A2 na ruszcie	1,5cm

P3	sufit podwieszany	
	płyty OSB 2x na zakładkę	2,5cm

D1	dach dwuspadowy – główny	
	dachówka ceramiczna korpiówka	

D3	dach jednospadowy – zadaszene	
	papa wierzchniego krycia	

Z1	zielen	
	kora	8

F1	ściana zewn. fundamentowa	
	warstwa drenująca np: MONTAPANEEL DM	

F2	ściana wewn. fundamentowa	
	ściana fundamentowa z bloczków betonowych	14

S1	ściana zewn. konstrukcyjna	
	tynk silikatowy barwiony w masie	2

S2	ściana zewn. konstrukcyjna	
	tynk silikatowy barwiony w masie	2

S3	ściana wewn. akustyczna	
	tynk silikatowy barwiony w masie	2

S4	ściana wewn. działowa	
	tynk silikatowy barwiony w masie	2


P1	podłoga na gruncie	
	posadzka z pytek gresowych	1,5cm

P2	sufit podwieszany	
	płyty GYPTONE BIG QUOTIR 41 kl A2 na ruszcie	1,5cm

P3	sufit podwieszany	
	płyty OSB 2x na zakładkę	2,5cm

D1	dach dwuspadowy – główny	
	dachówka ceramiczna korpiówka	

D3	dach jednospadowy – zadaszene	
	papa wierzchniego krycia	

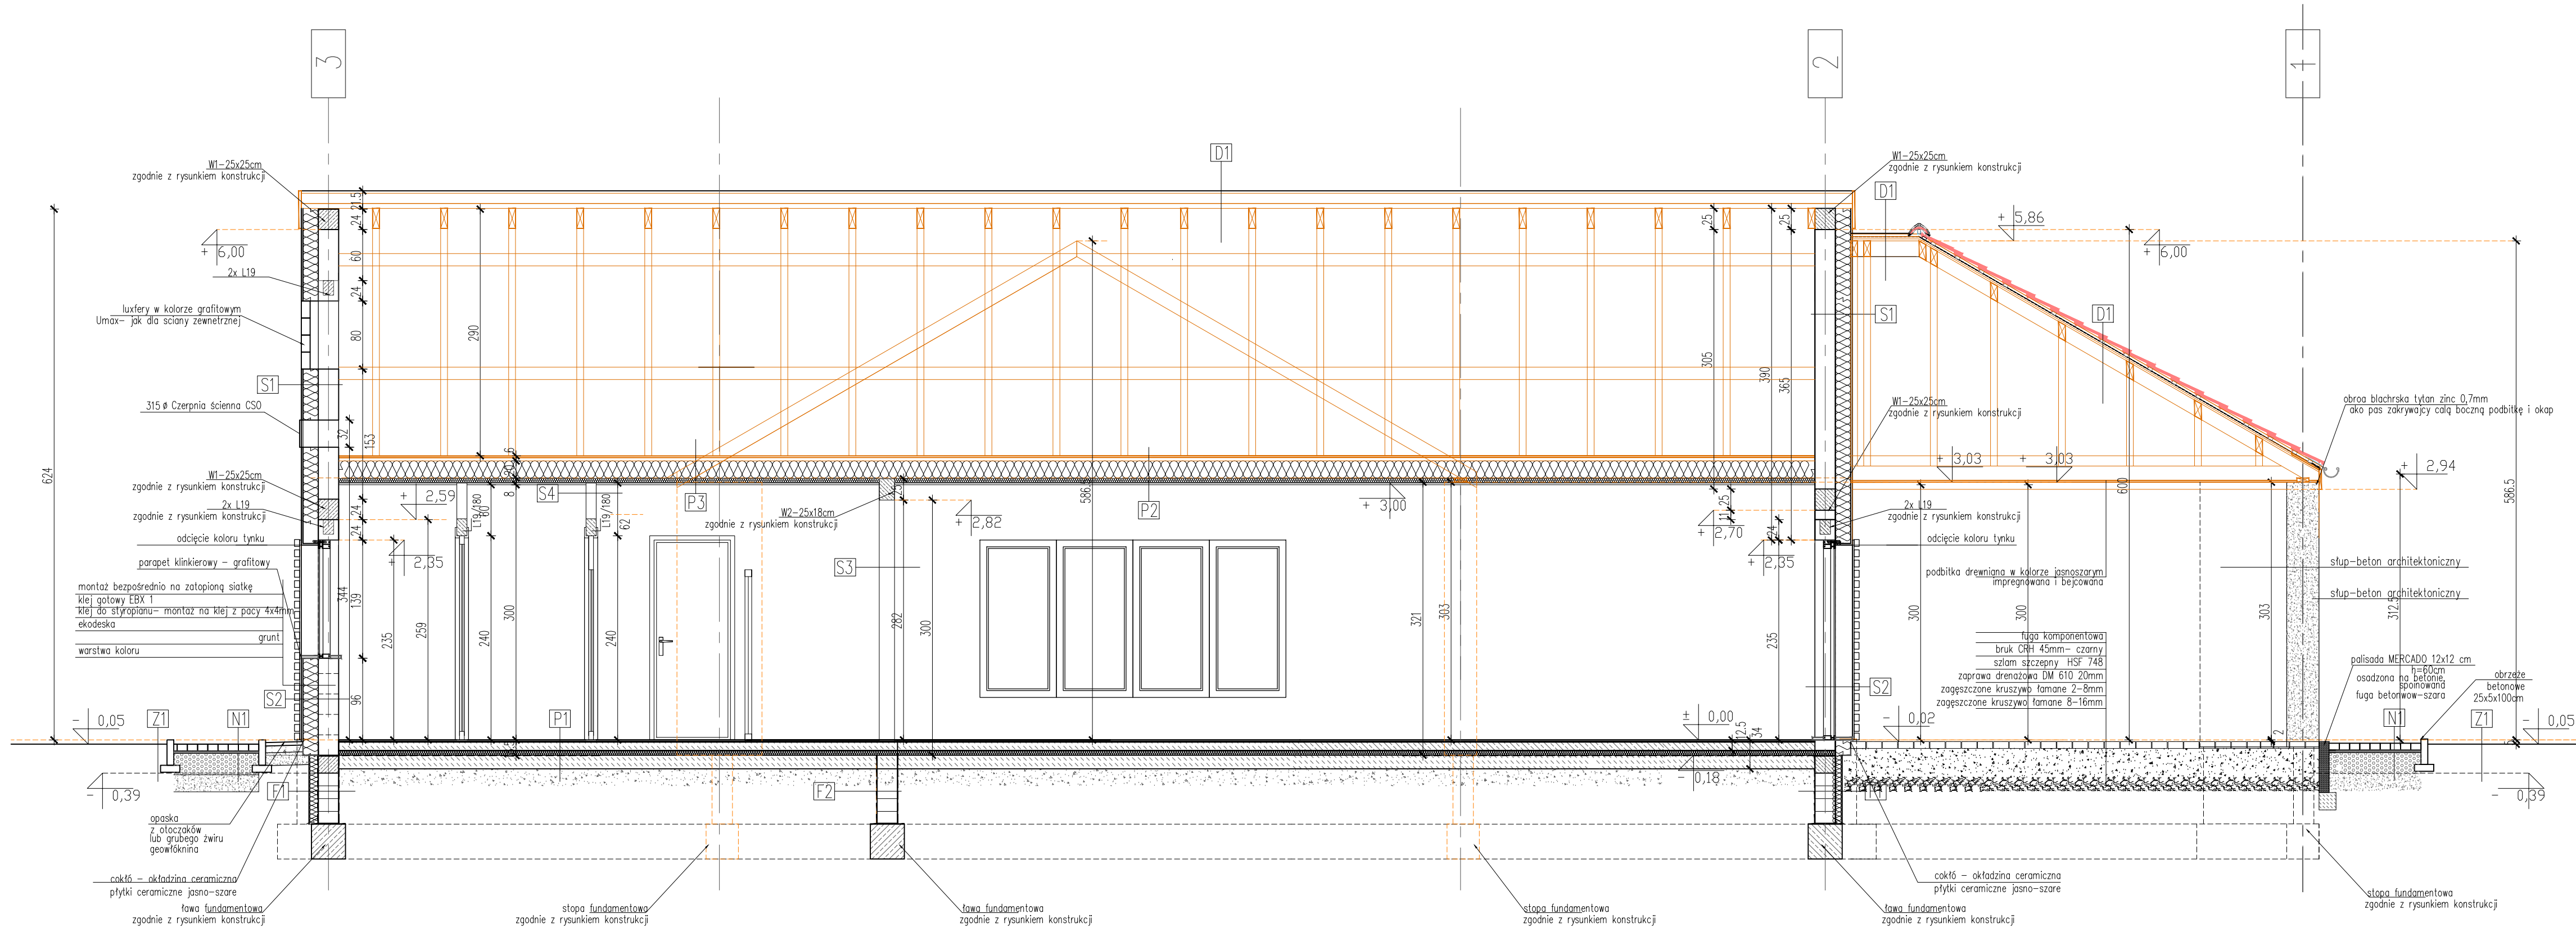

P1 podłoga na gruncie	
posadzka z płytek gresowych	1,5cm
folia w płynie w pom. mokrych	
wylewka betonowa zbrojona siatką Q188	10cm
folia parozalacyjna na zakład	
plyta termiczna polistylen ekstrud. XPS	10cm
folia polietylenowa (warstwa rozd.)	
tkanina z włókna szklanego w drugiej warstwie izolacji	1cm
izolacja np: SUPERFLEX 10/100	1cm
gruntowanie np: DEITERMAN 3K 1:10	
chudy beton	15cm
piasek gruby zagęszczony	30cm

P2 sufit podwieszany	
płyty GYPTONE BIG QUOTIR 41 kl A2 na ruszcie EI30	
folia parozalacyjna	
wetna mineralna między rusztem aluminiowym	5cm
wetna mineralna pomiędzy żętkami	20cm
folia parozalacyjna	10cm
folia parozalacyjna	6cm

P3 sufit podwieszany	
plyta USB 2x na zakładkę	2,5cm
jętki	
plyty G/K EI30 na ruszcie	1,5cm
wetna mineralna między rusztem aluminiowym	5cm
wetna mineralna pomiędzy żętkami	20cm
folia parozalacyjna	10cm
folia parozalacyjna	6cm

D1 dach dwuspadowy – główny	
dachówka ceramiczna karpówka	
łaty drewniane 4x5cm	5cm
kontrłaty 4x6cm	6cm
folia dachowa wstępnego krycia metalizowana z zewnętrzną powłoką refleksyjną (par.120°C)	
szczelina wentylacyjna	2cm
folia parozalacyjna	2cm
wizury	

D2 dach dwuspadowy – zadaszenia	
dachówka ceramiczna karpówka	
łaty drewniane 4x5cm	5cm
kontrłaty 4x6cm	6cm
folia dachowa wstępnego krycia metalizowana z zewnętrzną powłoką refleksyjną (par.120°C)	
szczelina wentylacyjna	2cm
łaty 6x8cm	8cm
folia parozalacyjna	2cm
podbitka drewniana szer 10 cm gr 2,8cm	2,8cm

Z1 zielen	
kora	8cm
folia przeciw chwastom	
ziemia	3cm

F1 ściana zewn. fundamentowa	
warstwa drenująca np: MONTAPANEL DM	
plyty polistyrenu ekstrudowanego	
przklejone masą np: SUPERFLEX 10	8cm
masa np: SUPERFLEX 10 2x – narożniki 4mm i taśmy SUPERFLEX B240	
gruntowanie np: EUROLAN 3K	1cm
ściana fundamentowa z bloczków betonowych	14cm
gruntowanie np: EUROLAN 3K	1cm

F2 ściana wewn. fundamentowa	
gruntowanie np: EUROLAN 3K	1cm
ściana fundamentowa z bloczków betonowych	24cm
gruntowanie np: EUROLAN 3K	1cm


S1 ściana zewn. konstrukcyjna	
tynk silikatowy barwiony w masie siatka , klej	2cm
projektowane docieplenie styropian fasada EPS 80–036 FS 15	25cm
bloczek silikatowy kl 15MPa, zapr. kl M5	24cm
tynk gipsowy	2cm
powłoka malarska/ okładzina ceramiczna	

S2 ściana zewn. konstrukcyjna	
DEKORDESKA siatka , klej	3cm
projektowane docieplenie styropian fasada EPS 80–036 FS 15	25cm
bloczek silikatowy kl 15MPa, zapr. kl M5	24cm
tynk gipsowy	2cm
powłoka malarska/ okładzina ceramiczna	


S3 ściana wewnętrzna akustyczna	
powłoka malarska	2cm
tynk gipsowy	1cm
bloczek silikatowy kl 15MPa, zapr. kl M5	18cm
tynk gipsowy	1cm
powłoka malarska/ okładzina ceramiczna	

S4 ściana wewnętrzna działowa	
powłoka malarska	
tynk gipsowy	1cm
bloczek silikatowy kl 15MPa, zapr. kl M5	12cm
tynk gipsowy	1cm
powłoka malarska/ okładzina ceramiczna	

tytuł rysunku: PRZEKRÓJ A:A - ŚWIETLICA WIEJSKA PARSZOWICE			
Budowa budynku wraz z infrastr. techniczną i zag. terenu			
inwestor:	URZĄD GMINY ŚCINAWA RYNEK 17, 59–330 ŚCINAWA		
adres budowy:	PARSZOWICE, jednostka ewidencyjna Ścinawa 021104_5 DZIAŁKI NR 524, 512/1, PARSZOWICE 0011		
obiekt:	BUDOWA WOLNOSTOJĄCEGO BUDYNKU ŚWIETLICY WIEJSKIEJ WRAZ Z PEŁNĄ INFRASTRUKTURĄ TECHNICZNĄ I ZAGOSPOD. TERENU		
branża:	ARCHITEKTURA	nr uprawnień:	podpis:
projektant:	Julitta Chmiel–Sobieralska	13/03/DOIA	specjalność architektonicznej b.o.
sprawdzający:	Sylwia Sikora	nr uprawnień:	podpis:
		22/05/DOIA	specjalność architektonicznej b.o.
stadium:	nr rysunku:	data:	skala:
PB	PR2018_PB-A6	Wrocław, czerwiec 2018 roku	1:50
JS ARCHITEKCI ul. Benedyktynska 15/23–25 53–350 Wrocław, tel./fax 71 367 61 51, +48 502 352 485 kontakt@jsarchitekci.pl, www.jsarchitekci.pl			zmiana:

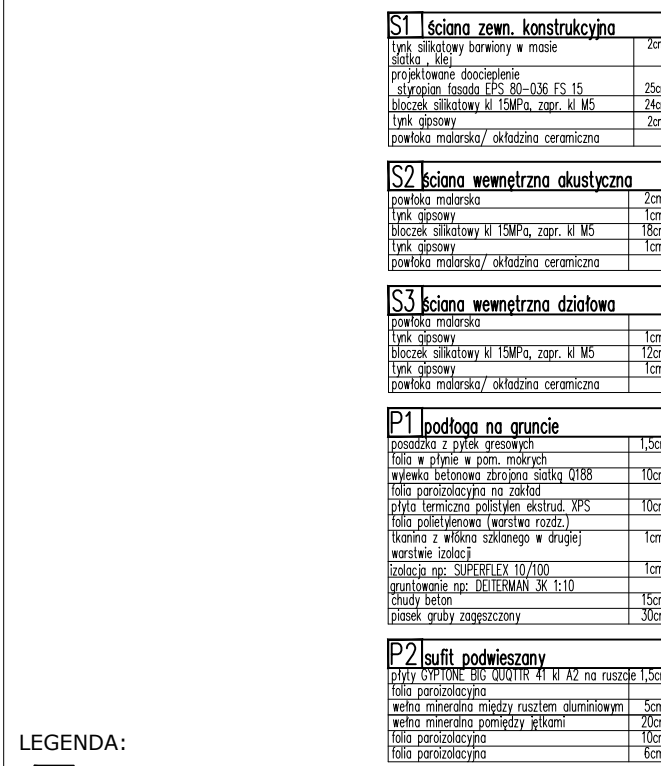

EXIT Wyjście ewakuacyjne

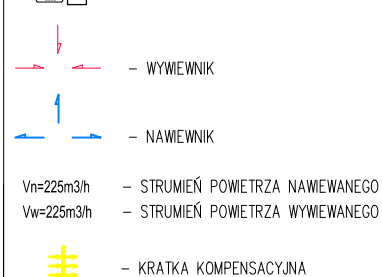

7. W przypadku różnic w wymiarach między rysunkami konstrukcyjnymi a architektonicznymi bądź innymi branżowymi należy powiadomić projektanta.
8. Rysunki konstrukcyjne łącznie z odpowiednimi rys. branżowymi (konstrukcja i instalacje):
 - a. Wszystkie pojawiające się na rysunkach nazwy handlowe należy przetłokować jako standard przyjętych rozwiązań. Eventualnie
zastępowanie nazwami umiarkowanie dopuszczalne jest wariantem i Projektantom.
 - b. Wszystkie przebiegi i przebiegi przez ściany i stropy oddzielenia potworowego, a także przebiegi o średnicy większej niż 40mm przez pozostałe przegrody, w stosunku do których jest wymagana odpowieć [1] 30/60 lub wyższej, należy posiadać odpowiadającą im konstrukcję i wyklipem poprzecznych rzut instalacji wodnych, kanalizacyjnych i grzewczych, wprowadzonych przez ściany i stropy do pom. higienizacyjnych).
9. Po zakończeniu instalacji należy wykonać zabudowę przegrody oddzielającej od odpowiedniej odpowiadającej odpowiadającej. Szczegóły rozwiązań bezwzględnie skonsultować z dostawcą systemu zabudowy (np. Promat, Knut). W obwodach osłoniętych zawsze realizować odpowiadającej odpowiadającej odpowiadającej niezbędny dla osłonięć i konserwacji przegrodzonych instalacji).
10. Płonowe szachtu elektryczne (kanały kablowe) obudować do odpowiadającej odpowiadającej [1] 60/60 lub wyższej, w których należy wykonać odpowiadających odpowiadających zapewnić odciepny wywieszę w dogodnych rozmachach i lokalizacjach.
11. Przed betonowaniem stropów ułożyć rurki dla przewodów elektrycznych wg projektu instalacji elektrycznej).
12. Przed wykonaniem stolarki i suszarki drzwiowej i okiennej należy skontrolować wykładan na budowie
13. Zestawienia należy rozpatrywać z rysunkami branżowymi.
14. Montaż jednostek klimatyzacyjnych oraz osłonek rozparywać zgodnie z rysunkami architektury i instalacji.
15. Dodatkowe informacje na temat stolarki okiennej i drzwiowej wg opisu konstrukcyjnego do projektu wykonawczego.
16. Wszystkie wymiary podlegają sprawdzeniu na budowie.
17. Rysunki stolarki i suszarki wykonano z widokiem zewnętrznym na budynek

RZUT GŁÓWNY - ŚWIETLICA WIEJSKA
PARSZOWICE
Budowa budynku wraz z infrastr. techniczną i zag. teren

inwestor: URZĄD GMINY ŚCINAWA
RYNEK 17, 59-330 ŚCINAWA

adres budowy: PARSZOWICE, jednostka ewidencyjna Ścinawa 021104_5
DZIAŁKI NR 524, 512/1, PARSZOWICE 0011

obiekt: BUDOWA WOLNOSTOJĄCEGO BUDYNKU ŚWIETLICY WIEJSKIEJ
WRAZ Z PEŁNĄ INFRASTRUKTURĄ TECHNICZNĄ I ZAGOSPOD. TERENU


branża: ARCHITEKTURA projektant: Julitta Chmiel-Sobieralska	nr uprawnień: podpis: 13/03/DOIA
--	-------------------------------------

w szczególności: architektonicznej) b.o.	
sprawdzający Sylvia Sikora	nr uprawnień: 22/05/DOIA podpis:

stadium:	nr rysunku:	data:	Wrocław, czerwiec 2018 roku	skala:	1:50
PB	PR2018 PB-A5				

JS ARCHITEKCI		zmiana:
ul. Benedyktynska 15/23-25 53-350 Wrocław, tel./fax 71 392 91 51 149 502 352 495		

kontakt@jsarchitekci.pl, www.jsarchitekci.pl

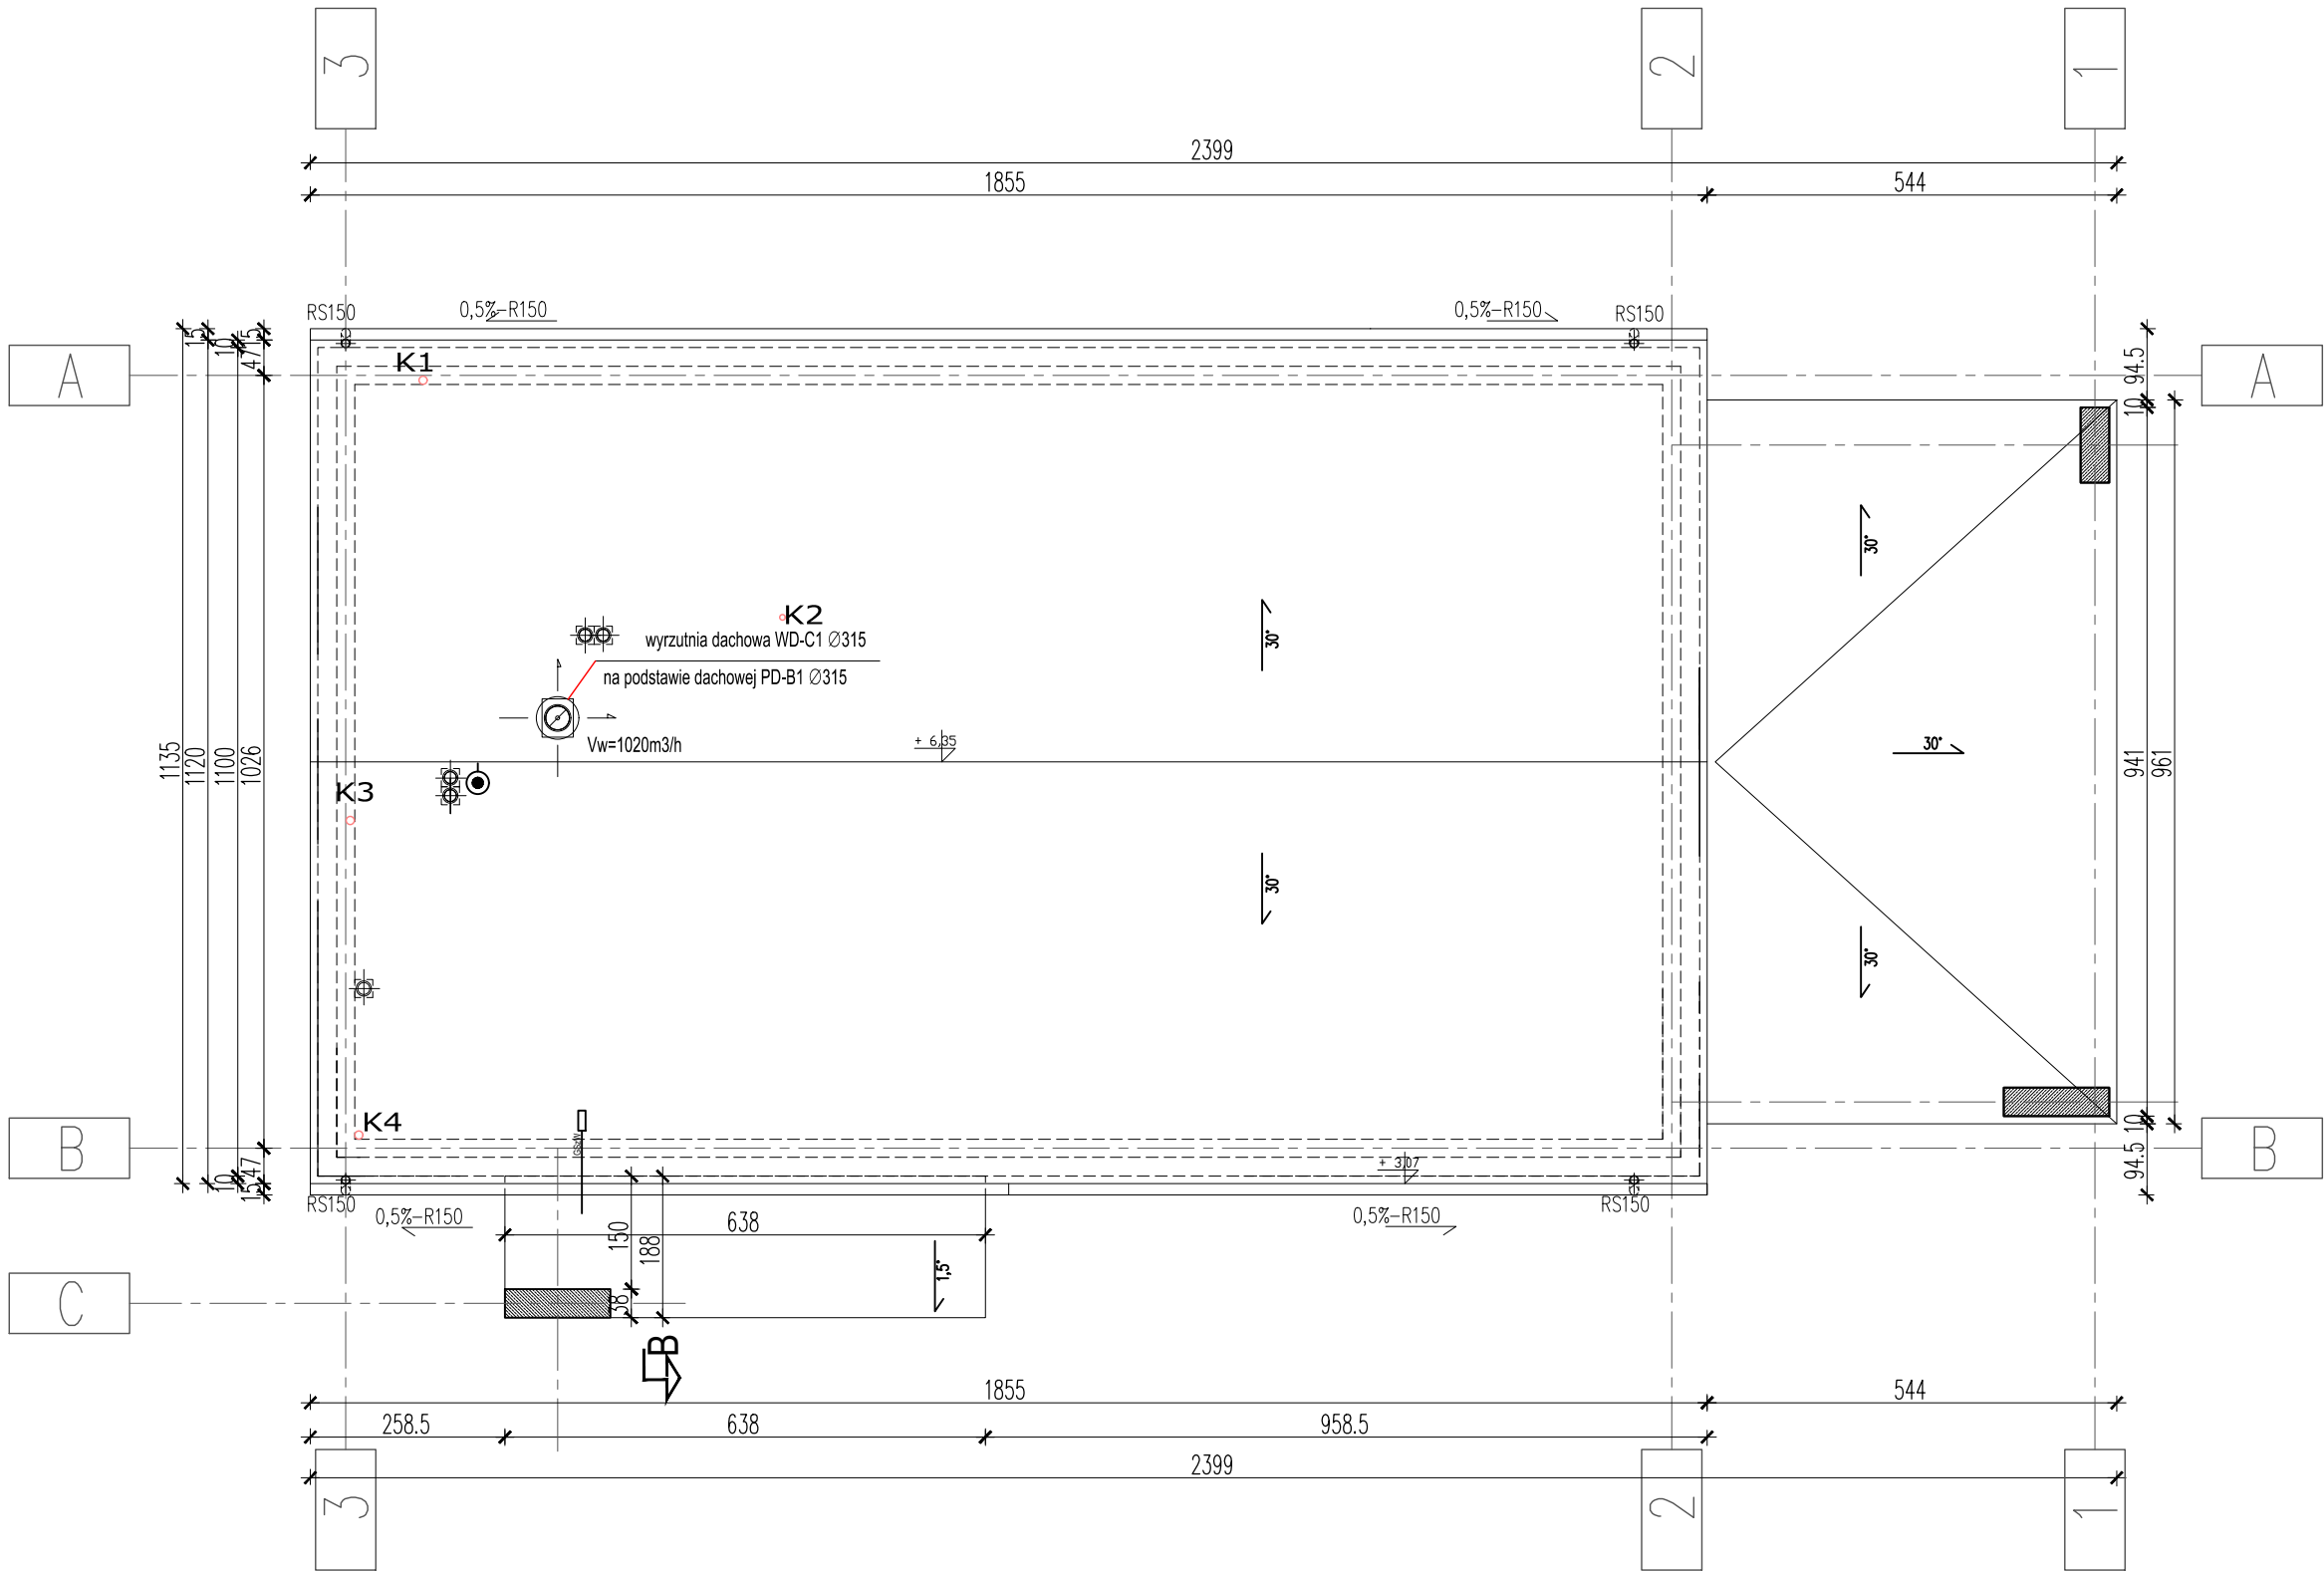

rzut dachu

U W A G I :

DACHÓWKA CERAMICZNA KARPIÓWKA

SYSTEM RYNNOWY TYTAN ZINC – MOCOWANY NA KROKWACH

ZASTOSOWAĆ WYMETRZNIKI KALENICOWE I NAMIEWY OKAPOWE

ODPROWADZENIE WODY Z RYNIEN RURAMI SPUSTOWYMI TYTAN ZINC NA GRUNT

W MIEJSCACH NEURALGICZNYCH STOSOWAĆ NALEŻY USZCZELNIENIA I ZABEZPIECZENIA WG KATALOGU WYBRANEJ FIRMY






tytuł rysunku: RZUT DACHU - ŚWIELICA WIEJSKA
PARSZOWICE
Budowa budynku wraz z infrastr. techniczną i zag. terenu






inwestor:	URZĄD GMINY ŚCINAWA RYNEK 17, 59-330 ŚCINAWA		
adres budowy:	PARSZOWICE, jednostka ewidencyjna Ścinawa 021104_5 DZIAŁKI NR 524, 512/1, PARSZÓWICE 0011		
obiekt:	BUDOWA WOLNOSTOJĄCEGO BUDYNKU ŚWIELICY WIEJSKIEJ WRAZ Z PEŁNĄ INFRASTRUKTURĄ TECHNICZNĄ I ZAGOSPOD. TERENU		
branża:	ARCHITEKTURA	nr uprawnień:	13/03/DOIA
projektant:	Julitta Chmiel-Sobieralska	w specjalności architektonicznej b.o.	
sprawdzający:	Sylvia Sikora	nr uprawnień:	22/05/DOIA
		w specjalności architektonicznej b.o.	
stadium:	nr rysunku:	data:	Wrocław, czerwiec 2018 roku
PB	PR2018_PB-A8	skala:	1:100


JS ARCHITEKCI
ul. Benedyktyńska 15/23-25 53-350 Wrocław,
tel./fax 71 387 81 51, +48 502 352 485

zmiana:

  STOLARKA WEWNĘTRZNA I ZEWNĘTRZNA

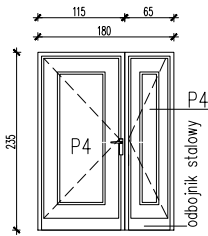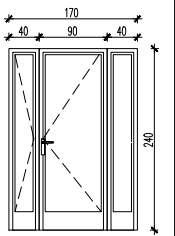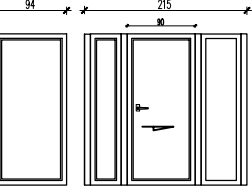OZNACZENIE		DZ1	DW1	DW3	DW4	ZB
SCHEMAT						
WYMIARY W ŚWIETLE OŚCIEŻNICY	S	175	90	80	165	94+215
	H	230	235	235	235	200
WYMIARY W ŚWIETLE OŚCIEŻY	S	180	100	90	170	94+215
	H	235	240	240	240	200
LEWE	PRAWO	1	L 2 1 P	L 1 2 P	L 1	1
RAZEM ILOŚĆ SZT.		1	3	3	1	1
UWAGI		RAL 9022	Drzwi z dolnym nawiewem powietrza i samozamykaczem	Drzwi z dolnym nawiewem powietrza		

 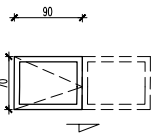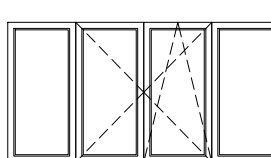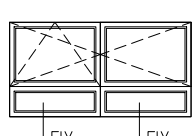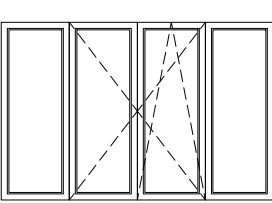OZNACZENIE		OW1	O1	O2	O3	O4	OB1
SCHEMAT							
WYMIARY W ŚWIETLE OŚCIEŻNICY	S	85	360	90	50	240	360
	H	80	180	145	145	120	230
WYMIARY W ŚWIETLE OŚCIEŻY	S	90	360	90	50	240	360
	H	80	185	150	150	125	235
LEWE	PRAWO						
RAZEM ILOŚĆ SZT.		1	2	1	1	1	1
UWAGI		Okno wewnętrzne przesuwne					

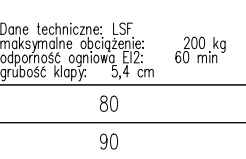OZNACZENIE		ST
SCHEMAT		
LEWE	PRAWO	
RAZEM ILOŚĆ SZT.		1
UWAGI		SCHODY STRYCHOWE LSF FAKRO otwór w suficie 90–90cm odp. ogniowa EI2 30 minut

ZESTAWIENIE STOLARKI - ŚWIETLICA WIEJSKA

Stolarka impregnowana, bejcowana malowana NRO.


Stolarka wyposażona w nawiewniki powietrza.

W przypadku różnic w wymiarach między rysunkami architektonicznymi bądź innymi branżowymi należy powiadomić projektanta. Rozwiązania zamienne uzgodnić pisemnie z Inwestorem i Projektantem.


tytuł rysunku: RZUT GŁÓWNY - ŚWIETLICA WIEJSKA PARSZOWICE Budowa budynku wraz z infrastr. techniczną i zag. terenu			
inwestor:	URZĄD GMINY ŚCINAWA RYNEK 17, 59–330 ŚCINAWA		
adres budowy:	PARSZOWICE, jednostka ewidencyjna Ścinawa 021104_5 DZIAŁKI NR 524, 512/1 PARSZOWICE 0011		
obiekt:	BUDOWA WOLNOSTOJĄCEGO BUDYNKU ŚWIETLICY WIEJSKIEJ WRAZ Z PEŁNĄ INFRASTRUKTURĄ TECHNICZNĄ I ZAGOSPOD. TERENU		
branża: ARCHITEKTURA projektant: Julitta Chmiel–Sobieralska	nr uprawnień: podpis: 13/03/DOIA w specjalności architektonicznej b.o.		
sprawdzający: Sylwia Sikora	nr uprawnień: podpis: 22/05/DOIA w specjalności architektonicznej b.o.		
stadium: PB	nr rysunku: PR2018_PB-A9	data: Wrocław, czerwiec 2018 roku	skala: 1:100
JS ARCHITEKCI ul. Benedyktyńska 15/23–25 53–350 Wrocław, tel./fax 71 387 81 51, +48 502 352 485 kontakt@jsarchitektci.pl, www.jsarchitektci.pl			

U W A G I :
PRZED ZAMÓWIENIEM STOLARKI OKIENNEJ I DRZWIOWEJ
WYMIARY OTWORÓW NALEŻY SPRAWDZIĆ NA BUDOWIE

RZUT

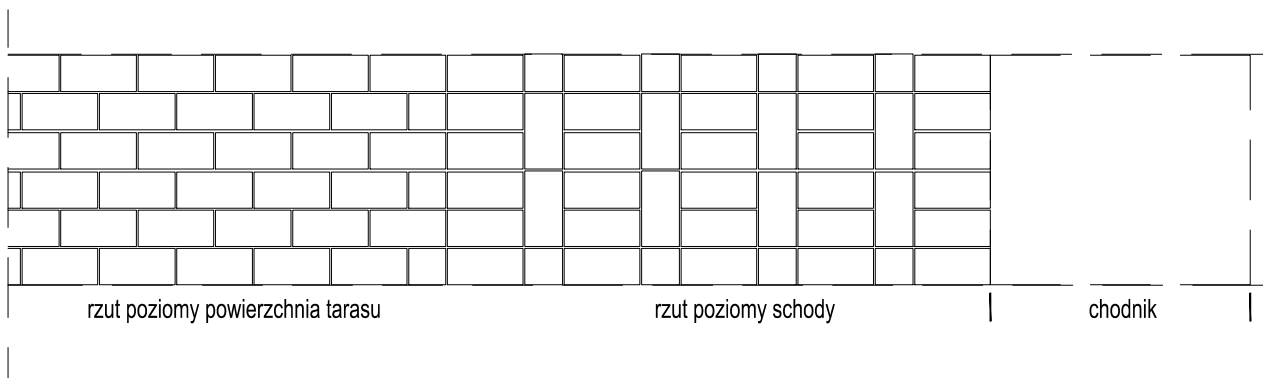


Bruk klinkierowy na podłożu nieprzepuszczalnym

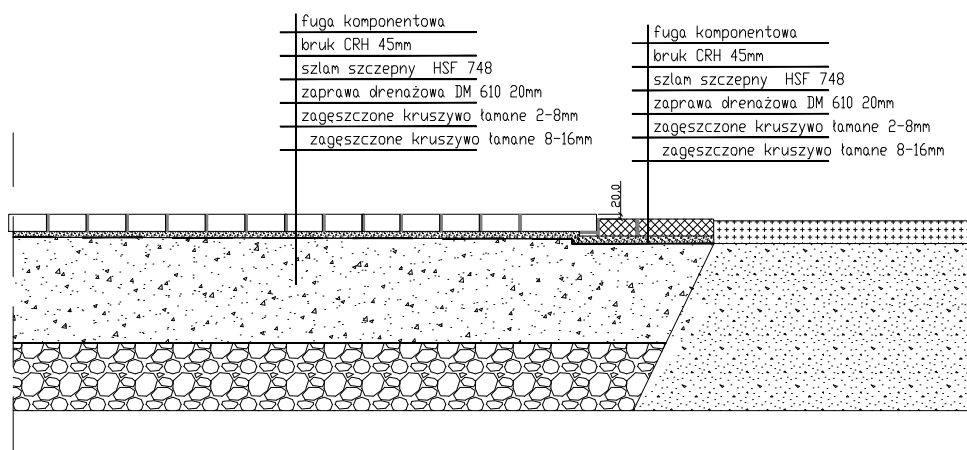

tytuł rysunku: ZEWNĘTRZNY TARAS		Budowa budynku wraz z infrastr. techniczną i zag. terenu			
inwestor:	URZĄD GMINY ŚCINAWA RYNEK 17, 59-330 ŚCINAWA	branża: ARCHITEKTURA projektant	Julitta Chmiel-Sobieralska	nr uprawnień: podpis: 13/03/DOIA	■ specjalność: architektonicznej b.o.
adres budowy:	PARSZOWICE, jednostka ewidencyjna Ścinawa 021104_5 DZIAŁKI NR 524, 512/1, PARSZOWICE 0011	sprawdzający	Sylvia Sikora	nr uprawnień: podpis: 22/05/DOIA	■ specjalność: architektonicznej b.o.
obiekt:	BUDOWA WOLNOSTOJĄCEGO BUDYNKU ŚWIETLICY WIEJSKIEJ WRAZ Z PEŁNĄ INFRASTRUKTURĄ TECHNICZNĄ I ZAGOSPOD. TERENU	stadium:	PW	nr rysunku:	PR2018_PW-A4
				data:	Wrocław, czerwiec 2018 roku
				skala:	1:20
				zmiana:	


JS ARCHITEKCI
ul. Benedyktynska 15/23-25 53-350 Wrocław,
tel./fax 71 387 81 51, +48 502 352 485
kontakt@jsarchitekci.pl, www.jsarchitekci.pl

Cofnięty cokół z dociepleniem o niewielkim zagłębieniu w gruncie - przekrój pionowy

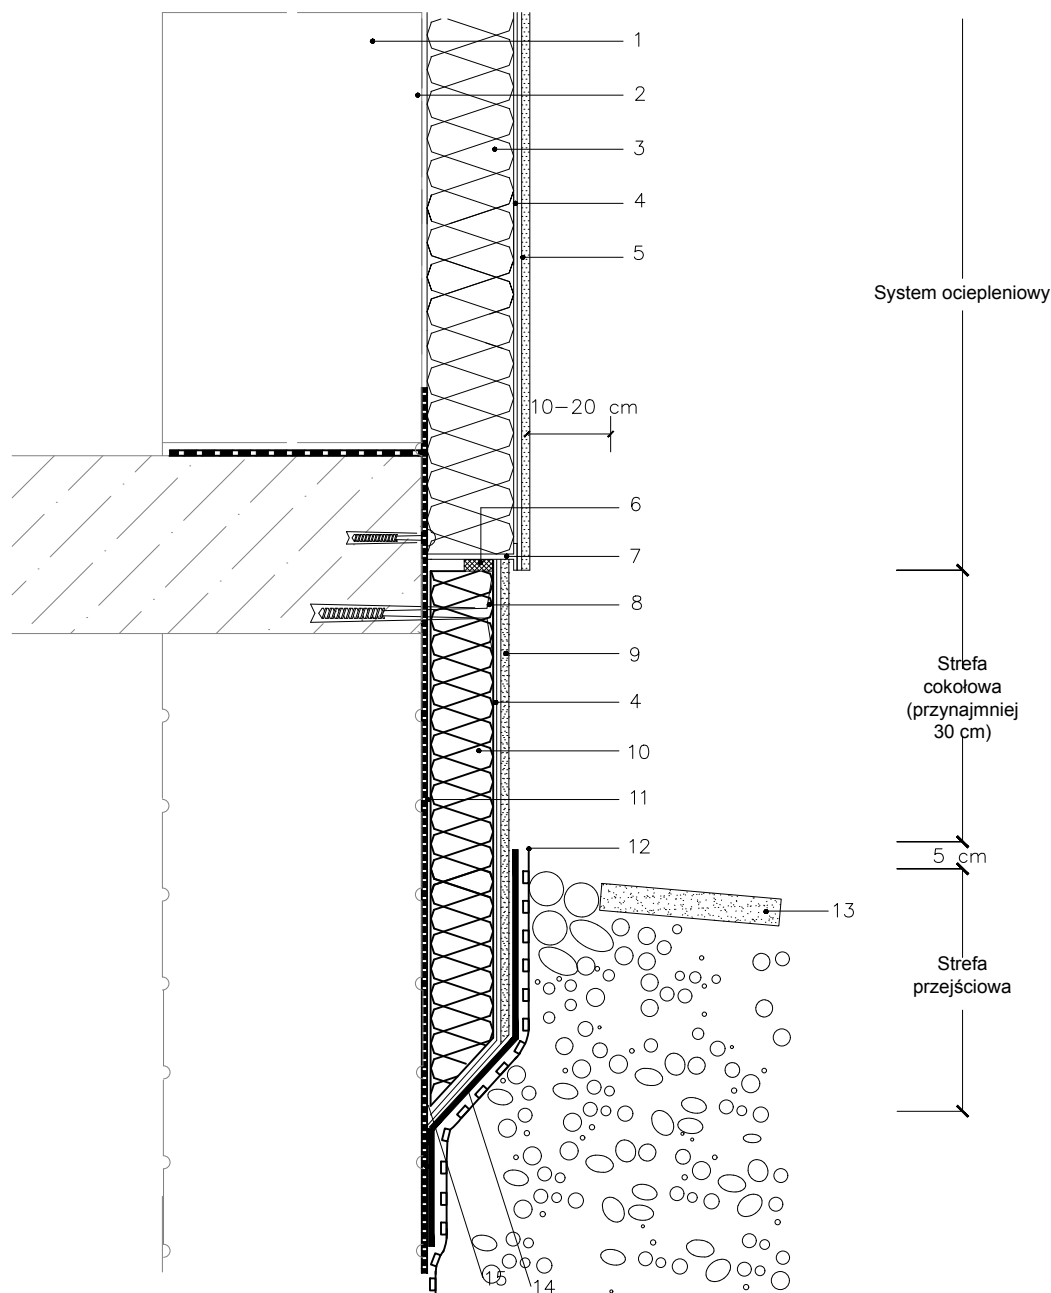


- | | |
|--|---|
| 1 Ściana zewnętrzna | 9 Tynk cienkowarstwowy oparty o dyspersję akrylową |
| 3 Płyta z materiału termoizolacyjnego | 10 Płyta z polistyrenu ekstrudowanego XPS ocieplająca cokół |
| 4 Zaprawa klejowo szpachlowa z zatopioną tkaniną zbrojącą z włókna szklanego | 11 Klej Deitermann |
| 5 Tynk cienkowarstwowy | 12 Folia izolacyjna tłoczona |
| 6 Taśma uszczelniająca | 13 Płyta chodnikowa |
| 7 Listwa startowa (cokołowa) | 14 Izolacja przeciwilgociowa |
| 8 Kołek mocujący | 15 Izolacja przeciwilgociowa budowli |

tytuł rysunku: Termoizolacja fundamentów		ŚWIETLICA WIEJSKA PARSZOWICE Budowa budynku wraz z infrastr. techniczną i zag. terenu		
inwestor:	URZĄD GMINY ŚCINAWA RYNEK 17, 59-330 ŚCINAWA	branża: ARCHITEKTURA projektant: Julitta Chmiel-Sobieralska	nr uprawnień: podpis: 13/03/DOIA ■ specjalność architektonicznej b.o.	
adres budowy:	PARSZOWICE, jednostka ewidencyjna Ścinawa 021104_5 DZIAŁKI NR 524, 512/1, PARSZOWICE 0011	sprawdzający: Sylwia Sikora	nr uprawnień: podpis: 22/05/DOIA ■ specjalność architektonicznej b.o.	
obiekt:	BUDOWA WOLNOSTOJĄCEGO BUDYNKU ŚWIETLICY WIEJSKIEJ WRAZ Z PEŁNĄ INFRASTRUKTURĄ TECHNICZNĄ I ZAGOSPOD. TERENU	stadium: PW	nr rysunku: PR2018_PW-A3	data: Wrocław, czerwiec 2018 roku
		JS ARCHITEKCI ul. Benedyktynska 15/23-25 53-350 Wrocław, tel./fax 71 387 81 51, +48 502 352 485 kontakt@jsarchitekci.pl, www.jsarchitekci.pl		skala: 1:20 zmiana:

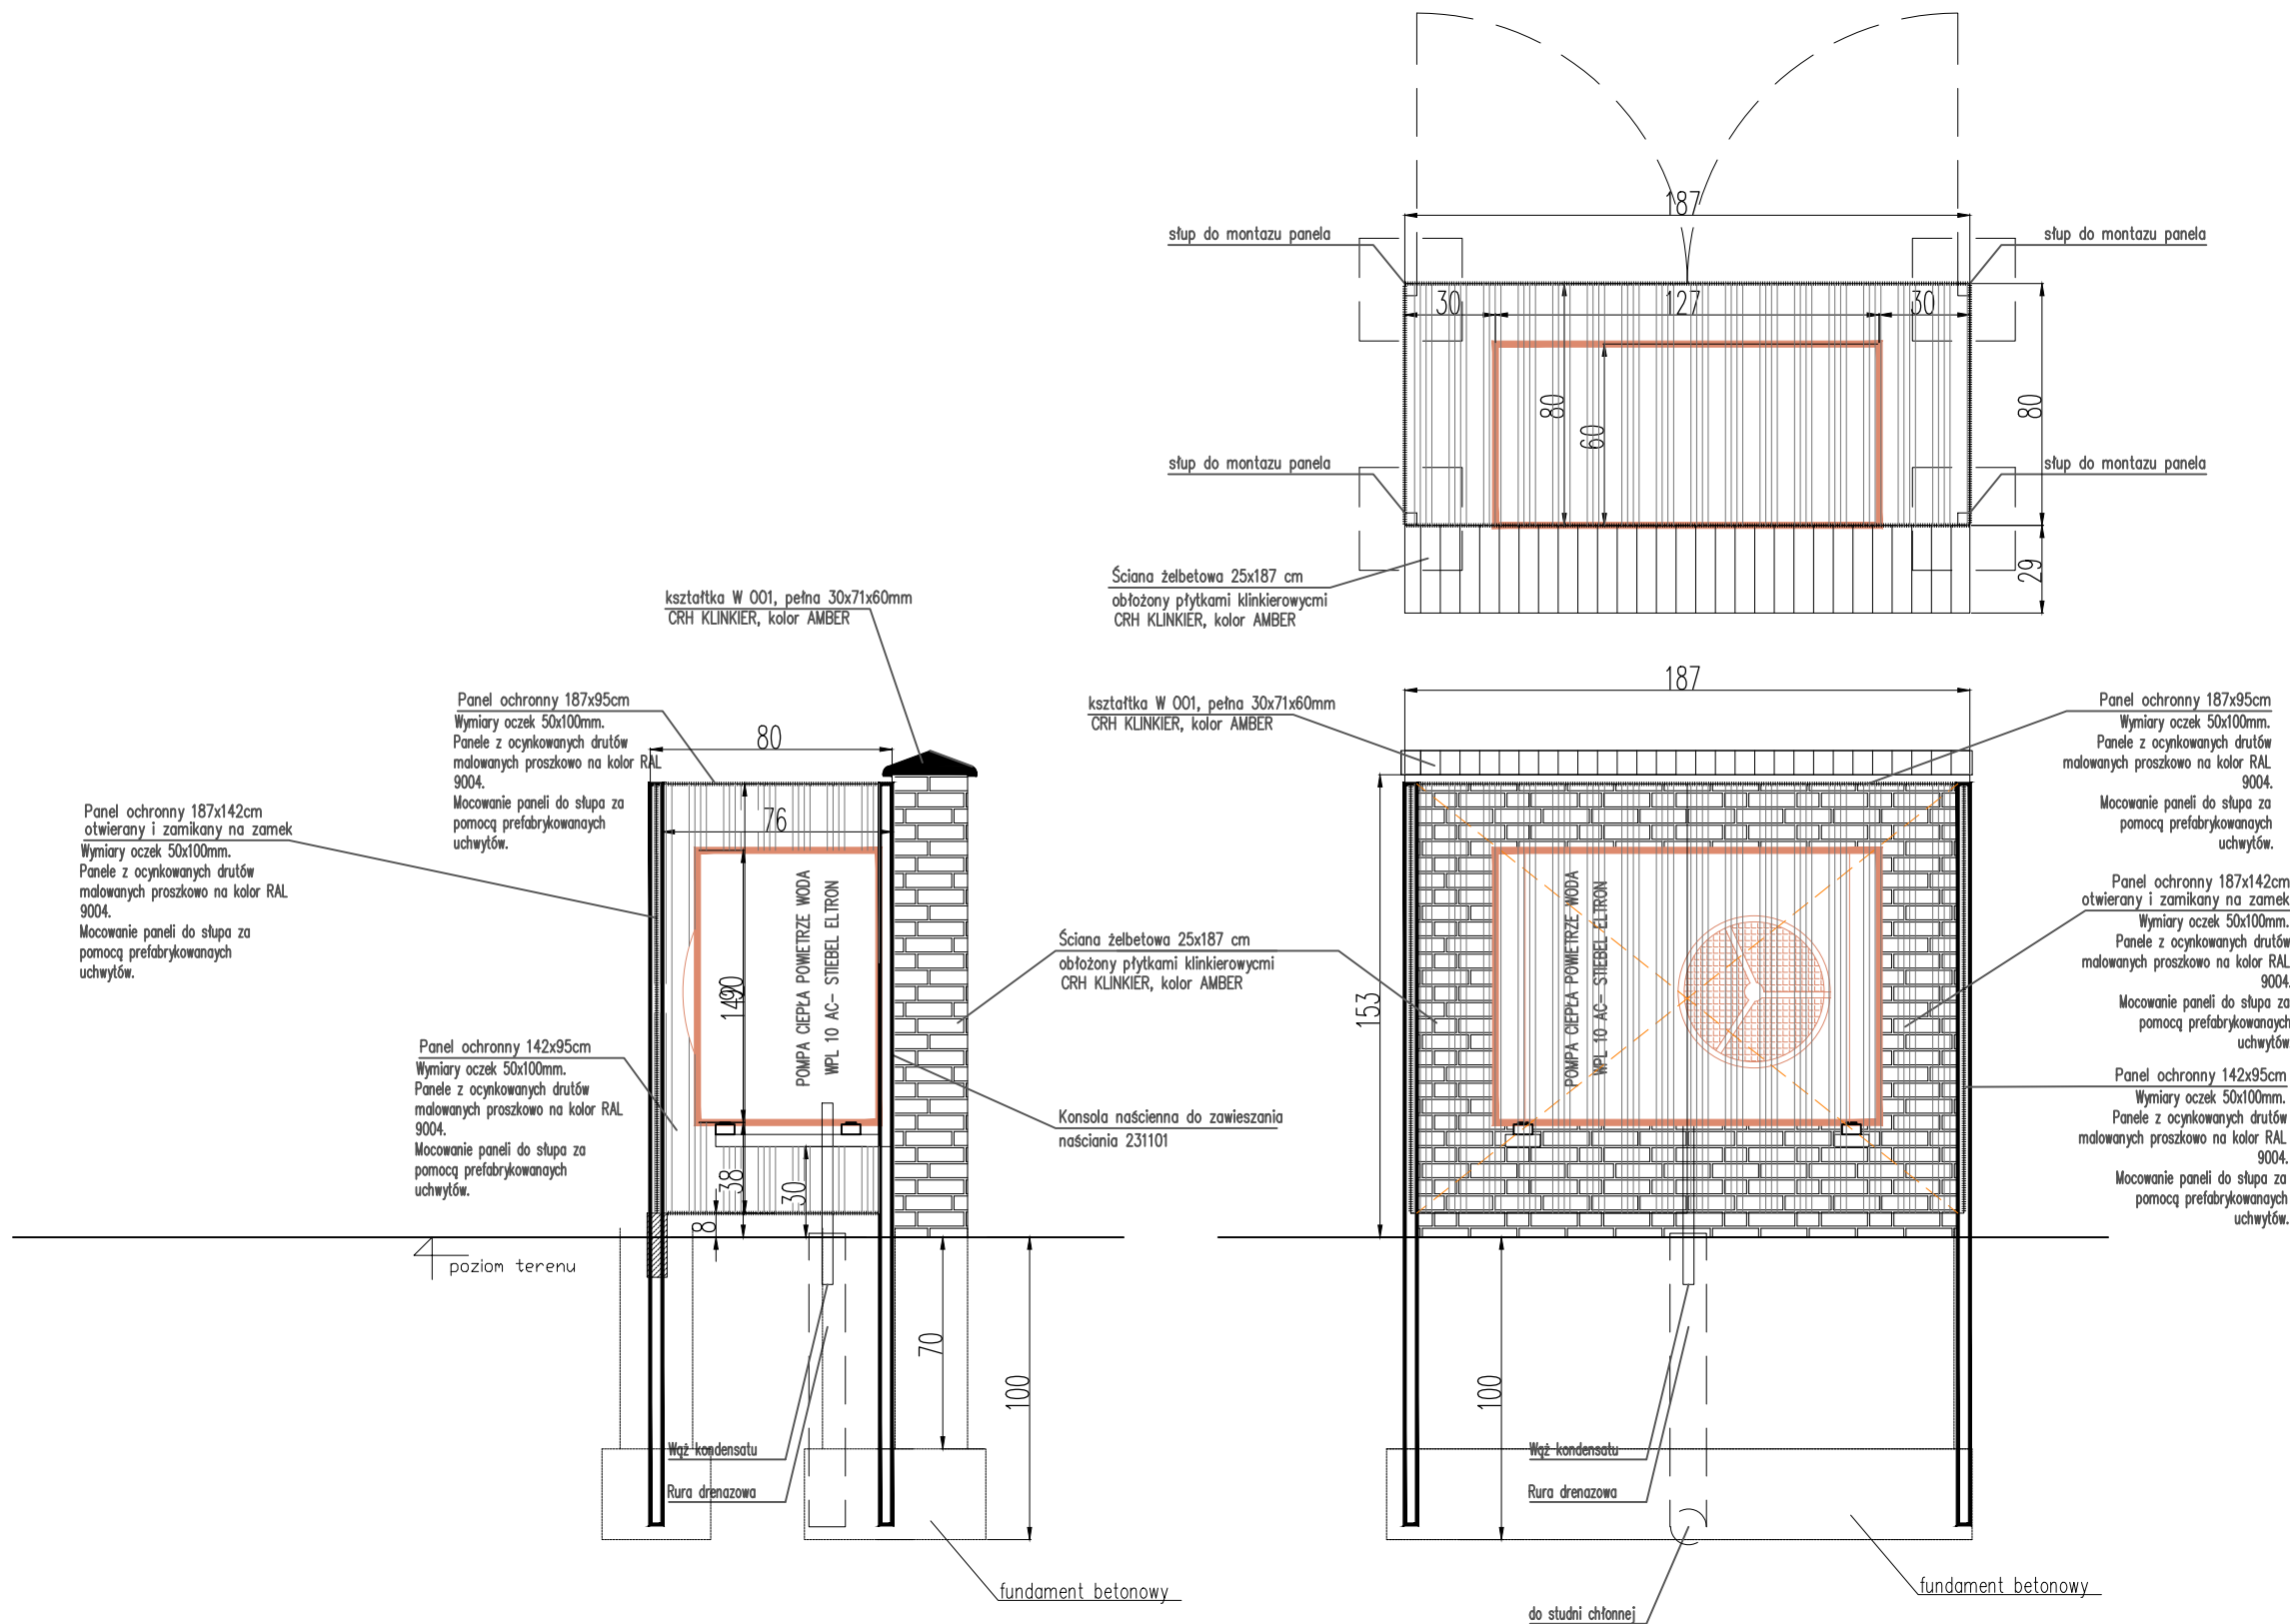


- UWAGI
1. W przypadku różnic w wymiarach między rysunkami konstrukcyjnymi a architektonicznymi bądź innymi branżowymi należy powiadomić projektanta.
 2. Rysunki rozpatrywać łącznie z odpowiednimi rys. branżowymi (konstrukcja i instalacje)
 3. Wszystkie pojawiające się na rysunkach nazwy handlowe należy traktować jako standard przyjętych rozwiązań. Ewentualne rozwiązania zamienne uzgodnić pisemnie z Inwestorem i Projektantem.

tytuł rysunku: POMPA CIEPŁA			
ŚWIETLICA WIEJSKA PARSZOWICE			
Budowa budynku wraz z infrastr. techn i zag. terenu			
inwestor:	BURMISTRZ MIASTA I GMINY ŚCINAWA RYNEK 17, 59-330 ŚCINAWA		
adres budowy:	PARSZOWICE, jednostka ewidencyjna Ścinawa 021104_5 DZIAŁKA NR 524, 512/1, PARSZOWICE 0011		
obiekt:	BUDOWA WOLNOSTOJĄCEGO BUDYNKU ŚWIETLICY WIEJSKIEJ WRAZ Z PEŁNĄ INFRASTRUKTURĄ TECHNICZNĄ I ZAGOSPOD. TERENU		
branża: ARCHITEKTURA	projektant: Julitta Chmiel-Sobieralska	nr uprawnień: 13/03/DOIA	podpis: w specjalność architektonicznej b.o.
sprawdzający: Sylwia Sikora		nr uprawnień: 22/05/DOIA	podpis: w specjalność architektonicznej b.o.
stadium: PW	nr rysunku: PR2018_PW-A2	data: Wrocław, czerwiec 2018 roku	skala: 1:5
JS ARCHITEKCI ul. Benedyktyńska 15/23-25 53-350 Wrocław, tel./fax 71 387 81 51, +48 502 352 485 kontakt@jsarchitekci.pl, www.jsarchitekci.pl		zmiana:	

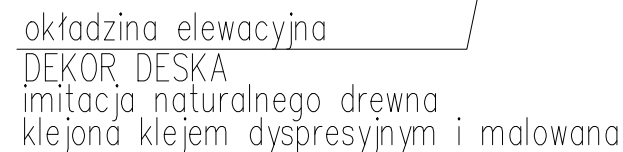


PARAPET
 PODOKIENNIKI CERAMICZNE 34,5x10,7x1,5
 kolor antracytowy

tytuł rysunku:			OKŁADZINA ELEWACYJNA ŚWIETLICA WIEJSKA PARSZOWICE Budowa budynku wraz z infrastr. techn i zag. terenu		
inwestor:			BURMISTRZ MIASTA I GMINY ŚCINAWA RYNEK 17, 59-330 ŚCINAWA		
adres budowy:			PARSZOWICE, jednostka ewidencyjna Ścinawa 021104_5 DZIAŁKA NR 524, 512/1, PARSZOWICE 0011		
obiekt:			BUDOWA WOLNOSTOJĄCEGO BUDYNKU ŚWIETLICY WIEJSKIEJ WRAZ Z PEŁNĄ INFRASTRUKTURĄ TECHNICZNĄ I ZAGOSPOD. TERENU		
branza: ARCHITEKTURA projektant: Juliitta Chmiel-Sobieralska			nr uprawnień: podpis: 13/03/DOIA w specjalności architektonicznej b.o.		
sprawdzający: Sylvia Sikora			nr uprawnień: podpis: 22/05/DOIA w specjalności architektonicznej b.o.		
stadium: PW	nr rysunku: PR2018_PW-A1		data: Wrocław, czerwiec 2018 roku	skala: 1:5	
JS ARCHITEKCI ul. Benedyktynska 15/23-25 53-350 Wrocław, tel./fax 71 387 81 51, +48 502 352 485 kontakt@jsarchitekcip.l, www.jsarchitekcip.l			zmiana:		

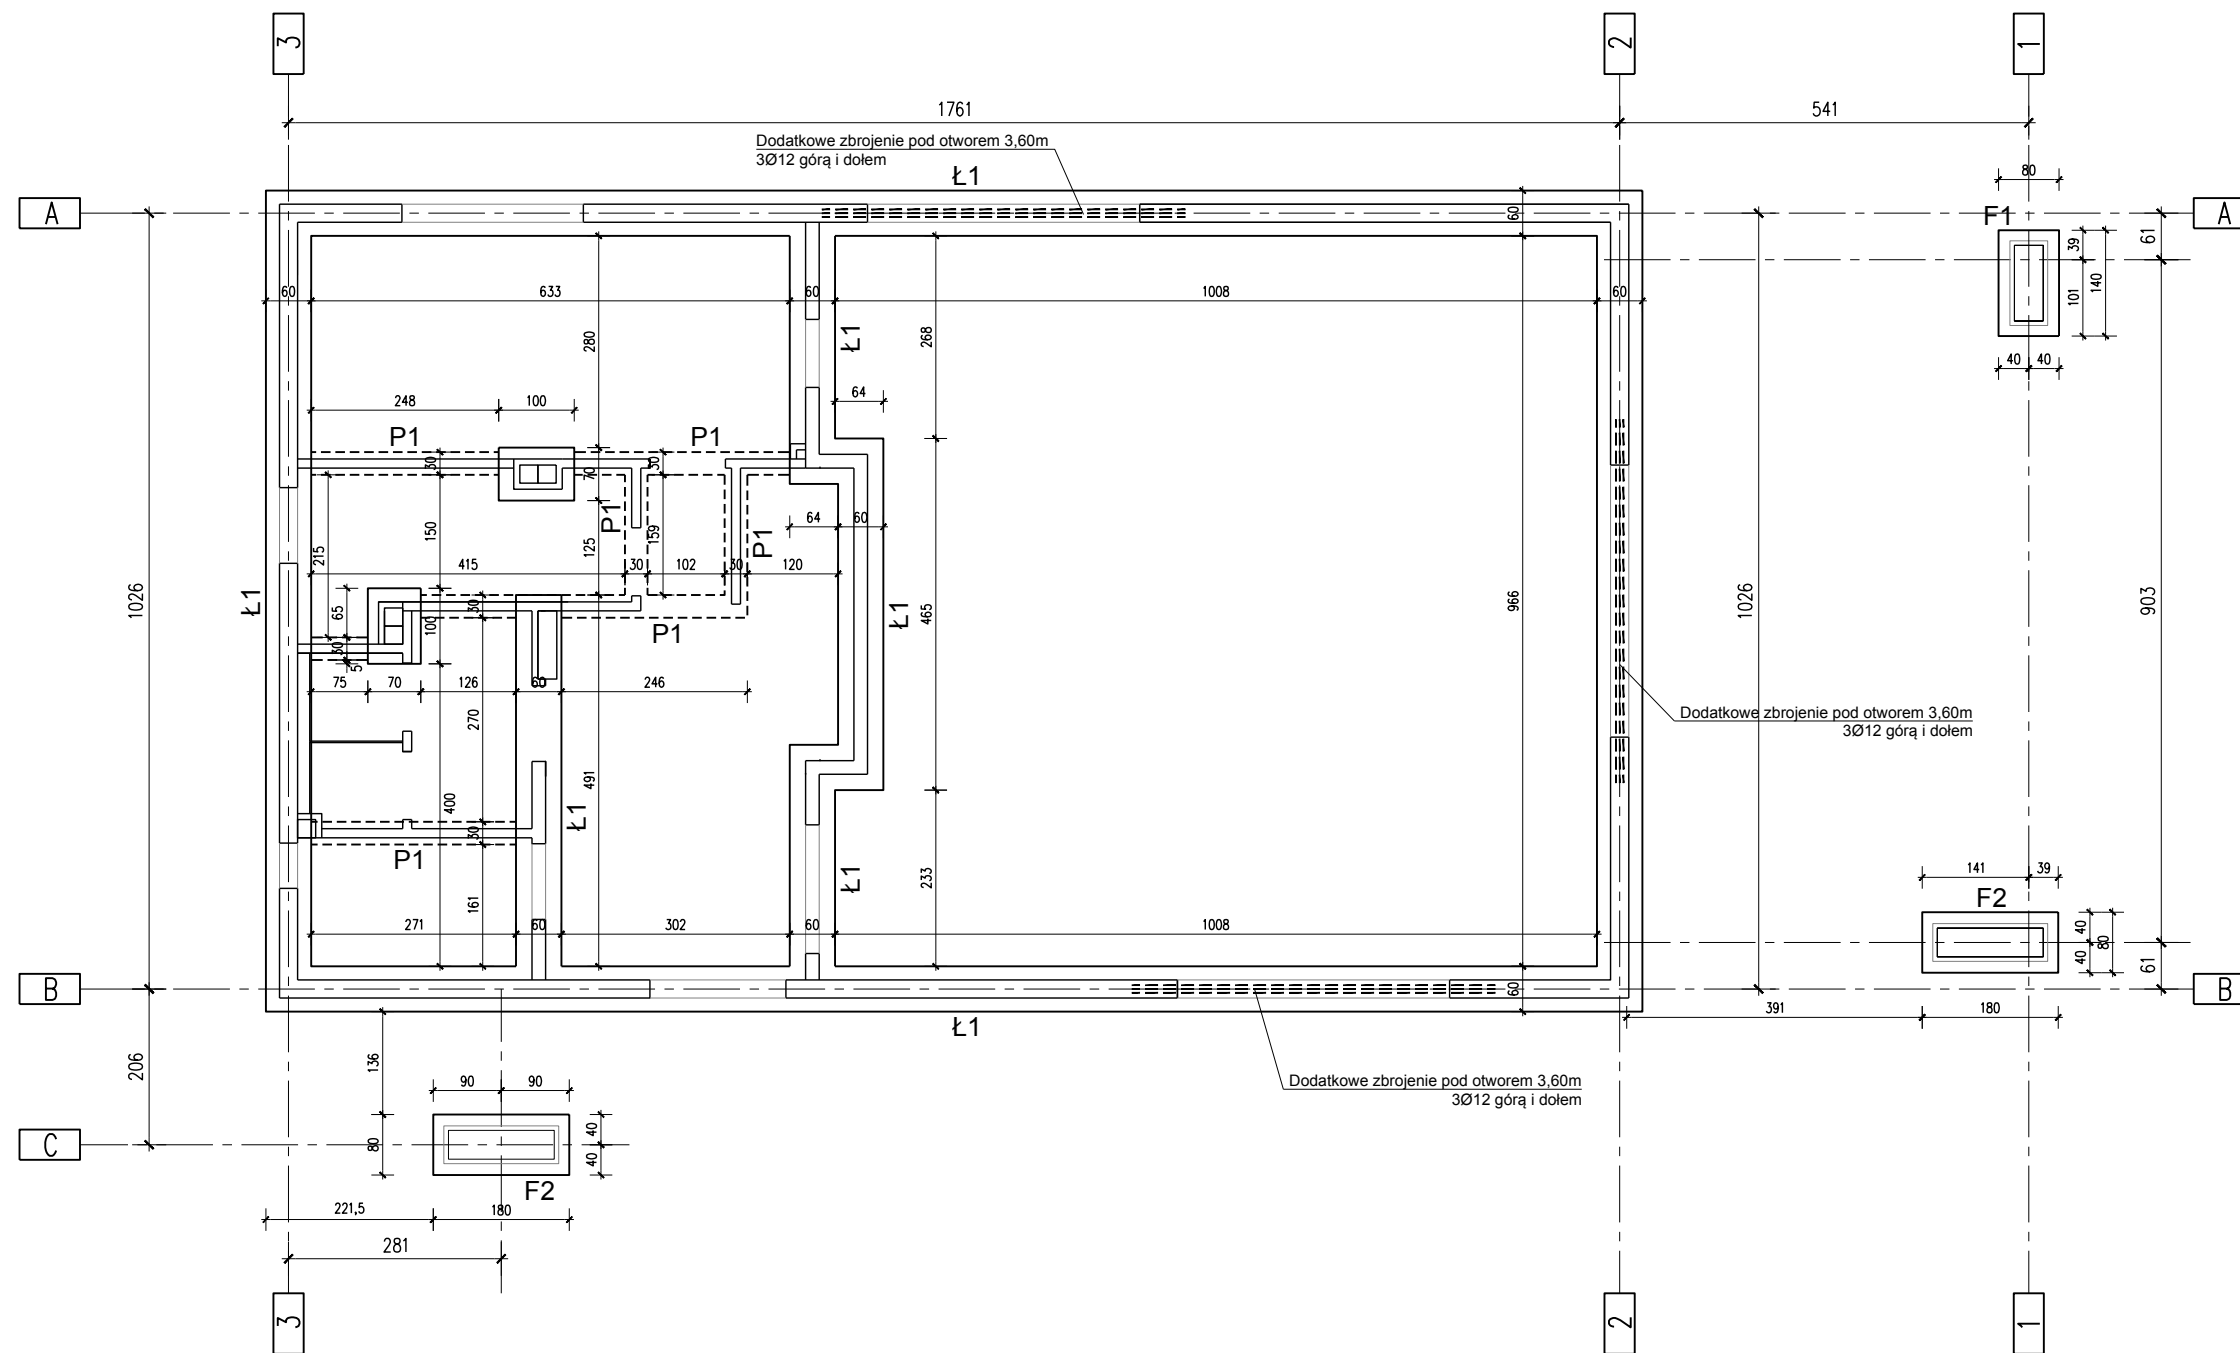


BETON C20/25
STAL ZBR. RB500 W lub B500SP
OTULINA 50mm
POZIOM POSADOWIENIA -0,80m

tytuł rysunku: RZUT FUNDAMENTÓW		
inwestor: URZĄD GMINY ŚCINAWA RYNEK 17, 59-330 ŚCINAWA		
adres budowy: PARSZOWICE, jednostka ewidencyjna Ścinawa 021104_5 DZIAŁKI NR 524, 512/1, PARSZOWICE 0011		
obiekt: BUDOWA WOLNOSTOJĄCEGO BUDYNKU ŚWIE TLICY WIEJSKIEJ WRAZ Z PEŁNĄ INFRASTRUKTURĄ TECHNICZNĄ I ZAGOSPOD. TERENU		
branża: KONSTRUKCJA projektant: Grzegorz Drzyzga	nr uprawnień: podpis: 177/DOS/07 w specjalności konstrukcyjnej b.o.	
sprowadzający: Danuta Fabrowicz	nr uprawnień: podpis: 355/84/WBPP w specjalności konstrukcyjnej b.o.	
stadium: PB	nr rysunku: PR2018_PB-K1	data: Wrocław, sierpień 2018 roku
JS ARCHITEKCI ul. Benedyktyńska 15/23-25 53-350 Wrocław, tel./fax 71 387 81 51, +48 502 352 485 kontakt@jsarchitekci.pl, www.jsarchitekci.pl		skala: 1:100 zmiana:

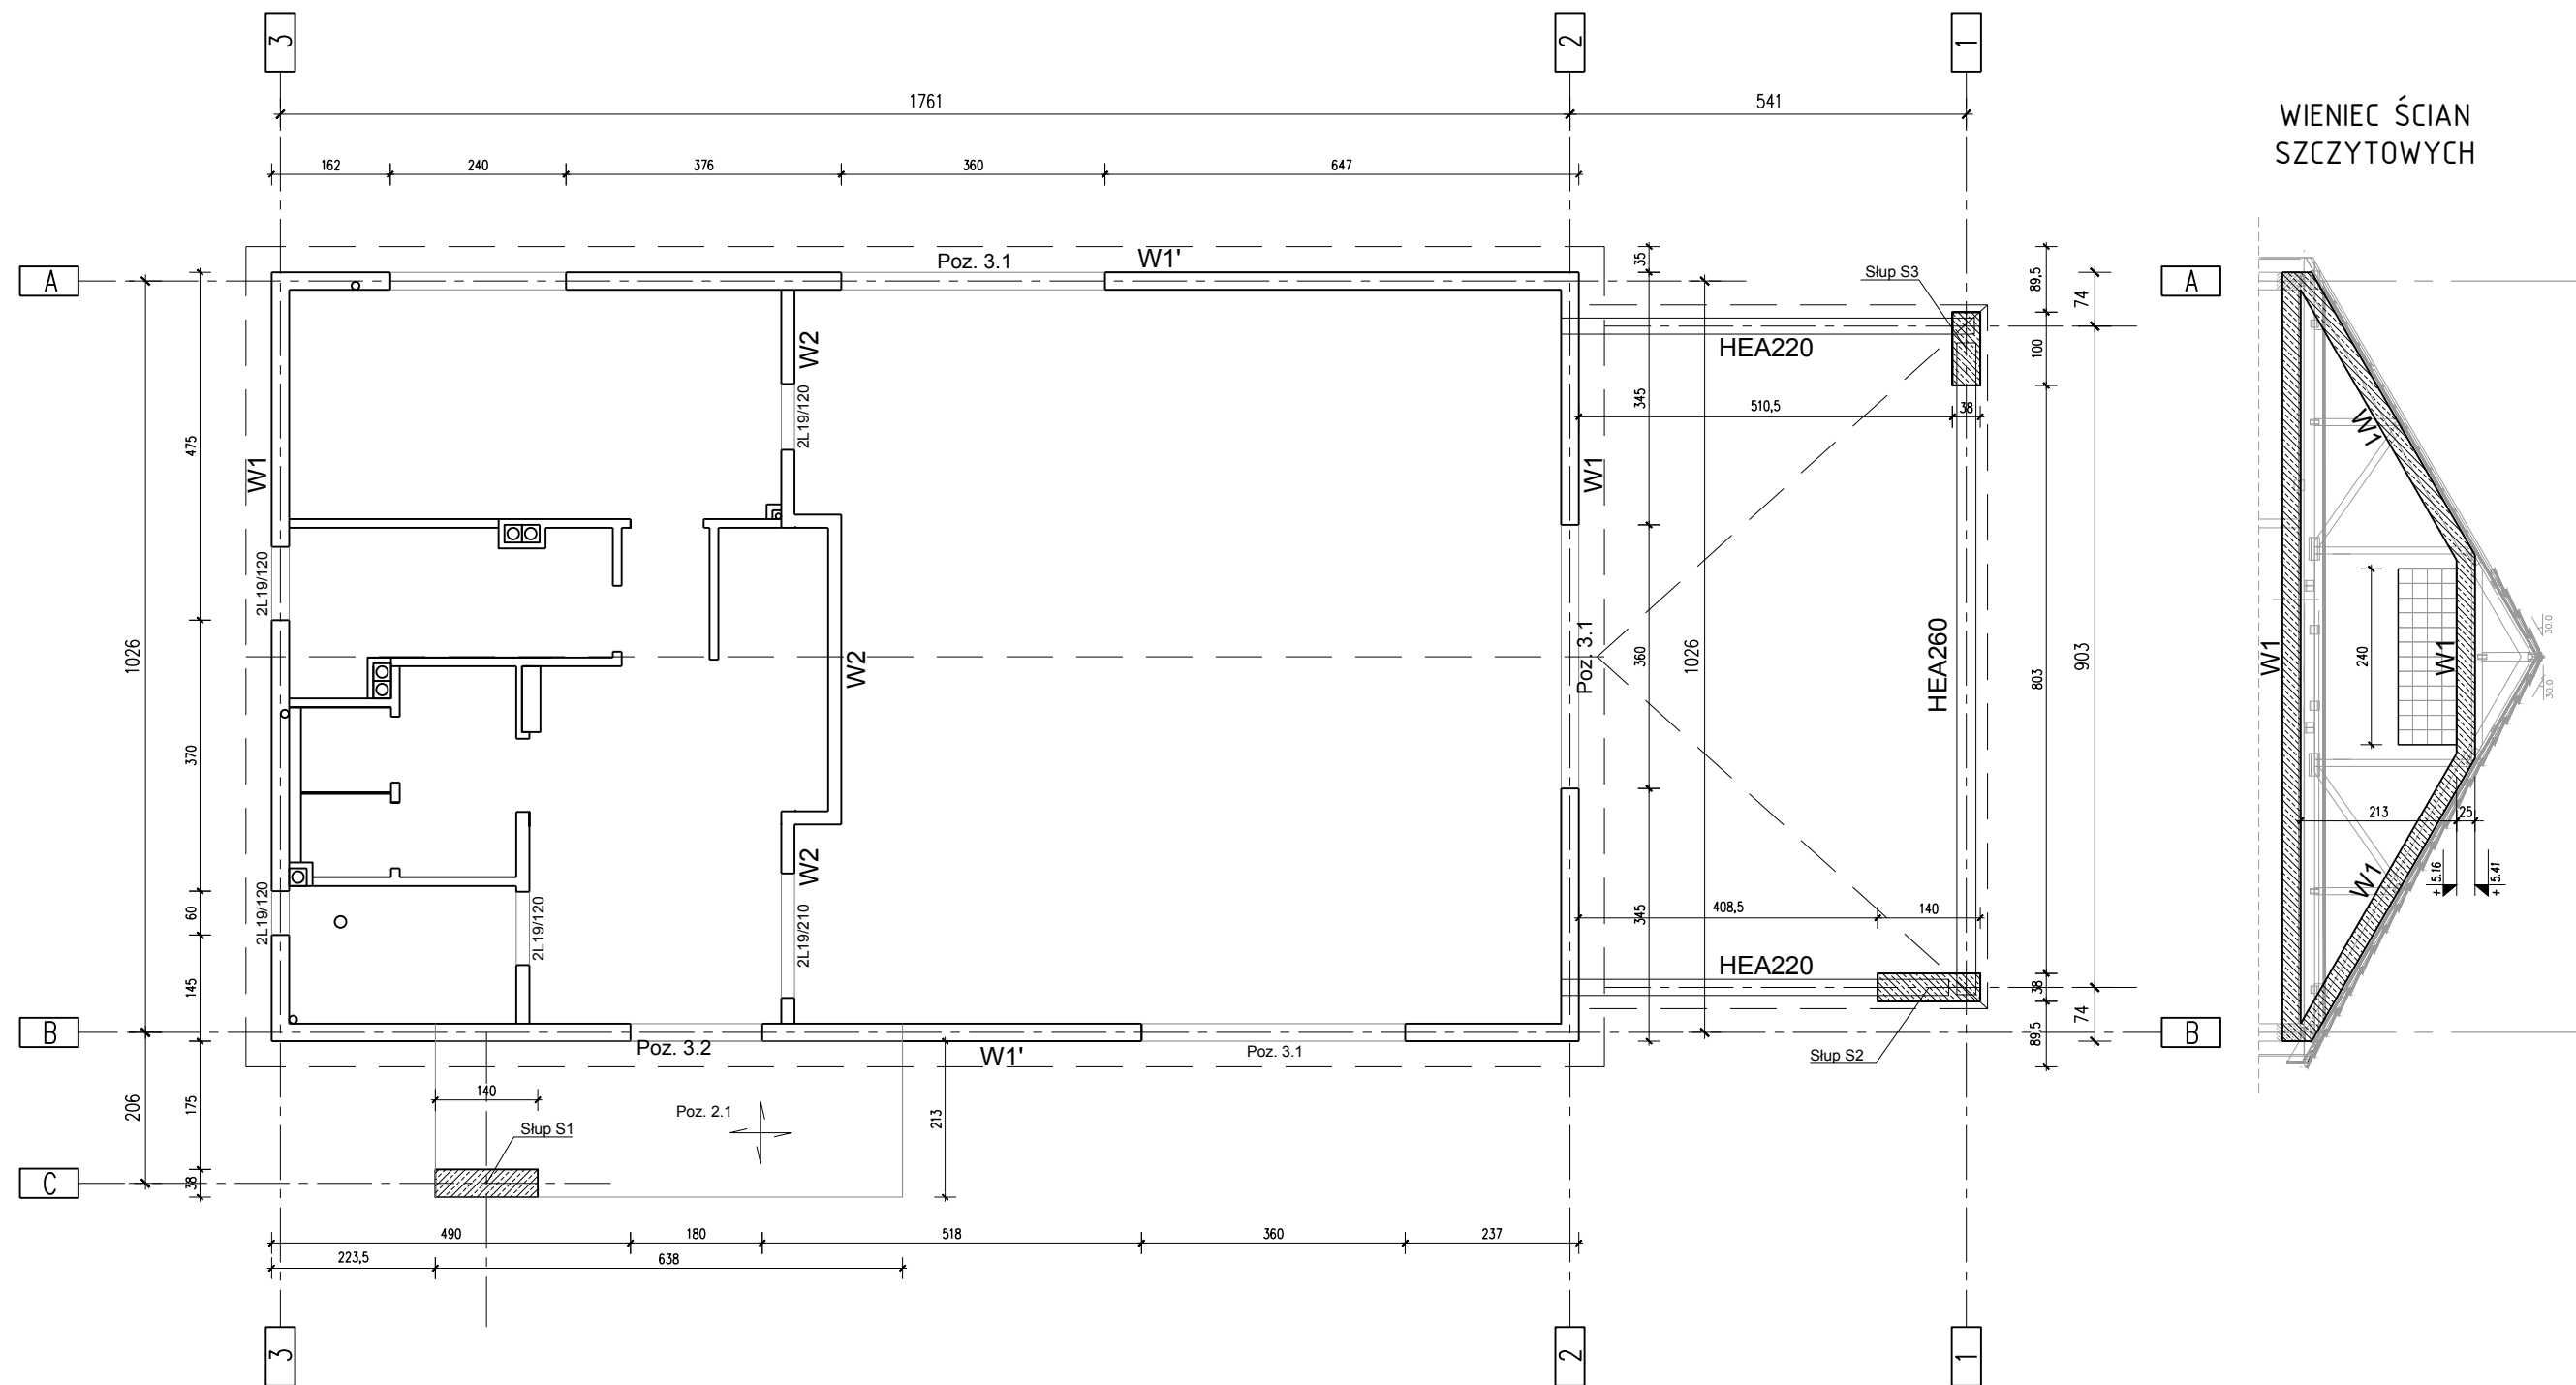



BETON C20/25
STAL ZBR. RB500 W lub B500SP
OTULINA 25mm
STAL KSZTAŁT. S235JR
ELEKTRODY ER 146 (PN-EN 499: E 38 0 RC 11)

tytuł rysunku: RZUT KONSTRUKCJI			
inwestor: URZĄD GMINY ŚCINAWA RYNEK 17, 59-330 ŚCINAWA			
adres budowy: PARSZOWICE, jednostka ewidencyjna Ścinawa 021104_5 DZIAŁKI NR 524, 512/1, PARSZOWICE 0011			
obiekt: BUDOWA WOLNOSTOJĄCEGO BUDYNKU ŚWIETLICY WIEJSKIEJ WRAZ Z PEŁNĄ INFRASTRUKTURĄ TECHNICZNĄ I ZAGOSPOD. TERENU			
branża: KONSTRUKCJA projektant: Grzegorz Drzyzga	nr uprawnień: podpis: 177/DOS/07 w specjalności konstrukcyjnej b.o.		
sprawdzający: Danuta Fabrowicz	nr uprawnień: podpis: 355/84/WBPP w specjalności konstrukcyjnej b.o.		
stadium: PB	nr rysunku: PR2018_PB-K2	data: Wrocław, sierpień 2018 roku	skala: 1:100
JS ARCHITEKCI ul. Benedyktowska 15/23-25 53-350 Wrocław, tel./fax 71 397 81 51, +48 502 352 485 kontakt@jsarchitekci.pl, www.jsarchitekci.pl			zmiana:



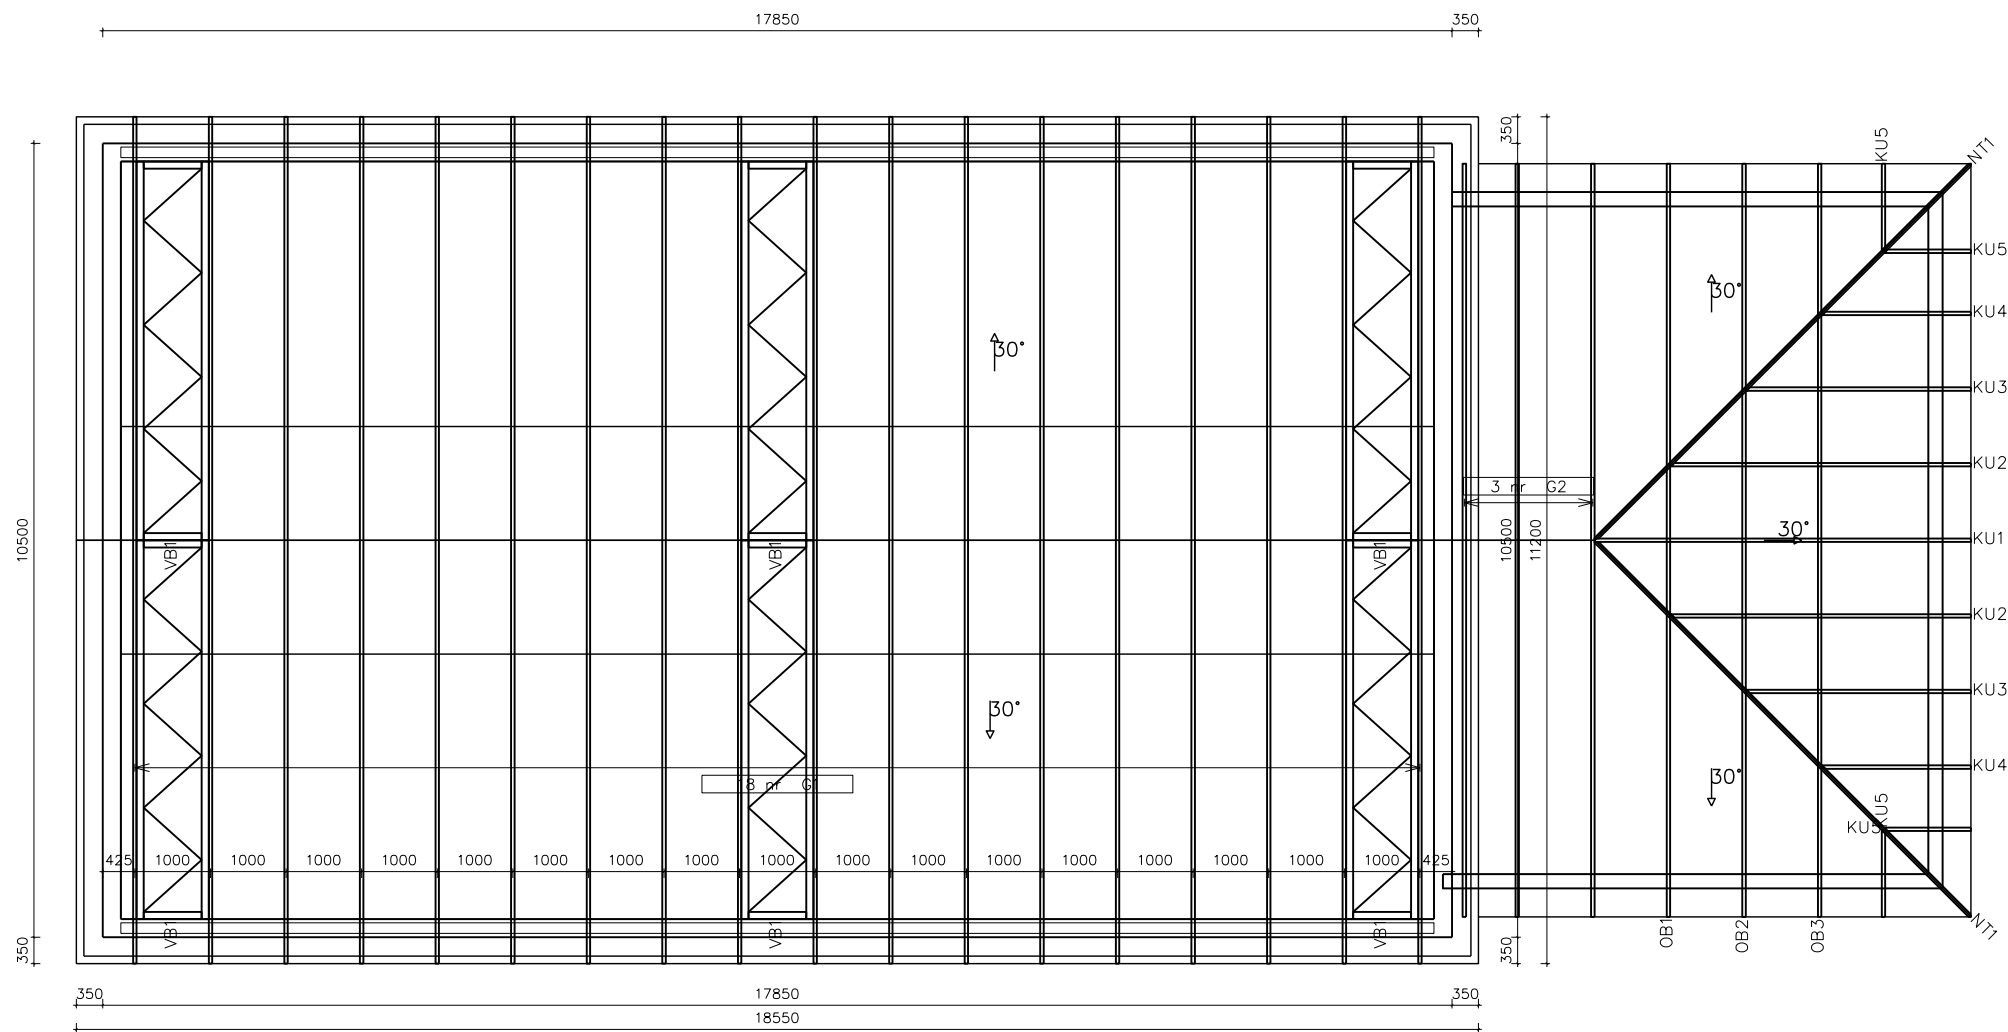


tytuł rysunku: RZUT WIĘŻBY DACHOWEJ		
inwestor: URZĄD GMINY ŚCINAWA RYNEK 17, 59-330 ŚCINAWA		
adres budowy: PARSZOWICE, jednostka ewidencyjna Ścinawa 021104_5 DZIAŁKI NR 524, 512/1, PARSZOWICE 0011		
obiekt: BUDOWA WOLNOSTOJĄCEGO BUDYNKU ŚWIE TLICY WIEJSKIEJ WRAZ Z PEŁNĄ INFRASTRUKTURĄ TECHNICZNĄ I ZAGOSPOD. TERENU		
branża: KONSTRUKCJA projektant: Grzegorz Drzyzga	nr uprawnień: podpis: 177/DOS/07 w specjalności konstrukcyjnej b.o.	
sprowadzający Danuta Fabrowicz	nr uprawnień: podpis: 355/84/WBPP w specjalności konstrukcyjnej b.o.	
stadium: PB	nr rysunku: PR2018_PB-K2A	data: Wrocław, sierpień 2018 roku
JS ARCHITEKCI ul. Benedyktyńska 15/23-25 53-350 Wrocław, tel./fax 71 387 81 51, +48 502 352 485 kontakt@jsarchitektci.pl, www.jsarchitektci.pl		skala: 1:100 zmiana:


Stopa fund. F1 - szt. 1

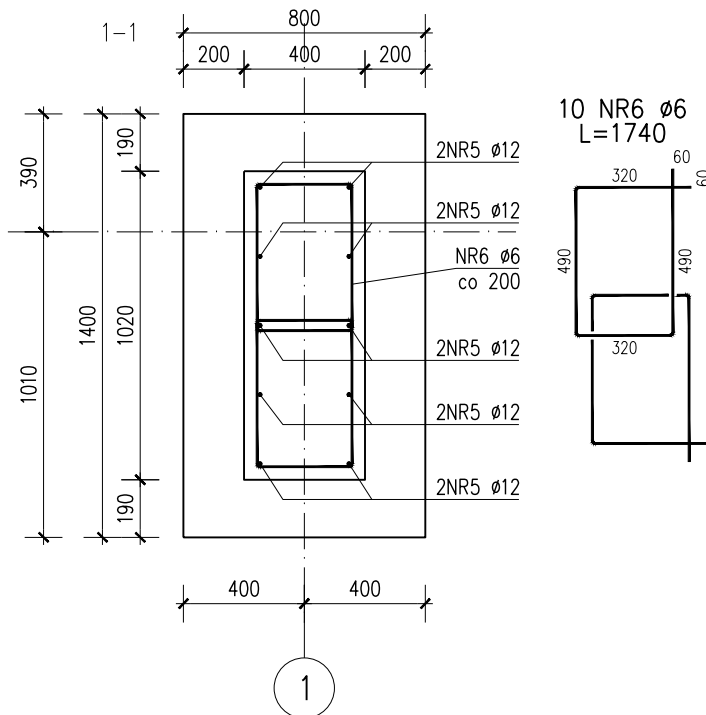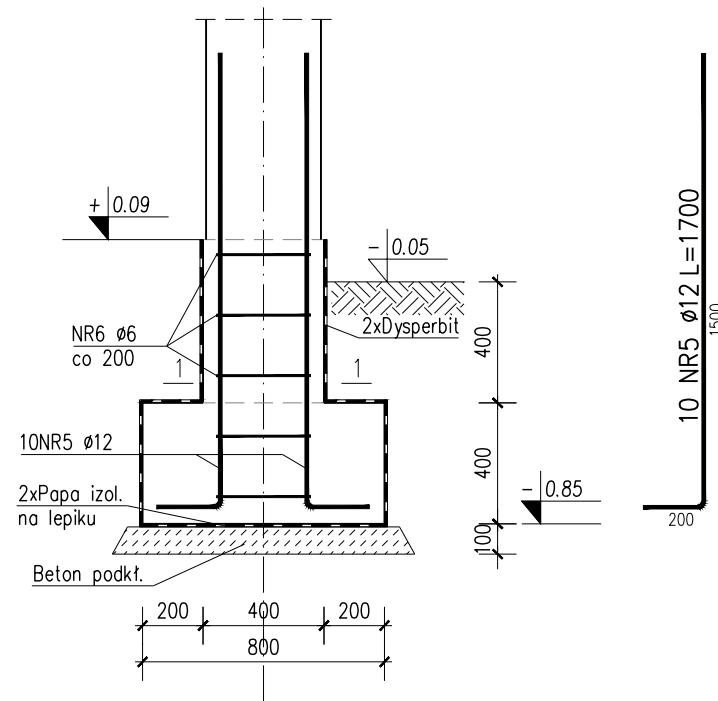


Stopa fund. F2 - szt. 2

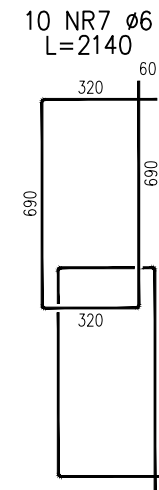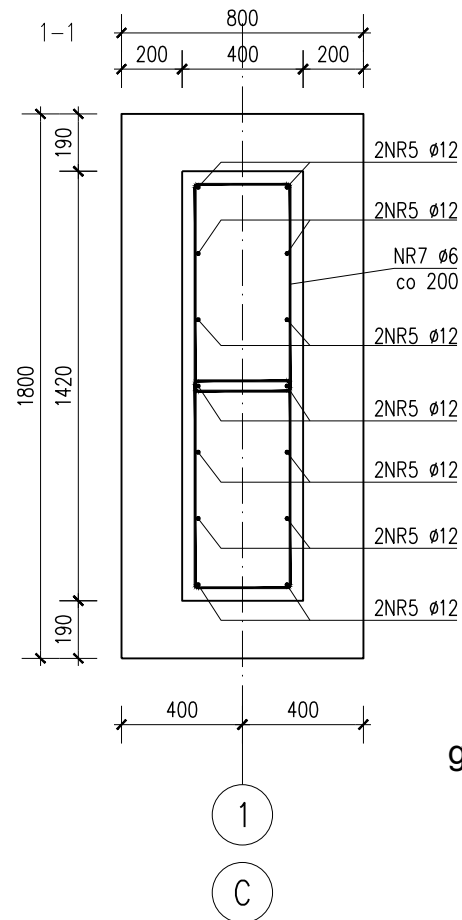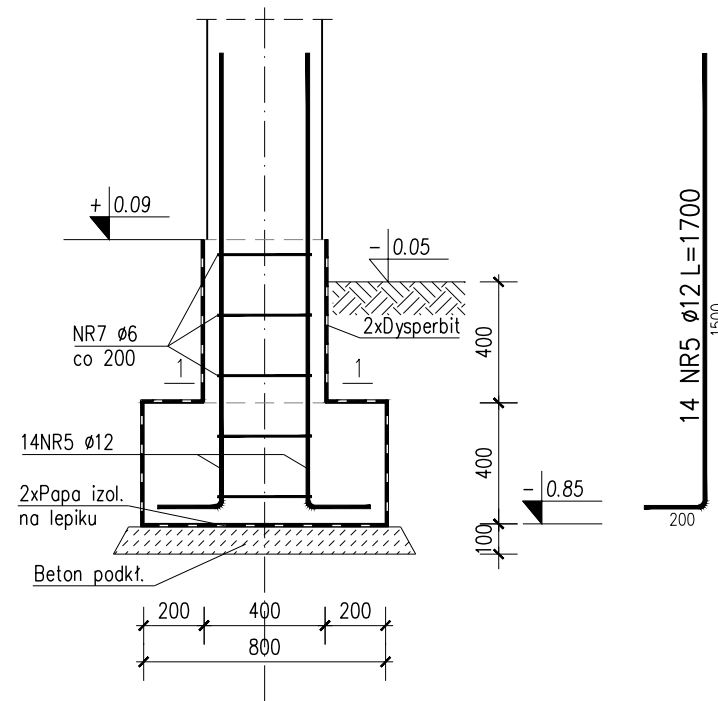

Podwalina pod ścianki
grubości 12cm L=16,0m

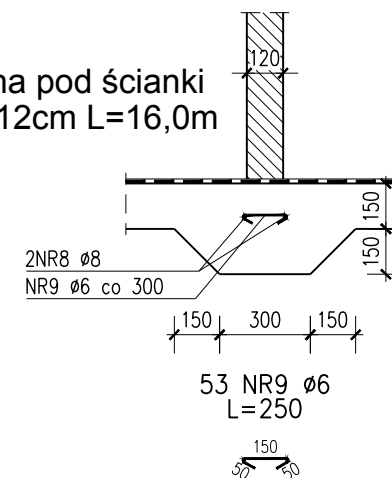

Ława fund. Ł1
L=72,50m

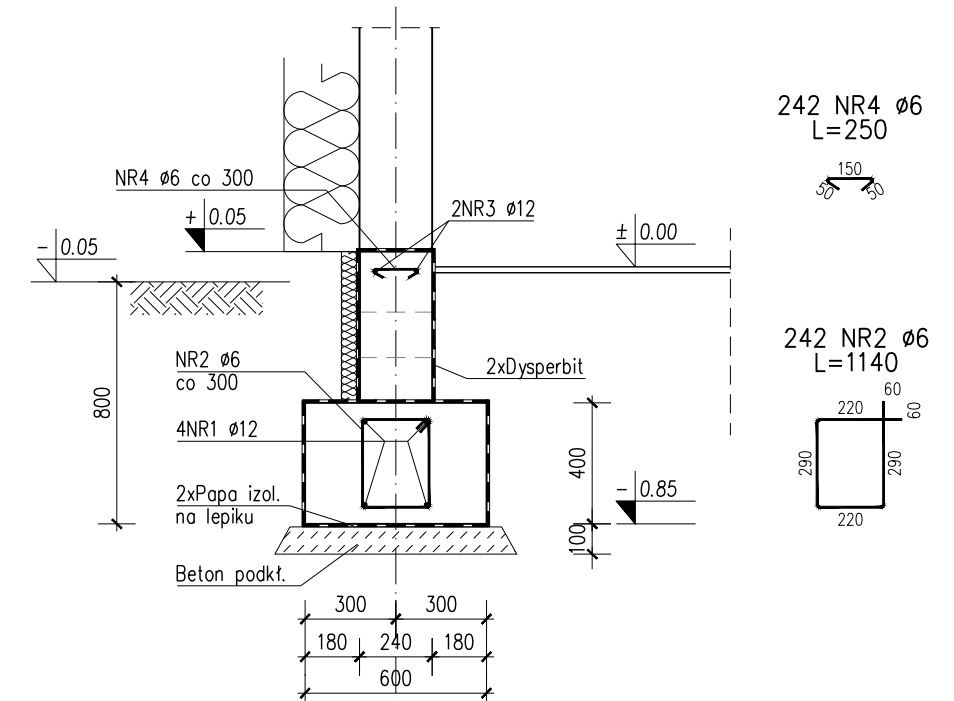


242 NR4 Ø6
L=250

242 NR2 Ø6
L=1140


BETON C20/25
STAŁ ZBR. RB500 W lub B500SP
OTULINA 50/25mm
POZIOM POSADOWIENIA -0,80m

tytuł rysunku: SZCZEGÓŁY FUNDAMENTÓW			
inwestor: URZĄD GMINY ŚCINAWA RYNEK 17, 59-330 ŚCINAWA			
adres budowy: PARSZOWICE, jednostka ewidencyjna Ścinawa 021104_5 DZIAŁKI NR 524, 512/1, PARSZOWICE 0011			
obiekt: BUDOWA WOLNOSTOJĄCEGO BUDYNKU ŚWIEŁICY WIEJSKIEJ WRAZ Z PEŁNĄ INFRASTRUKTURĄ TECHNICZNĄ I ZAGOSPOD. TERENU			
branża: KONSTRUKCJA projektant Grzegorz Drzyzga	nr uprawnień: podpis: 177/DOŚ/07 w specjalność konstrukcyjnej b.o.		
sprawdzający Danuta Fabrowicz	nr uprawnień: podpis: 355/84/WBPP w specjalność konstrukcyjnej b.o.		
stadium: PW	nr rysunku: PR2018_PW-K3	data: Wrocław, sierpień 2018 roku	skala: 1:25
JS ARCHITEKCI ul. Benedyktńska 15/23-25 53-350 Wrocław, tel./fax 71 387 81 51, +48 502 352 485 kontakt@jsarchitekci.pl, www.jsarchitekci.pl			zmiana:


Wieniec W1 L=46,00m

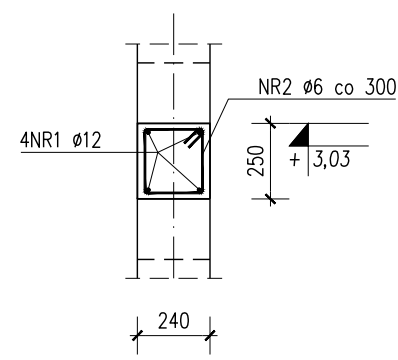


Wieniec W1' L=35,20m

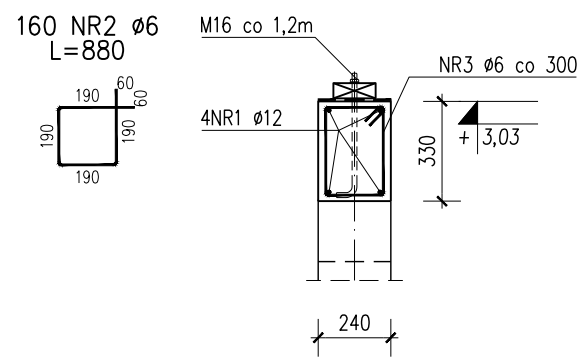



Wieniec W2 L=15,60m

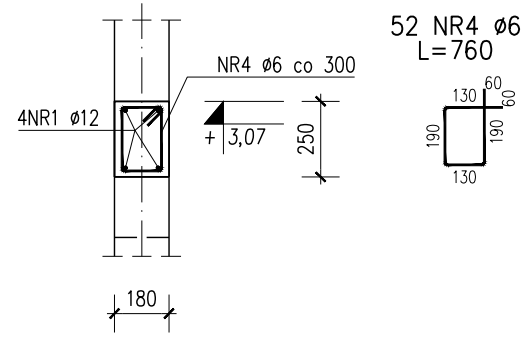

POZ. 2.1
L=6,38m
szt. 1

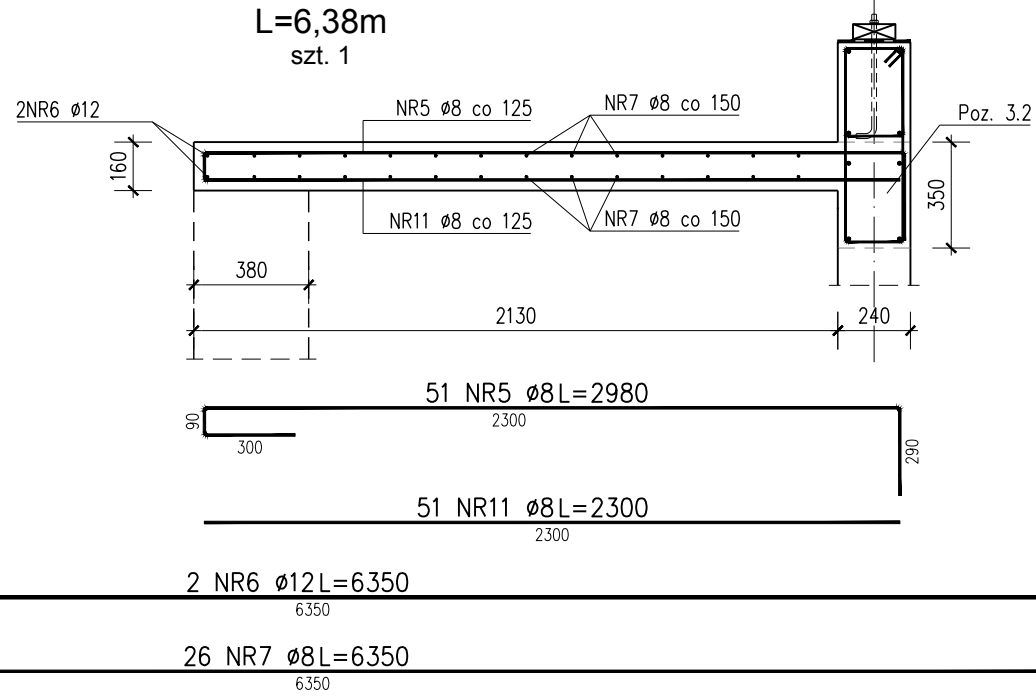

Poz. 3.1
szt. 3

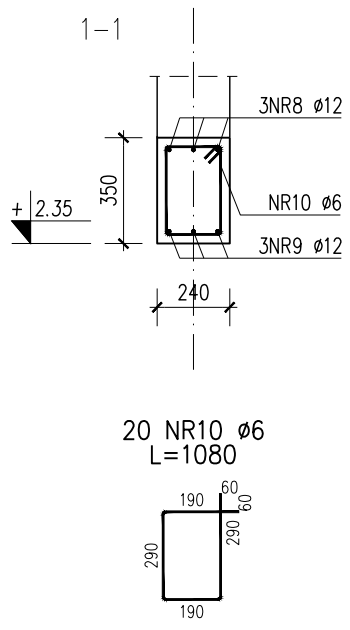
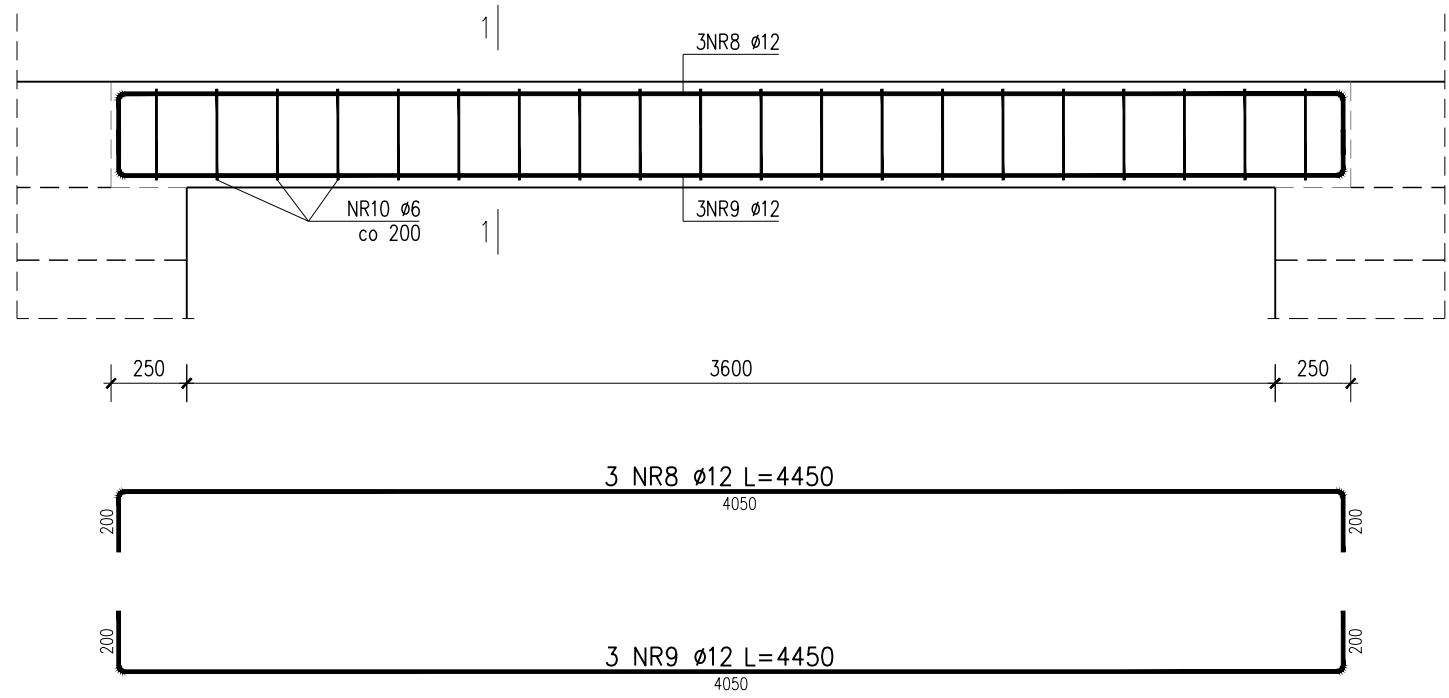


BETON C20/25
STAL ZBR. RB500 W lub B500SP
OTULINA 25mm

tytuł rysunku: WIEŃCE; POZ. 2.1; POZ. 3.1			
inwestor: URZĄD GMINY ŚCINAWA RYNEK 17, 59-330 ŚCINAWA			
adres budowy: PARSZOWICE, jednostka ewidencyjna Ścinawa 021104_5 DZIAŁKI NR 524, 512/1, PARSZOWICE 0011			
obiekt: BUDOWA WOLNOSTOJĄCEGO BUDYNKU ŚWIEŁICY WIEJSKIEJ WRAZ Z PEŁNĄ INFRASTRUKTURĄ TECHNICZNĄ I ZAGOSPOD. TERENU			
branża: KONSTRUKCJA projektant Grzegorz Drzyzga		nr uprawnień: podpis: 177/DOŚ/07 w specjalność konstrukcyjnej b.o.	
sprawdzający Danuta Fabrowicz		nr uprawnień: podpis: 355/84/WBPP w specjalność konstrukcyjnej b.o.	
stadium: PW	nr rysunku: PR2018_PW-K4	data: Wrocław, sierpień 2018 roku	skala: 1:25
JS ARCHITEKCI ul. Benedyktynska 15/23-25 53-350 Wrocław, tel./fax 71 387 81 51, +48 502 352 485 kontakt@jsarchitekci.pl, www.jsarchitekci.pl		zmiana:	



Poz. 3.2

szt. 1

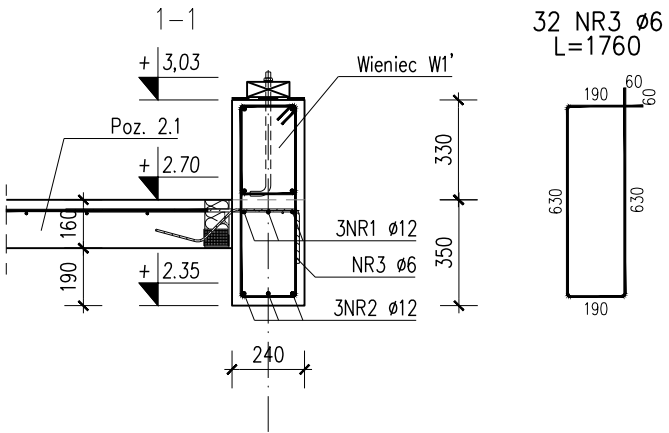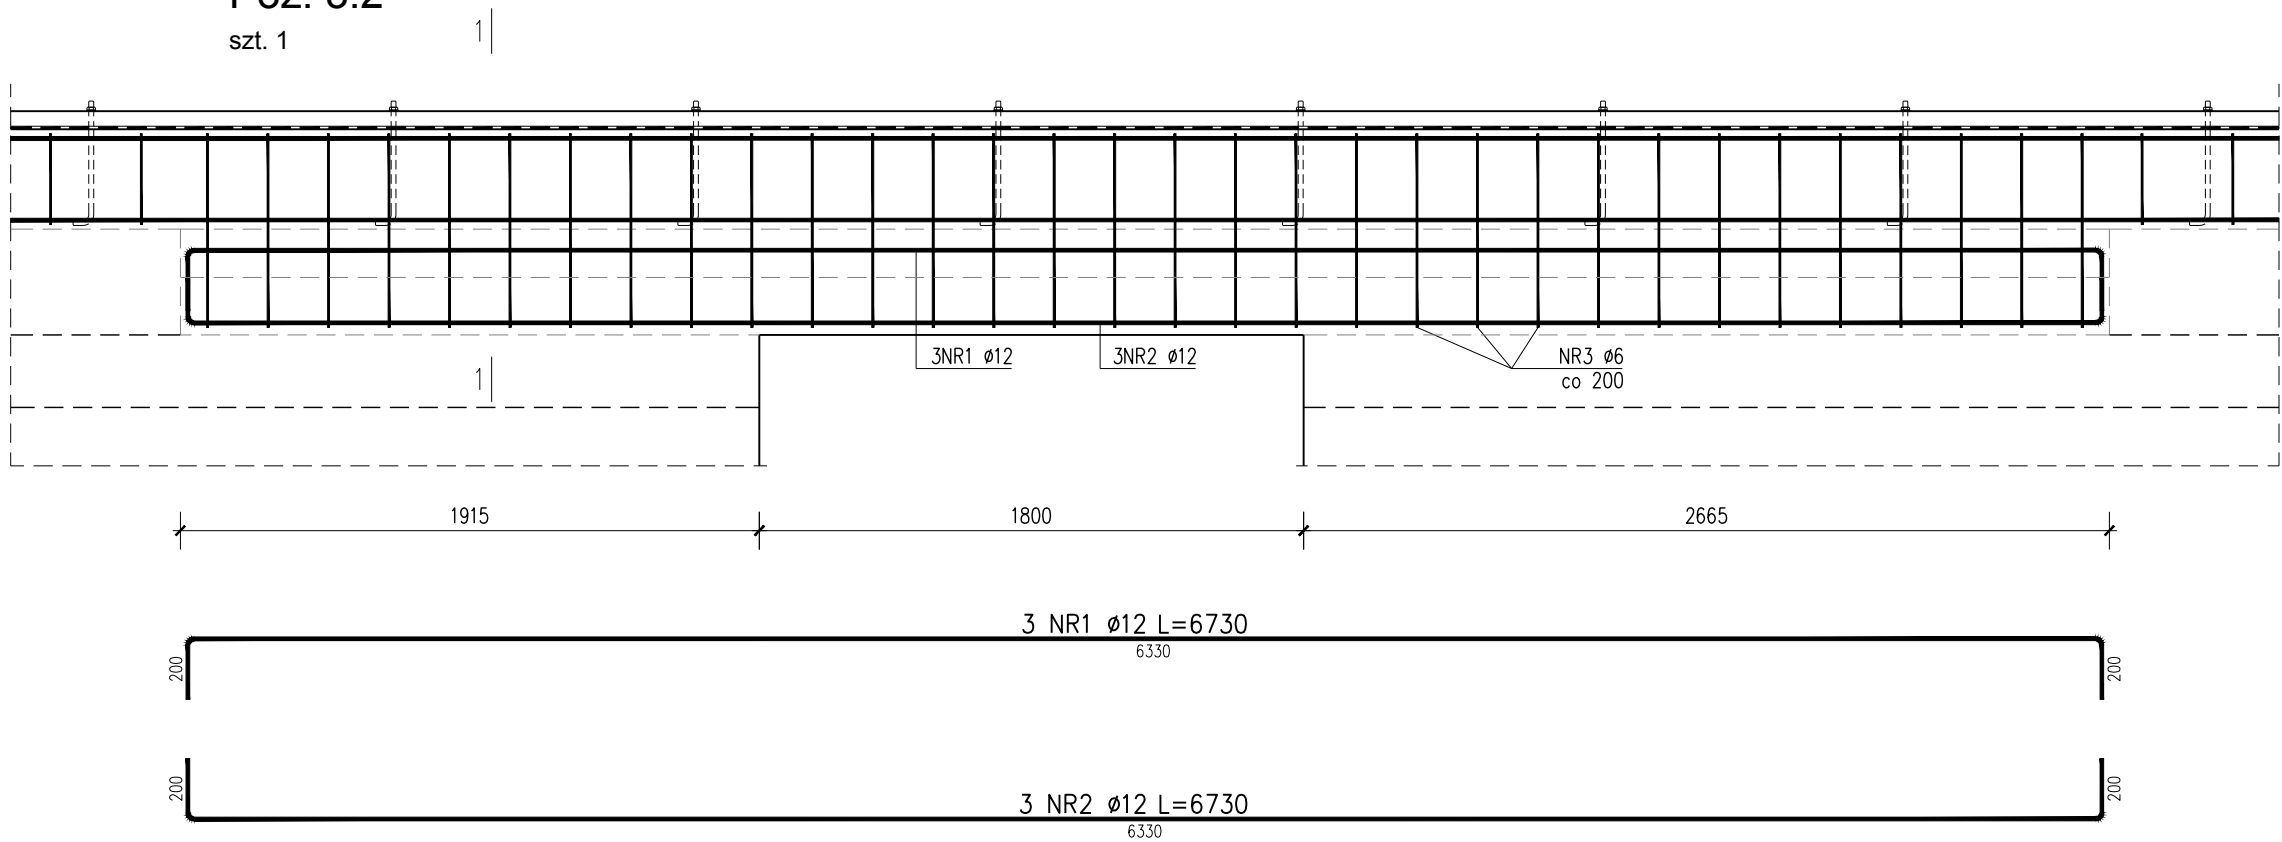


BETON C20/25
STAL ZBR. RB500 W lub B500SP
OTULINA 25mm

tytuł rysunku: POZ. 3.2			
inwestor: URZĄD GMINY ŚCINAWA RYNEK 17, 59-330 ŚCINAWA			
adres budowy: PARSZOWICE, jednostka ewidencyjna Ścinawa 021104_5 DZIAŁKI NR 524, 512/1, PARSZOWICE 0011			
obiekt: BUDOWA WOLNOSTOJĄCEGO BUDYNKU ŚWIE TLICY WIEJSKIEJ WRAZ Z PEŁNĄ INFRASTRUKTURĄ TECHNICZNĄ I ZAGOSPOD. TERENU			
branża: KONSTRUKCJA projektant Grzegorz Drzyzga		nr uprawnień: podpis: 177/DOŚ/07 w specjalność konstrukcyjnej b.o.	
sprawdzający Danuta Fabrowicz		nr uprawnień: podpis: 355/84/WBPP w specjalność konstrukcyjnej b.o.	
stadium: PW	nr rysunku: PR2018_PW-K5	data: Wrocław, sierpień 2018 roku	skala: 1:25
zmiana:			
JS ARCHITEKCI ul. Benedyktyńska 15/23-25 53-350 Wrocław, tel./fax 71 387 81 51, +48 502 352 485 kontakt@jsarchitekci.pl, www.jsarchitekci.pl			

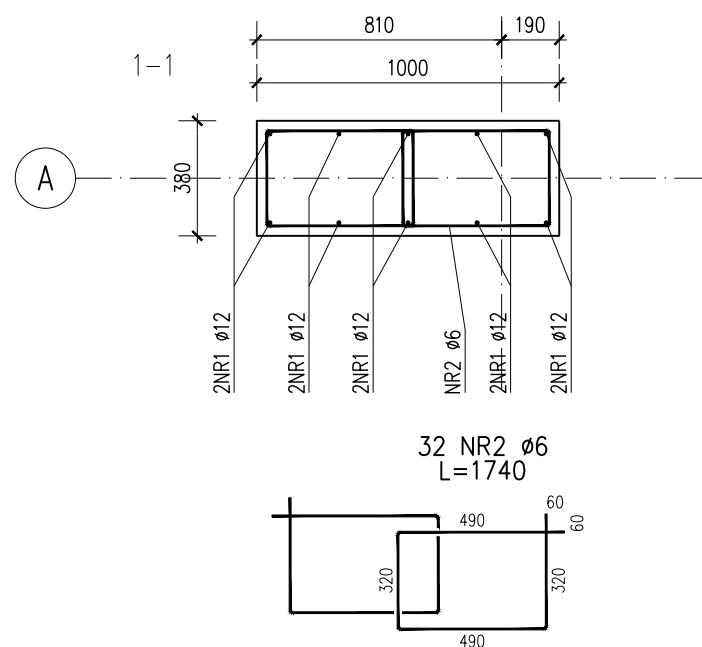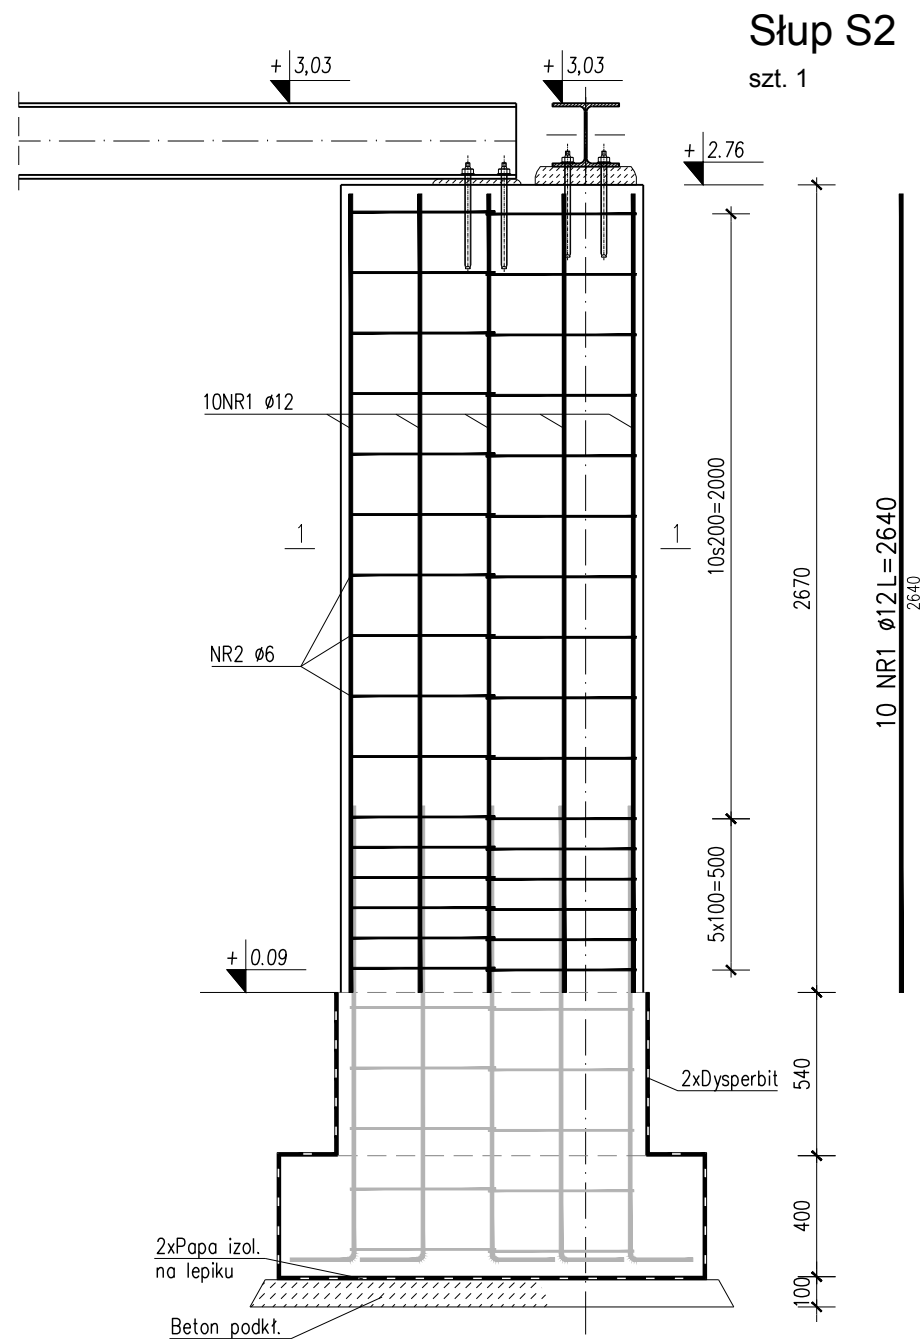

Oparcie belek stalowych




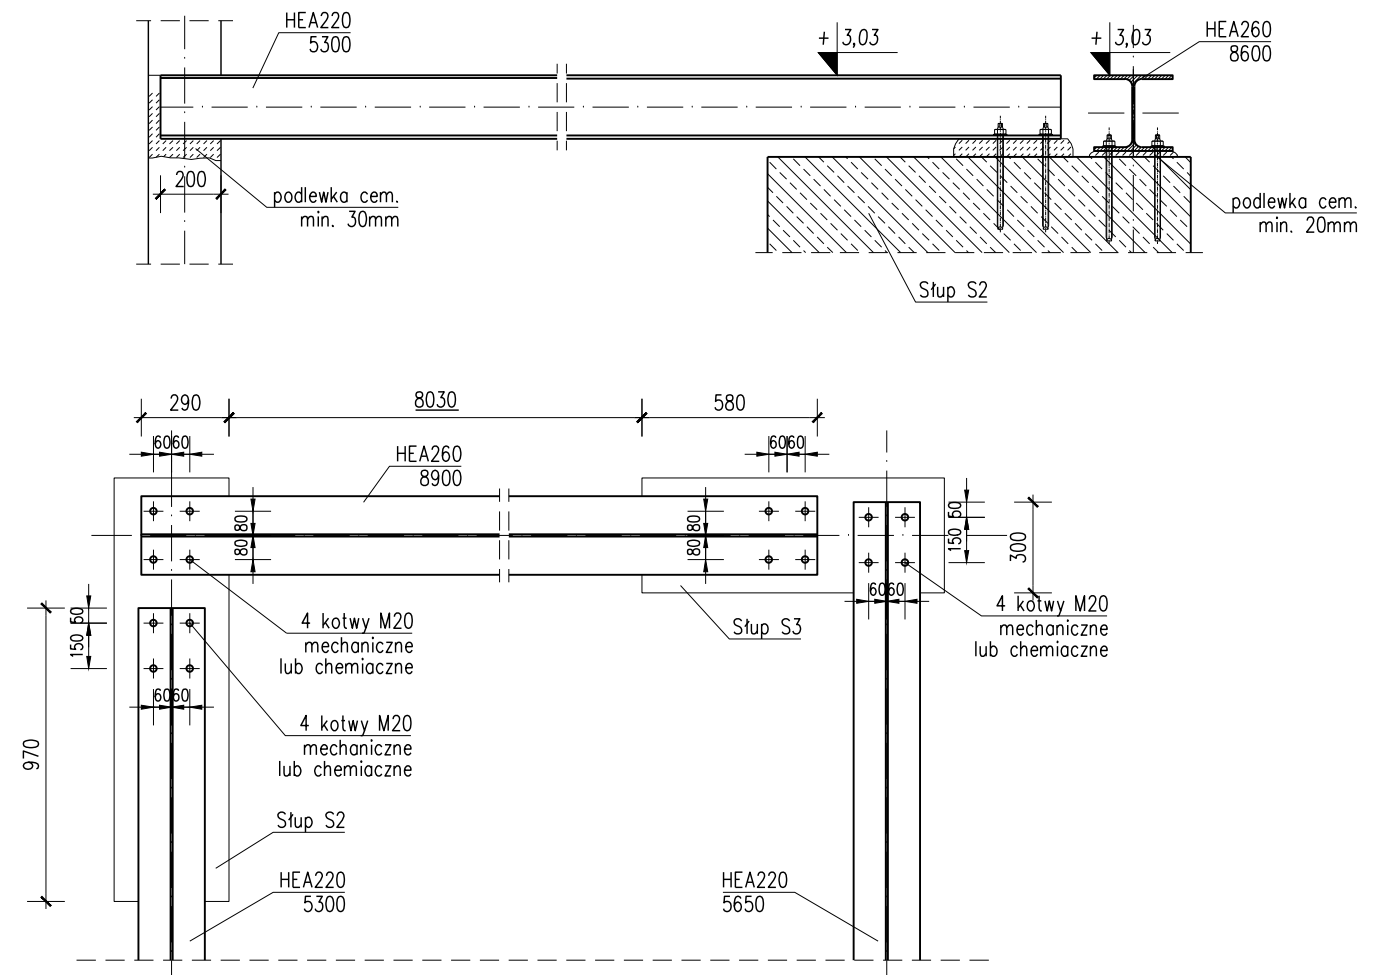


BETON C20/25
STAL ZBR. RB500 W lub B500SP
OTULINA 25mm
STAL KSZAŁTOWA S235JR

WYKAZ STALI PROFILOWEJ							Data:	08.2018
Poz.	Przekrój	Długość [mm]	Masa 1m [kg/m]	Masa 1 szt. [kg]	Ilość szt.	Masa elementów [kg]	Gat. stali	
1	HEA260	8 900	68,50	609,7	1	609,7	S235JR	
2	HEA220	5 650	50,80	287,0	1	287,0	S235JR	
3	HEA220	5 300	50,80	269,2	1	269,2	S235JR	
RAZEM [kg]						1 166		


tytuł rysunku: SŁUP S1; OPARCIE BELEK STAL.			
inwestor: URZĄD GMINY ŚCINAWA RYNEK 17, 59-330 ŚCINAWA			
adres budowy: PARSZOWICE, jednostka ewidencyjna Ścinawa 021104_5 DZIAŁKI NR 524, 512/1, PARSZOWICE 0011			
obiekt: BUDOWA WOLNOSTOJĄCEGO BUDYNKU ŚWIETLICY WIEJSKIEJ WRAZ Z PEŁNĄ INFRASTRUKTURĄ TECHNICZNĄ I ZAGOSPOD. TERENU			
branża: KONSTRUKCJA projektant Grzegorz Drzyzga		nr uprawnień: podpis: 177/DOŚ/07 w specjalność konstrukcyjnej b.o.	
sprawdzający Danuta Fabrowicz		nr uprawnień: podpis: 355/84/WBPP w specjalność konstrukcyjnej b.o.	
stadium: PW	nr rysunku: PR2018_PW-K6	data: Wrocław, sierpień 2018 roku	skala: 1:25
zmiana:			

JS ARCHITEKCI
ul. Benedyktńska 15/23-25 53-350 Wrocław,
tel./fax 71 387 81 51, +48 502 352 485
kontakt@jsarchitekci.pl, www.jsarchitekci.pl

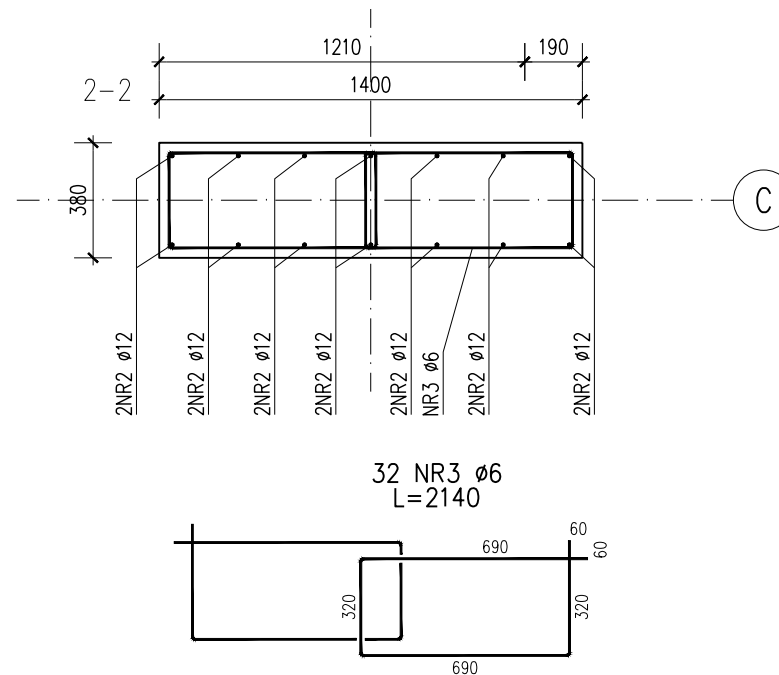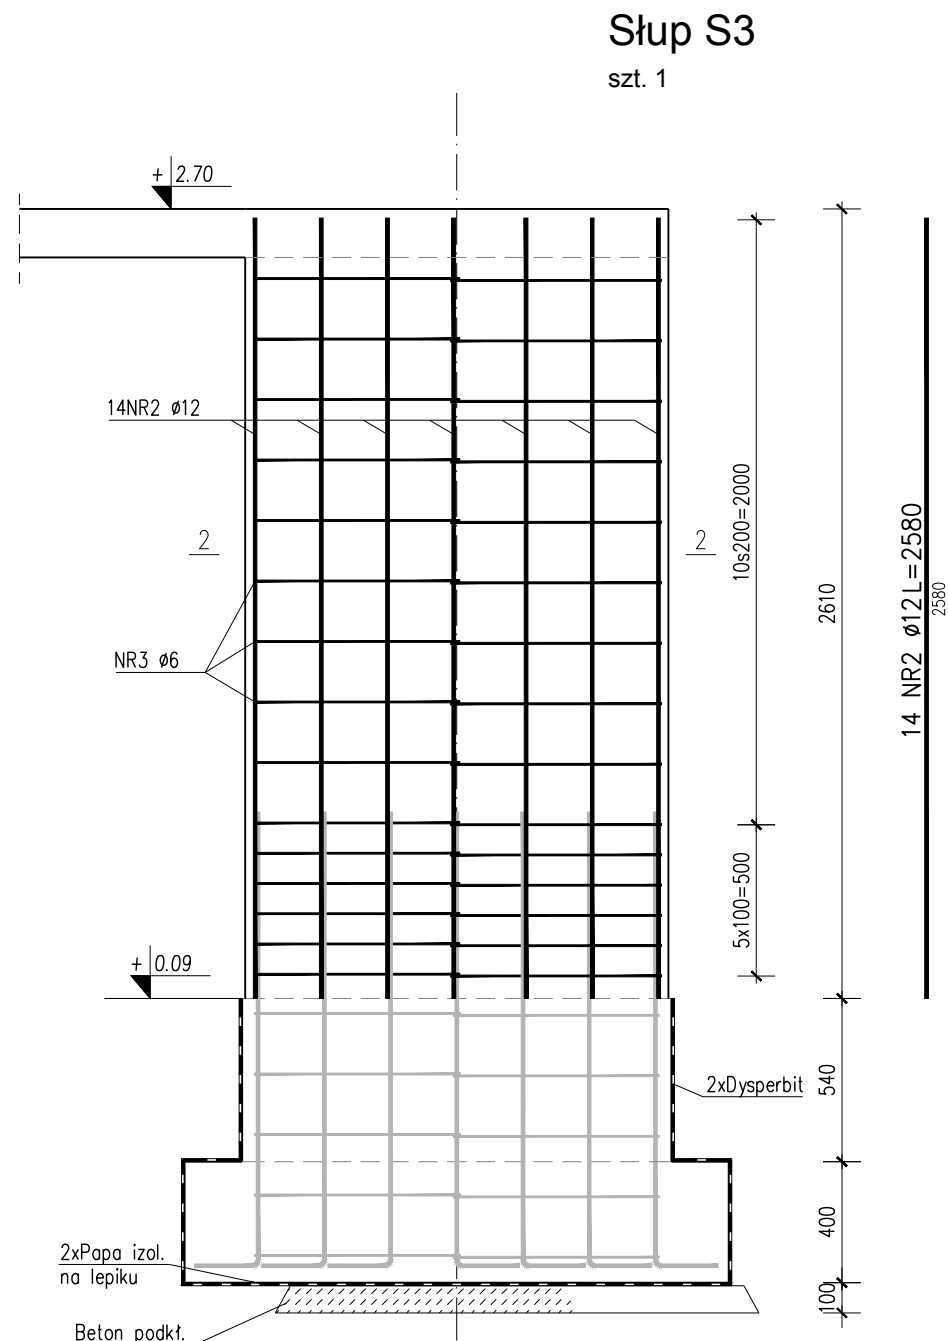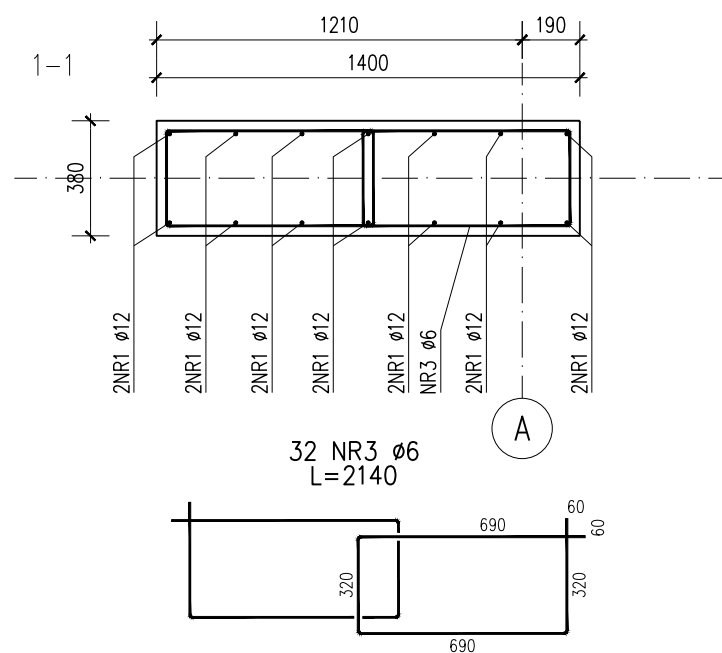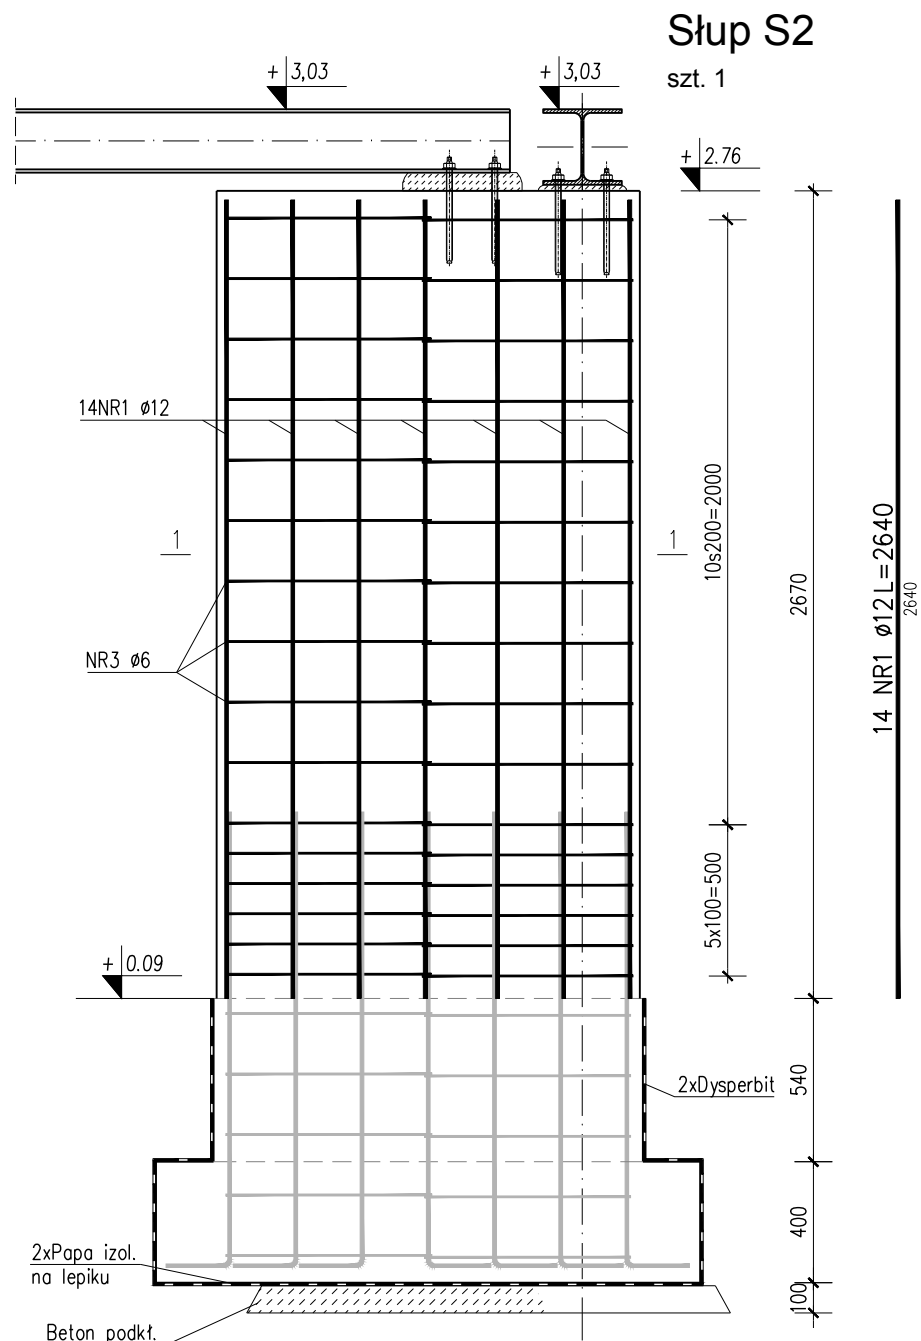

BETON C20/25
STAL ZBR. RB500 W lub B500SP
OTULINA 25mm

tytuł rysunku: SŁUPY: S2; S3			
inwestor: URZĄD GMINY ŚCINAWA RYNEK 17, 59-330 ŚCINAWA			
adres budowy: PARSZOWICE, jednostka ewidencyjna Ścinawa 021104_5 DZIAŁKI NR 524, 512/1, PARSZOWICE 0011			
obiekt: BUDOWA WOLNOSTOJĄCEGO BUDYNKU ŚWIEŁICY WIEJSKIEJ WRAZ Z PEŁNĄ INFRASTRUKTURĄ TECHNICZNĄ I ZAGOSPOD. TERENU			
branża: KONSTRUKCJA	nr uprawnień: podpis: 177/DOŚ/07 w specjalność konstrukcyjnej b.o.		
projektant Grzegorz Drzyzga	nr uprawnień: podpis: 355/84/WBPP w specjalność konstrukcyjnej b.o.		
sprawdzający Danuta Fabrowicz	data: Wrocław, sierpień 2018 roku		
stadium: PW	nr rysunku: PR2018_PW-K7	skala: 1:25	
zmiana:			
JS ARCHITEKCI ul. Benedyktńska 15/23-25 53-350 Wrocław, tel./fax 71 387 81 51, +48 502 352 485 kontakt@jsarchitekci.pl, www.jsarchitekci.pl			

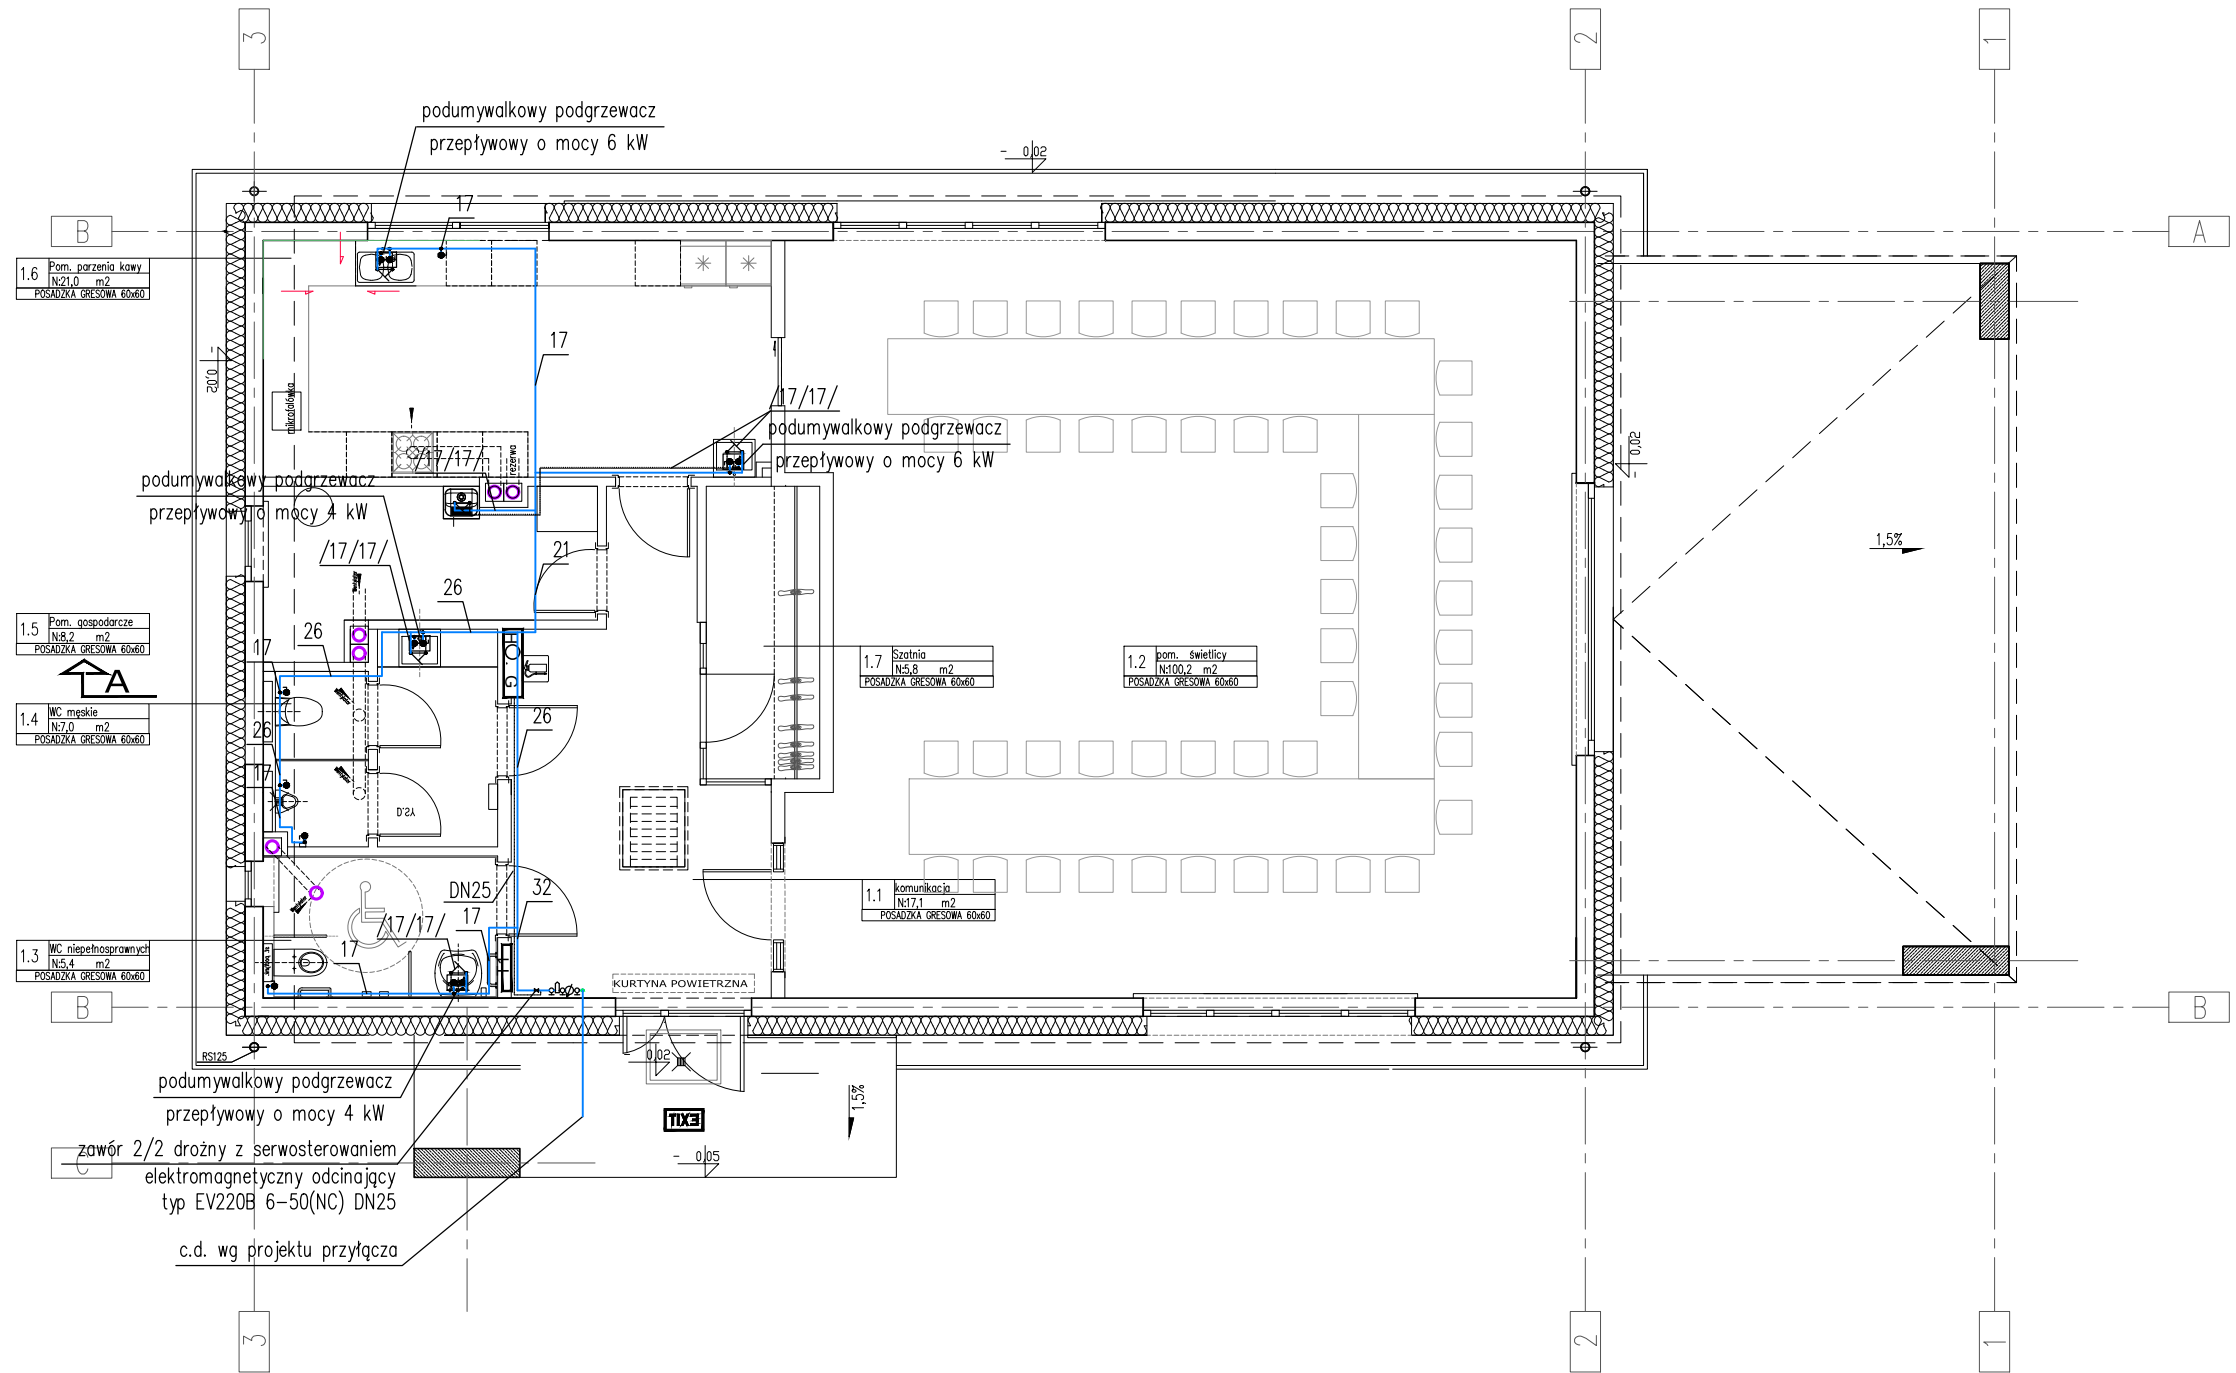

OZNACZENIA


- WODA ZIMNA
- WODA CIEPŁA
- INSTALACJA P.POŻ.

OZNACZENIA ŚREDNIC WG SCHEMATU: WZ/CWU

CIEPŁA WODA PRZYGOTOWYWANA BĘDZIE W PRZEPŁYWOWYCH
PODGRZEWACZACH WODY

Hydrant wewnętrzny $\varnothing 25$ z prądownicą $\varnothing 25$
z węzłem półsztywnym $\varnothing 25$ dł. 30mb
h=65, s=95, gf=25cm

tytuł rysunku: RZUT GŁÓWNY - INSTALACJA WODNA ŚWIETLICA WIEJSKA PARSZOWICE Budowa budynku wraz z infrastr. techniczną i zag. terenu			
inwestor:	URZĄD GMINY ŚCINAWA RYNEK 17, 59-330 ŚCINAWA		
adres budowy:	PARSZOWICE, jednostka ewidencyjna Ścinawa 021104_5 DZIAŁKI NR 524, 512/1, PARSZOWICE 0011		
obiekt:	BUDOWA WOLNOSTOJĄCEGO BUDYNKU ŚWIETLICY WIEJSKIEJ WRAZ Z PEŁNĄ INFRASTRUKTURĄ TECHNICZNĄ I ZAGOSPOD. TERENU		
branża: INSTALACJE SANITARNE	projektant mgr inż. Maciej Kurant	nr uprawnień: 351/00/DUW	podpis: w specjalności instalacje sanitarne
sprawdzający mgr inż. Karol Grzondziel		nr uprawnień: 347/00/DUW	podpis: w specjalności instalacje sanitarne
stadium: PB	nr rysunku: PR2018_PB-S1	data: Wrocław, czerwiec 2018 roku	skala: 1:100
JS ARCHITEKCI ul. Benedyktyńska 15/23-25 53-350 Wrocław, tel./fax 71 387 81 51, +48 502 352 485 kontakt@jsarchitekci.pl, www.jsarchitekci.pl			zmiana:

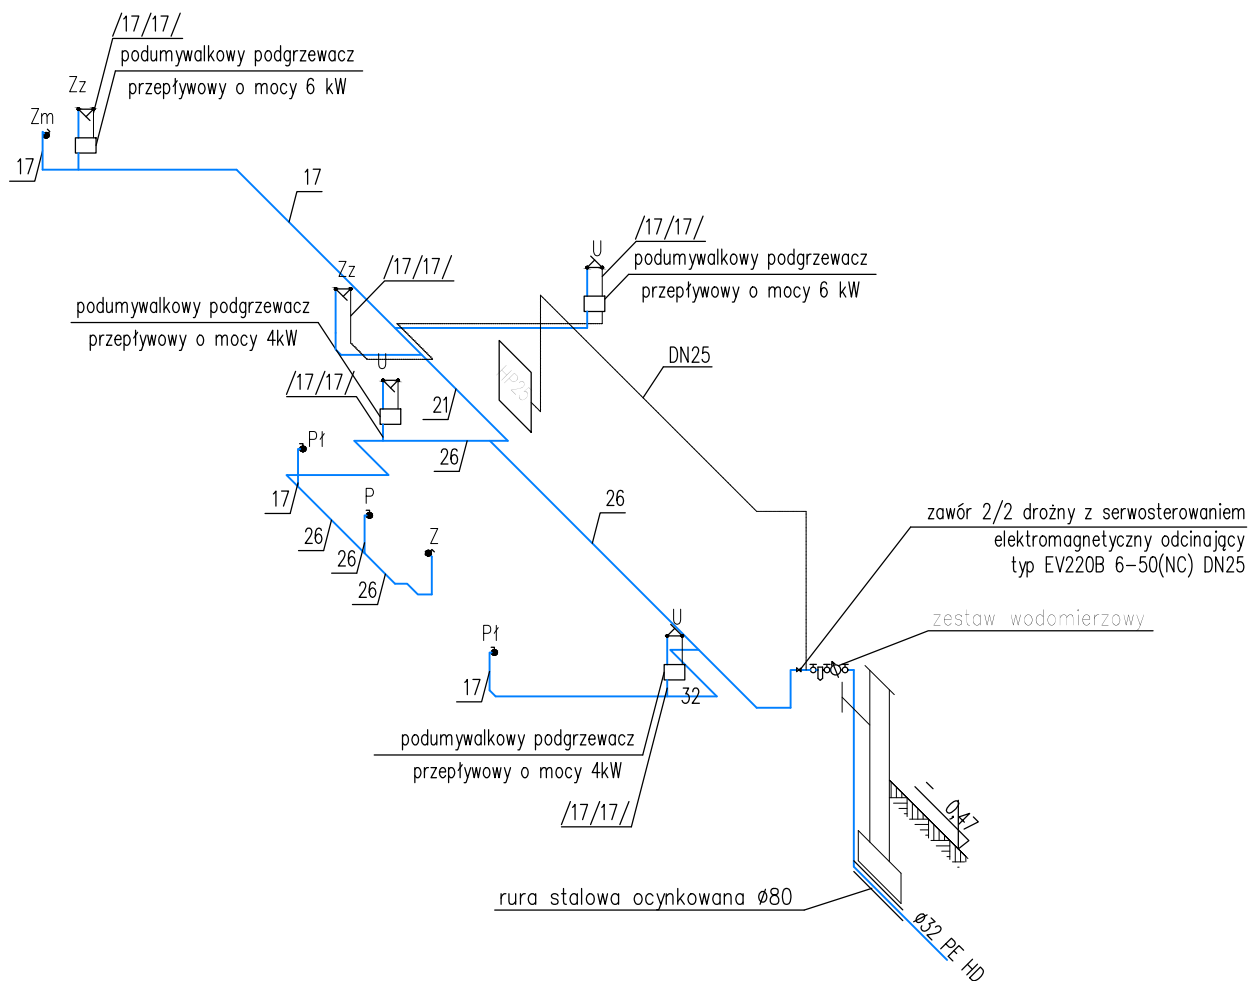

OZNACZENIA

—	WODA ZIMNA
—	WODA CIEPŁA
—	INSTALACJA P.POŻ.

OZNACZENIA ŚREDNIC WG SCHEMATU: WZ/CWU

CIEPŁA WODA PRZYGOTOWYWANA BĘDZIE W PRZEPŁYWOWYCH
PODGRZEWACZACH WODY


Zz – ZLEWOZMYWAK
U – UMYWALKA
Pł – PŁUCZKA
P – PISUAR
Z – ZAWÓR

Hydrant wewnętrzny Ø25 z prądownicą Ø25
z węzłem półsztywnym Ø25 dł. 30cm
h=65, s=95, gł=25cm

tytuł rysunku:

ROZWINIĘCIE - INSTALACJA WODNA ŚWIETLICA WIEJSKA PARSZOWICE Budowa budynku wraz z infrastr. techniczną i zag. terenu

inwestor:	URZĄD GMINY ŚCINAWA RYNEK 17, 59-330 ŚCINAWA		
adres budowy:	PARSZOWICE, jednostka ewidencyjna Ścinawa 021104_5 DZIAŁKI NR 524, 512/1, PARSZOWICE 0011		
obiekt:	BUDOWA WOLNOSTOJĄCEGO BUDYNKU ŚWIETLICY WIEJSKIEJ WRAZ Z PEŁNĄ INFRASTRUKTURĄ TECHNICZNĄ I ZAGOSPOD. TERENU		
branża:	INSTALACJE SANITARNE	nr uprawnień:	podpis:
projektant:	mgr inż. Maciej Kurant	351/00/DUW	
		w specjalności instalacje sanitarne	
sprawdzający:	mgr inż. Karol Grzondziel	nr uprawnień:	podpis:
		347/00/DUW	
		w specjalności instalacje sanitarne	
stadium:	nr rysunku:	data:	skala:
PB	PR2018_PB-S2	Wrocław, czerwiec 2018 roku	1:100
JS ARCHITEKCI ul. Benedyktńska 15/23-25 53-350 Wrocław, tel./fax 71 387 81 51, +48 502 352 485 kontakt@jsarchitekci.pl, www.jsarchitekci.pl		zmiana:	

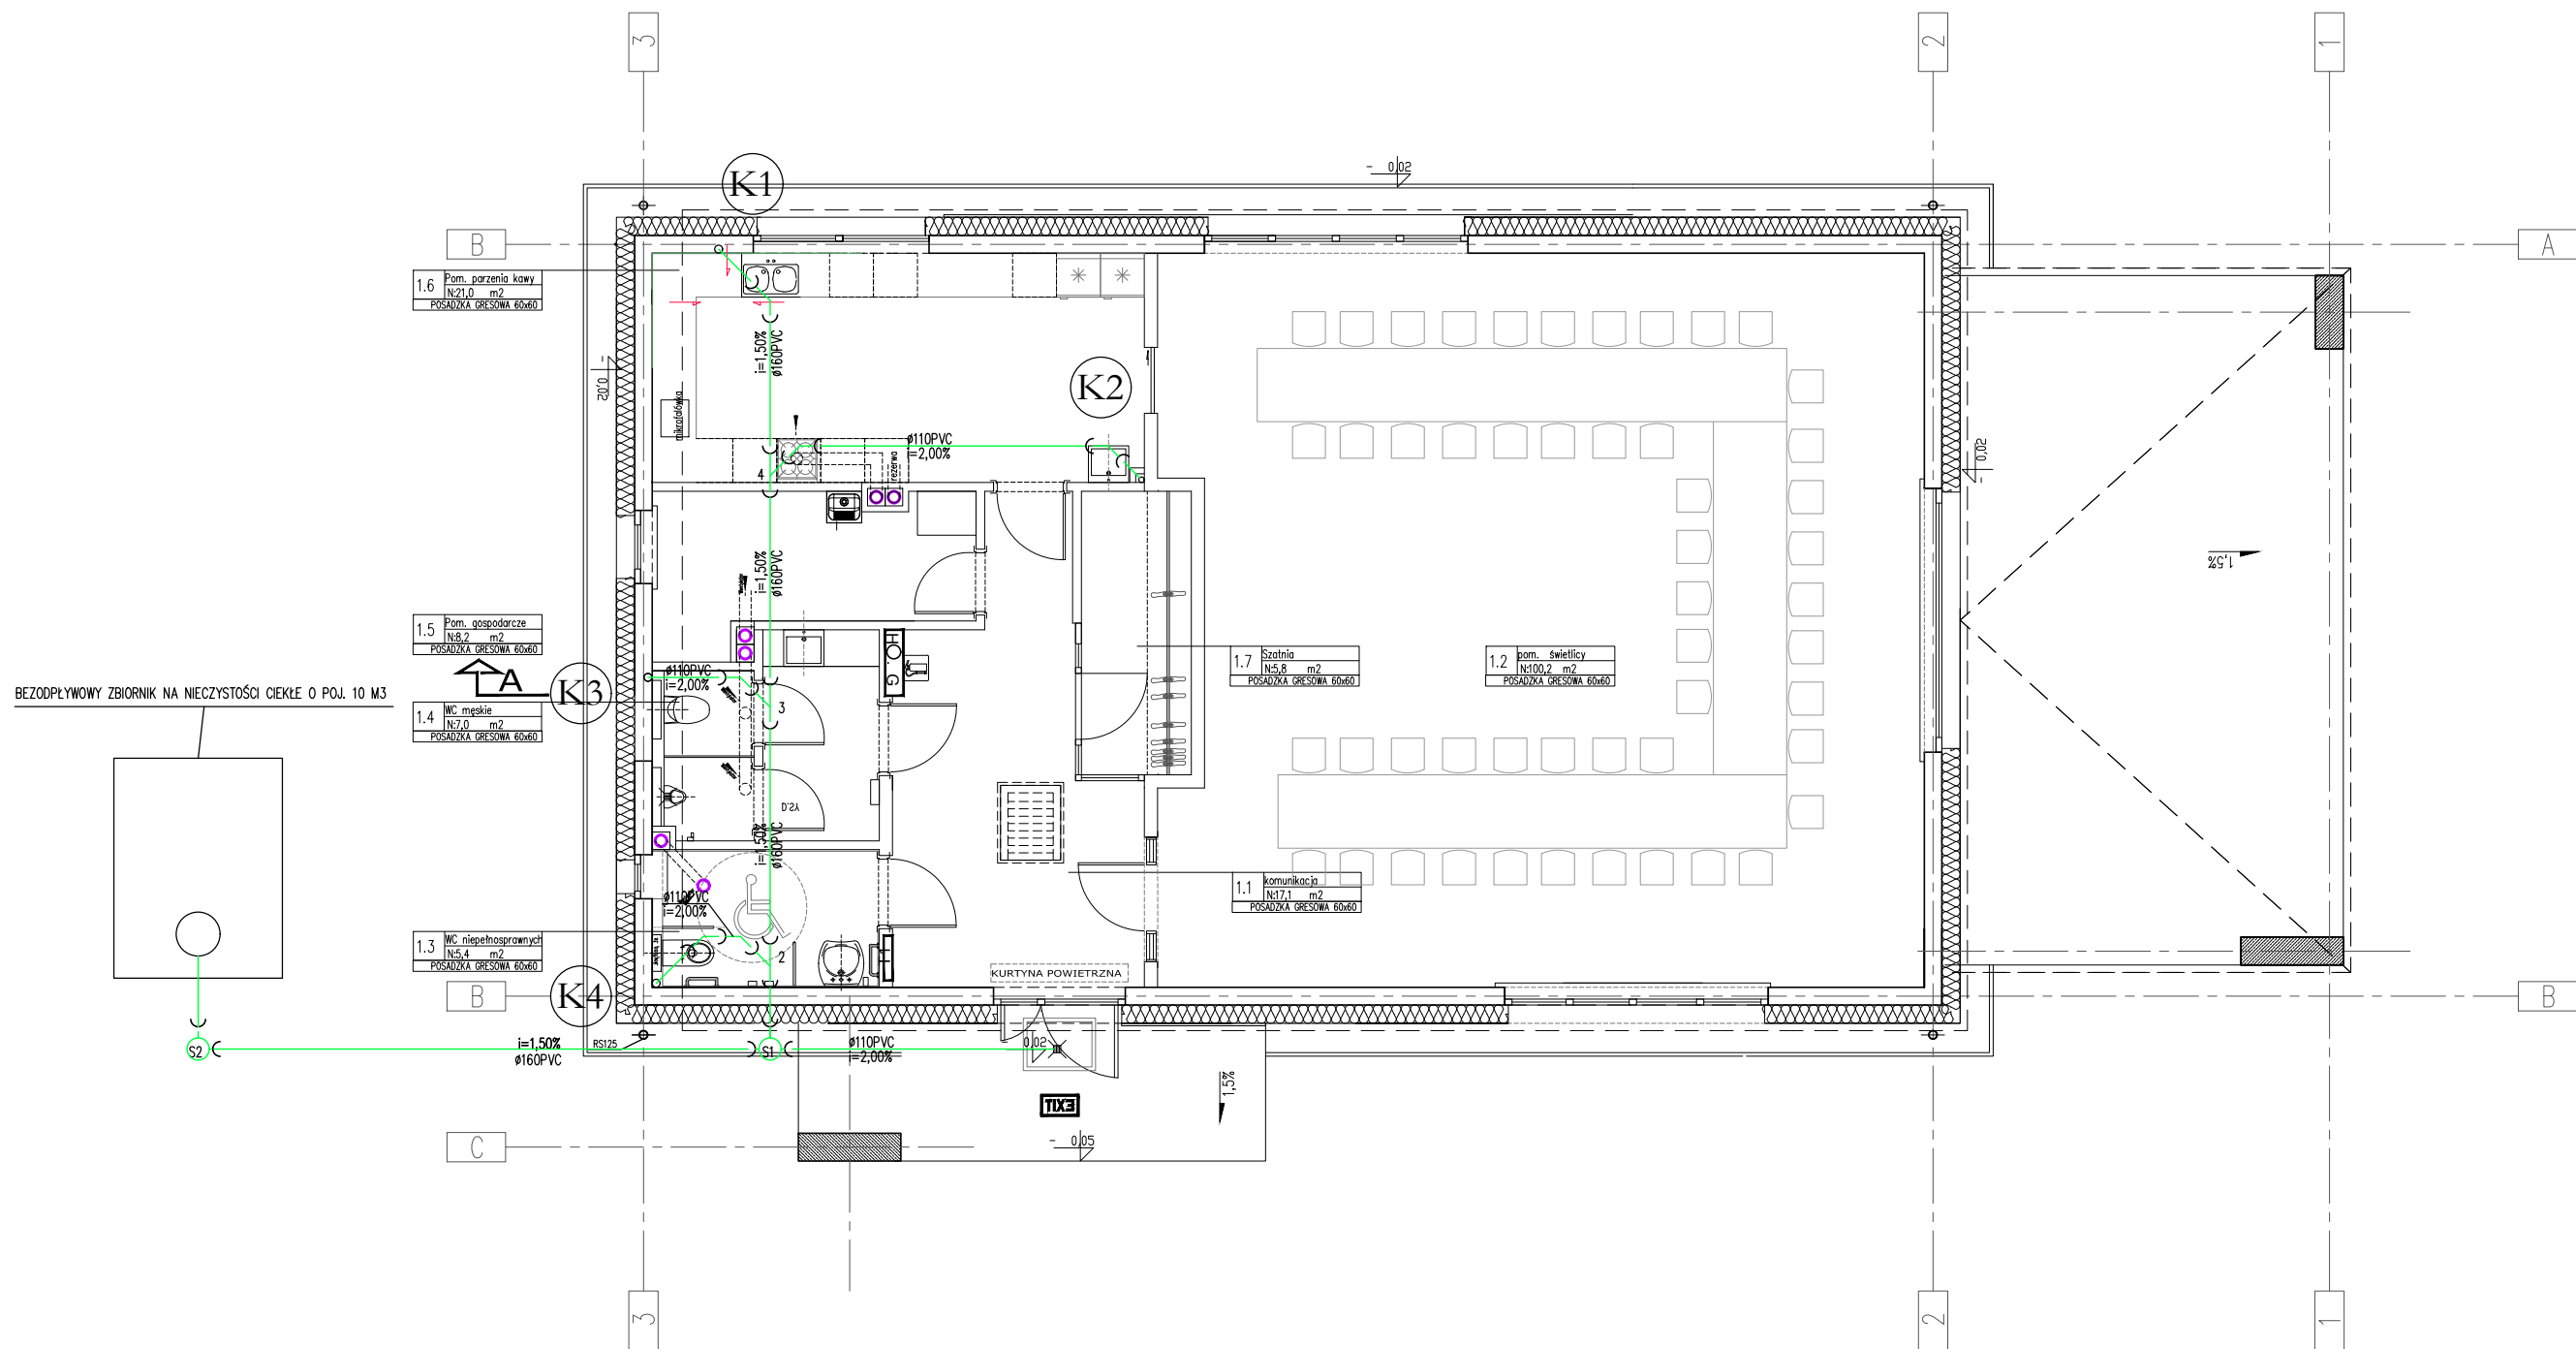


OZNACZENIA

- KANALIZACJA SANITARNA
- (K1) – NR PIONU KANALIZACJI SANITARNEJ

– POZIOMY KANALIZACYJNE WYKONAĆ Z RUR PVC SDR 34
A PIONY I PODEJŚCIA Z RUR PVC SDR 40

tytuł rysunku: RZUT GŁÓWNY - INSTALACJA KANALIZACJI ŚWIE TLICA WIEJSKA PARSZOWICE Budowa budynku wraz z infrastr. techniczną i zag. terenu			
inwestor:	URZĄD GMINY ŚCINAWA RYNEK 17, 59-330 ŚCINAWA		
adres budowy:	PARSZOWICE, jednostka ewidencyjna Ścinawa 021104_5 DZIAŁKI NR 524, 512/1, PARSZOWICE 0011		
obiekt:	BUDOWA WOLNOSTOJĄCEGO BUDYNKU ŚWIE TLICY WIEJSKIEJ WRAZ Z PEŁNĄ INFRASTRUKTURĄ TECHNICZNĄ I ZAGOSPOD. TERENU		
branża: INSTALACJE SANITARNE	nr uprawnień:	podpis:	
projektant mgr inż. Maciej Kurant	351/00/DUW	w specjalności instalacje sanitarne	
sprawdzający	nr uprawnień:	podpis:	
mgr inż. Karol Grzondziel	347/00/DUW	w specjalności instalacje sanitarne	
stadium:	nr rysunku:	data:	skala:
PB	PR2018_PB-S3	Wrocław, czerwiec 2018 roku	1:100
JS ARCHITEKCI ul. Benedyktyńska 15/23-25 53-350 Wrocław, tel./fax 71 387 81 51, +48 502 352 485 kontakt@jsarchitekci.pl, www.jsarchitekci.pl			zmiana:

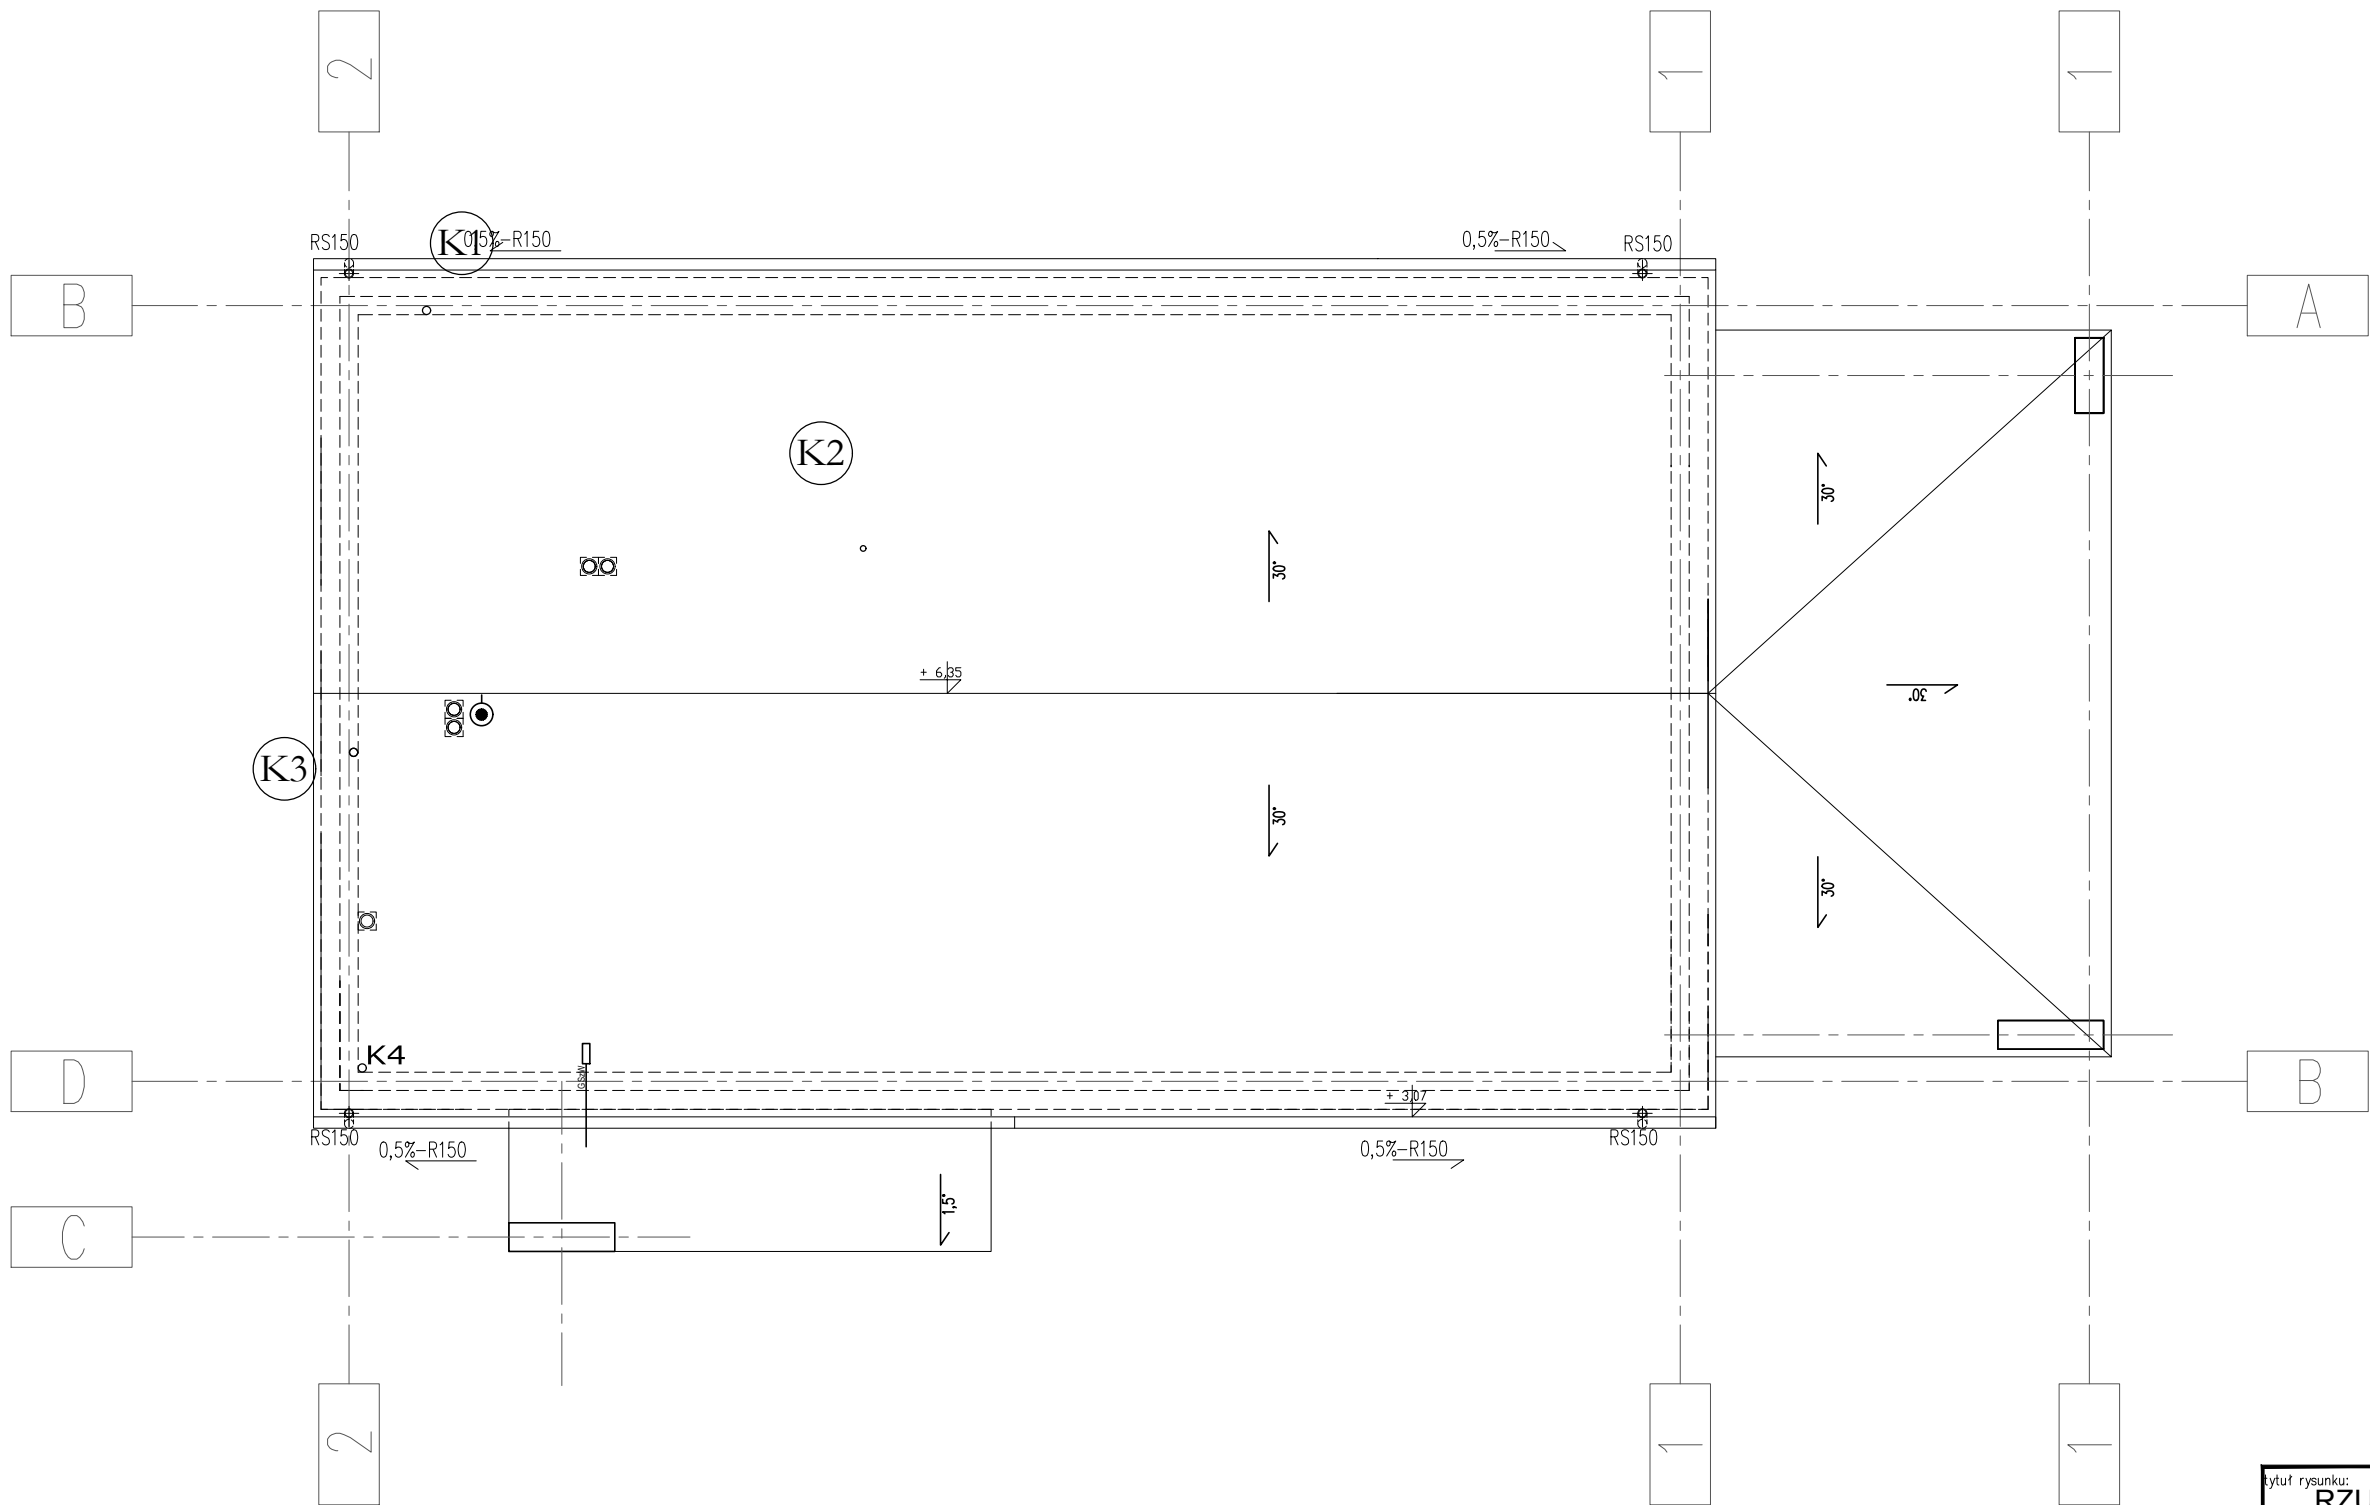


OZNACZENIA

KANALIZACJA SANITARNA

(K1) - NR PIONU KANALIZACJI SANITARNEJ

- POZIOMY KANALIZACYJNE WYKONAĆ Z RUR PVC SDR 34
A PIONY I PODEJŚCIA Z RUR PVC SDR 40

tytuł rysunku: RZUT DACHU - INSTALACJA KANALIZACJI ŚWIETLICA WIEJSKA PARSZOWICE Budowa budynku wraz z infrastr. techniczną i zag. terenu			
inwestor: URZĄD GMINY ŚCINAWA RYNEK 17, 59-330 ŚCINAWA			
adres budowy: PARSZOWICE, jednostka ewidencyjna Ścinawa 021104_5 DZIAŁKI NR 524, 512/1, PARSZOWICE 0011			
obiekt: BUDOWA WOLNOSTOJĄCEGO BUDYNKU ŚWIETLICY WIEJSKIEJ WRAZ Z PEŁNĄ INFRASTRUKTURĄ TECHNICZNĄ I ZAGOSPOD. TERENU			
branża: INSTALACJE SANITARNE projektant mgr inż. Maciej Kurant		nr uprawnień: podpis: 351/00/DUW w specjalności instalacje sanitarne	
sprawdzający mgr inż. Karol Grzondziel		nr uprawnień: podpis: 347/00/DUW w specjalności instalacje sanitarne	
stadium: PB	nr rysunku: PR2018_PB-S4	data: Wrocław, czerwiec 2018 roku	skala: 1:100
JS ARCHITEKCI ul. Benedyktyńska 15/23-25 53-350 Wrocław, tel./fax 71 387 81 51, +48 502 352 485 kontakt@jsarchitekci.pl, www.jsarchitekci.pl		zmiana:	

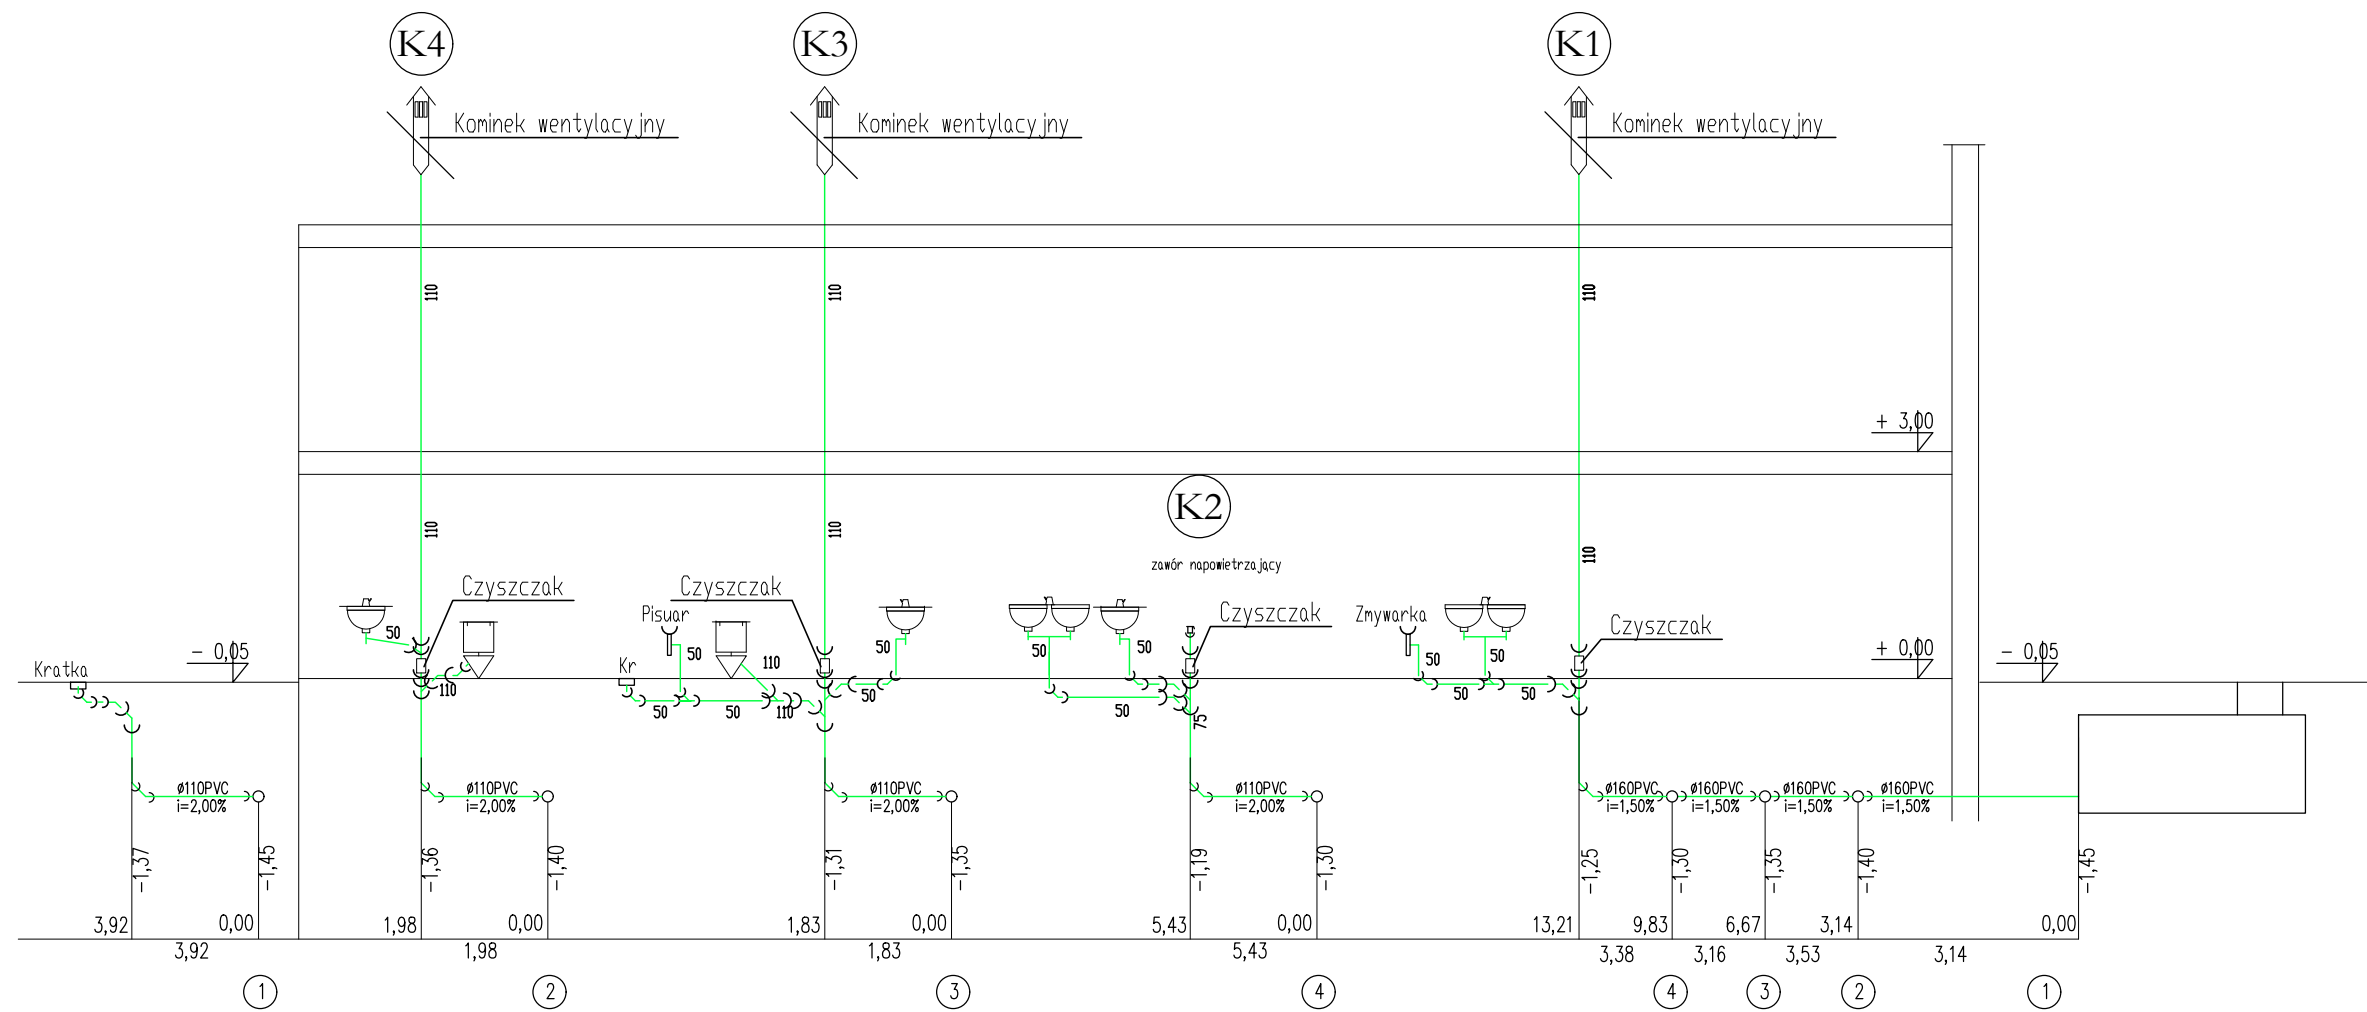



OZNACZENIA

— KANALIZACJA SANITARNA

(K1) – NR PIONU KANALIZACJI SANITARNEJ

– POZIOMY KANALIZACYJNE WYKONAĆ Z RUR PVC SDR 34
A PIONY I PODEJŚCIA Z RUR PVC SDR 40

tytuł rysunku: PROFIL - INSTALACJA KANALIZACJI ŚWIETLICA WIEJSKA PARSZOWICE Budowa budynku wraz z infrastr. techniczną i zag. terenu			
inwestor:	URZĄD GMINY ŚCINAWA RYNEK 17, 59-330 ŚCINAWA		
adres budowy:	PARSZOWICE, jednostka ewidencyjna Ścinawa 021104_5 DZIAŁKI NR 524, 512/1, PARSZOWICE 0011		
obiekt:	BUDOWA WOLNOSTOJĄCEGO BUDYNKU ŚWIETLICY WIEJSKIEJ WRAZ Z PEŁNĄ INFRASTRUKTURĄ TECHNICZNĄ I ZAGOSPOD. TERENU		
branża: INSTALACJE SANITARNE	projektant mgr inż. Maciej Kurant	nr uprawnień: 351/00/DUW	podpis: w specjalności instalacje sanitarne
sprawdzający mgr inż. Karol Grzondziel		nr uprawnień: 347/00/DUW	podpis: w specjalności instalacje sanitarne
stadium: PB	nr rysunku: PR2018_PB-S5	data: Wrocław, czerwiec 2018 roku	skala: 1:100
JS ARCHITEKCI ul. Benedyktynska 15/23-25 53-350 Wrocław, tel./fax 71 387 81 51, +48 502 352 485 kontakt@jsarchitekci.pl, www.jsarchitekci.pl		zmiana:	

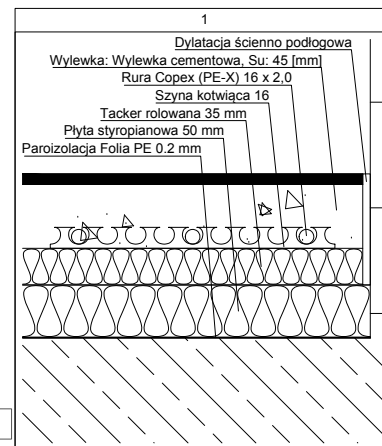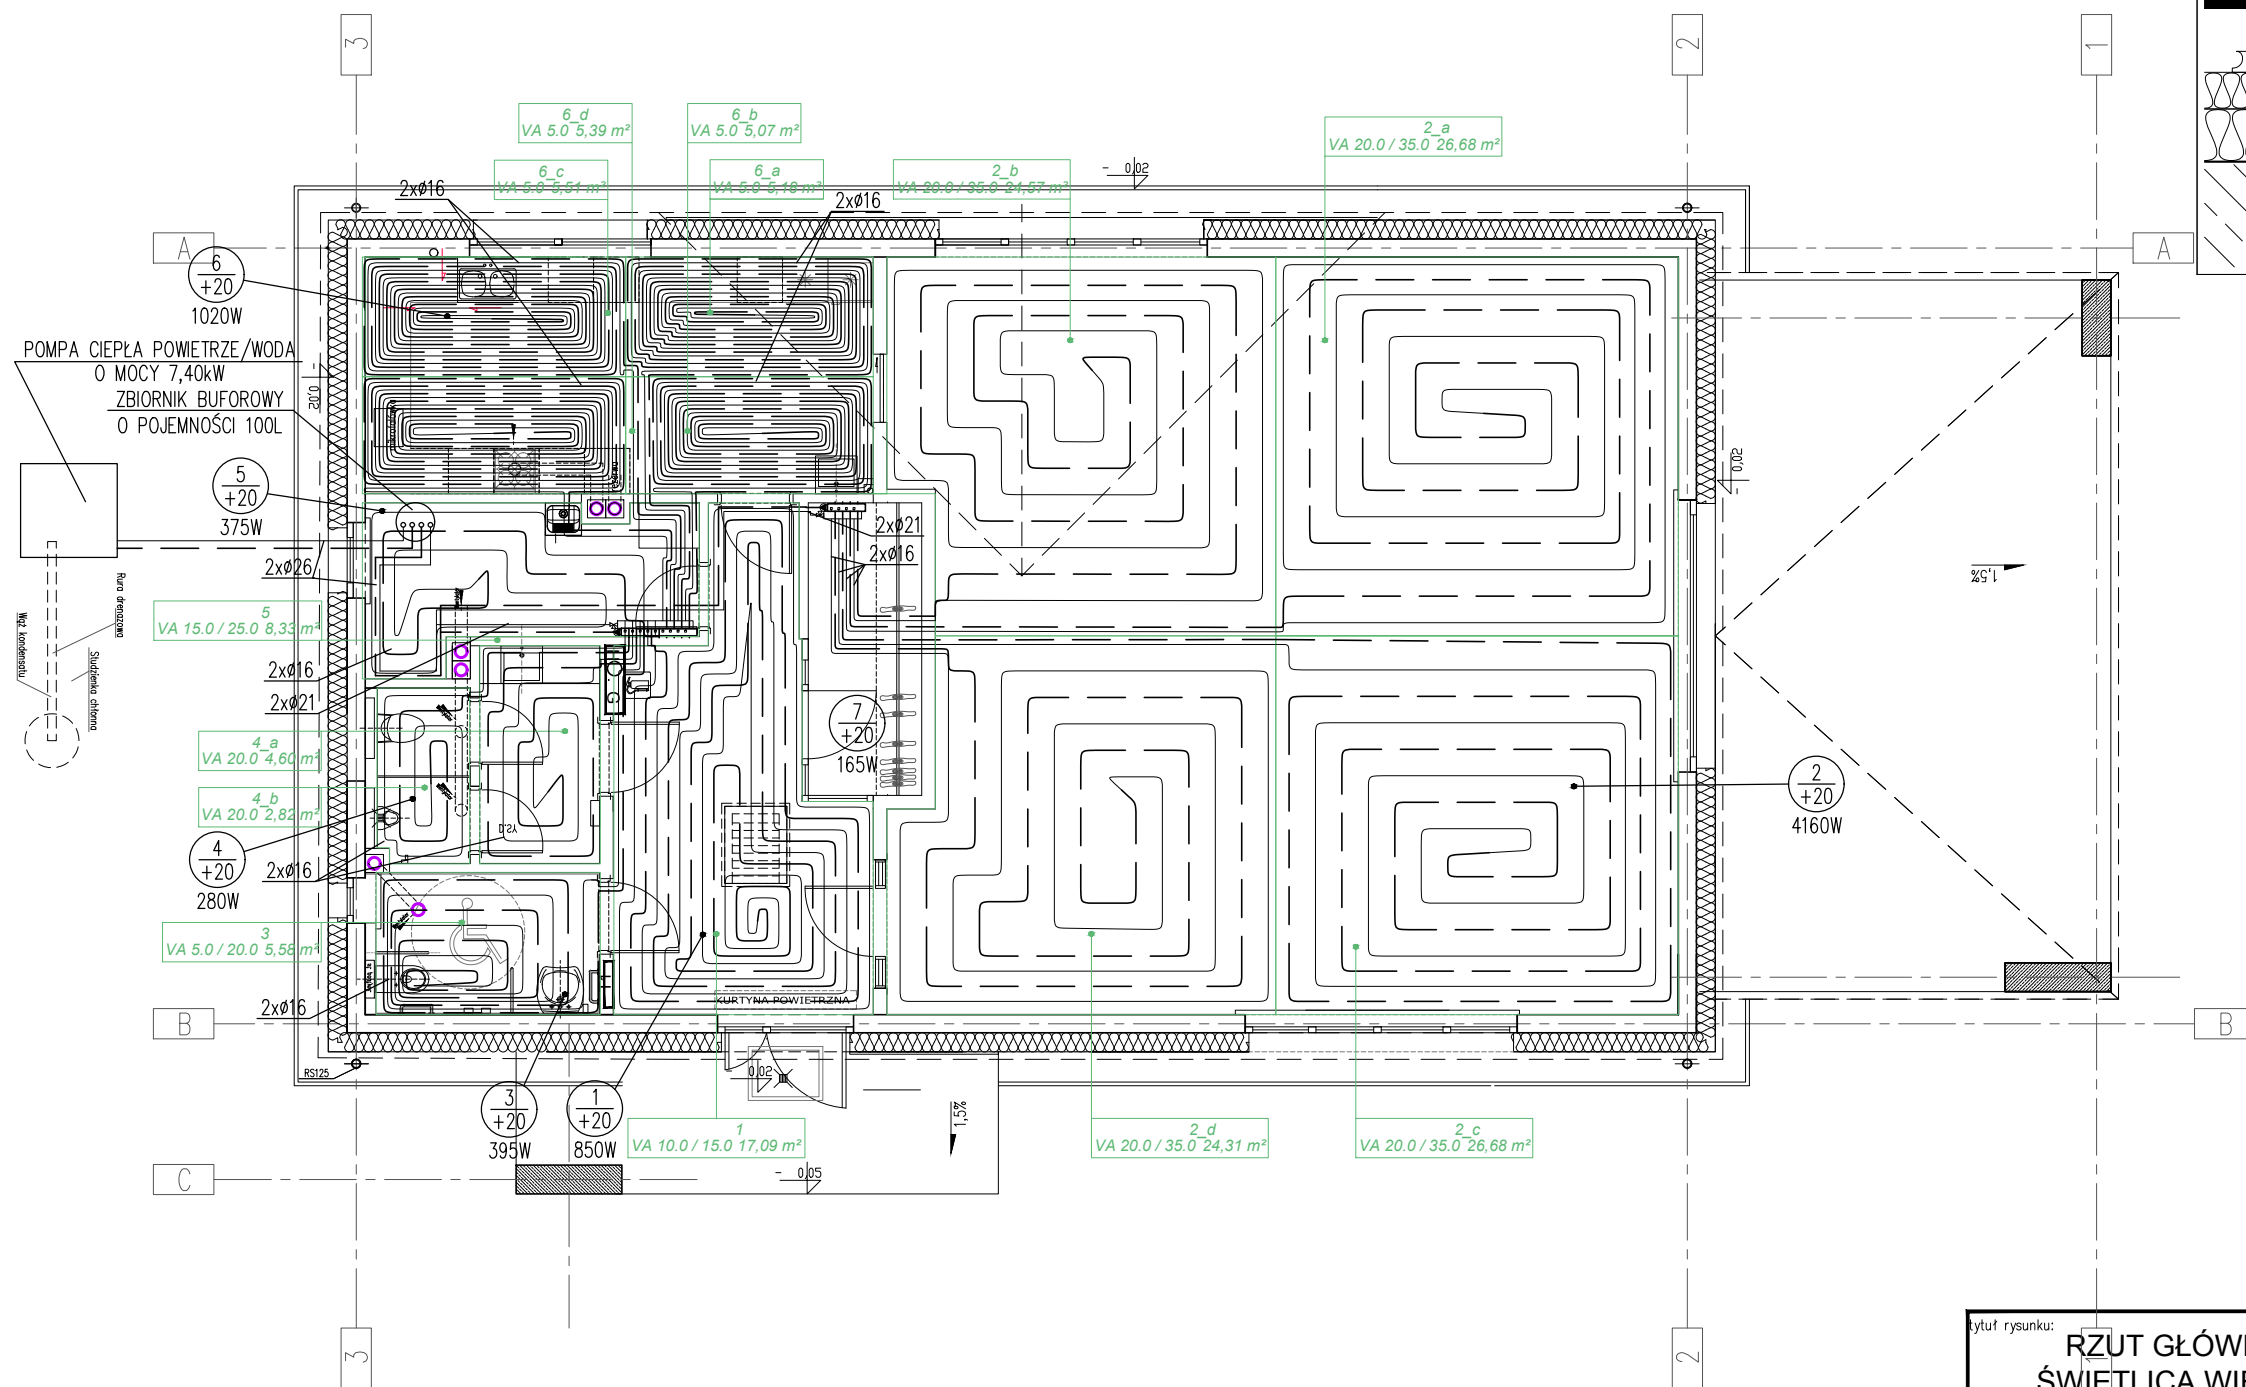

OZNACZENIA

PROJEKTOWANA INSTALACJA CO Z RUR WIELOWARSTWOWYCH TECEflex
PC – POMPA CIEPŁA POWIETRZE/WODA O MOCY 7,40 kW typ WPL 15 ACS FIRMY STIEBEL ELTRON
LUB INNEJ FIRMY O TYCH SAMYCH PARAMETRACH

PROJEKTOWANA INSTALACJA OGRZEWANIA PODŁOGOWEGO
Z RUR Copex (PE-X) FIRMY TECE


Rozdzielacz: 5					
Typ: Multidis SF 1" z wkładkami regulacyjnymi					
Typ szafki: Szafka do zabudowy podtynkowej Typ 4					
G = 236,6 [kg/h]					
Δp min = 11,92 [kPa]					
Nr	Typ	Do odbiornika	G [kg/h]	Nast. (P) [obr.]	Δp (P) [kPa]
1	Podłoga grzewcza	4_b	73,2	2,50	5,64
2	Podłoga grzewcza	4_a	6,8	1,00	0,26
3	Podłoga grzewcza	3	31,9	1,00	5,78
4	Podłoga grzewcza	1	70,9	2,50	5,26
5	Podłoga grzewcza	5	13,1	1,00	0,97
6	Podłoga grzewcza	6_d	91,5	3,50	0,94
7	Podłoga grzewcza	6_c	92,8	3,50	0,97
8	Podłoga grzewcza	6_a	87,8	3,00	1,95
9	Podłoga grzewcza	6_b	87,0	3,00	1,91

Rozdzielacz: 7					
Typ: Multidis SF 1" z wkładkami regulacyjnymi					
Typ szafki: Szafka do zabudowy podtynkowej Typ 3					
G = 193,6 [kg/h]					
Δp min = 19,86 [kPa]					
Nr	Typ	Do odbiornika	G [kg/h]	Nast. (P) [obr.]	Δp (P) [kPa]
1	Podłoga grzewcza	2_d	75,6	2,00	13,14
2	Podłoga grzewcza	2_c	126,1	6,00	0,43
3	Podłoga grzewcza	2_a	125,8	5,00	0,49
4	Podłoga grzewcza	2_b	75,9	2,00	13,25


RZUT GŁÓWNY - INSTALACJA C.O. ŚWIETLICA WIEJSKA PARSZOWICE Budowa budynku wraz z infrastr. techniczną i zag. terenu

inwestor:	URZĄD GMINY ŚCINAWA RYNEK 17, 59-330 ŚCINAWA		
adres budowy:	PARSZOWICE, jednostka ewidencyjna Ścinawa 021104_5 DZIAŁKI NR 524, 512/1, PARSZOWICE 0011		
obiekt:	BUDOWA WOLNOSTOJĄCEGO BUDYNKU ŚWIETLICY WIEJSKIEJ WRAZ Z PEŁNĄ INFRASTRUKTURĄ TECHNICZNĄ I ZAGOSPOD. TERENU		
branża:	INSTALACJE SANITARNE	nr uprawnień:	351/00/DUW
projektant:	mgr inż. Maciej Kurant	projektant:	mgr inż. Maciej Kurant
sprawdzający:	mgr inż. Karol Grzondziel	nr uprawnień:	347/00/DUW
stadium:	PB	nr rysunku:	PR2018_PB-S6
		data:	Wrocław, czerwiec 2018 roku
		skala:	1:100
		zmiłna:	

JS ARCHITEKCI
ul. Benedyktynska 15/23-25 53-350 Wrocław,
tel./fax 71 387 81 51, +48 502 352 485
kontakt@jsarchitekci.pl, www.jsarchitekci.pl

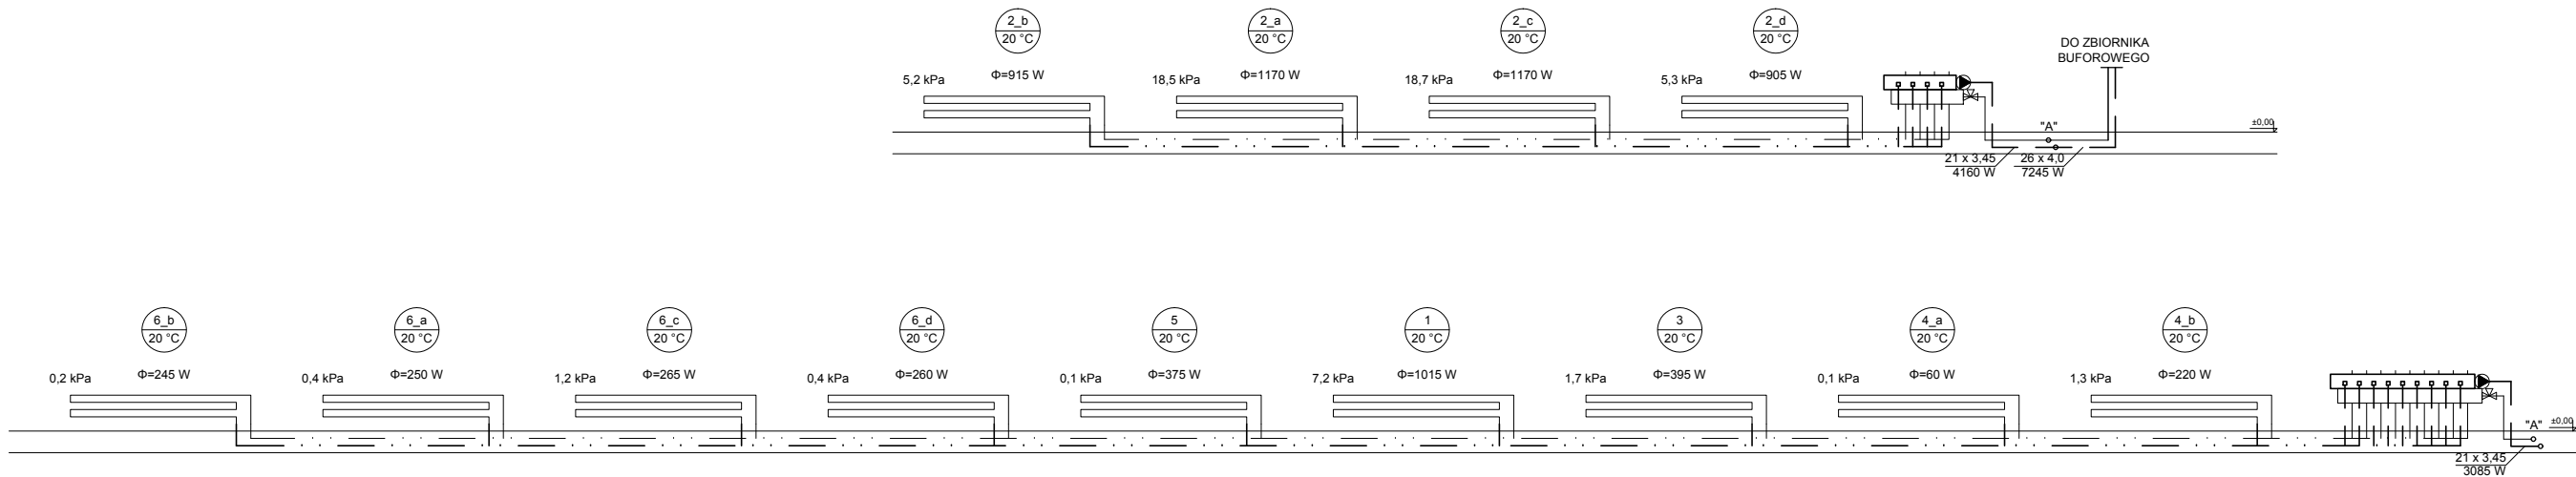

SCHMAT PODŁĄCZENIA POMPY CIEPŁA POWIETRZE/WODA

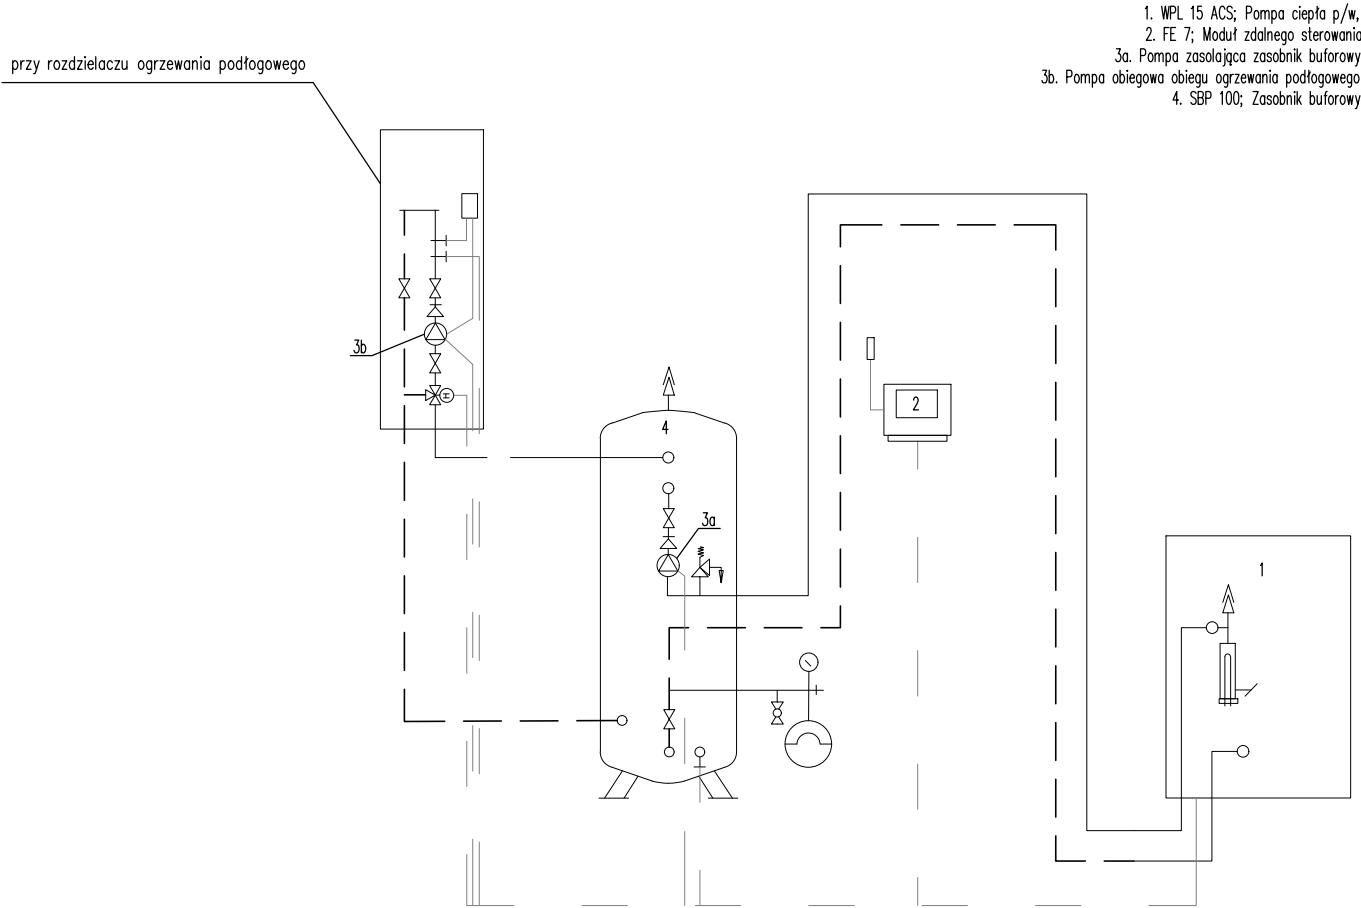


OZNACZENIA

PROJEKTOWANA INSTALACJA CO Z RUR WIELOWARSTWOWYCH TECEflex
PC – POMPA CIEPŁA POWIETRZE/WODA O MOCY 7,40 kW typ WPL 15 ACS FIRMY STIEBEL ELTRON
LUB INNEJ FIRMY O TYCH SAMYCH PARAMETRACH

PROJEKTOWANA INSTALACJA OGRZEWANIA PODŁOGOWEGO
Z RUR Copex (PE-X) FIRMY TECE

tytuł rysunku: ROZWINIĘCIE - INSTALACJA C.O. ŚWIETLICA WIEJSKA PARSZOWICE Budowa budynku wraz z infrastr. techniczną i zag. terenu			
inwestor:	URZĄD GMINY ŚCINAWA RYNEK 17, 59-330 ŚCINAWA		
adres budowy:	PARSZOWICE, jednostka ewidencyjna Ścinawa 021104_5 DZIAŁKI NR 524, 512/1, PARSZOWICE 0011		
obiekt:	BUDOWA WOLNOSTOJĄCEGO BUDYNKU ŚWIETLICY WIEJSKIEJ WRAZ Z PEŁNĄ INFRASTRUKTURĄ TECHNICZNĄ I ZAGOSPOD. TERENU		
branża: INSTALACJE SANITARNE	projektant mgr inż. Maciej Kurant	nr uprawnień: 351/00/DUW	podpis: w specjalności instalacje sanitarne
sprawdzający mgr inż. Karol Grzondziel		nr uprawnień: 347/00/DUW	podpis: w specjalności instalacje sanitarne
stadium: PB	nr rysunku: PR2018_PB-S7	data: Wrocław, czerwiec 2018 roku	skala: 1:100
JS ARCHITEKCI ul. Benedyktynska 15/23-25 53-350 Wrocław, tel./fax 71 387 81 51, +48 502 352 485 kontakt@jsarchitekci.pl, www.jsarchitekci.pl			zmiana:

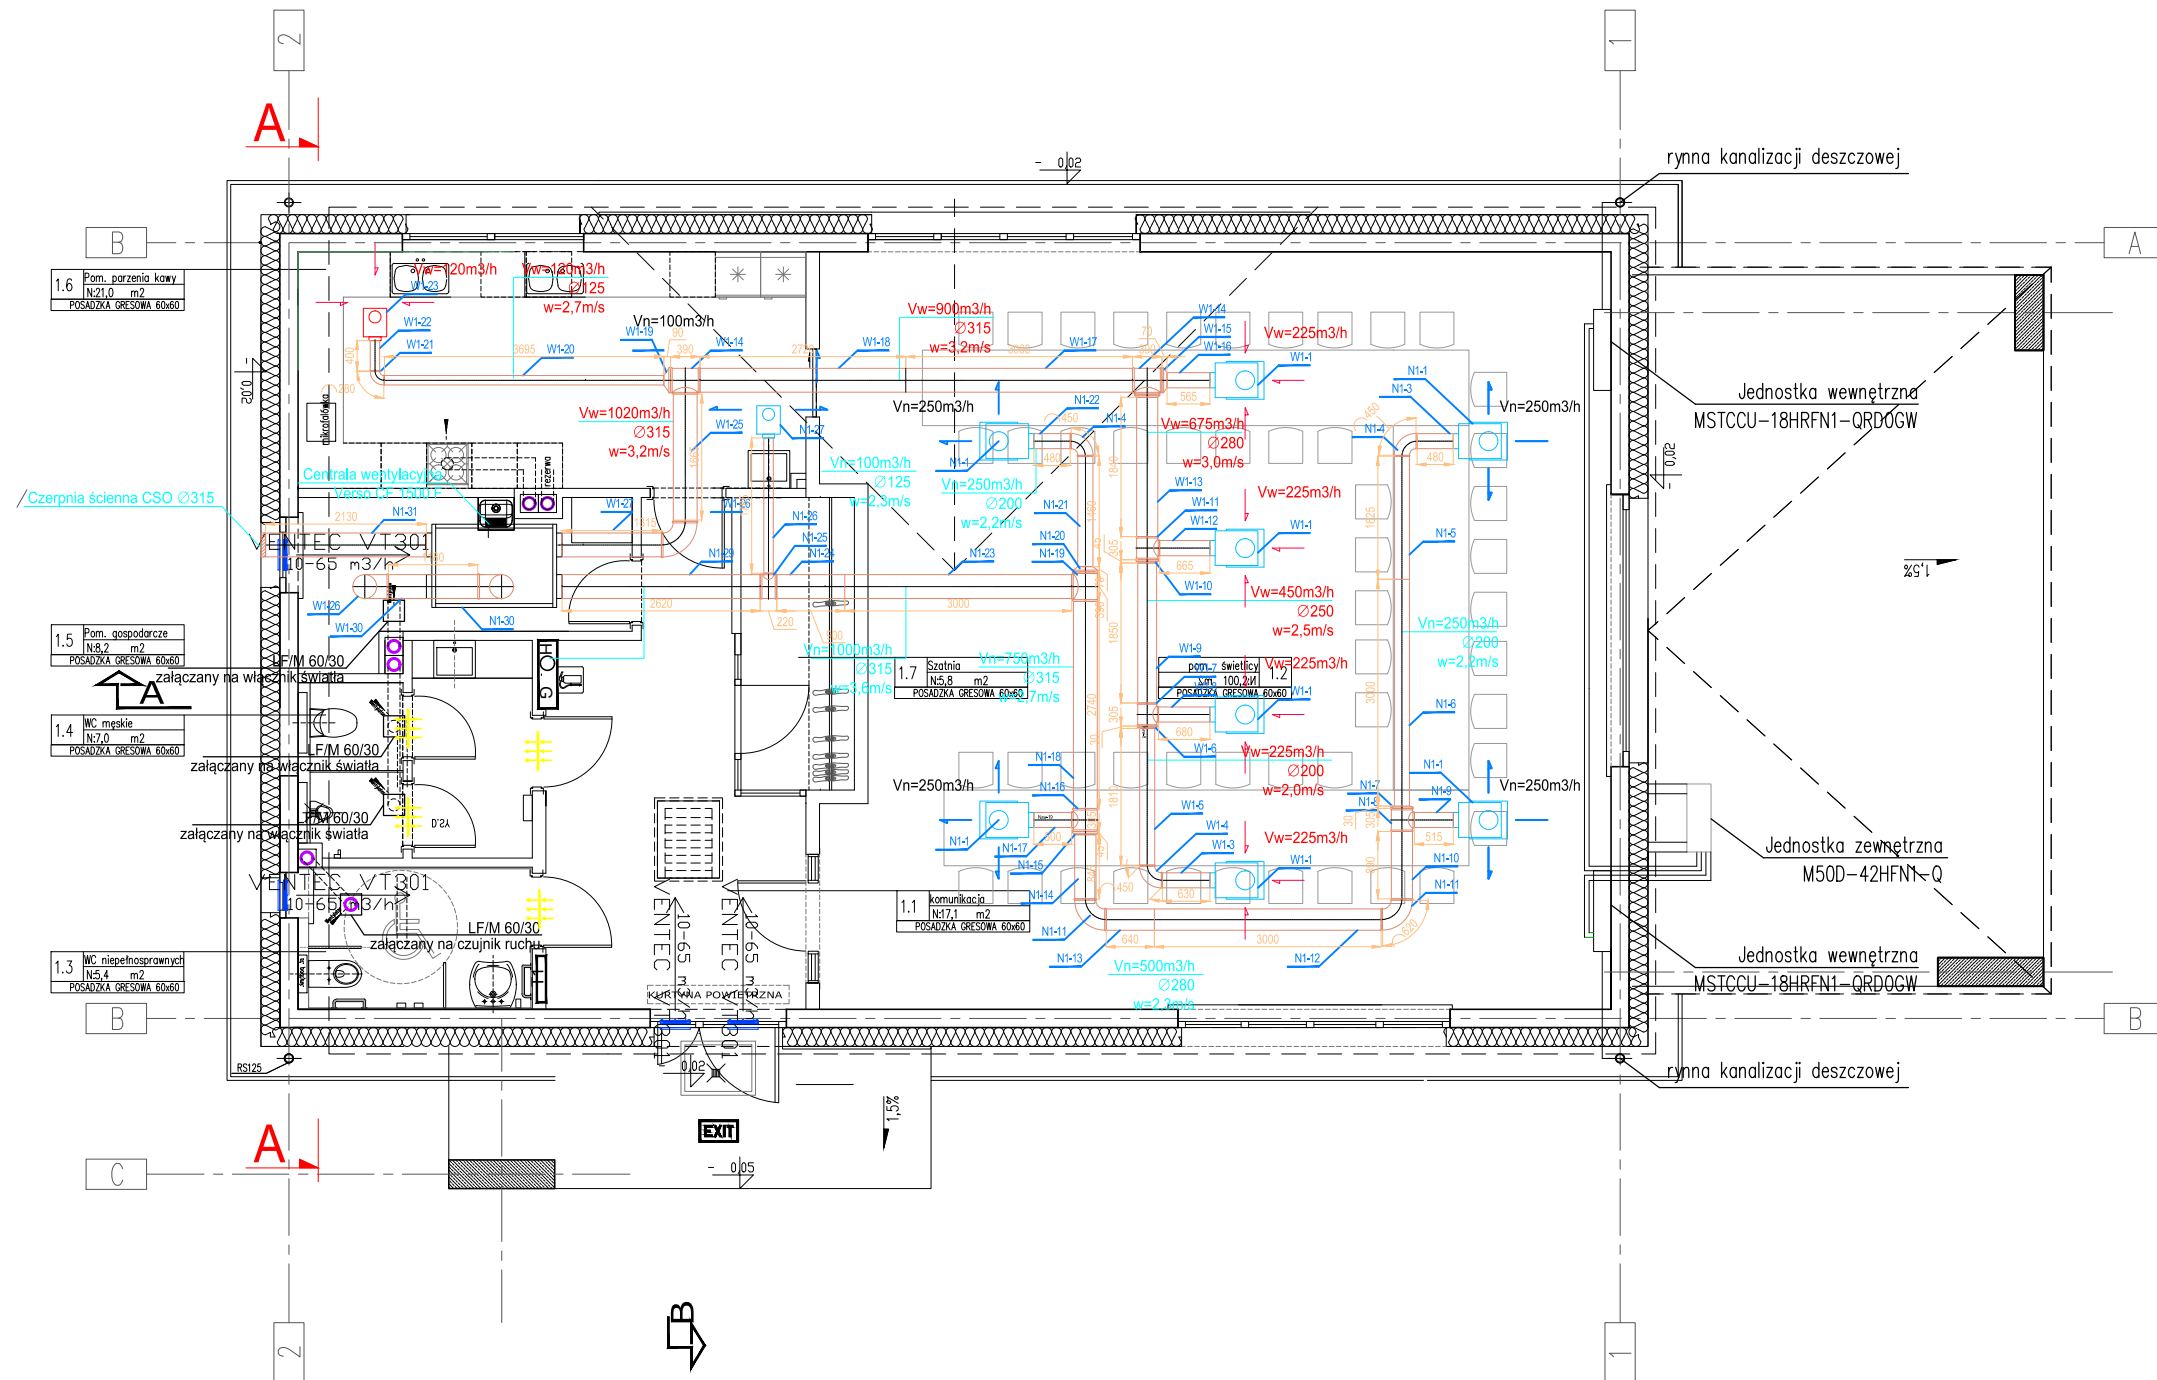


- PROJEKTOWANA INSTALACJA WENTYLACJI MECHANICZNEJ
- WYWIEWNIK
- NAWIEWNIK
- Vn=225m³/h — STRUMIEŃ POWIETRZA NAWIEWANEGO
- Vw=225m³/h — STRUMIEŃ POWIETRZA WYWIEWANEGO
- KRATKA KOMPENSACYJNA
- WENTYLATOR WYCIĄGOWY LF/M 60/30

INSTALACJA WENTYLACYJNA:

- PRZEJŚCIA INSTALACYJNE O ŚREDNICY POW. 4 CM PRZESŁAPY I ŚCIANY O OPORNOŚCI OGNIOWEJ CO NAJMNIEJ EI30 LUB EI10 NALEŻY WYKONAĆ W KLASIE OPORNOŚCI OGNIOWEJ EI TYCH ELEMENTÓW,
- PRZEJŚCIA PRZESŁAPY I ŚCIANY NOŚNE ZEWNĘTRZNE NALEŻY WYKONAĆ JAKO SZCZELNE
- PRZEWODY WENTYLACJI WYKONAĆ Z BLACHY STALOWEJ OCYNKOWANEJ
- KANAŁY WENTYLACYJNE NAWIEWNE PROWADZONE WEWNĄTRZ POMIESZCZENIA ZAIZOLOWAĆ WEŁNĄ MINERALNĄ LAMELOWĄ GRUB. 30 MM
- WSZYSTKIE PRZEWODY WENTYLACYJNE PROWADZONE NA ZEWNĄTRZ BUDYNKU NALEŻY ZAIZOLOWAĆ WEŁNĄ MINERALNĄ GRUBOŚCI MIN. 50 MM ORAZ ZABEZPIECZYĆ PRZED DZIAŁANIEM WARUNKÓW ZEWNĘTRZNYCH OSŁONĄ Z BLACHY OCYNKOWANEJ

TYTUŁ RYSUNKU: RZUT GŁÓWNY - INST. WENT. MECHANICZNEJ ŚWIETLICA WIEJSKA PARSZOWICE Budowa budynku wraz z infrastr. techniczną i zag. terenu

inwestor:	URZĄD GMINY ŚCINAWA RYNEK 17, 59-330 ŚCINAWA		
adres budowy:	PARSZOWICE, jednostka ewidencyjna Ścinawa 021104_5 DZIAŁKI NR 524, 512/1, PARSZOWICE 0011		
obiekt:	BUDOWA WOLNOSTOJĄCEGO BUDYNKU ŚWIETLICY WIEJSKIEJ WRAZ Z PEŁNĄ INFRASTRUKTURĄ TECHNICZNĄ I ZAGOSPOD. TERENU		
branża:	INSTALACJE SANITARNE	nr uprawnień:	podpis:
projektant	mgr inż. Maciej Kurant	351/00/DUW	
		■ specjalność instalacje sanitarne	
sprawdzający		nr uprawnień:	podpis:
mgr inż. Karol Grzondziel		347/00/DUW	
		■ specjalność instalacje sanitarne	
stadium:	nr rysunku:	data:	skala:
PB	PR2018_PB-S8	Wrocław, czerwiec 2018 roku	1:100
JS ARCHITEKCI ul. Benedyktyńska 15/23-25 53-350 Wrocław, tel./fax 71 387 81 51, +48 502 352 485 kontakt@jsarchitekci.pl, www.jsarchitekci.pl		zmiana:	

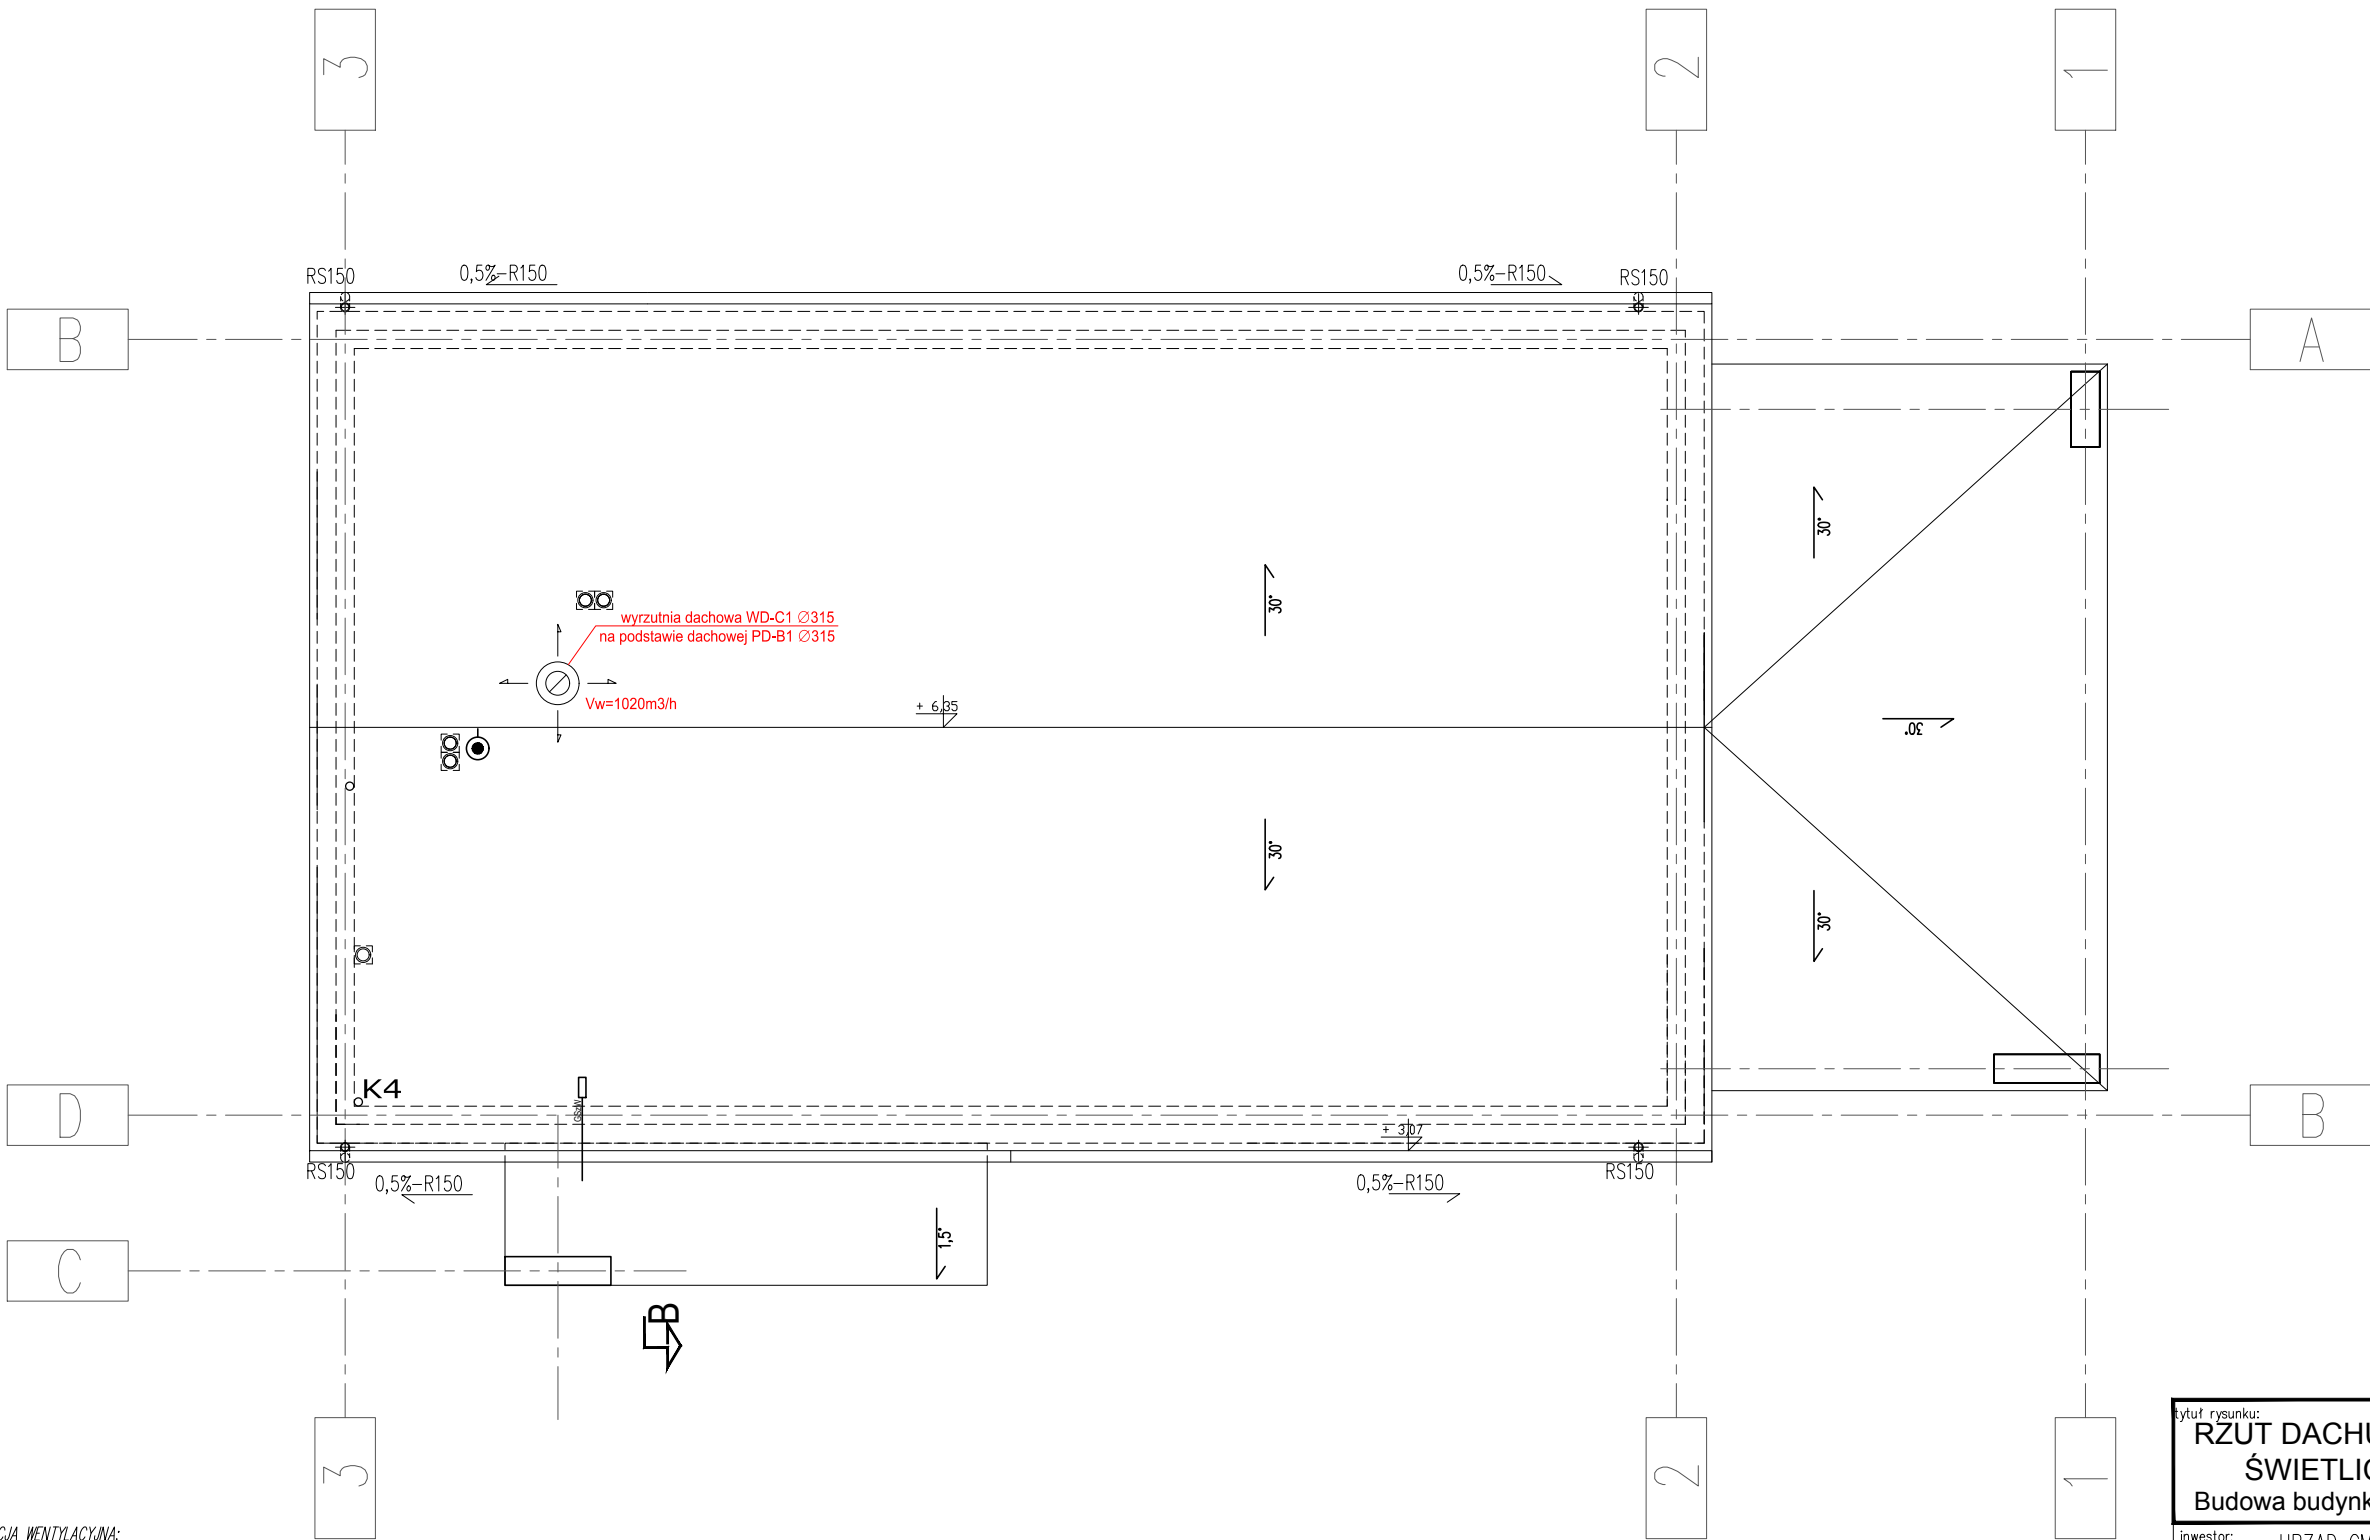

INSTALACJA WENTYLACYJNA:

- PRZEJŚCIA INSTALACYJNE O ŚREDNICY POW. 4 CM PRZEZ STROPY I ŚCIANY O ODPORNOŚCI OGNIOWEJ CO NAJMNIEJ EI30 LUB EI80 NALEŻY WYKONAĆ W KLASIE ODPORNOŚCI OGNIOWEJ EI TYCH ELEMENTÓW,
- PRZEJŚCIA PRZEZ ŚCIANY NOSIŁE ZEWNĘTRZNE NALEŻY WYKONAĆ JAKO SZCZELNE
- PRZEWODY WENTYLACJI WYKONAĆ Z BLACHY STALOWEJ OCYNKOWANEJ
- KANAŁY WENTYLACYJNE NAWIĘWNE PROWADZONE WEWNĄTRZ POMIESZCZENIA ZAIZOLOWAĆ WEŁNĄ MINERALNĄ LAMELOWĄ GRUB. 30 MM
- WSZYSTKIE PRZEWODY WENTYLACYJNE PROWADZONE NA ZEWNĄTRZ BUDYNKU NALEŻY ZAIZOLOWAĆ WEŁNĄ MINERALNĄ GRUBOŚCI MIN. 50 MM ORAZ ZABEZPIECZYĆ PRZED DZIAŁANIEM WARUNKÓW ZEWNĘTRZNYCH OSŁONĄ Z BLACHY OCYNKOWANEJ


Vw=225m3/h - STRUMIEŃ POWIETRZA WYWIEWANEGO

tytuł rysunku: RZUT DACHU - INST. WENT. MECHANICZNEJ ŚWIETLICA WIEJSKA PARSZOWICE Budowa budynku wraz z infrastr. techniczną i zag. terenu			
inwestor:	URZĄD GMINY ŚCINAWA RYNEK 17, 59-330 ŚCINAWA		
adres budowy:	PARSZOWICE, jednostka ewidencyjna Ścinawa 021104_5 DZIAŁKI NR 524, 512/1, PARSZOWICE 0011		
obiekt:	BUDOWA WOLNOSTOJĄCEGO BUDYNKU ŚWIETLICY WIEJSKIEJ WRAZ Z PEŁNĄ INFRASTRUKTURĄ TECHNICZNĄ I ZAGOSPOD. TERENU		
branża: INSTALACJE SANITARNE	projektant mgr inż. Maciej Kurant	nr uprawnień: 351/00/DUW	podpis: w specjalności instalacje sanitarne
sprawdzający mgr inż. Karol Grzondziel		nr uprawnień: 347/00/DUW	podpis: w specjalności instalacje sanitarne
stadium: PB	nr rysunku: PR2018_PB-S9	data: Wrocław, czerwiec 2018 roku	skala: 1:100
JS ARCHITEKCI ul. Benedyktyńska 15/23-25 53-350 Wrocław, tel./fax 71 387 81 51, +48 502 352 485 kontakt@jsarchitekcj.pl, www.jsarchitekcj.pl			zmiana:

wyrzutnia dachowa WD-C1 Ø315
na podstawie dachowej PD-B1 Ø315

Vw=1020m³/h

+ 6,35

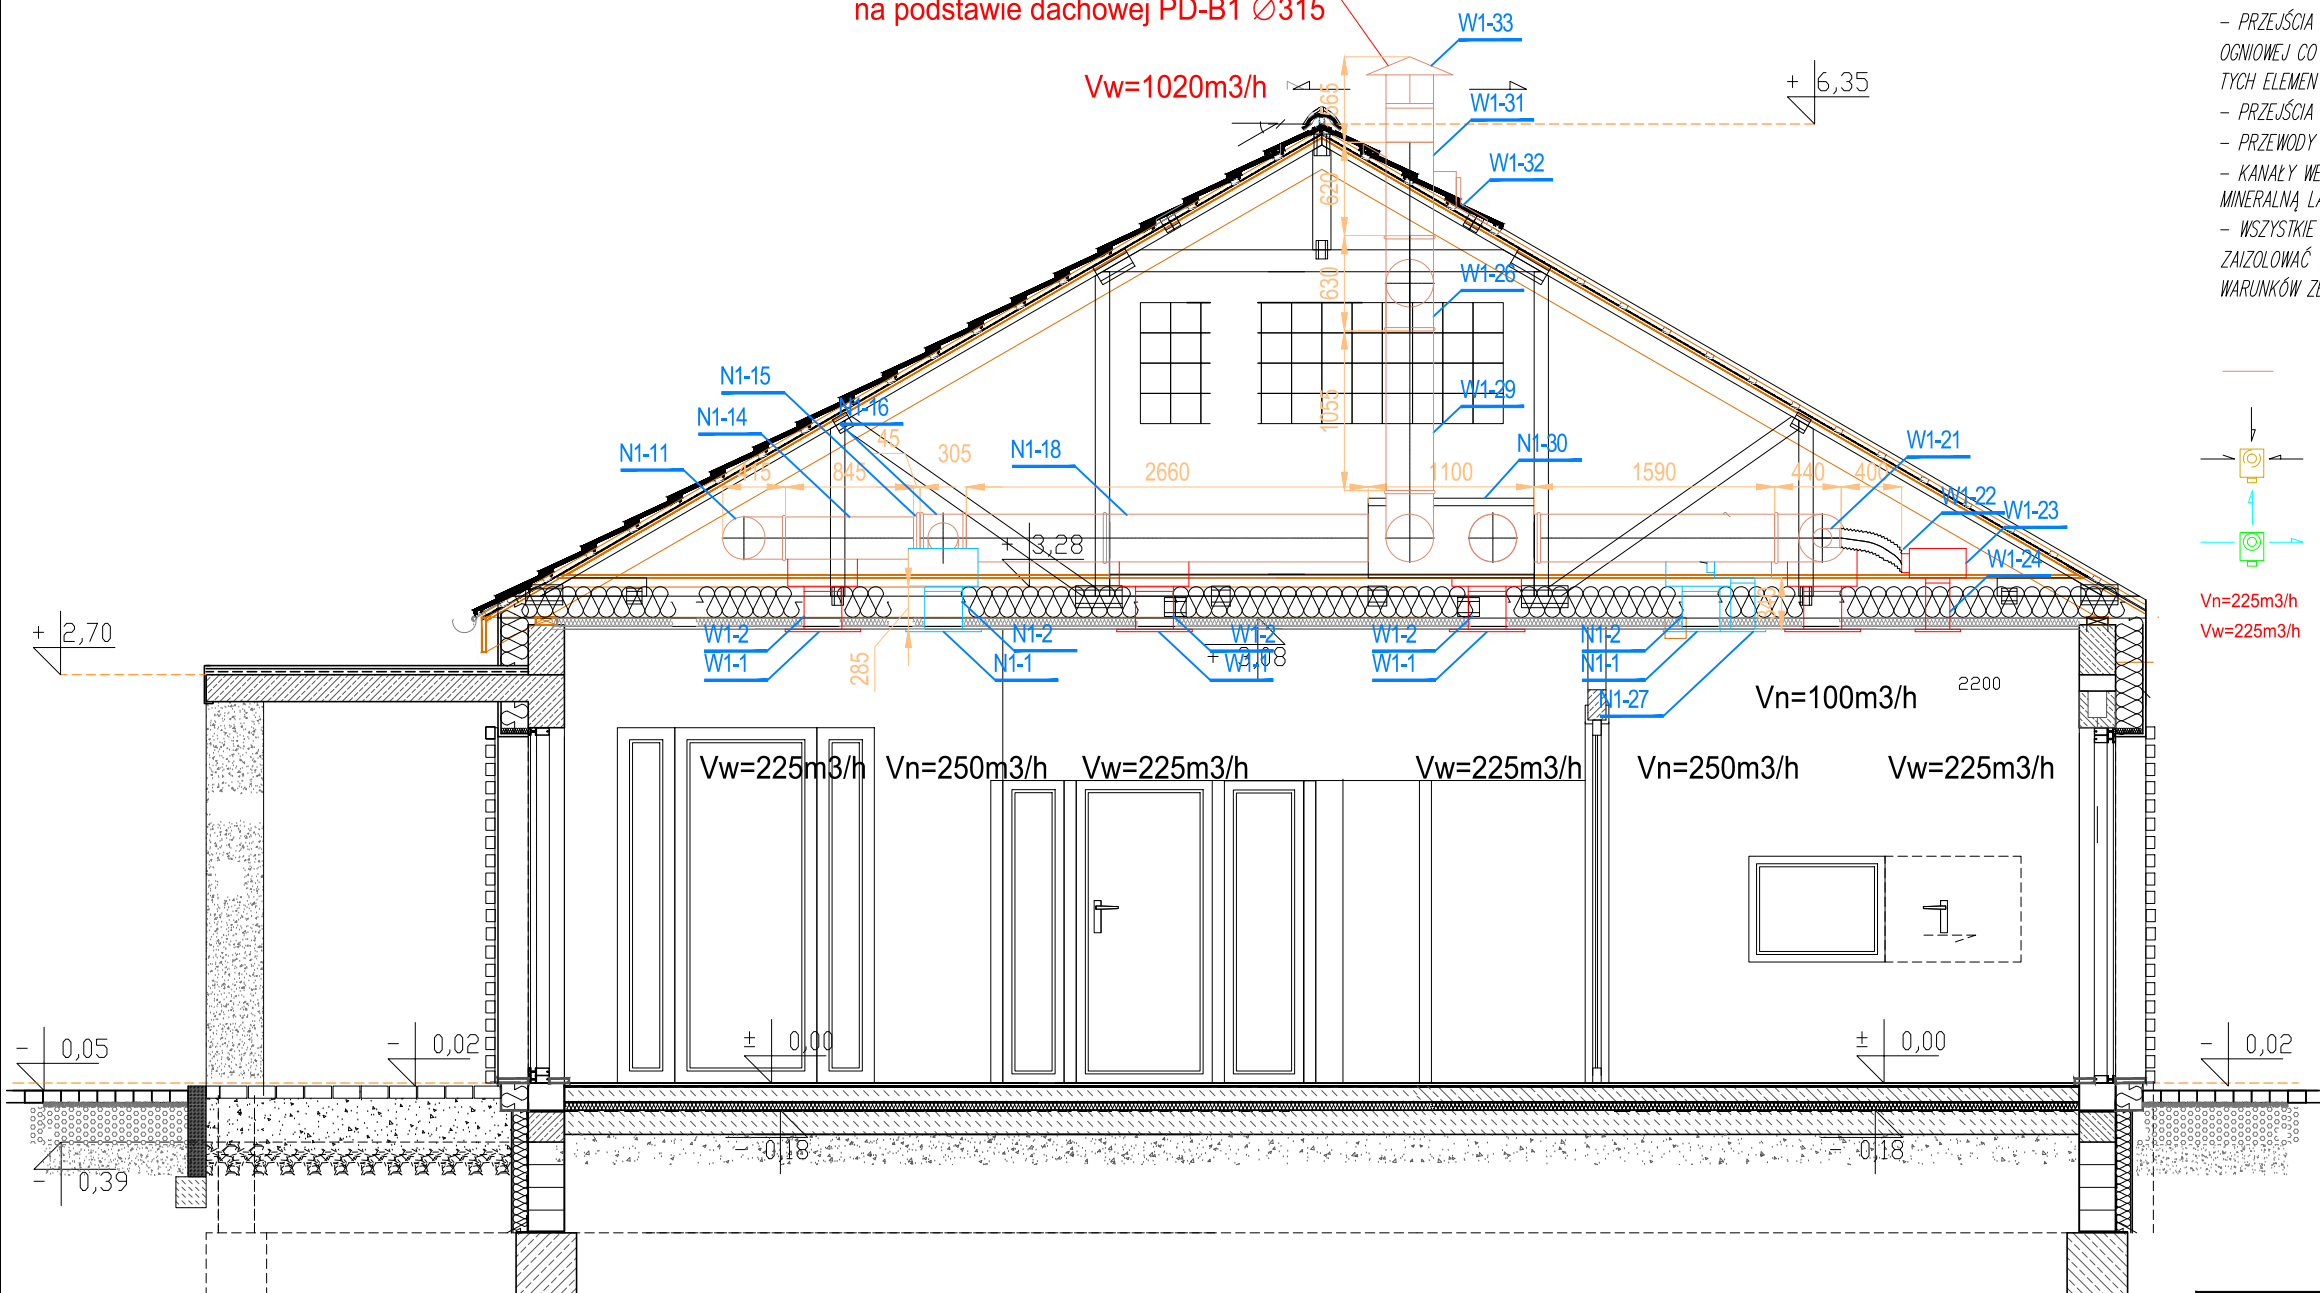

INSTALACJA WENTYLACYJNA:

- PRZEJŚCIA INSTALACYJNE O ŚREDNICY POW. 4 CM PRZEZ STROPY I ŚCIANY O ODPORNOŚCI OGNIOWEJ CO NAJMNIEJ EI30 LUB EI80 NALEŻY WYKONAĆ W KLASIE ODPORNOŚCI OGNIOWEJ EI TYCH ELEMENTÓW,
- PRZEJŚCIA PRZEZ ŚCIANY NOŚNE ZEWNĘTRZNE NALEŻY WYKONAĆ JAKO SZCZELNE
- PRZEWODY WENTYLACJI WYKONAĆ Z BLACHY STALOWEJ OCYNKOWANEJ
- KANAŁY WENTYLACYJNE NAWIEWNE PROWADZONE WEWNĄTRZ POMIESZCZENIA ZAIZOLOWAĆ WEŁNĄ MINERALNĄ LAMELOWĄ GRUB. 30 MM
- WSZYSTKIE PRZEWODY WENTYLACYJNE PROWADZONE NA ZEWNĄTRZ BUDYNKU NALEŻY ZAIZOLOWAĆ WEŁNĄ MINERALNĄ GRUBOŚCI MIN. 50 MM ORAZ ZABEZPIECZYĆ PRZED DZIAŁANIEM WARUNKÓW ZEWNĘTRZNYCH OSŁONĄ Z BLACHY OCYNKOWANEJ

— PROJEKTOWANA INSTALACJA WENTYLACJI MECHANICZNEJ



— WYEWNIK



— NAWIEWNIK

Vn=225m³/h — STRUMIEŃ POWIETRZA NAWIEWANEGO

Vw=225m³/h — STRUMIEŃ POWIETRZA WYIEWANEGO

tytuł rysunku:
**PRZĘKROJ A-A - INST. WENT. MECHANICZNEJ
ŚWIETLICA WIEJSKA PARSZOWICE**
Budowa budynku wraz z infrastr. techniczną i zag. terenu

inwestor: URZĄD GMINY ŚCINAWA
RYNEK 17, 59-330 ŚCINAWA

adres budowy: PARSZOWICE, jednostka ewidencyjna Ścinawa 021104_5
DZIAŁKI NR 524, 512/1, PARSZOWICE 0011

obiekt: BUDOWA WOLNOSTOJĄCEGO BUDYNKU ŚWIETLICY WIEJSKIEJ
WRAZ Z PEŁNĄ INFRASTRUKTURĄ TECHNICZNĄ I ZAGOSPOD. TERENU

branża: INSTALACJE SANITARNE
projektant mgr inż. Maciej Kurant

nr uprawnień: podpis:
351/00/DUW
w specjalności instalacje sanitarne

sprawdzający
mgr inż. Karol Grzondziel

nr uprawnień: podpis:
347/00/DUW
w specjalności instalacje sanitarne


stadium: PB
nr rysunku: PR2018_PB-S10

data: Wrocław,
czerwiec 2018 roku

skala: 1:50

JS ARCHITEKCI
ul. Benedyktynska 15/23-25 53-350 Wrocław,
tel./fax 71 387 81 51, +48 502 352 485
kontakt@jsarchitekci.pl, www.jsarchitekci.pl

zmiana:

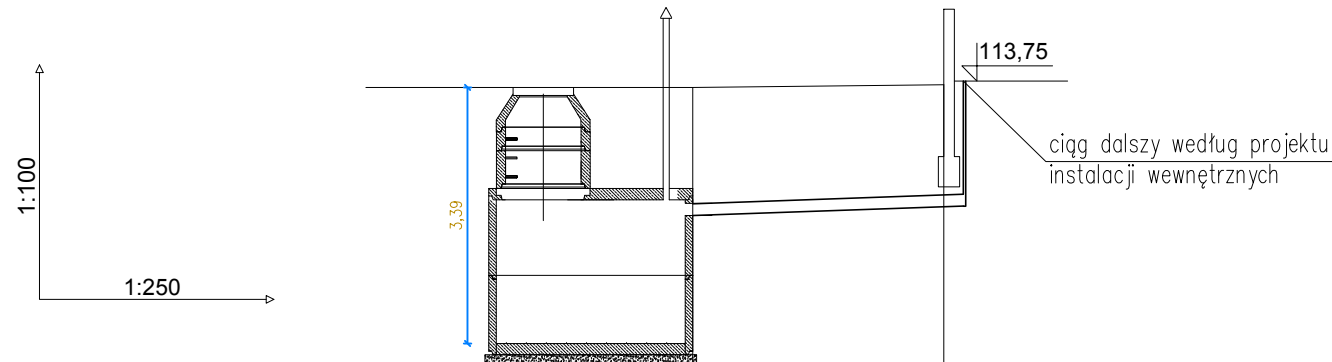

Poziom porównawczy 105,00 m n.p.m.

Rzędna terenu projektowanego	113,70	113,70
Rzędna terenu istniejącego	113,70	113,70
Rzędna dna kanału	111,97	112,10
Zagłębienie dna kanału [m]	1,73	1,60
Odległości [m]	8,31	
Średnice, materiał	PVC-U_SDR34_I 160×4,7 15,0 ‰	
Długość trasy [m]	0,00	8,31

SzS1

tytuł rysunku:

PRZYŁĄCZE KANALIZACJI
SANITARNEJ-PROFIL

inwestor:

URZĄD GMINY ŚCINAWA
RYNEK 17, 59-330 ŚCINAWA

adres budowy:

PARSZOWICE, jednostka ewidencyjna Ścinawa 021104_5
DZIAŁKI NR 524, 512/1, PARSZOWICE 0011

obiekt:

BUDOWA WOLNOSTOJĄCEGO BUDYNKU ŚWIE TLICY WIEJSKIEJ
WRAZ Z PEŁNĄ INFRASTRUKTURĄ TECHNICZNĄ I ZAGOSPOD. TERENU

branża: INSTALACJE SANITARNE
projektant mgr inż. Maciej Kurant

nr uprawnień: 351/00/DUW
w specjalności instalacje sanitarne

sprawdzający
mgr inż. Karol Grzondziel

nr uprawnień: 347/00/DUW
w specjalności instalacje sanitarne

stadium: PB


nr rysunku: PRZ2018_PB-PS3

data: Wrocław,
czerwiec 2018 roku


skala: 1:250/1:100

JS ARCHITEKCI
ul. Benedyktyńska 15/23-25 53-350 Wrocław,
tel./fax 71 387 81 51, +48 502 352 485
kontakt@jsarchitekci.pl, www.jsarchitekci.pl

zmiana:

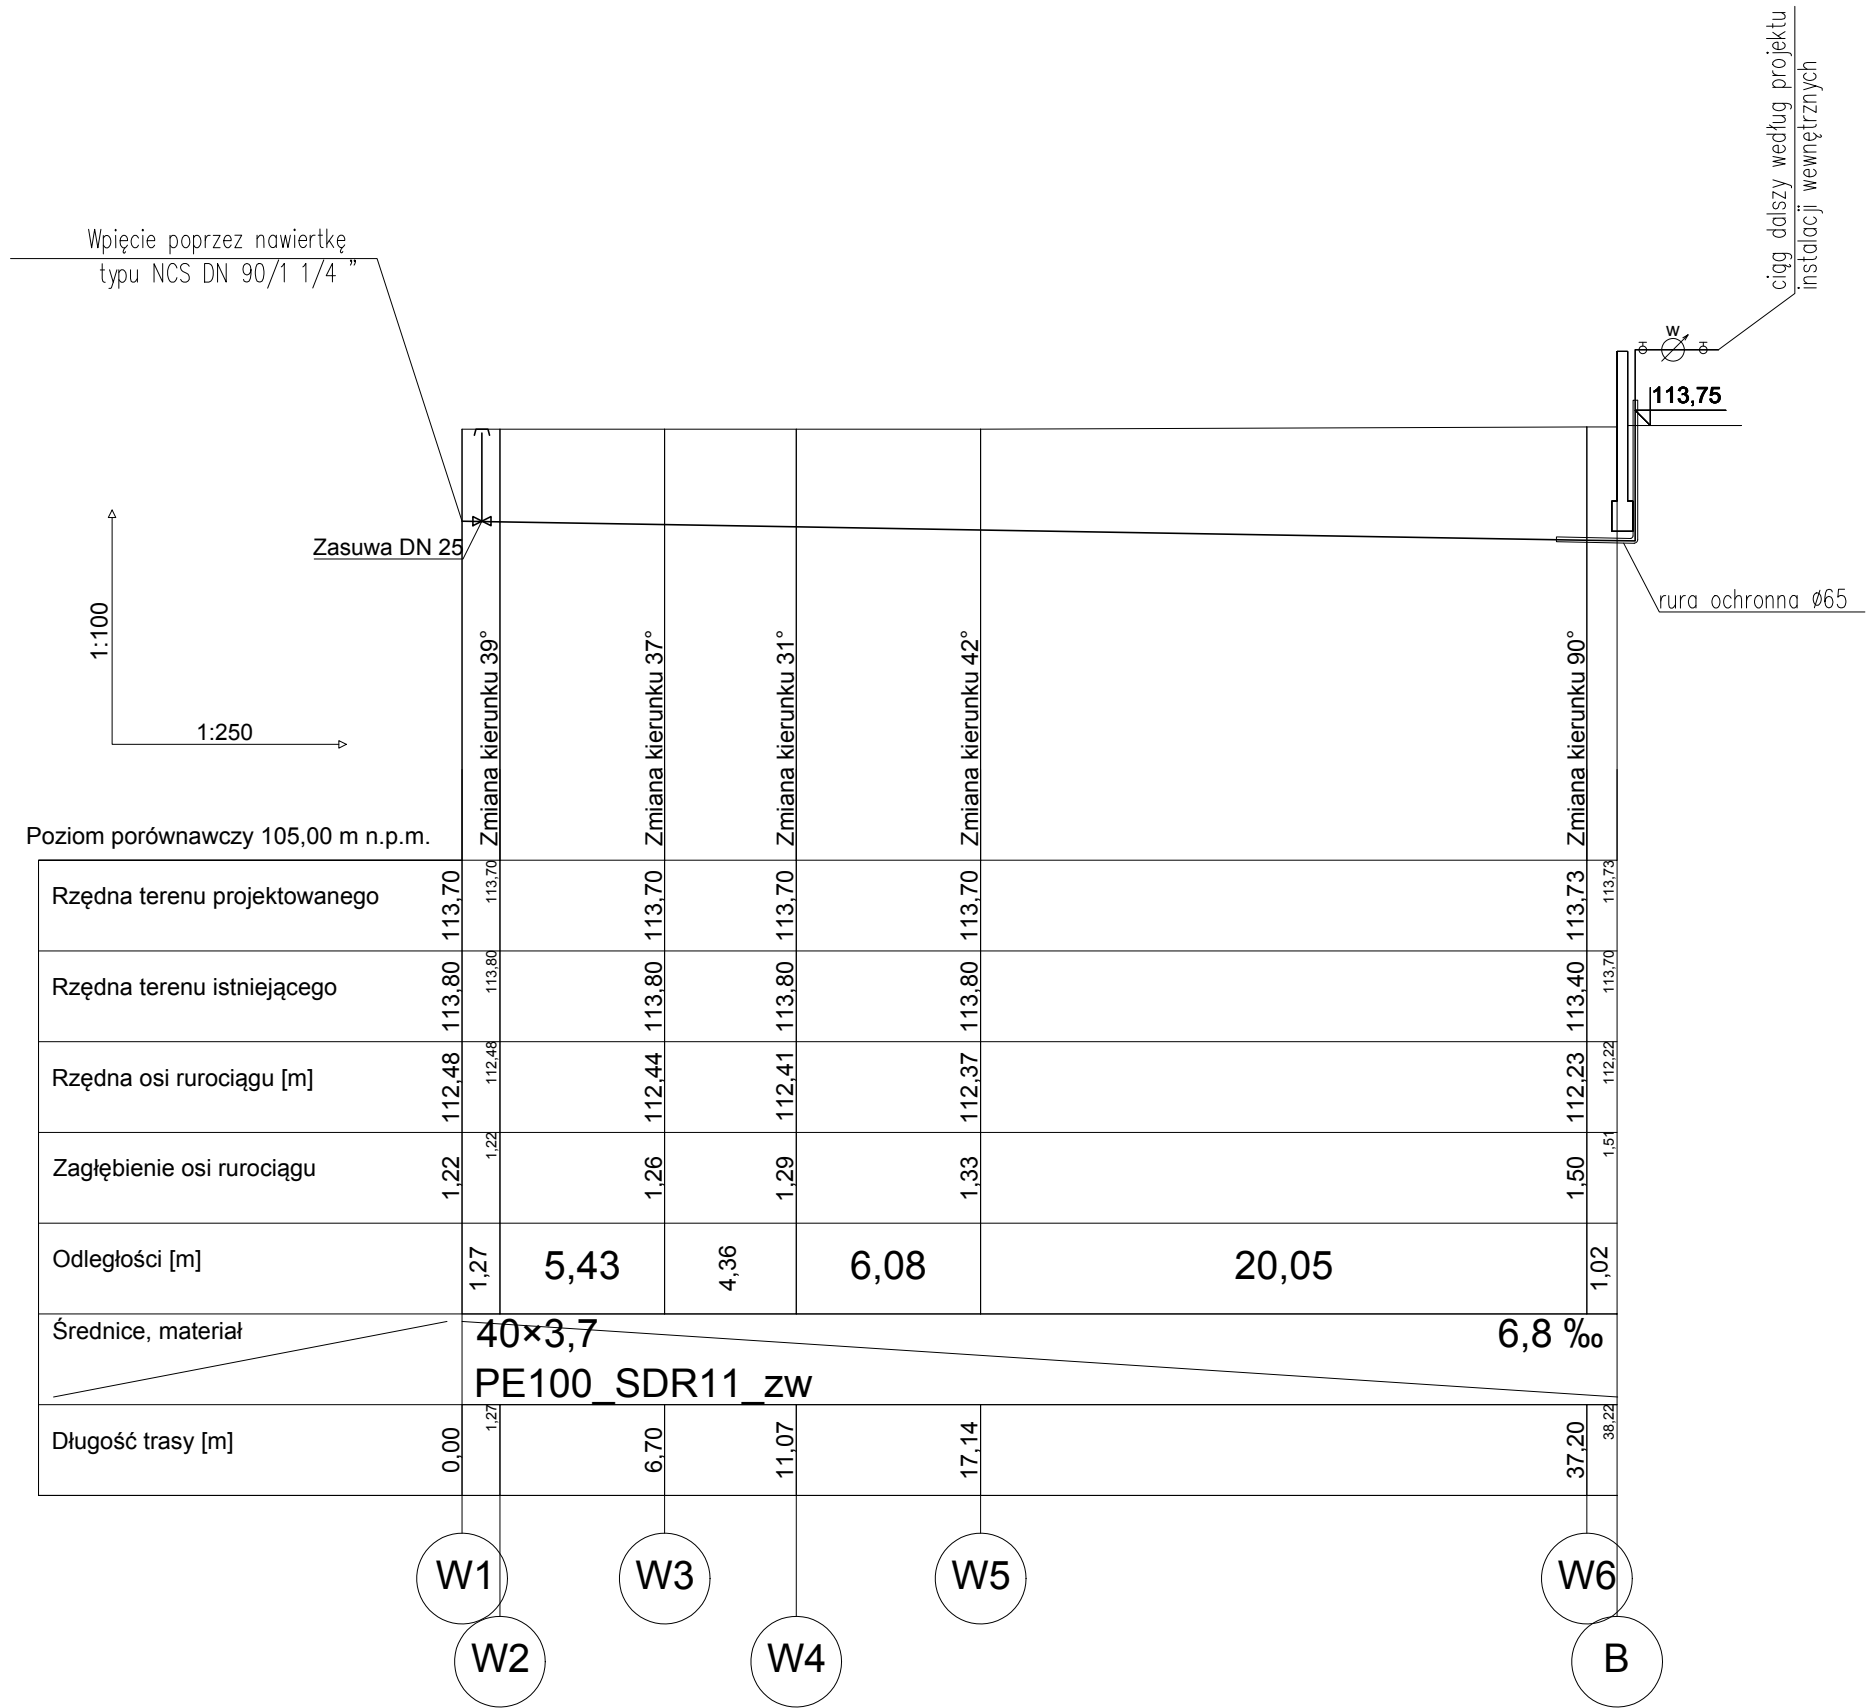


tytuł rysunku:			
PRZYLĄCZE WODY-PROFIL			
inwestor:	URZĄD GMINY ŚCINAWA RYNEK 17, 59-330 ŚCINAWA		
adres budowy:	PARSZOWICE, jednostka ewidencyjna Ścinawa 021104_5 DZIAŁKI NR 524, 512/1, PARSZOWICE 0011		
obiekt:	BUDOWA WOLNOSTOJĄCEGO BUDYNKU ŚWIE TLICY WIEJSKIEJ WRAZ Z PEŁNĄ INFRASTRUKTURĄ TECHNICZNĄ I ZAGOSPOD. TERENU		
branża: instalacje sanitarne	projektant mgr inż. Maciej Kurant	nr uprawnień: 351/00/DUW	podpis:
		w specjalności instalacje sanitarne	
sprawdzający mgr inż. Karol Grzondziel		nr uprawnień: 347/00/DUW	podpis:
		w specjalności instalacje sanitarne	
stadium: PB	nr rysunku: PRZ2018_PB-PS2	data: Wrocław, czerwiec 2018 roku	skala: 1:250/1:100
JS ARCHITEKCI ul. Benedyktyńska 15/23-25 53-350 Wrocław, tel./fax 71 387 81 51, +48 502 352 485 kontakt@jsarchitekci.pl, www.jsarchitekci.pl		zmiana:	

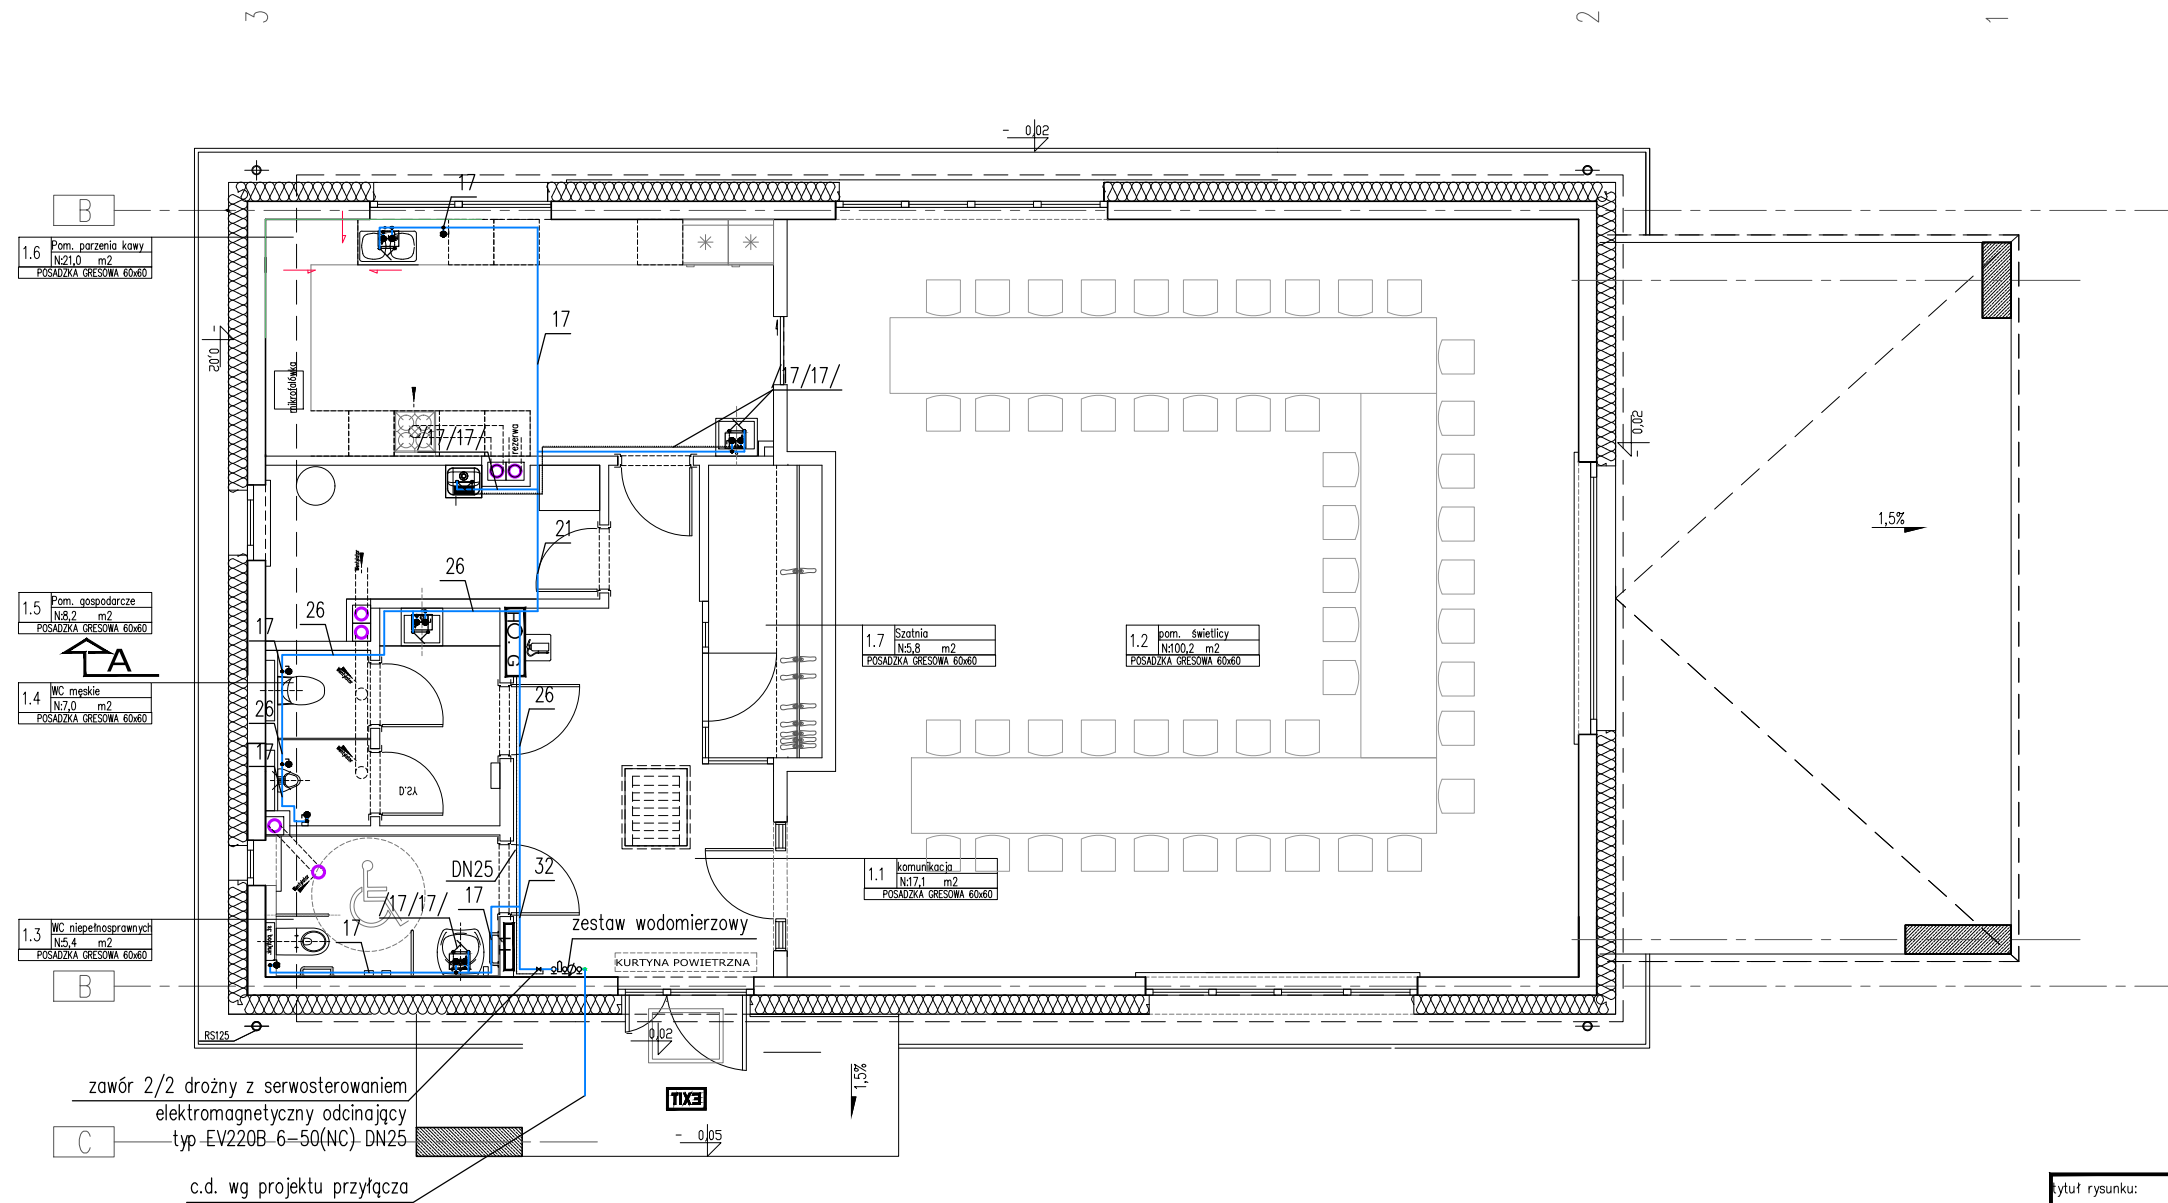

tytuł rysunku:			
PRZYLĄCZE WODY-RZUT PRZYZIEMIA			
inwestor:	URZĄD GMINY ŚCINAWA RYNEK 17, 59-330 ŚCINAWA		
adres budowy:	PARSZOWICE, jednostka ewidencyjna Ścinawa 021104_5 DZIAŁKI NR 524, 512/1, PARSZOWICE 0011		
obiekt:	BUDOWA WOLNOSTOJĄCEGO BUDYNKU ŚWIETLICY WIEJSKIEJ WRAZ Z PEŁNĄ INFRASTRUKTURĄ TECHNICZNĄ I ZAGOSPOD. TERENU		
branża:	INSTALACJE SANITARNE	nr uprawnień:	podpis:
projektant:	mgr inż. Maciej Kurant	351/00/DUW	
		w specjalności instalacje sanitarne	
sprawdzający:	mgr inż. Karol Grzondziel	nr uprawnień:	podpis:
		347/00/DUW	
		w specjalności instalacje sanitarne	
stadium:	nr rysunku:	data:	skala:
PB	PRZ2018_PB-PS5	Wrocław, czerwiec 2018 roku	BS
JS ARCHITEKCI ul. Benedyktyńska 15/23-25 53-350 Wrocław, tel./fax 71 387 81 51, +48 502 352 485 kontakt@jsarchitekci.pl, www.jsarchitekci.pl		zmiana:	


ZESTAW WODOMIERZOWY W BUDYNKU

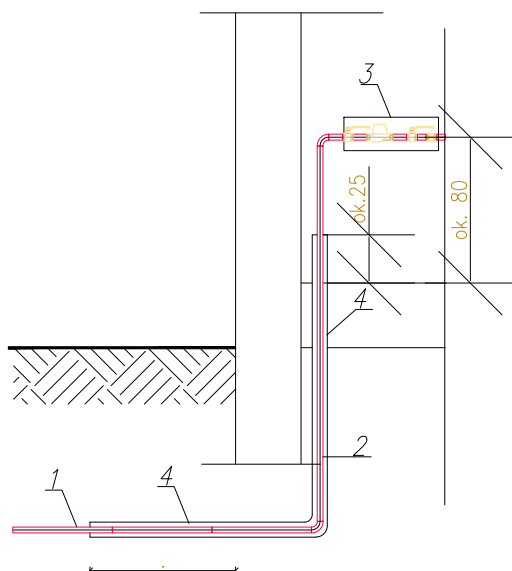

OZNACZENIA

1. Rura PE HD 100 SDR 11 $\varnothing 40 \times 3,7$
2. Podejście do wodomierza i połączenie z instalacją wewn. – rury i kształtki instalacyjne
3. Zestaw wodomierzowy
4. Rura ochronna $\varnothing 63$ z uszczelnieniem i manszetami.

ZESTAW WODOMIERZOWY NR 1

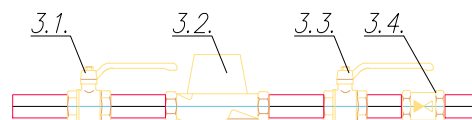




OZNACZENIA

- 3.1. Zawór odcinający DN 32
- 3.2. Wodomierz DN 20
- 3.3. Zawór odcinający z odwodnieniem DN 32
- 3.4. Zawór antyskażeniowy DN 32


tytuł rysunku:

PRZYŁĄCZE WODY-ZESTAW WODOMIERZOWY

inwestor:	URZĄD GMINY ŚCINAWA RYNEK 17, 59-330 ŚCINAWA		
adres budowy:	PARSZOWICE, jednostka ewidencyjna Ścinawa 021104_5 DZIAŁKI NR 524, 512/1, PARSZOWICE 0011		
obiekt:	BUDOWA WOLNOSTOJĄCEGO BUDYNKU ŚWIETLICY WIEJSKIEJ WRAZ Z PEŁNĄ INFRASTRUKTURĄ TECHNICZNĄ I ZAGOSPOD. TERENU		
branża: INSTALACJE SANITARNE	projektant: mgr inż. Maciej Kurant	nr uprawnień: 351/00/DUW	podpis: w specjalności instalacje sanitarne
sprawdzający: mgr inż. Karol Grzondziel		nr uprawnień: 347/00/DUW	podpis: w specjalności instalacje sanitarne
stadium: PB	nr rysunku: PRZ2018_PB-PS4	data: Wrocław, czerwiec 2018 roku	skala: BS
JS ARCHITEKCI ul. Benedyktynska 15/23-25 53-350 Wrocław, tel./fax 71 387 81 51, +48 502 352 485 kontakt@jsarchitekci.pl, www.jsarchitekci.pl		zmiana:	

 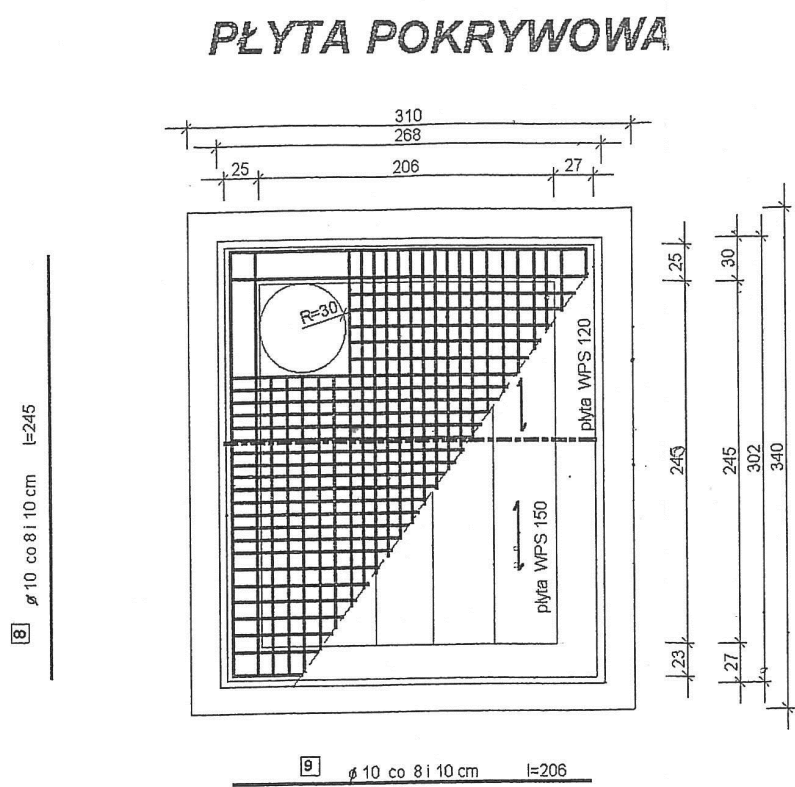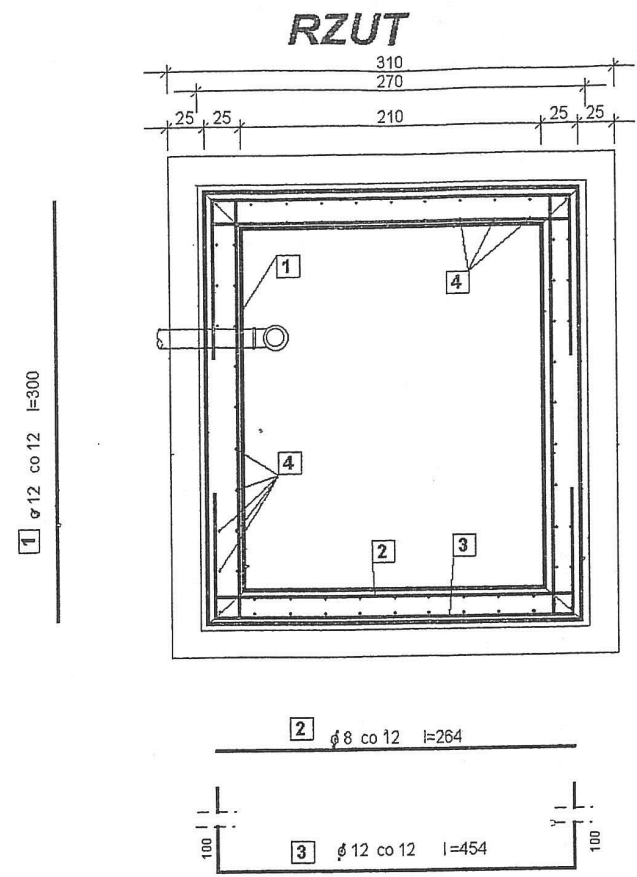

PRZEKRÓJ

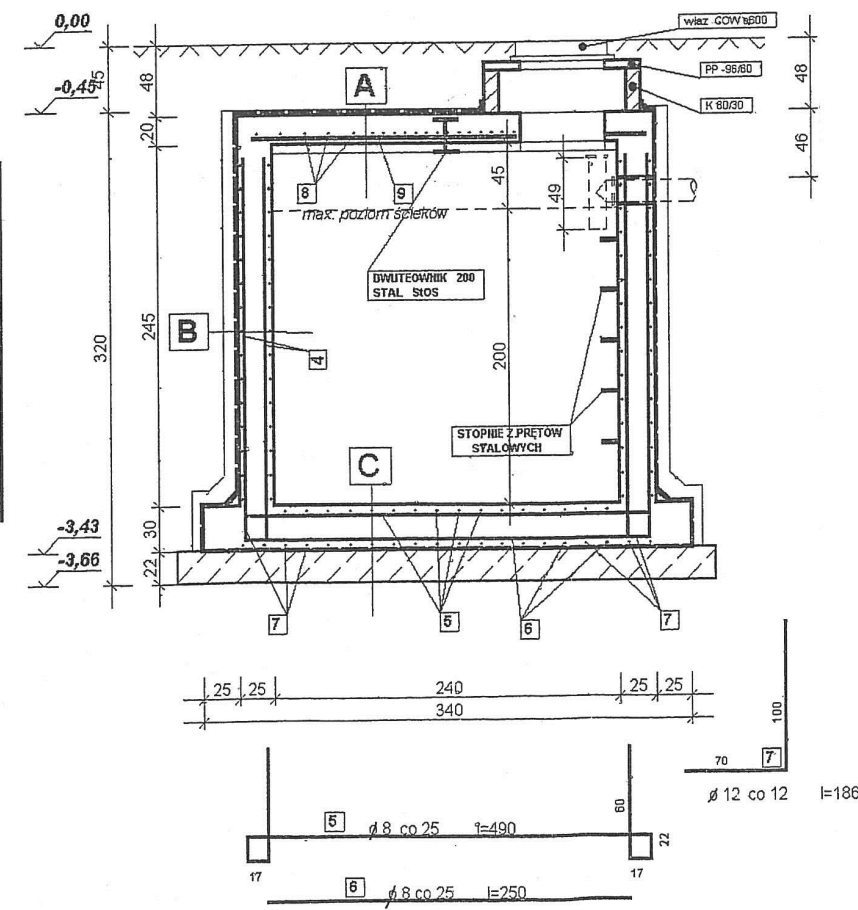


GLĄDZ CEMENTOWA 2cm
3x PAPA
GLĄDZ CEMENTOWA (ze spadkiem) 2cm
PLYTA POKRYWOWA 20cm
ABIZOL 2R + 2P

ŚCIANKA DOCISKOWA Ceglana (ceglana)
2xPAPA z przekładką
1xPAPA na ośniewie z tkaniny technicznej
ŻELBET 25cm
ABIZOL 2xR+2xP


ABIZOL 2xR+2xP
GLĄDZ CEMENTOWA (ze spadkiem) 2-4cm
PLYTA ŻELBETOWA 30cm
2xPAPA z przekładką
1xPAPA na ośniewie z tkaniny technicznej
CHUDY BETON 10cm

SZCZEGÓŁ ZAMOCOWANIA RURY W ŚCIANIE

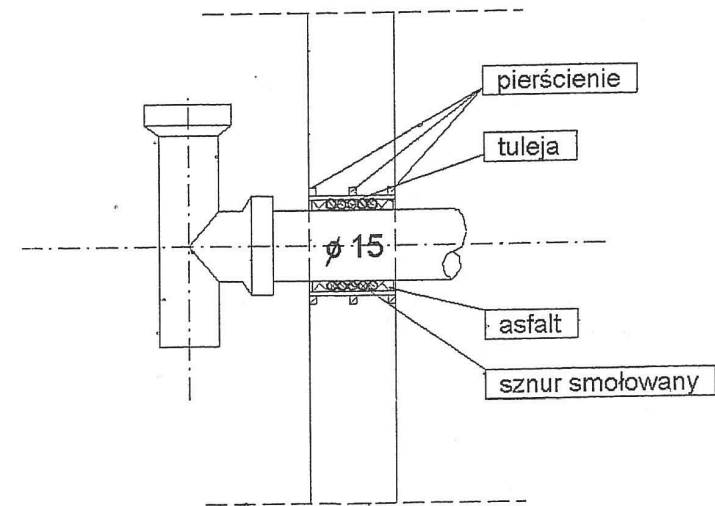

BETON B 20
STAL A-III

tytuł rysunku: BEZODPŁYWOWY ZBIORNIK NA ŚCIEKI ŚWIETLICA WIEJSKA PARSZOWICE Budowa budynku wraz z infrastr. techniczną i zagospod. terenu			
inwestor:	URZĄD GMINY ŚCINAWA RYNEK 17, 59-330 ŚCINAWA		
adres budowy:	PARSZOWICE, jednostka ewidencyjna Ścinawa 021104_5 DZIAŁKI NR 524, 512/1, PARSZOWICE 0011		
obiekt:	BUDOWA WOLNOSTOJĄCEGO BUDYNKU ŚWIETLICY WIEJSKIEJ WRAZ Z PEŁNĄ INFRASTRUKTURĄ TECHNICZNĄ I ZAGOSPOD. TERENU		
branża: INSTALACJE SANITARNE	projektant mgr inż. Maciej Kurant	nr uprawnień: 351/00/DUW	podpis: w specjalności instalacje sanitarne
sprawdzający mgr inż. Karol Grzondziel		nr uprawnień: 347/00/DUW	podpis: w specjalności instalacje sanitarne
stadium: PB	nr rysunku: PR2018_PB-SZ1	data: Wrocław, czerwiec 2018 roku	skala: -
JS ARCHITEKCI ul. Benedyktyńska 15/23-25 53-350 Wrocław, tel./fax 71 387 81 51, +48 502 352 485 kontakt@jsarchitekci.pl, www.jsarchitekci.pl			zmiana:

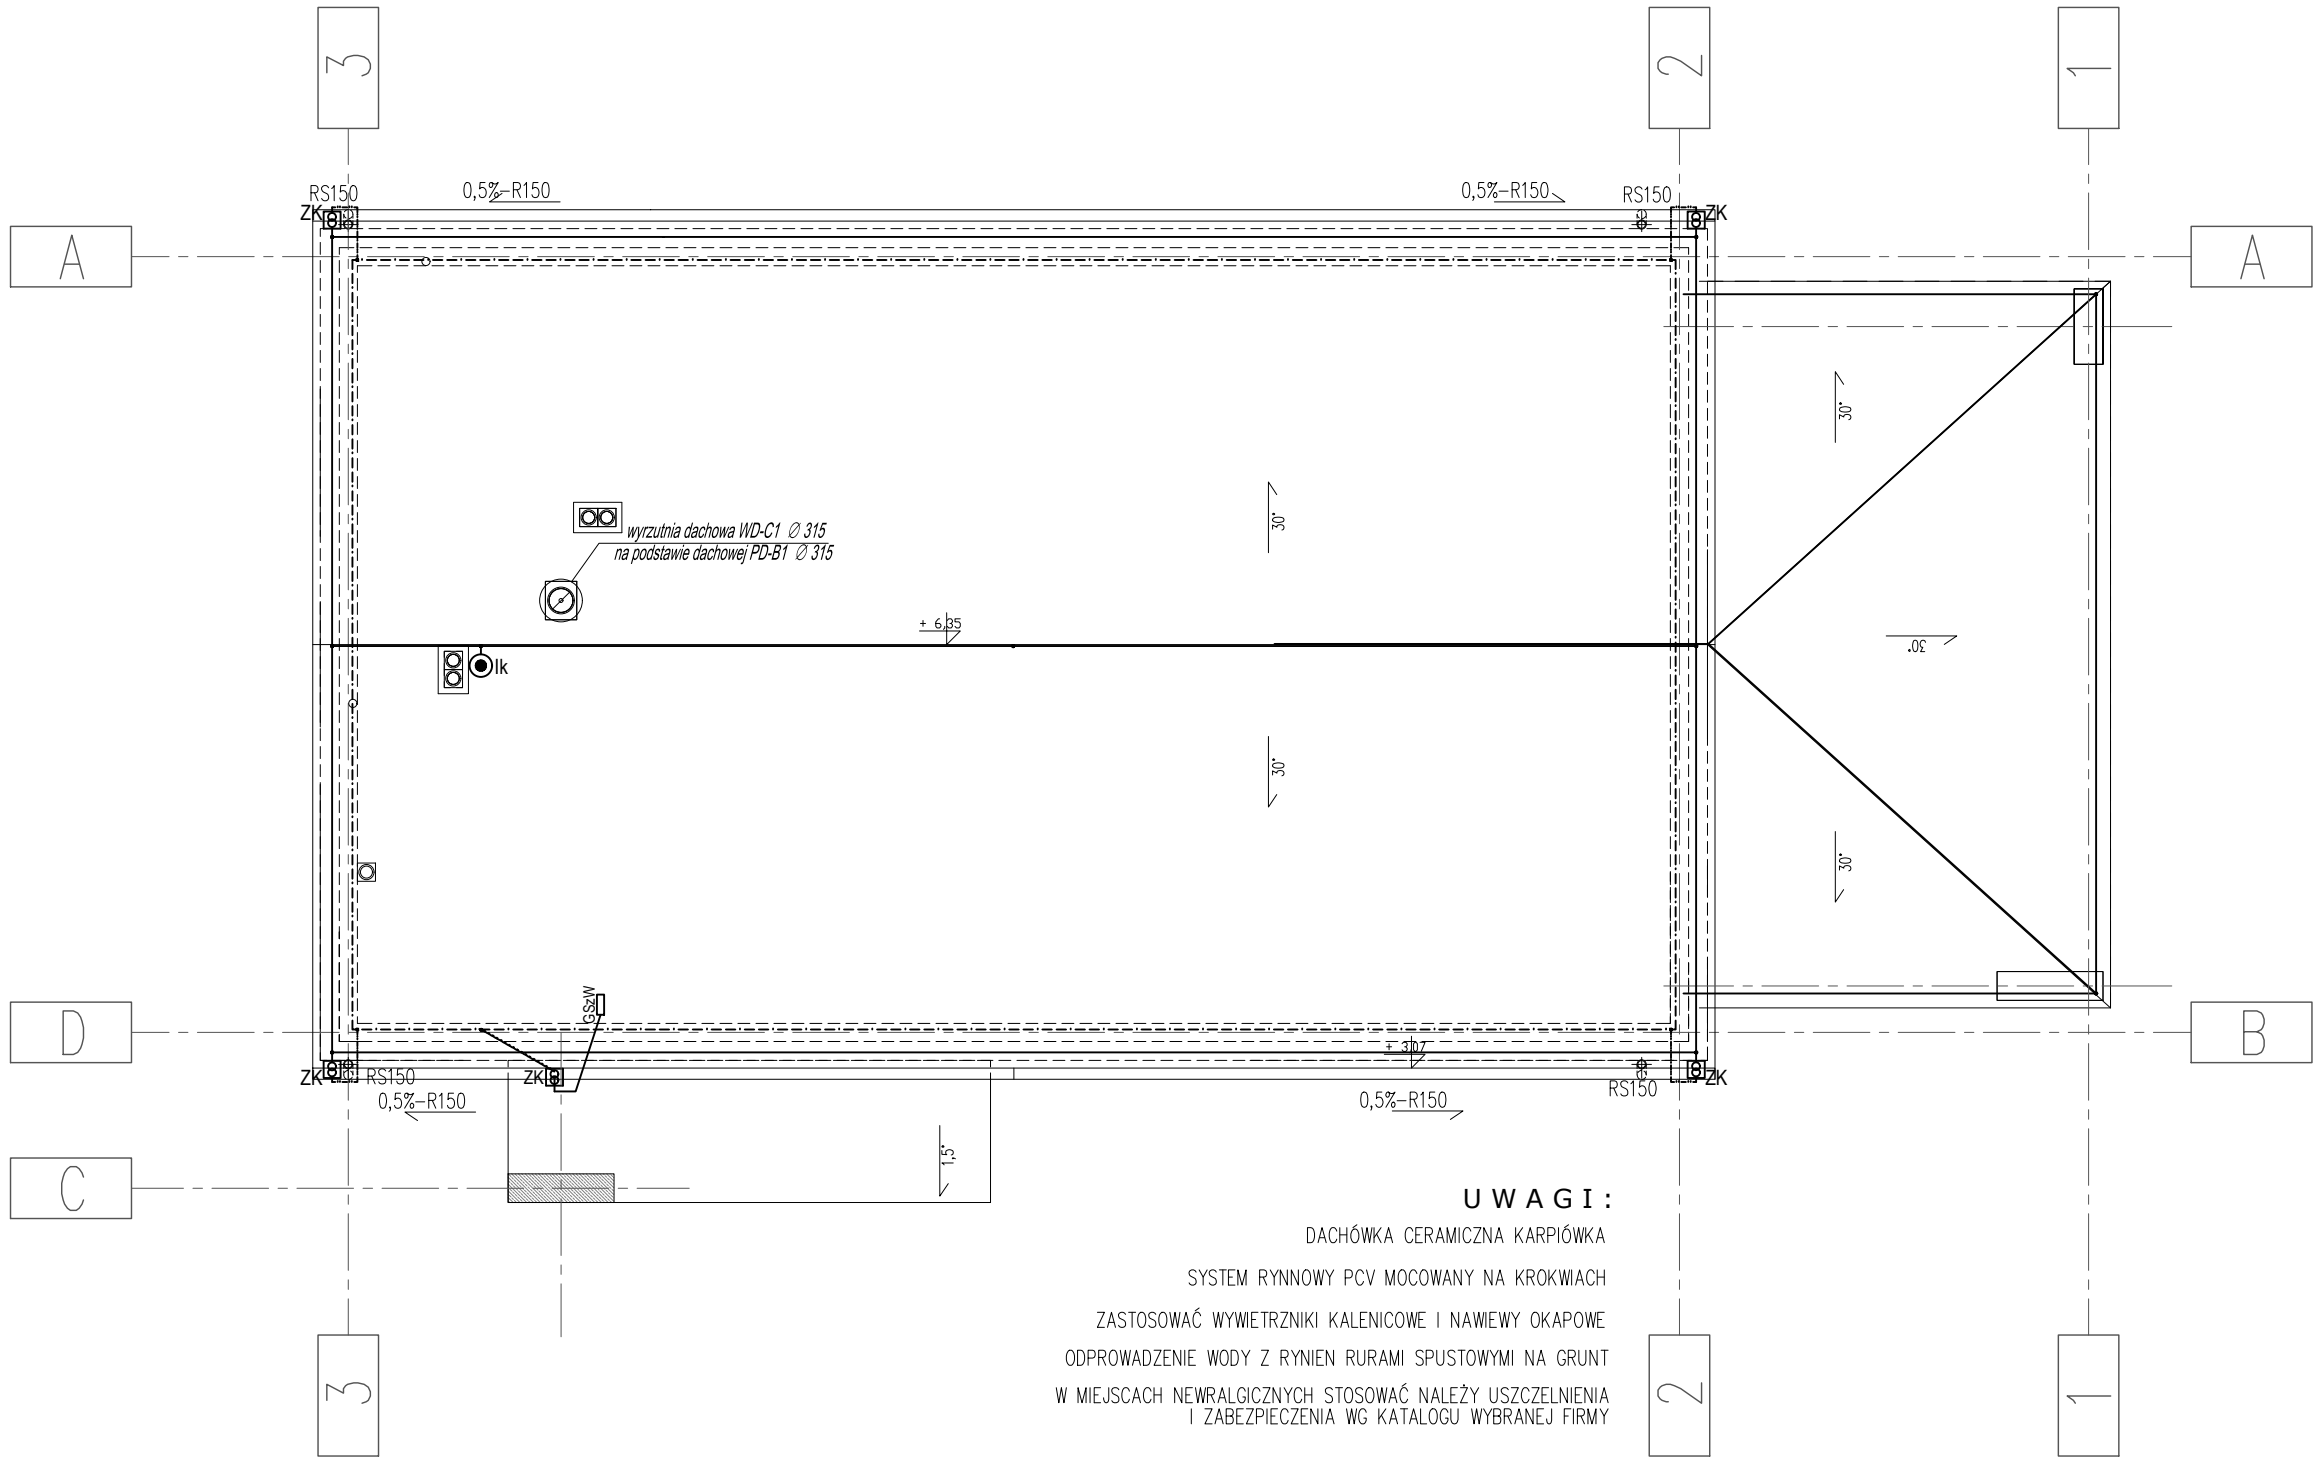

OZNACZENIA - INST. ODGROMOWA, UZIEMIAJĄCA I WYRÓWNAWCZA



- główna szyna wyrównawczo-uziemiająca - w metalowej obudowie wnekowej zabudowanej na wysokości 0,3m od posadzki. Przyłączenie do ZK - drut St/ZnΦ10 w rurce winiduruowej RL16
- projektowany uziom fundamentowy ułożony w dolnej strefie ławy fundamentowej z bednarki St/Zn30x4 z wyprowadzonymi odcinkami bednarki St/Zn30x4 do do złącz kontrolnych ZK dla instalacji odgromowej oraz instalacji wyrównawczej
- złącze kontrolne instalacji odgromowej w obudowie do gruntu o wym. 200x190x170, np. typ 49.1 ELKO-BIS
- przewód uziemiający na trasie: uziom - złącze kontrolne ZK - bednarka ocynkowana St/Zn30/4. Połączenie z uziomem egzotermiczne
- zwód poziomy niski - drut St/Zn 8 - ułożony na typowych wspornikach do dachów z dachówką ceramiczną - np. firmy ELKO-BIS
- przewód odprowadzający na trasie: zwód poziomy - złącze kontrolne ZK - drut ocynk. St/ZnΦ 8 ułożony w rurce winiduruowej twardej RL13,5 pod elewacją ceramiczną budynku
- iglica kominowa o wysokości 1,5m montowana do kominia - przewyższenie 0,9m - np. typ 70.15 ELKO-BIS

Określone w projekcie konkretne rodzaje technologii i materiałów budowlanych (znaki towarowe) służą pomocniczo do określenia ich wymaganych parametrów technicznych; należy je traktować jako rozwiązania przykładowe. Dopuszcza się stosowanie materiałów zamiennych pod warunkiem posiadanie przez nie co najmniej równoważnych parametrów. Stosowanie rozwiązań zamiennych wymaga akceptacji Inwestora i Projektanta w ramach nadzoru autorskiego.

Zasilanie elektroenergetyczne wykonane zgodnie z Warunkami Przyłączenia do sieci WP/022279/2018/O02R02 wydanymi w dniu 2018-03-29 przez Tauron Dystrybucja S.A. Oddział w Legnicy


Ochrona przed porażeniem prądem elektrycznym:

- podstawowa: izolacja części czynnych i obudowy,
- przy uszkodzeniu: samoczynne wyłączenie zasilania,
- uzupełniająca: wyłączniki różnicowoprądowe RCD.

UZIEMIENIE SYSTEMÓW

- SIEĆ ROZDZIELCZA 3x230/400V Tauron Dystrybucja S.A. Typ uziemienia systemu TN-C
- INSTALACJE ODBIORCZE 3x230/400V Typ uziemienia systemu TN-S

tytuł rysunku: Rzut dachu - świetlica wiejska plan instalacji odgromowej i uziemiającej			
inwestor:		BURMISTRZ MIASTA I GMINY ŚCINAWA RYSNEK 17, 59-330 ŚCINAWA	
adres budowy:		PARSZOWICE, jednostka ewidencyjna Ścinawa 021104_5 DZIAŁKI NR 524, 512/1, PARSZOWICE 0011	
obiekt:		BUDOWA WOLNOSTOJĄCEGO BUDYNKU ŚWIETLICY WIEJSKIEJ WRAZ Z PEŁNĄ INFRASTRUKTURĄ TECHNICZNĄ I ZAGOSPOD. TERENU	
branża:	ELEKTRYCZNA	nr uprawnień:	podpis:
projektant:	Michał Madeła	151/DOŚ/13	w specjalność sieci i urządzenia elektryczne
sprowadzający:	Rafał Grudziak	nr uprawnień:	podpis:
stadium:	PB	149/DOŚ/13	w specjalność sieci i urządzenia elektryczne
nr rysunku:	PR2018_PB-E3	data:	Wrocław, czerwiec 2018 roku
zmiana:		skala:	1:100
JS ARCHITEKCI ul. Benedyktńska 15 lok. 23-25, 50-350 Wrocław, tel./fax 71 387 81 51, +48 502 352 485 kontakt@jsarchitekci.pl, www.jsarchitekci.pl			

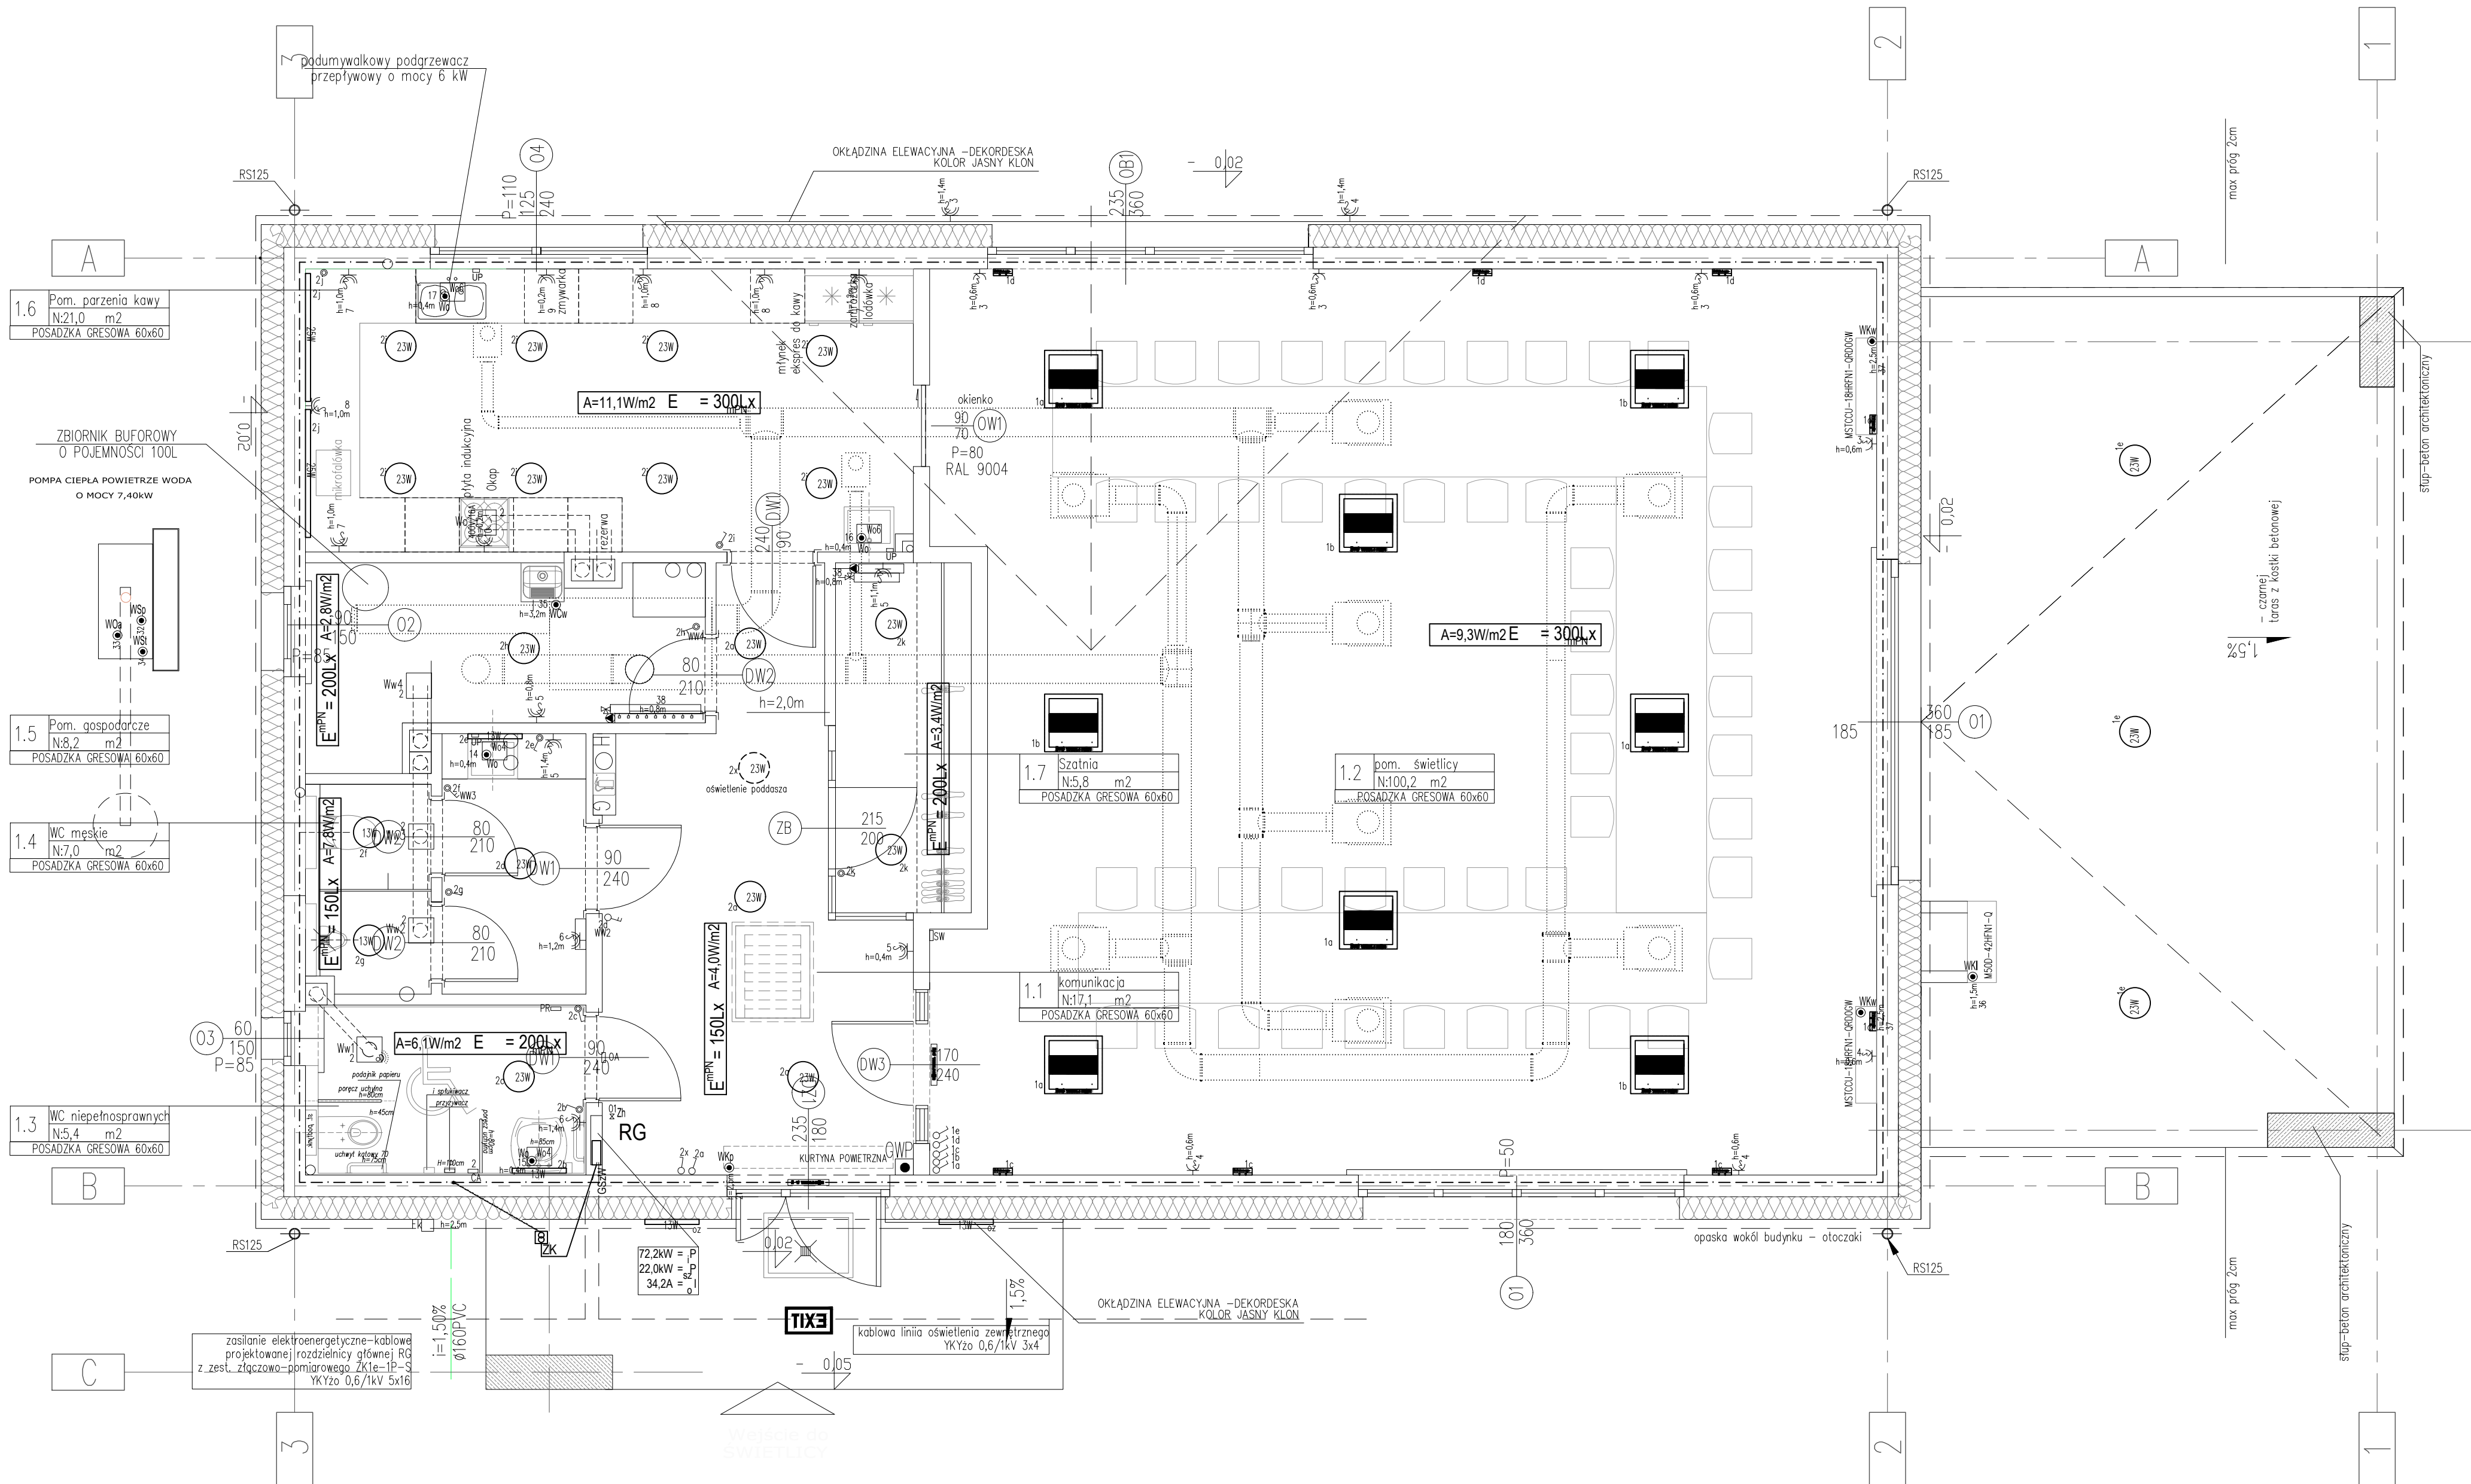

rzut główny

DOBÓR OPRAW OŚWIETLENIA OGÓLNEGO I MIEJSCOWEGO POMIESZCZEŃ									
NR POM.	NAZWA POMIESZCZENIA	POW [m ²]	WYMAGANE MINIMALNE OŚWIETLENIA W [lx]	PROJEKTOWANE OPRAWY OŚWIETLENIA	LOKAL. OPRAW OŚWIETLENIA W [lx]	MOC OPRAWY OŚW. [W]	ŁĄCZNA MOC OPRAW OŚW. [W]	KLASA OŚWIETLENIA	
PARTER		165,30							
1.1	Komunikacja	17,10	150	oprawa sufitowa AMETYST LED 23W/840, 3000lm, IP65, 23W	3	23	69	A(4,0W/m ²)	
1.2	Pomieszczenie świetlicy	100,20	300	oprawa nasienne APUC 1x26W, IP20, 1800lm	11	28	308	A(9,3W/m ²)	
1.3	WC niepełnospr/damskie	5,40	200	oprawa sufitowa AGAT POS AS 236 SI B2 G9 2x36W 5800lm, IP20, 840/78W	8	78	624	A(6,1W/m ²)	
1.4	WC męskie	7,60	150	oprawa sufitowa AMETYST LED 23W/840, 3000lm, IP65, 23W	1	23	23	A(7,8W/m ²)	
1.5	Pomieszczenie gospodarcze	8,20	200	oprawa ścienna X-WALL K9 LED 1300lm, IP 44, 840/10W	1	10	10	A(2,8W/m ²)	
1.6	Pomieszczenie parzenia kawy	21,00	300	oprawa sufitowa AMETYST LED 23W/840, 3000lm, IP65, 23W	2	25	50	A(11,1W/m ²)	
1.7	Szatnia	5,80	200	oprawa sufitowa AMETYST LED 23W/840, 3000lm, IP65, 23W	8	23	184	A(3,4W/m ²)	
1.8	wejście główne do budynku + taras		150	oprawa sufitowa AMETYST LED 23W/840, 3000lm, IP65, 23W	3	23	69		
				oprawa ścienna X-WALL K9 LED 1300lm, IP 44, 840/10W	2	10	20		

Zasilanie elektroenergetyczne wykonane zgodnie z Warunkami Przyłączenia do sieci WPI/022279/2018/O02R02 wydanymi w dniu 2018-03-29 przez Tauron Dystrybucja S.A. Oddział w Legnicy

Określone w projekcie konkretne rodzaje technologii i materiałów budowlanych (znaki towarowe) służą pomocniczo do określenia ich wymaganych parametrów technicznych; należy je traktować jako rozwiązania przykładowe. Dopuszcza się stosowanie materiałów zamiennych pod warunkiem posiadania przez nie co najmniej równoważnych parametrów. Stosowanie rozwiązań zamiennych wymaga akceptacji Inwestora i Projektanta w ramach nadzoru autorskiego.

Ochrona przed porażeniem prądem elektrycznym:

- podstawowa: izolacja części czynnych i obudowy,
- przy uszkodzeniu: samoczynne wyłączenie zasilania,
- uzupełniająca: wyłączniki różnicowoprądowe RCD.

UZIEMIENIE SYSTEMÓW

1. SIEĆ ROZDZIELCZA 3x230/400V Tauron Dystrybucja S.A. Typ uziemienia systemu TN-C
2. INSTALACJE ODBIORCZE 3x230/400V Typ uziemienia systemu TN-S

Układ sieci:

TN-S

tytuł rysunku: Rzut główny - świetlica wiejska
Plan podstawowych urządzeń i instalacji elektryczn.

inwestor: BURMISTRZ MIASTA I GMINY ŚCINAWA
RYSNEK 17, 59-330 ŚCINAWA


adres budowy: PARSZOWICE, jednostka ewidencyjna Ścinawa 021104_5
DZIAŁKI NR 524, 512/1, PARSZÓWCE 0011

obiekt: BUDOWA WOLNOSTOJĄCEGO BUDYNKU ŚWIETLICY WIEJSKIEJ
WRAZ Z PEŁNĄ INFRASTRUKTURĄ TECHNICZNĄ I ZAGOSPOD. TERENU

branża: ELEKTRYCZNA	nr uprawnień: podpis: 151/DOŚ/13
projektant: Michał Madeja	w specyfikacji sieci i urządzenia elektryczne
sprawdzający: Rafał Grudziak	nr uprawnień: podpis: 149/DOŚ/13
stadium: PB	PR2018_PB-E2
data: Wrocław, czerwiec 2018 roku	skala: 1:50
zmiana:	

JS ARCHITEKCI
ul. Benedyktyńska 15 lok 23-25, 50-350 Wrocław,
tel./fax 71 387 81 51, +48 502 352 485
kontakt@jsarchitekci.pl, www.jsarchitekci.pl

według opracowania
TAURON Dystrybucja S.A.
ZK1e-1P-S (widok poglądowy)

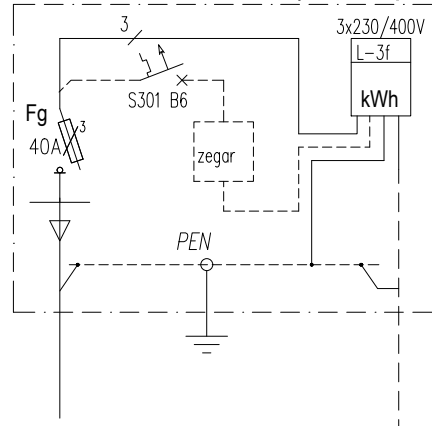


Q - zasilanie podst.
 $P_i = 74,2 \text{ kW}$
 $P_{sz} = 20,5 \text{ kW}$
 $\cos \varphi = 0,93$
 $I_o = 32,1 \text{ A}$

Rozdzielnica główna
RG - schemat zasadniczny
Moc przyłączeniowa - 22,0kW

Układ sieci:
TN-S


Ochrona przed porażeniem prądem elektrycznym:
- podstawowa: izolacja części czynnych i obudowy,
- przy uszkodzeniu: samoczynne wyłączenie zasilania,
- uzupełniająca: wyłączniki różnicowoprądowe RCD.

Rozdzielnica główna RG
zestawienie - skala 1:10

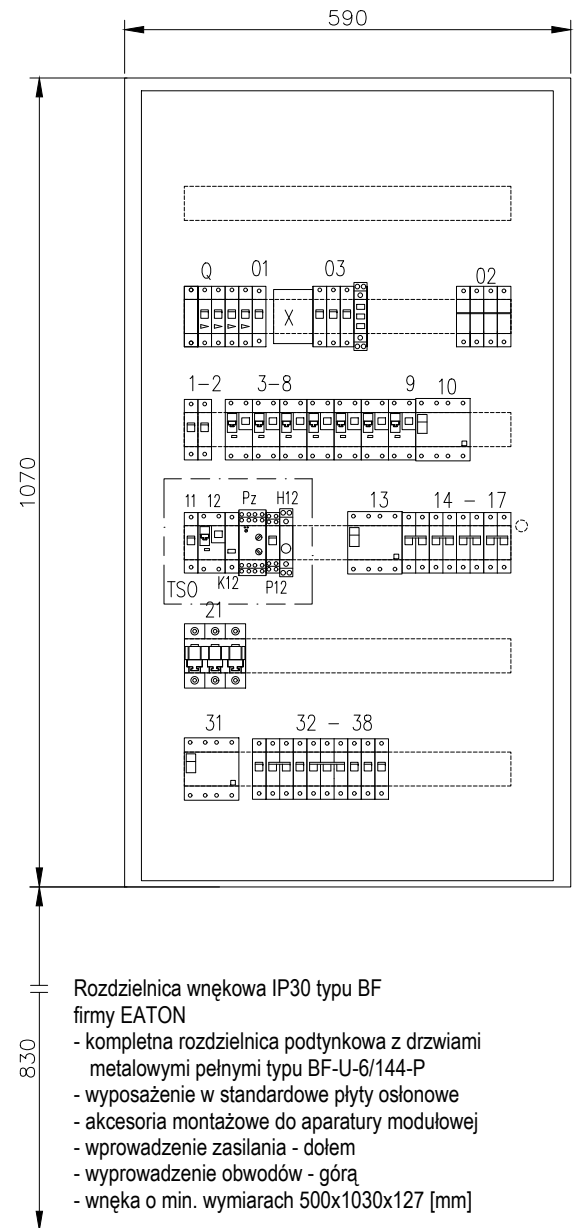


Rozdzielnica wnekowa IP30 typu BF
firmy EATON
- kompletna rozdzielnica podtynkowa z drzwiami metalowymi pełnymi typu BF-U-6/144-P
- wyposażenie w standardowe płyty osłonowe
- akcesoria montażowe do aparatury modułowej
- wprowadzenie zasilania - dołem
- wyprowadzenie obwodów - góra
- wnęka o min. wymiarach 500x1030x127 [mm]


01	Q	02	03	1	2	3	4	5	6	7	8	9	10
zasilanie GWP i zaw. hydrant. p.pożarowy Zh	zasilanie GWP i zaw. hydrant. p.pożarowy Zh	wyłącznik główny GWP (przycisk)	ochrona przeciwprzepięciowa	sygnalizacja napięcia na szynach RG	oświetlenie wewnętrzne	oświetlenie wewnętrzne	gniazda wt. ogólne świetlica	gniazda wt. ogólne świetlica	gniazda wt. ogólne + suszarka do ręk.	gniazda wt. technologia pom. parzenia kawy	gniazda wt. technologia pom. parzenia kawy	gniazda wt. technologia pom. parzenia kawy	gniazdo 16A 400V siłowe pom. parzenia kawy-płyta ind.
0,01kW	22,00kW	-	-	-	0,95kW	0,58kW	1,50kW	1,50kW	1,50kW	1,50kW	1,50kW	3,00kW	8,50kW

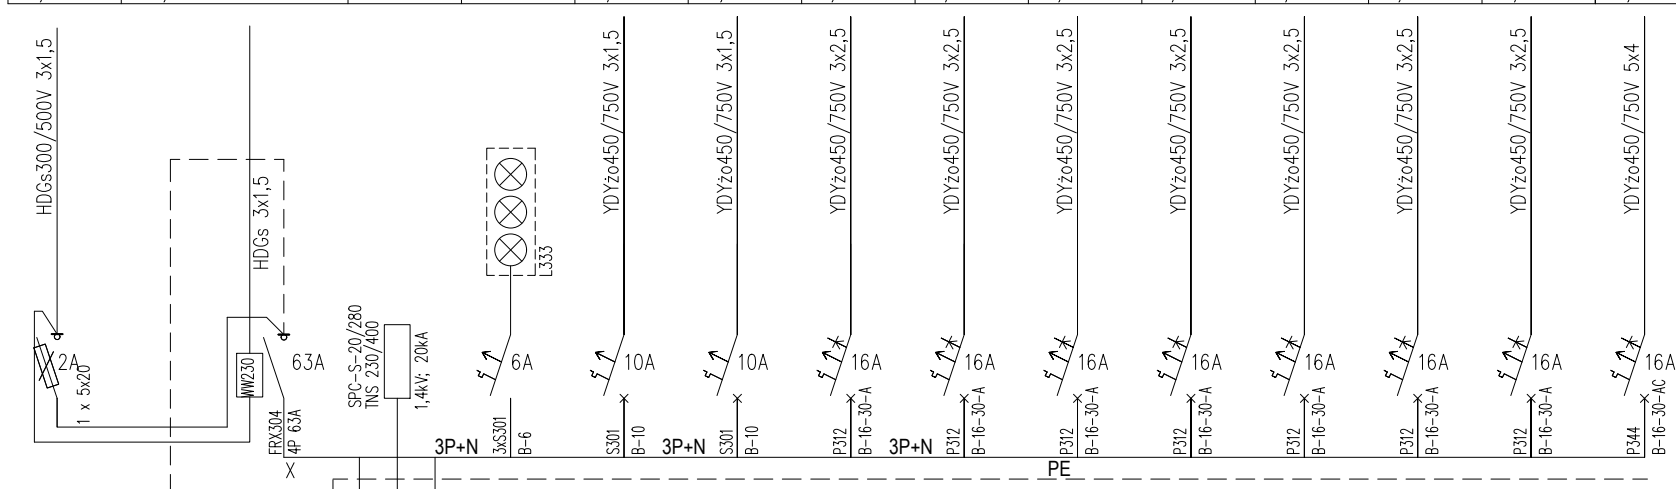


11	12	13	14	15	16	17
zabezpiecz. obw. sterown. tablicy TSO	oświetlenie zewnętrzne	zabezp. różn. prądowe podg. przepł. Wo4 i Wo6	wypust Wo podgrzewacz przepł. Wo4	wypust Wo podgrzewacz Wo4	wypust Wo podgrzewacz przepł. Wo6	wypust Wo podgrzewacz przepł. Wo6
- kW	0,65kW	20,00kW	4,00kW	4,00kW	6,00kW	6,00kW

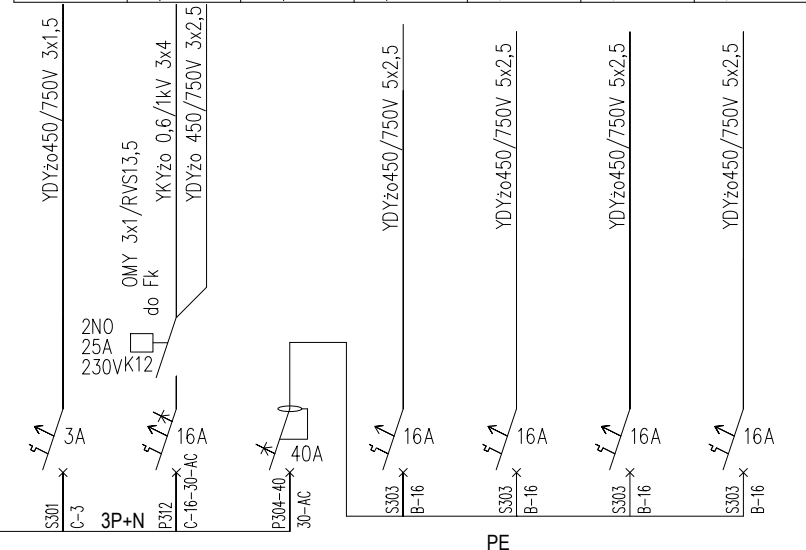


21	-
kurtyna pow. wejście gt. wypust WKp	- kW
10,23kW	- kW

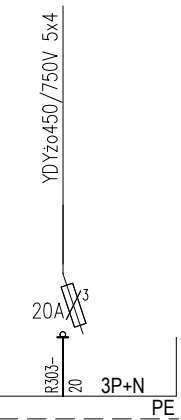

31	32	33	34	35	36	37	38
zabezp. różn. prądowe PC i układ went.	grzałka Wp pompy ciepła lok. na zewn.	grzałka Ww do pompy PC lok. na zewn.	sterowanie Wst. pompy ciepła	zas. centrali wentylacyjnej WCw	klimatyzator wewnętrzny wypust WKl	klimatyzatory wewnętrzne podł. i automat. regul. temp.	rozdzielacze ogrzewania
8,50kW	3,38kW	6,20kW	0,20kW	5,00kW	4,00kW	0,40kW	0,20kW

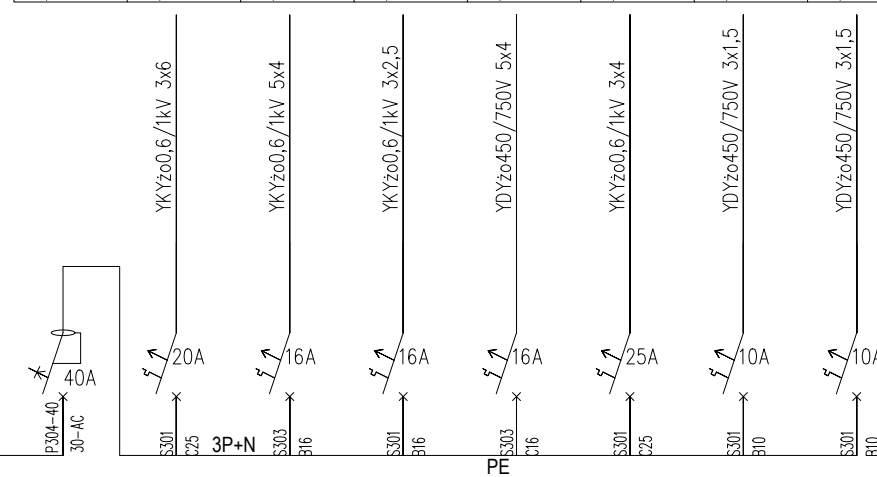

Schemat ideowo-montażowy sterowania oświetleniem zewnętrznym

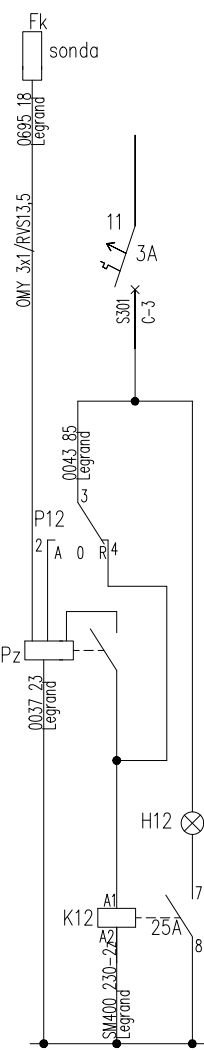

BILANS MOCY - RG

NAZWA ODB.	MOC ZAINSTALOWANA	WSPÓŁCZYNNIK k _j	MOC SZCZYTOWA - MAKSYMALNA	coefi	tgφ	prąd obciążeniowy	moc bierna	ZASILANIE	ZABEZPIECZENIE
	kW	/	kW	/	/	A	kVAr	typ	A
w entylacja - centrala w entylacyjna	5,00	0,7500	3,75	0,9800	0,2031	16,64	0,76	YDY2o 5x2,5	
przepływ ow e ogrzew acze elektryczne	20,00	0,3000	6,00	1,0000	0,0000	26,09	0,00	YDY2o 4x2,5 + YDY2o 3x2,5	
klimatyzacja	4,40	0,8000	3,52	0,7500	0,8819	6,80	3,10		
ośw ietlenie podstaw ow e	1,60	0,9000	1,44	0,8500	0,6197	2,46	0,89	YDY2o 3x1,5	10
gniazda w tyczkow e - ogólne	6,00	0,3500	2,10	0,8000	0,7500	3,80	1,58	YDY2o 3x2,5	16
gniazdo/w wypust - kuchnia el.	8,50	0,4000	3,40	0,8000	0,7500	6,16	2,55	YDY2o 5x4	16
gniazda technologiczne - pom. parzenia kaw y	6,00	0,3500	2,10	0,8500	0,6197	3,58	1,30	YDY2o 3x2,5	16
ośw ietlenie zew nętrzne	0,65	1,0000	0,65	0,8500	0,6197	3,32	0,40	YKY2o 3x2,5	16
kurtyna pow ietrzna	10,23	0,8500	8,70	0,9700	0,2506	12,99	2,18	YDY2o 5x4	16
pompa ciepła WPL 15 ACS + podgrzew aw aryjny	9,80	0,8500	8,33	0,9500	0,3287	12,71	2,74		
zasilanie tablicy T1 budynku gospodarczego	1,80	0,6000	1,08	0,8500	0,6197	5,52	0,67	YKY2o 3x2,5	16
obw ody zasil. Urząd. P.poż.	0,20	0,5000	0,10	0,7500	0,8819	0,58	0,09	HDGs 3x1,5	6
RAZEM - uw zgłędniem w spółczynnika sezonow ego	74,18	0,2775	20,58	0,9301	0,3950	32,07	8,13	YKY2o 5x16	40

Zasilanie elektroenergetyczne wykonane zgodnie z Warunkami Przyłączenia do sieci WP/022279/2018/O02R02 wydanymi w dniu 2018-03-29 przez Tauron Dystrybucja S.A. Oddział w Legnicy

UZIEMIENIE SYSTEMÓW

- SIĘĆ ROZDZIELCZA 3x230/400V Tauron Dystrybucja S.A. Typ uzimienia systemu TN-C
- INSTALACJE ODBIORCZE 3x230/400V Typ uzimienia systemu TN-S

OCHRONA PRZED PORAZENIEM PRĄDEM ELEKTRYCZNYM

Dla urządzeń 3x230/400V, 50Hz -

samoczynne wyłączenie zasilania wykonane zgodnie z wymaganiami PN-HD 60364-4-41:2009

tytuł rysunku: Schematy elektr. - świetlica wiejska
Schemat zasilania i rozdziału energii elektrycznej
Rozdzielnica główna RG - schemat i zestawienie

inwestor: BURMISTRZ MIASTA I GMINY ŚCINAWA
RYSNEK 17, 59-330 ŚCINAWA

adres budowy: PARSZOWICE, jednostka ewidencyjna Ścinawa 021104_5
DZIAŁKI NR 524, 512/1, PARSZOWICE 0011

obiekt: BUDOWA WOLNOSTOJĄCEGO BUDYNKU ŚWIEŁLICY WIEJSKIEJ
WRAZ Z PEŁNĄ INFRASTRUKTURĄ TECHNICZNĄ I ZAGOSPOD. TERENU
-

branża: ELEKTRYCZNA	projektant: Michał Madeja	nr uprawnień: 151/DOS/13	podpis: w specjalność sieci i urządzeń elektryczne
sprowadzający: Rafał Grudziak	nr uprawnień: 149/DOS/13	podpis: w specjalność sieci i urządzeń elektryczne	
stadium: PB	nr rysunku: PR2018_PB-E1	data: Wrocław, czerwiec 2018 roku	skala: 1:10

JS ARCHITEKCI
ul. Benedyktyńska 15 lok 23-25, 50-350 Wrocław,
tel./fax 71 387 81 51, +48 502 352 485
kontakt@jsarchitekci.pl, www.jsarchitekci.pl

zmiana: