


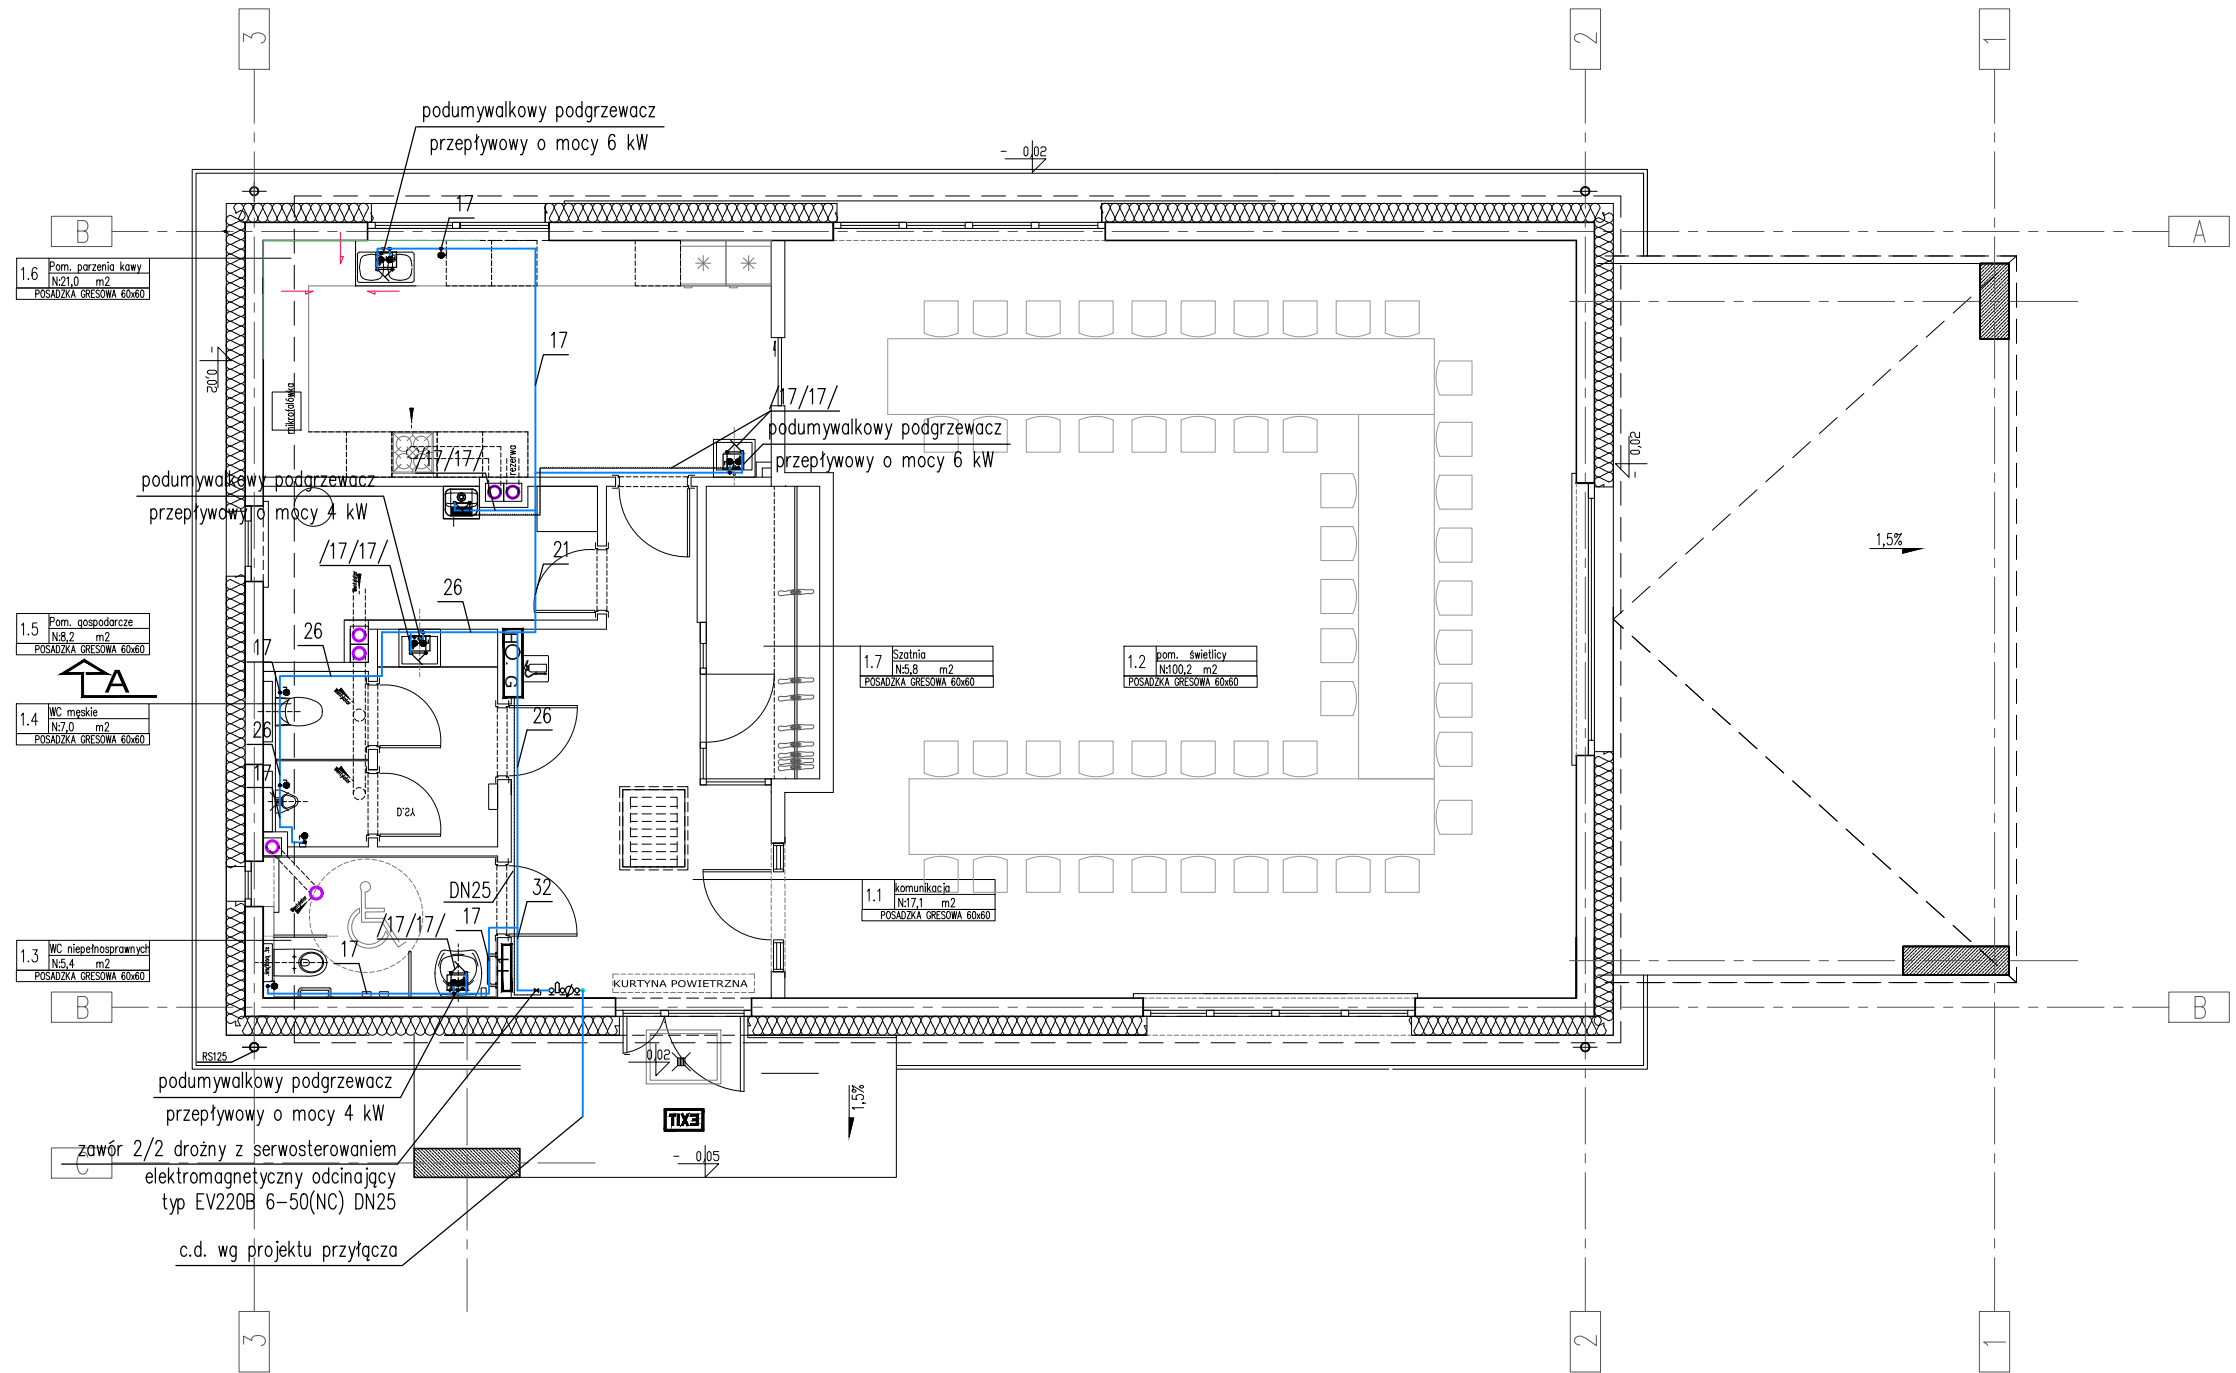

OZNACZENIA


- WODA ZIMNA
- WODA CIEPŁA
- INSTALACJA P.POŻ.

OZNACZENIA ŚREDNIC WG SCHEMATU: WZ/CWU

CIEPŁA WODA PRZYGOTOWYWANA BĘDZIE W PRZEPŁYWOWYCH PODGRZEWACZACH WODY

Hydrant wewnętrzny $\varnothing 25$ z prądownicą $\varnothing 25$
z węzłem półsztywnym $\varnothing 25$ dł. 30mb
h=65, s=95, gf=25cm

tytuł rysunku: RZUT GŁÓWNY - INSTALACJA WODNA ŚWIETLICA WIEJSKA PARSZOWICE Budowa budynku wraz z infrastr. techniczną i zag. terenu			
inwestor:	URZĄD GMINY ŚCINAWA RYNEK 17, 59-330 ŚCINAWA		
adres budowy:	PARSZOWICE, jednostka ewidencyjna Ścinawa 021104_5 DZIAŁKI NR 524, 512/1, PARSZOWICE 0011		
obiekt:	BUDOWA WOLNOSTOJĄCEGO BUDYNKU ŚWIETLICY WIEJSKIEJ WRAZ Z PEŁNĄ INFRASTRUKTURĄ TECHNICZNĄ I ZAGOSPOD. TERENU		
branża: INSTALACJE SANITARNE	projektant mgr inż. Maciej Kurant	nr uprawnień: 351/00/DUW	podpis: w specjalności instalacje sanitarne
sprawdzający mgr inż. Karol Grzondziel		nr uprawnień: 347/00/DUW	podpis: w specjalności instalacje sanitarne
stadium: PB	nr rysunku: PR2018_PB-S1	data: Wrocław, czerwiec 2018 roku	skala: 1:100
JS ARCHITEKCI ul. Benedyktyńska 15/23-25 53-350 Wrocław, tel./fax 71 387 81 51, +48 502 352 485 kontakt@jsarchitekci.pl, www.jsarchitekci.pl			zmiana:

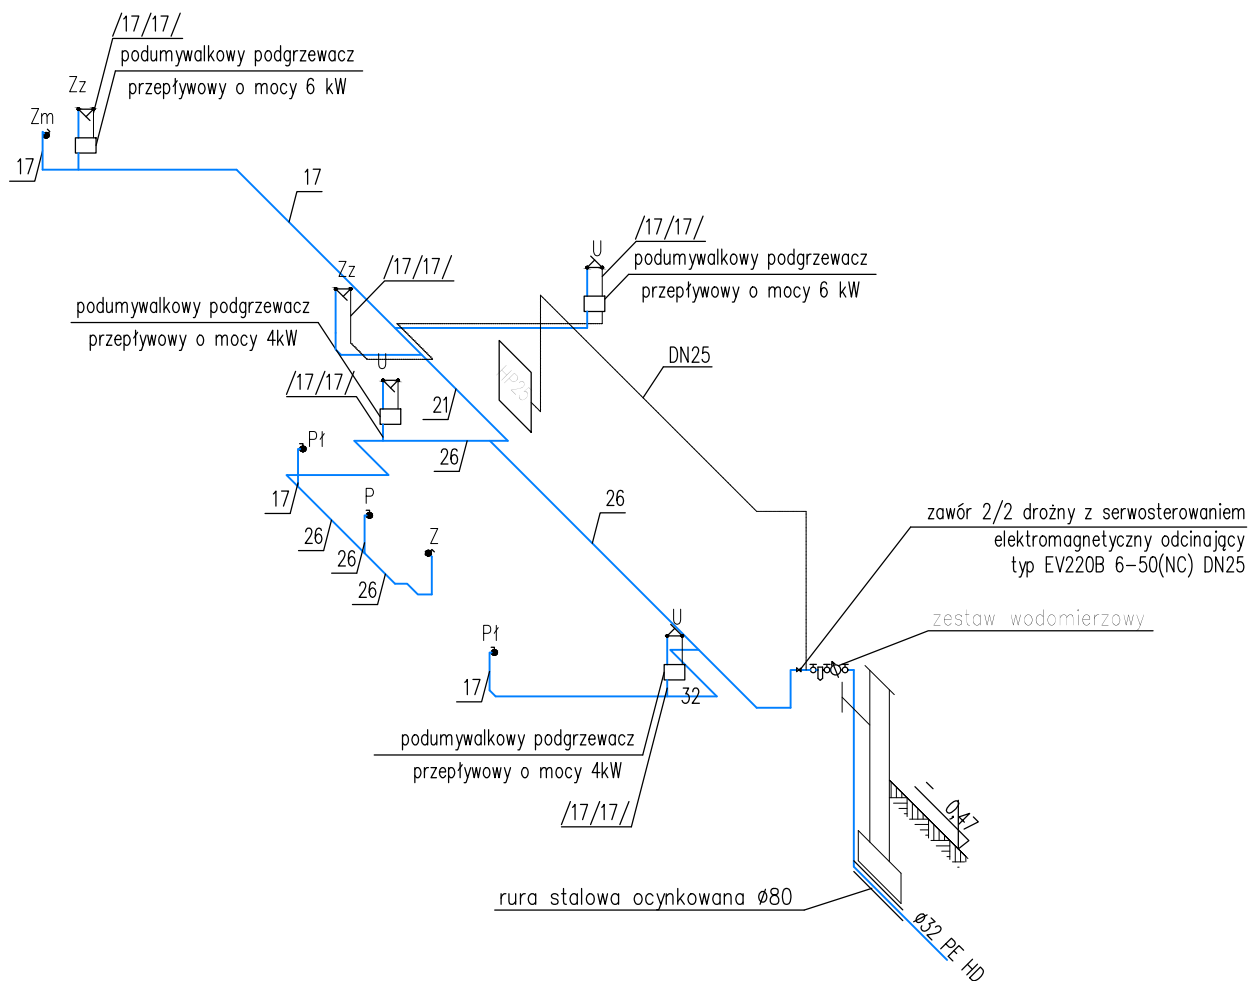

OZNACZENIA

—	WODA ZIMNA
—	WODA CIEPŁA
—	INSTALACJA P.POŻ.

OZNACZENIA ŚREDNIC WG SCHEMATU: WZ/CWU

CIEPŁA WODA PRZYGOTOWYWANA BĘDZIE W PRZEPŁYWOWYCH
PODGRZEWACZACH WODY


Zz – ZLEWOZMYWAK
U – UMYWALKA
Pł – PŁUCZKA
P – PISUAR
Z – ZAWÓR

 Hydrant wewnętrzny Ø25 z prądownicą Ø25
z węzłem półsztywnym Ø25 dł. 30cm
h=65, s=95, gł=25cm

tytuł rysunku:

ROZWINIĘCIE - INSTALACJA WODNA ŚWIETLICA WIEJSKA PARSZOWICE Budowa budynku wraz z infrastr. techniczną i zag. terenu

inwestor:	URZĄD GMINY ŚCINAWA RYNEK 17, 59-330 ŚCINAWA		
adres budowy:	PARSZOWICE, jednostka ewidencyjna Ścinawa 021104_5 DZIAŁKI NR 524, 512/1, PARSZOWICE 0011		
obiekt:	BUDOWA WOLNOSTOJĄCEGO BUDYNKU ŚWIETLICY WIEJSKIEJ WRAZ Z PEŁNĄ INFRASTRUKTURĄ TECHNICZNĄ I ZAGOSPOD. TERENU		
branża:	INSTALACJE SANITARNE	nr uprawnień:	podpis:
projektant:	mgr inż. Maciej Kurant	351/00/DUW	
		w specjalności instalacje sanitarne	
sprawdzający:	mgr inż. Karol Grzondziel	nr uprawnień:	podpis:
		347/00/DUW	
		w specjalności instalacje sanitarne	
stadium:	nr rysunku:	data:	skala:
PB	PR2018_PB-S2	Wrocław, czerwiec 2018 roku	1:100
JS ARCHITEKCI ul. Benedyktńska 15/23-25 53-350 Wrocław, tel./fax 71 387 81 51, +48 502 352 485 kontakt@jsarchitekci.pl, www.jsarchitekci.pl		zmiana:	

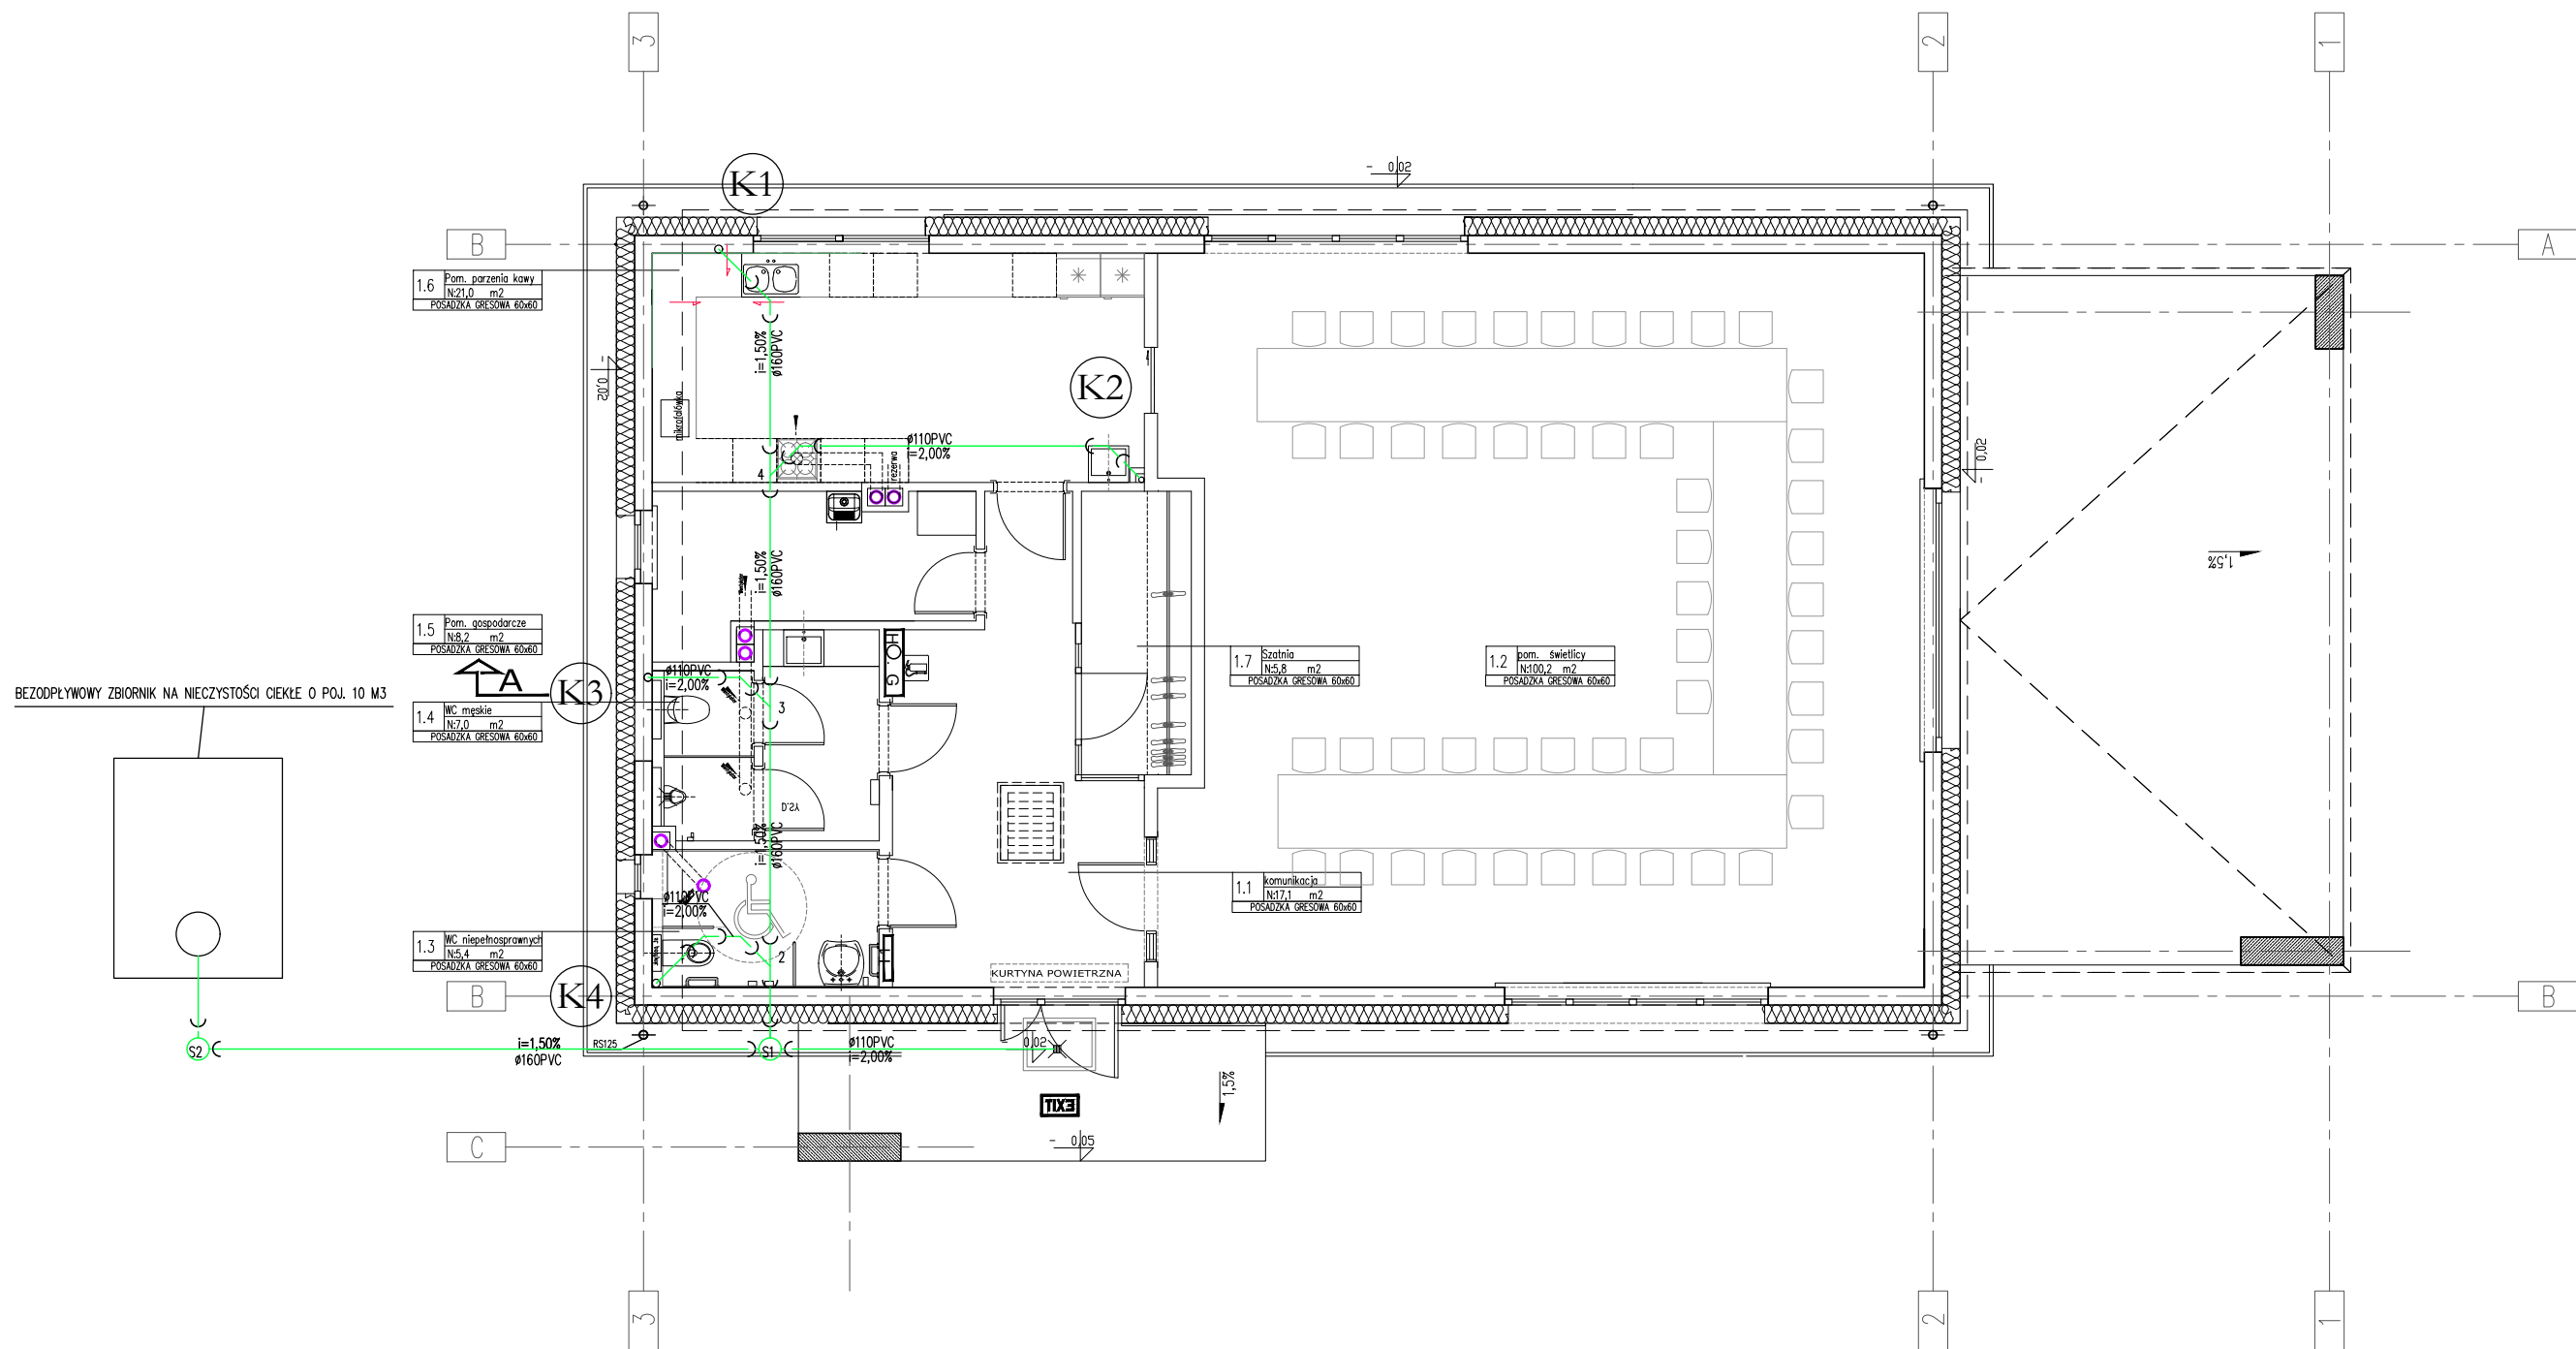


OZNACZENIA

- KANALIZACJA SANITARNA
- (K1) – NR PIONU KANALIZACJI SANITARNEJ

– POZIOMY KANALIZACYJNE WYKONAĆ Z RUR PVC SDR 34
A PIONY I PODEJŚCIA Z RUR PVC SDR 40

tytuł rysunku: RZUT GŁÓWNY - INSTALACJA KANALIZACJI ŚWIETLICA WIEJSKA PARSZOWICE Budowa budynku wraz z infrastr. techniczną i zag. terenu			
inwestor:	URZĄD GMINY ŚCINAWA RYNEK 17, 59-330 ŚCINAWA		
adres budowy:	PARSZOWICE, jednostka ewidencyjna Ścinawa 021104_5 DZIAŁKI NR 524, 512/1, PARSZOWICE 0011		
obiekt:	BUDOWA WOLNOSTOJĄCEGO BUDYNKU ŚWIETLICY WIEJSKIEJ WRAZ Z PEŁNĄ INFRASTRUKTURĄ TECHNICZNĄ I ZAGOSPOD. TERENU		
branża: INSTALACJE SANITARNE	nr uprawnień:	podpis:	
projektant mgr inż. Maciej Kurant	351/00/DUW	w specjalności instalacje sanitarne	
sprawdzający	nr uprawnień:	podpis:	
mgr inż. Karol Grzondziel	347/00/DUW	w specjalności instalacje sanitarne	
stadium:	nr rysunku:	data:	skala:
PB	PR2018_PB-S3	Wrocław, czerwiec 2018 roku	1:100
JS ARCHITEKCI ul. Benedyktyńska 15/23-25 53-350 Wrocław, tel./fax 71 387 81 51, +48 502 352 485 kontakt@jsarchitekci.pl, www.jsarchitekci.pl			zmiana:

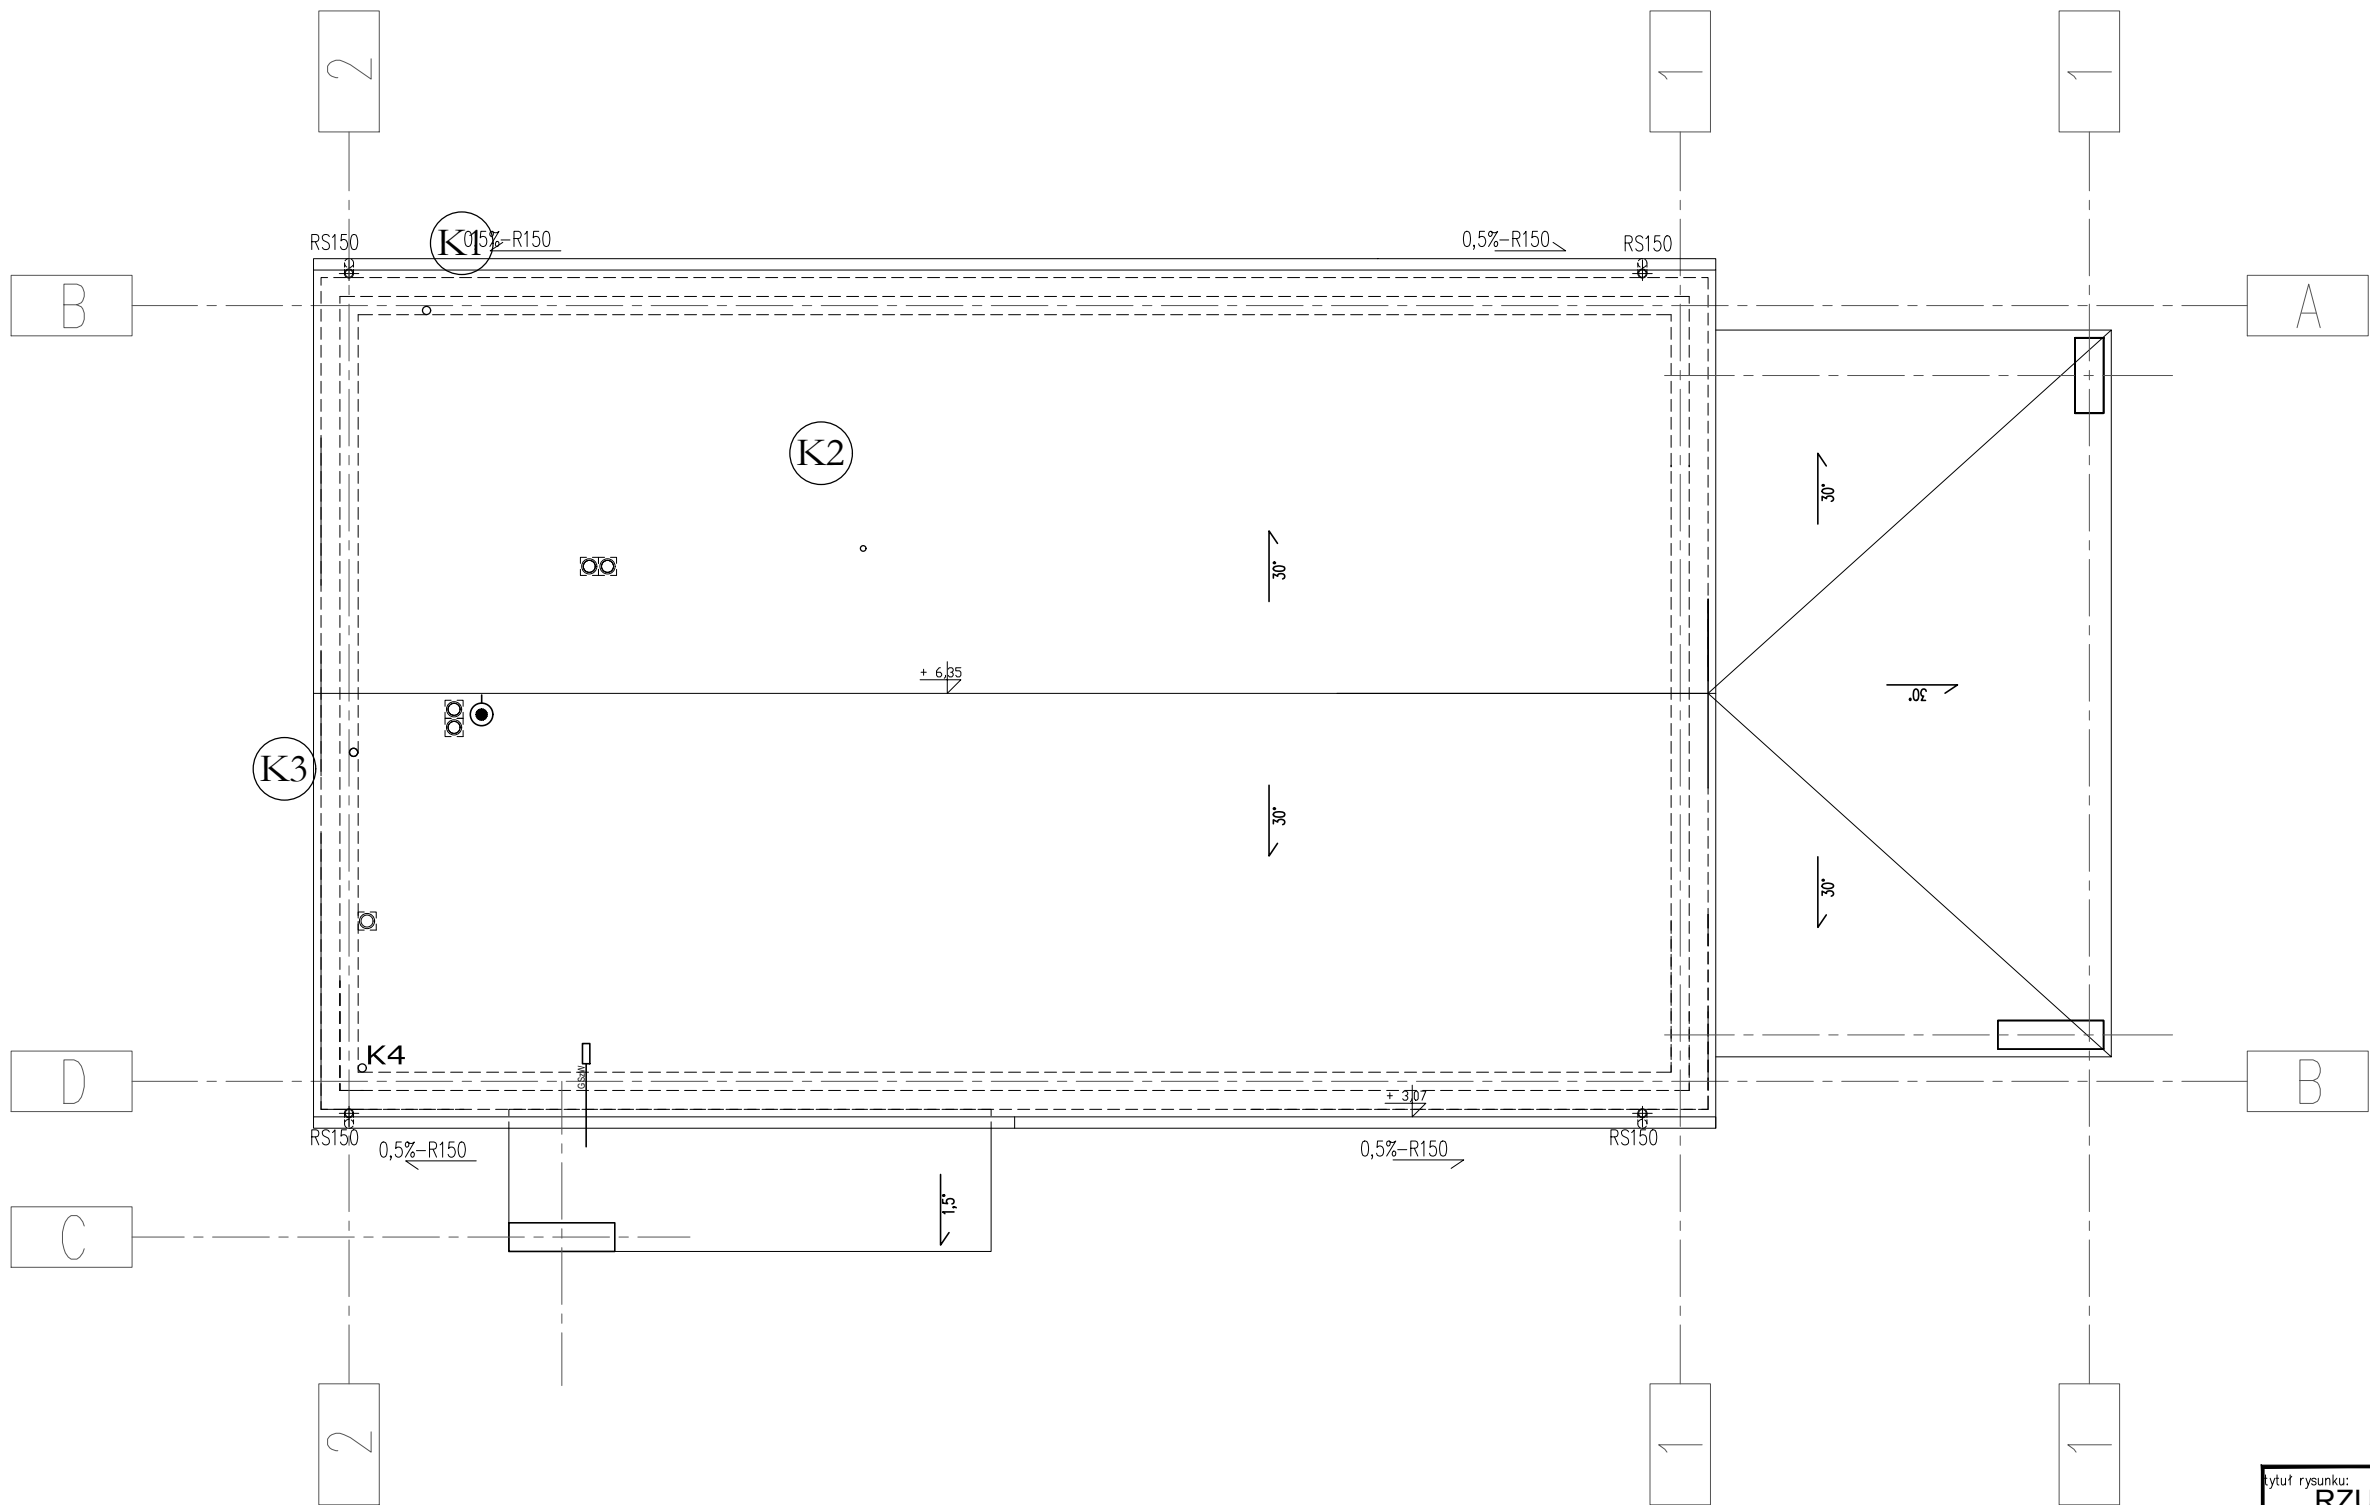


OZNACZENIA

— KANALIZACJA SANITARNA

(K1) - NR PIONU KANALIZACJI SANITARNEJ

- POZIOMY KANALIZACYJNE WYKONAĆ Z RUR PVC SDR 34
A PIONY I PODEJŚCIA Z RUR PVC SDR 40

tytuł rysunku: RZUT DACHU - INSTALACJA KANALIZACJI ŚWIETLICA WIEJSKA PARSZOWICE Budowa budynku wraz z infrastr. techniczną i zag. terenu			
inwestor:	URZĄD GMINY ŚCINAWA RYNEK 17, 59-330 ŚCINAWA		
adres budowy:	PARSZOWICE, jednostka ewidencyjna Ścinawa 021104_5 DZIAŁKI NR 524, 512/1, PARSZOWICE 0011		
obiekt:	BUDOWA WOLNOSTOJĄCEGO BUDYNKU ŚWIETLICY WIEJSKIEJ WRAZ Z PEŁNĄ INFRASTRUKTURĄ TECHNICZNĄ I ZAGOSPOD. TERENU		
branża: INSTALACJE SANITARNE	nr uprawnień:	podpis:	
projektant mgr inż. Maciej Kurant	351/00/DUW	w specjalności instalacje sanitarne	
sprawdzający	nr uprawnień:	podpis:	
mgr inż. Karol Grzondziel	347/00/DUW	w specjalności instalacje sanitarne	
stadium:	nr rysunku:	data:	skala:
PB	PR2018_PB-S4	Wrocław, czerwiec 2018 roku	1:100
JS ARCHITEKCI ul. Benedyktyńska 15/23-25 53-350 Wrocław, tel./fax 71 387 81 51, +48 502 352 485 kontakt@jsarchitekci.pl, www.jsarchitekci.pl			zmiana:

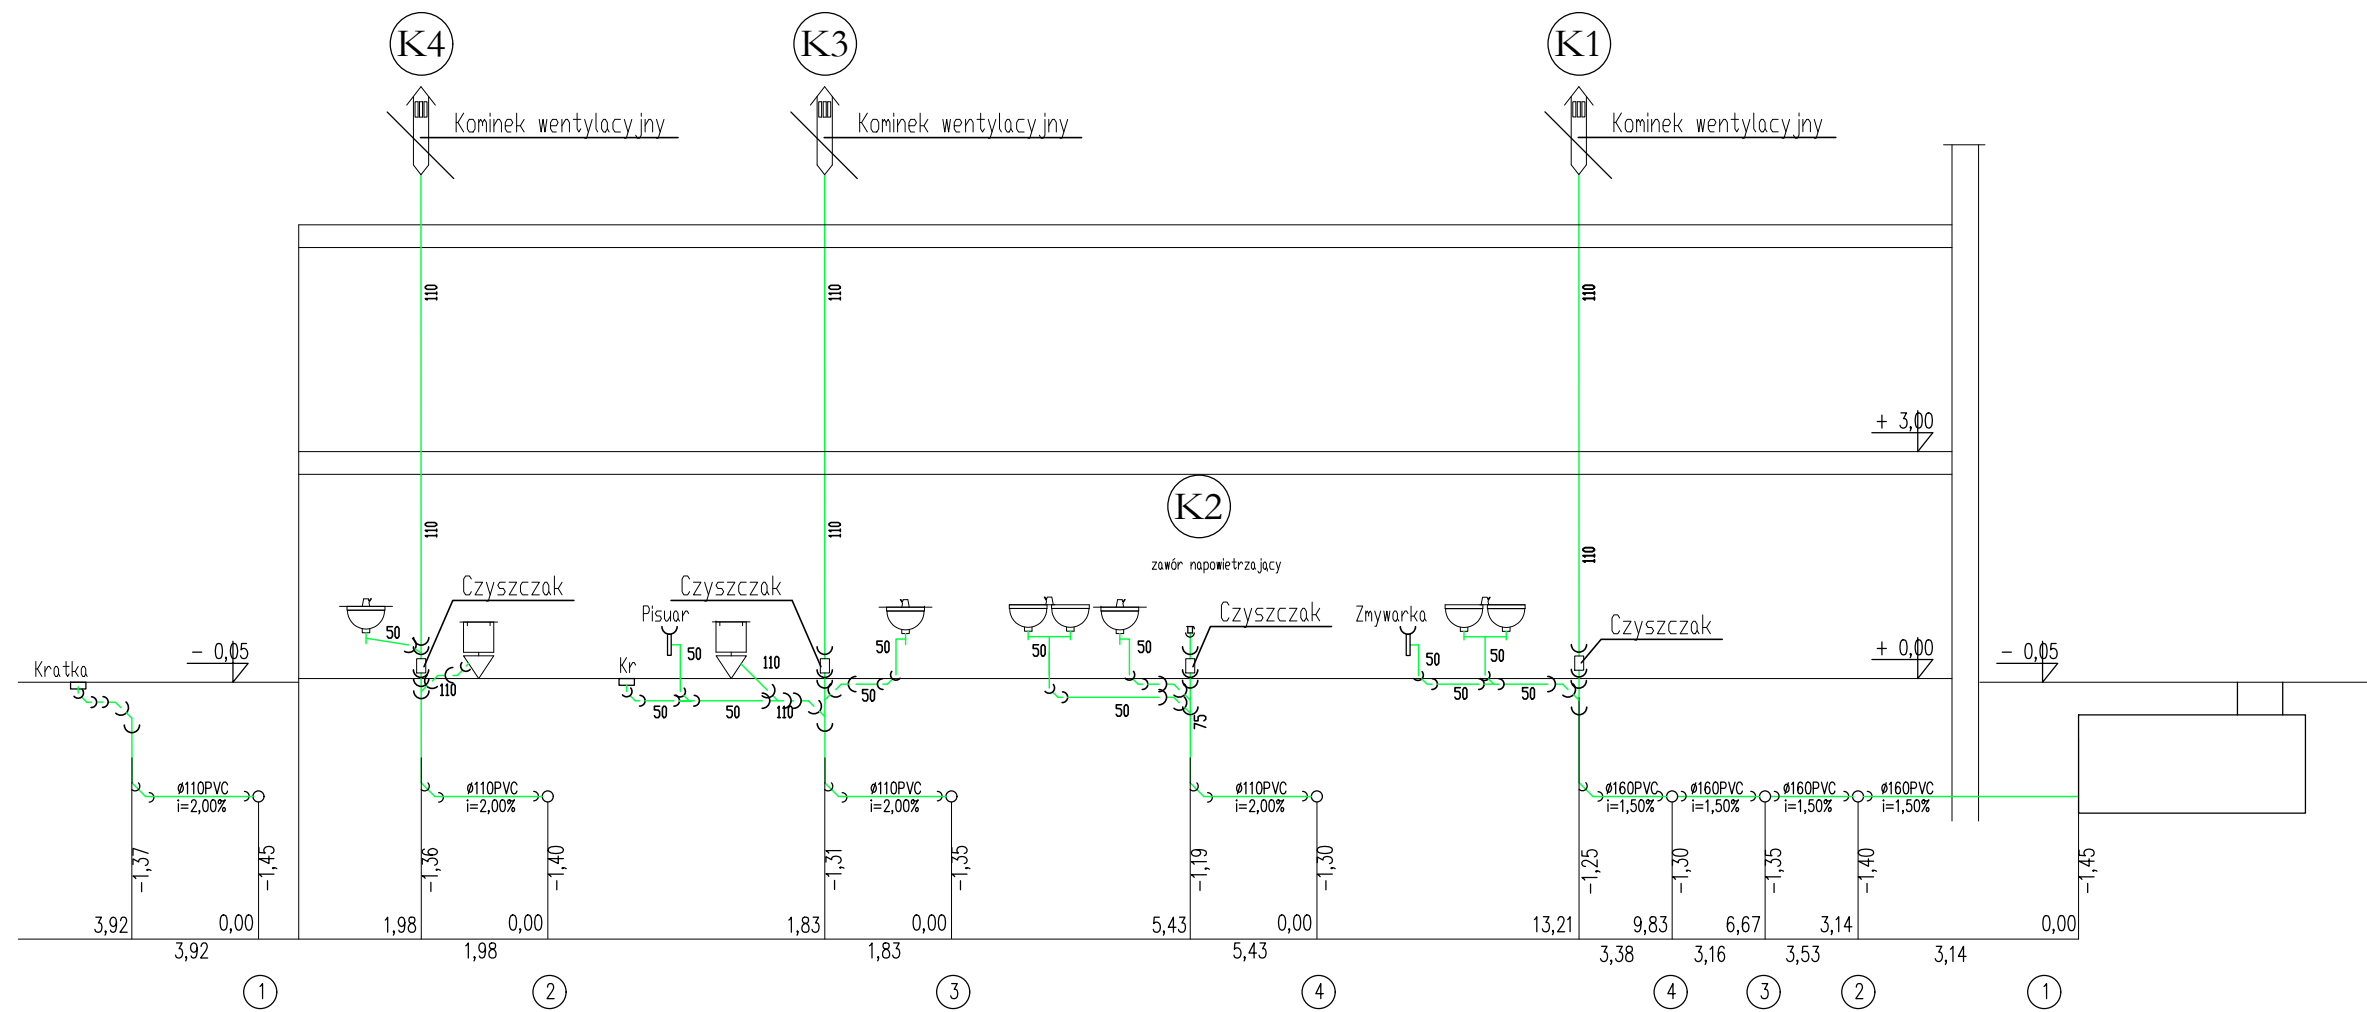



OZNACZENIA

— KANALIZACJA SANITARNA

(K1) – NR PIONU KANALIZACJI SANITARNEJ

– POZIOMY KANALIZACYJNE WYKONAĆ Z RUR PVC SDR 34
A PIONY I PODEJŚCIA Z RUR PVC SDR 40

tytuł rysunku: PROFIL - INSTALACJA KANALIZACJI ŚWIETLICA WIEJSKA PARSZOWICE Budowa budynku wraz z infrastr. techniczną i zag. terenu			
inwestor:	URZĄD GMINY ŚCINAWA RYNEK 17, 59-330 ŚCINAWA		
adres budowy:	PARSZOWICE, jednostka ewidencyjna Ścinawa 021104_5 DZIAŁKI NR 524, 512/1, PARSZOWICE 0011		
obiekt:	BUDOWA WOLNOSTOJĄCEGO BUDYNKU ŚWIETLICY WIEJSKIEJ WRAZ Z PEŁNĄ INFRASTRUKTURĄ TECHNICZNĄ I ZAGOSPOD. TERENU		
branża: INSTALACJE SANITARNE	projektant mgr inż. Maciej Kurant	nr uprawnień: 351/00/DUW	podpis: w specjalności instalacje sanitarne
sprawdzający mgr inż. Karol Grzondziel		nr uprawnień: 347/00/DUW	podpis: w specjalności instalacje sanitarne
stadium: PB	nr rysunku: PR2018_PB-S5	data: Wrocław, czerwiec 2018 roku	skala: 1:100
JS ARCHITEKCI ul. Benedyktynska 15/23-25 53-350 Wrocław, tel./fax 71 387 81 51, +48 502 352 485 kontakt@jsarchitekci.pl, www.jsarchitekci.pl		zmiana:	

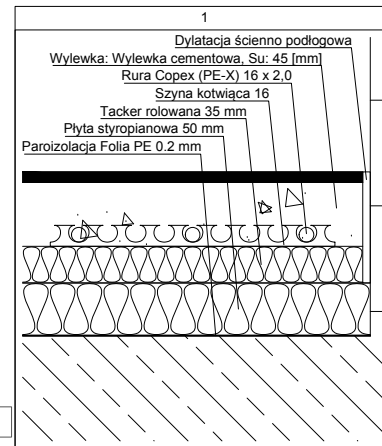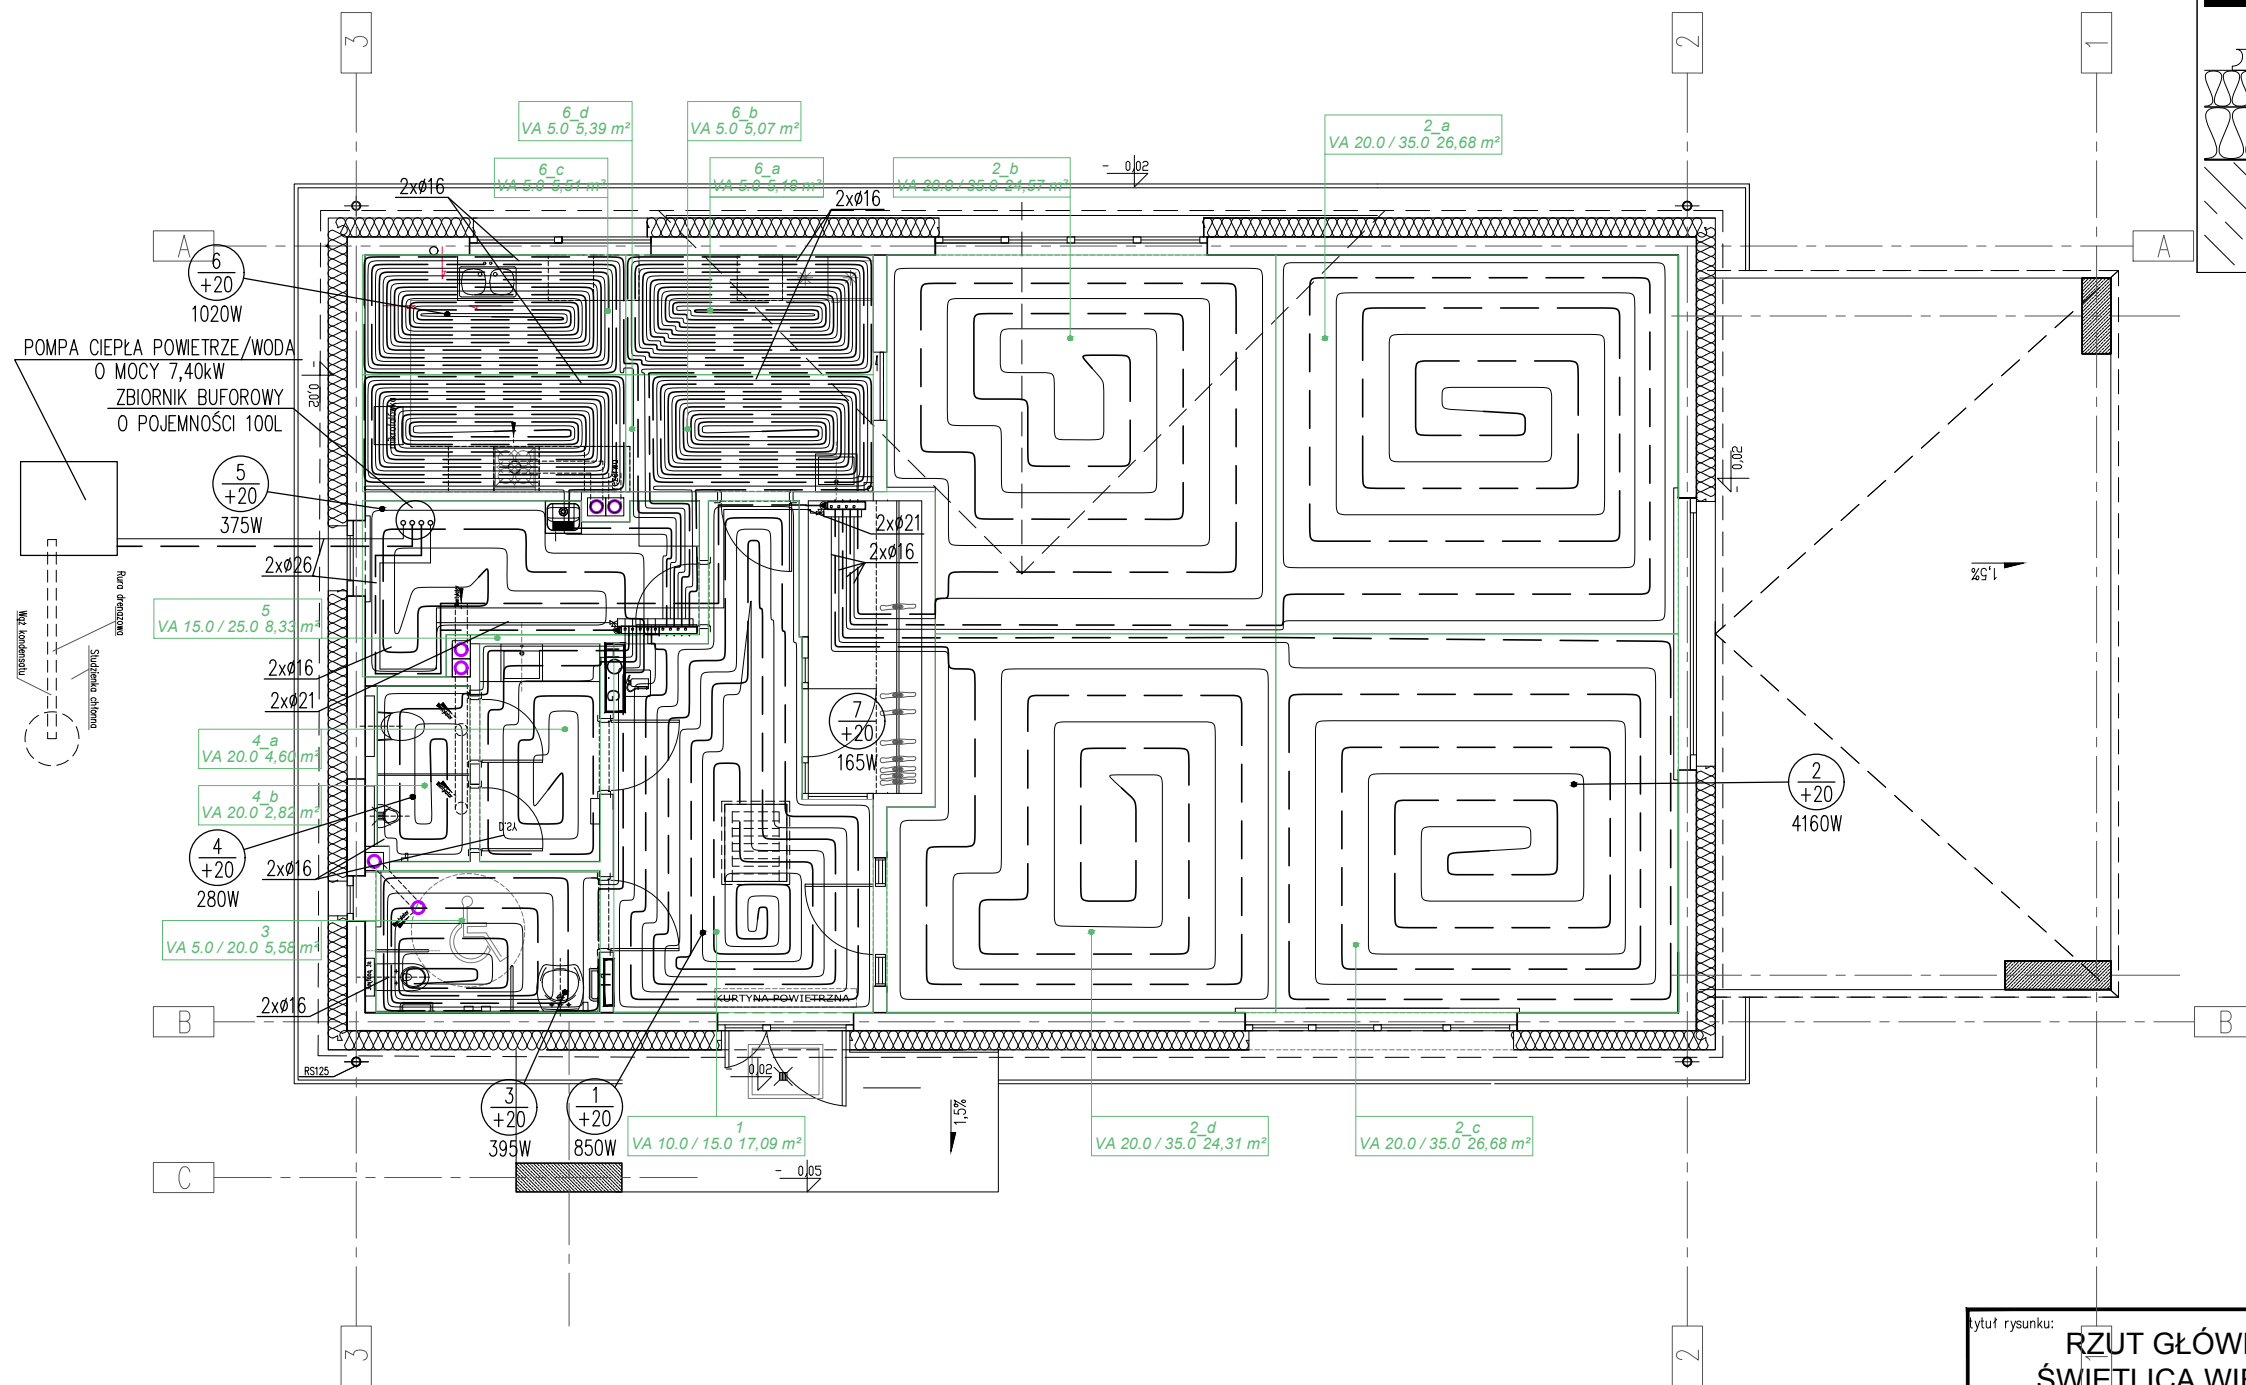

OZNACZENIA

PROJEKTOWANA INSTALACJA CO Z RUR WIELOWARSTWOWYCH TECEflex
PC – POMPA CIEPŁA POWIETRZE/WODA O MOCY 7,40 kW typ WPL 15 ACS FIRMY STIEBEL ELTRON
LUB INNEJ FIRMY O TYCH SAMYCH PARAMETRACH


PROJEKTOWANA INSTALACJA OGRZEWANIA PODŁOGOWEGO
Z RUR Copex (PE-X) FIRMY TECE

Rozdzielacz: 5					
Typ: Multidis SF 1" z wkładkami regulacyjnymi					
Typ szafki: Szafka do zabudowy podtynkowej Typ 4					
G = 236,6 [kg/h]					
Δp min = 11,92 [kPa]					
Nr	Typ	Do odbiornika	G [kg/h]	Nast. (P) [obr.]	Δp (P) [kPa]
1	Podłoga grzewcza	4_b	73,2	2,50	5,64
2	Podłoga grzewcza	4_a	6,8	1,00	0,26
3	Podłoga grzewcza	3	31,9	1,00	5,78
4	Podłoga grzewcza	1	70,9	2,50	5,26
5	Podłoga grzewcza	5	13,1	1,00	0,97
6	Podłoga grzewcza	6_d	91,5	3,50	0,94
7	Podłoga grzewcza	6_c	92,8	3,50	0,97
8	Podłoga grzewcza	6_a	87,8	3,00	1,95
9	Podłoga grzewcza	6_b	87,0	3,00	1,91


Rozdzielacz: 7					
Typ: Multidis SF 1" z wkładkami regulacyjnymi					
Typ szafki: Szafka do zabudowy podtynkowej Typ 3					
G = 193,6 [kg/h]					
Δp min = 19,86 [kPa]					
Nr	Typ	Do odbiornika	G [kg/h]	Nast. (P) [obr.]	Δp (P) [kPa]
1	Podłoga grzewcza	2_d	75,6	2,00	13,14
2	Podłoga grzewcza	2_c	126,1	6,00	0,43
3	Podłoga grzewcza	2_a	125,8	5,00	0,49
4	Podłoga grzewcza	2_b	75,9	2,00	13,25

RZUT GŁÓWNY - INSTALACJA C.O. ŚWIETLICA WIEJSKA PARSZOWICE Budowa budynku wraz z infrastr. techniczną i zag. terenu

inwestor:	URZĄD GMINY ŚCINAWA RYNEK 17, 59-330 ŚCINAWA		
adres budowy:	PARSZOWICE, jednostka ewidencyjna Ścinawa 021104_5 DZIAŁKI NR 524, 512/1, PARSZOWICE 0011		
obiekt:	BUDOWA WOLNOSTOJĄCEGO BUDYNKU ŚWIETLICY WIEJSKIEJ WRAZ Z PEŁNĄ INFRASTRUKTURĄ TECHNICZNĄ I ZAGOSPOD. TERENU		
branża:	INSTALACJE SANITARNE	nr uprawnień:	351/00/DUW
projektant:	mgr inż. Maciej Kurant	projektant:	mgr inż. Maciej Kurant
sprawdzający:	mgr inż. Karol Grzondziel	nr uprawnień:	347/00/DUW
stadium:	PB	nr rysunku:	PR2018_PB-S6
JS ARCHITEKCI		data:	Wrocław, czerwiec 2018 roku
ul. Benedyktynska 15/23-25 53-350 Wrocław, tel./fax 71 387 81 51, +48 502 352 485 kontakt@jsarchitekci.pl, www.jsarchitekci.pl		skala:	1:100
		zmiara:	

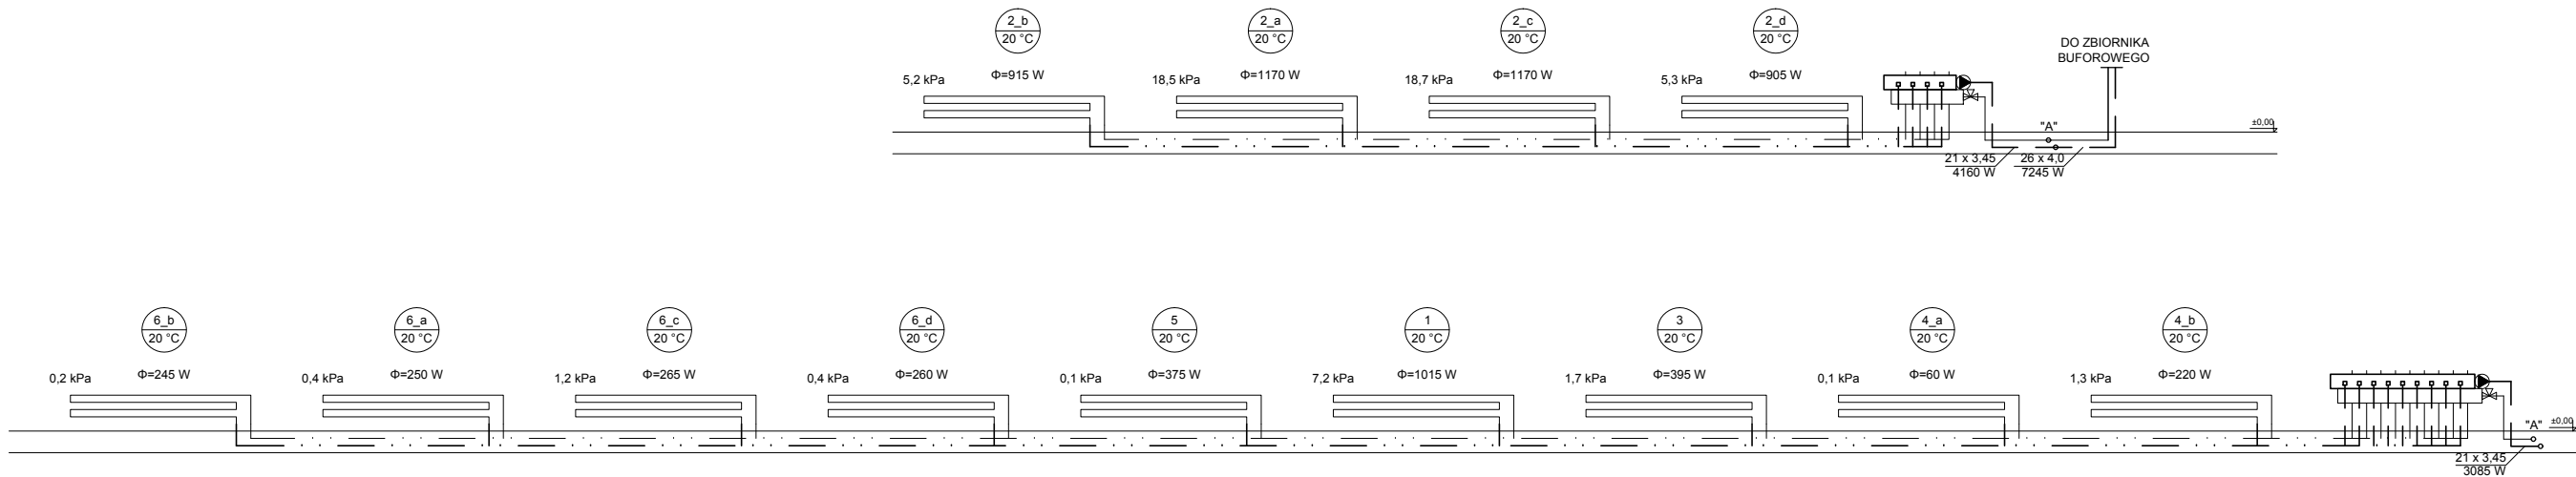

SCHMAT PODŁĄCZENIA POMPY CIEPŁA POWIETRZE/WODA

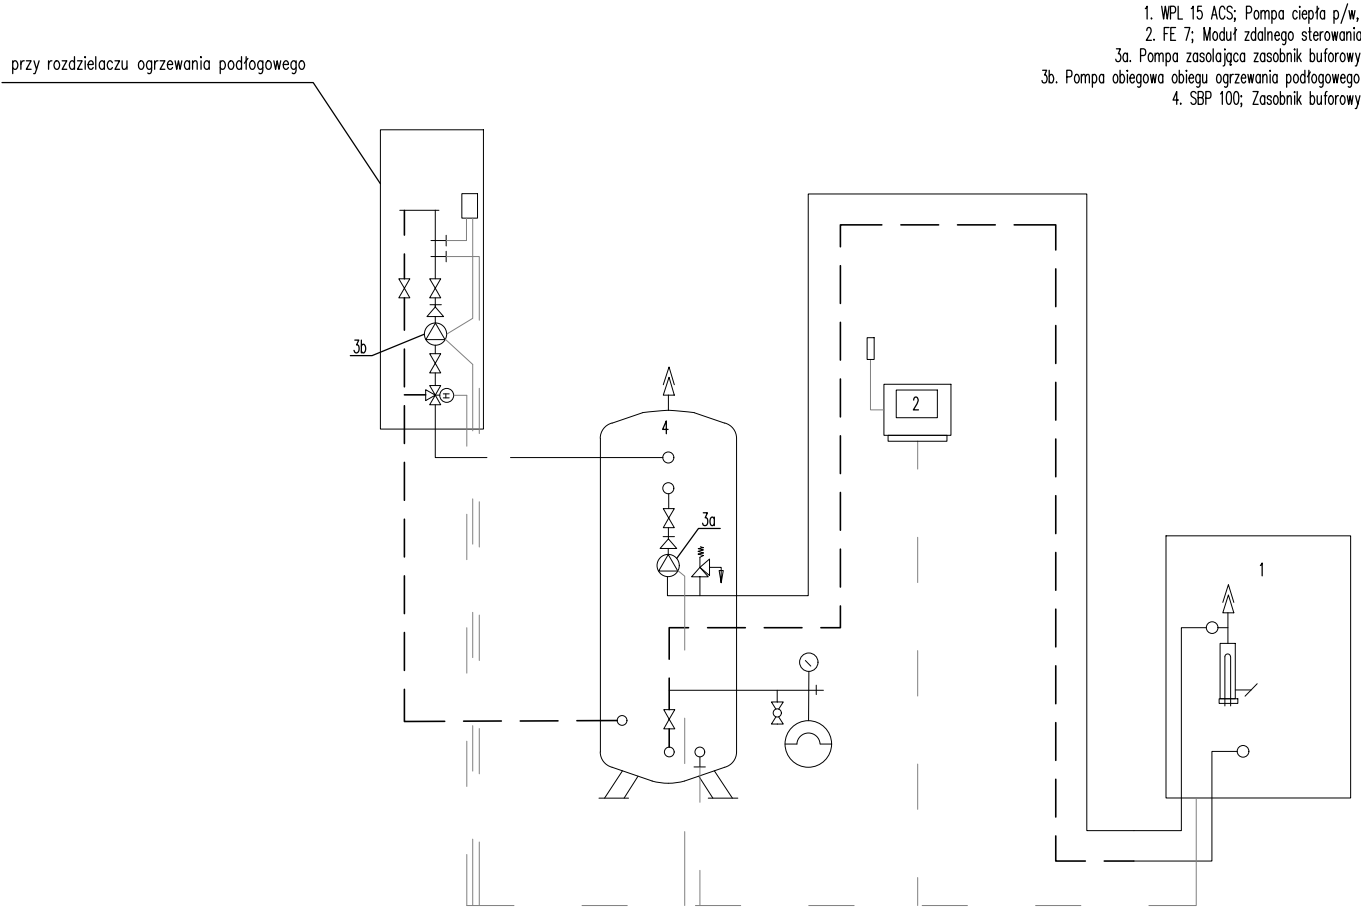


1. WPL 15 ACS; Pompa ciepła p/w,
2. FE 7; Moduł zdalnego sterowania
- 3a. Pompa zasilaająca zasobnik buforowy
- 3b. Pompa obiegowa obiegu ogrzewania podłogowego
4. SBP 100; Zasobnik buforowy

OZNACZENIA

PROJEKTOWANA INSTALACJA CO Z RUR WIELOWARSTWOWYCH TECEflex
PC – POMPA CIEPŁA POWIETRZE/WODA O MOCY 7,40 kW typ WPL 15 ACS FIRMY STIEBEL ELTRON
LUB INNEJ FIRMY O TYCH SAMYCH PARAMETRACH

PROJEKTOWANA INSTALACJA OGRZEWANIA PODŁOGOWEGO
Z RUR Copex (PE-X) FIRMY TECE

tytuł rysunku: ROZWINIĘCIE - INSTALACJA C.O. ŚWIETLICA WIEJSKA PARSZOWICE Budowa budynku wraz z infrastr. techniczną i zag. terenu			
inwestor:	URZĄD GMINY ŚCINAWA RYNEK 17, 59-330 ŚCINAWA		
adres budowy:	PARSZOWICE, jednostka ewidencyjna Ścinawa 021104_5 DZIAŁKI NR 524, 512/1, PARSZOWICE 0011		
obiekt:	BUDOWA WOLNOSTOJĄCEGO BUDYNKU ŚWIETLICY WIEJSKIEJ WRAZ Z PEŁNĄ INFRASTRUKTURĄ TECHNICZNĄ I ZAGOSPOD. TERENU		
branża: INSTALACJE SANITARNE	projektant mgr inż. Maciej Kurant	nr uprawnień: 351/00/DUW	podpis: w specjalności instalacje sanitarne
sprawdzający mgr inż. Karol Grzondziel		nr uprawnień: 347/00/DUW	podpis: w specjalności instalacje sanitarne
stadium: PB	nr rysunku: PR2018_PB-S7	data: Wrocław, czerwiec 2018 roku	skala: 1:100
JS ARCHITEKCI ul. Benedyktynska 15/23-25 53-350 Wrocław, tel./fax 71 387 81 51, +48 502 352 485 kontakt@jsarchitekci.pl, www.jsarchitekci.pl			zmiana:

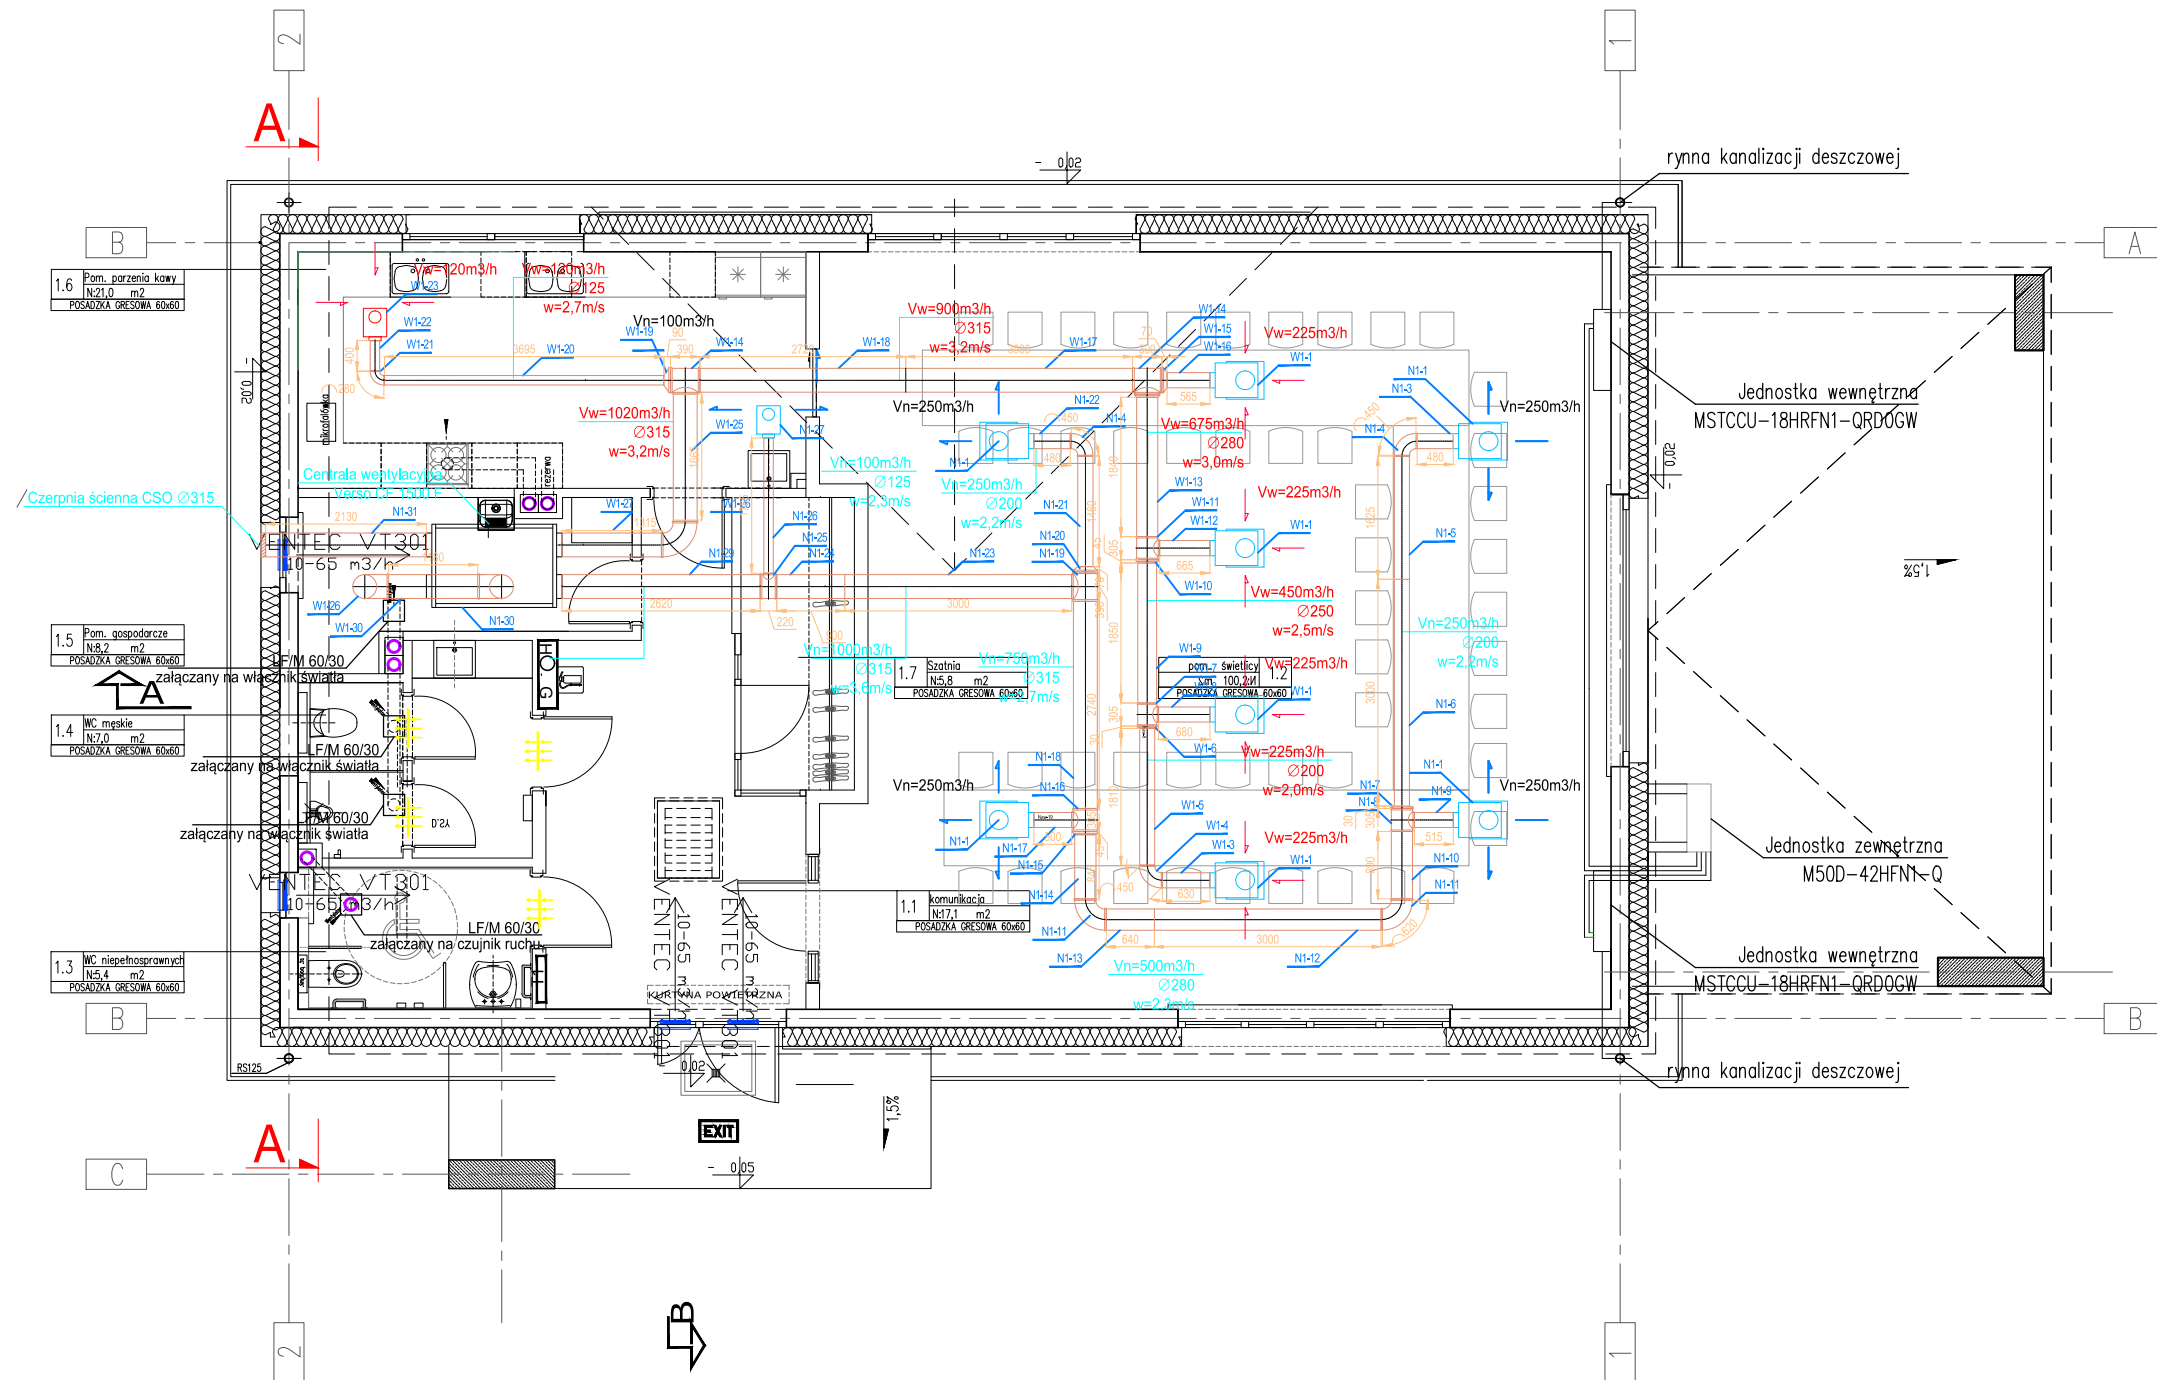


- PROJEKTOWANA INSTALACJA WENTYLACJI MECHANICZNEJ
- WYMEWNIK
- NAMEWNIK
- Vn=225m³/h — STRUMIEŃ POWIETRZA NAMEWANEGO
- Vw=225m³/h — STRUMIEŃ POWIETRZA WYMEWANEGO
- KRATKA KOMPENSACYJNA
- WENTYLATOR WYCIĄGOWY LF/M 60/30

INSTALACJA WENTYLACYJNA:

- PRZEJŚCIA INSTALACYJNE O ŚREDNICY POW. 4 CM PRZESŁAPY I ŚCIANY O OPORNOŚCI OGNIOWEJ CO NAJMNIEJ EI30 LUB EI10 NALEŻY WYKONAĆ W KLASIE OPORNOŚCI OGNIOWEJ EI TYCH ELEMENTÓW,
- PRZEJŚCIA PRZESŁAPY I ŚCIANY NOŚNE ZEWNĘTRZNE NALEŻY WYKONAĆ JAKO SZCZELNE
- PRZEWODY WENTYLACJI WYKONAĆ Z BLACHY STALOWEJ OCYNKOWANEJ
- KANAŁY WENTYLACYJNE NAMEWNE PROWADZONE WEWNĄTRZ POMIESZCZENIA ZAIZOLOWAĆ WEŁNĄ MINERALNĄ LAMELOWĄ GRUB. 30 MM
- WSZYSTKIE PRZEWODY WENTYLACYJNE PROWADZONE NA ZEWNĄTRZ BUDYNKU NALEŻY ZAIZOLOWAĆ WEŁNĄ MINERALNĄ GRUBOŚCI MIN. 50 MM ORAZ ZABEZPIECZYĆ PRZED DZIAŁANIEM WARUNKÓW ZEWNĘTRZNYCH OSŁONĄ Z BLACHY OCYNKOWANEJ

Tytuł rysunku: RZUT GŁÓWNY - INST. WENT. MECHANICZNEJ ŚWIETLICA WIEJSKA PARSZOWICE Budowa budynku wraz z infrastr. techniczną i zag. terenu

inwestor:	URZĄD GMINY ŚCINAWA RYNEK 17, 59-330 ŚCINAWA
adres budowy:	PARSZOWICE, jednostka ewidencyjna Ścinawa 021104_5 DZIAŁKI NR 524, 512/1, PARSZOWICE 0011
obiekt:	BUDOWA WOLNOSTOJĄCEGO BUDYNKU ŚWIETLICY WIEJSKIEJ WRAZ Z PEŁNĄ INFRASTRUKTURĄ TECHNICZNĄ I ZAGOSPOD. TERENU
branża:	INSTALACJE SANITARNE
projektant:	mgr inż. Maciej Kurant
nr uprawnień:	351/00/DUW w specjalności instalacje sanitarne
sprowadzający:	mgr inż. Karol Grzondziel
nr uprawnień:	347/00/DUW w specjalności instalacje sanitarne
stadium:	PB
nr rysunku:	PR2018_PB-S8
data:	Wrocław, czerwiec 2018 roku
skala:	1:100
zmiana:	
JS ARCHITEKCI ul. Benedyktyńska 15/23-25 53-350 Wrocław, tel./fax 71 387 81 51, +48 502 352 485 kontakt@jsarchitekci.pl, www.jsarchitekci.pl	

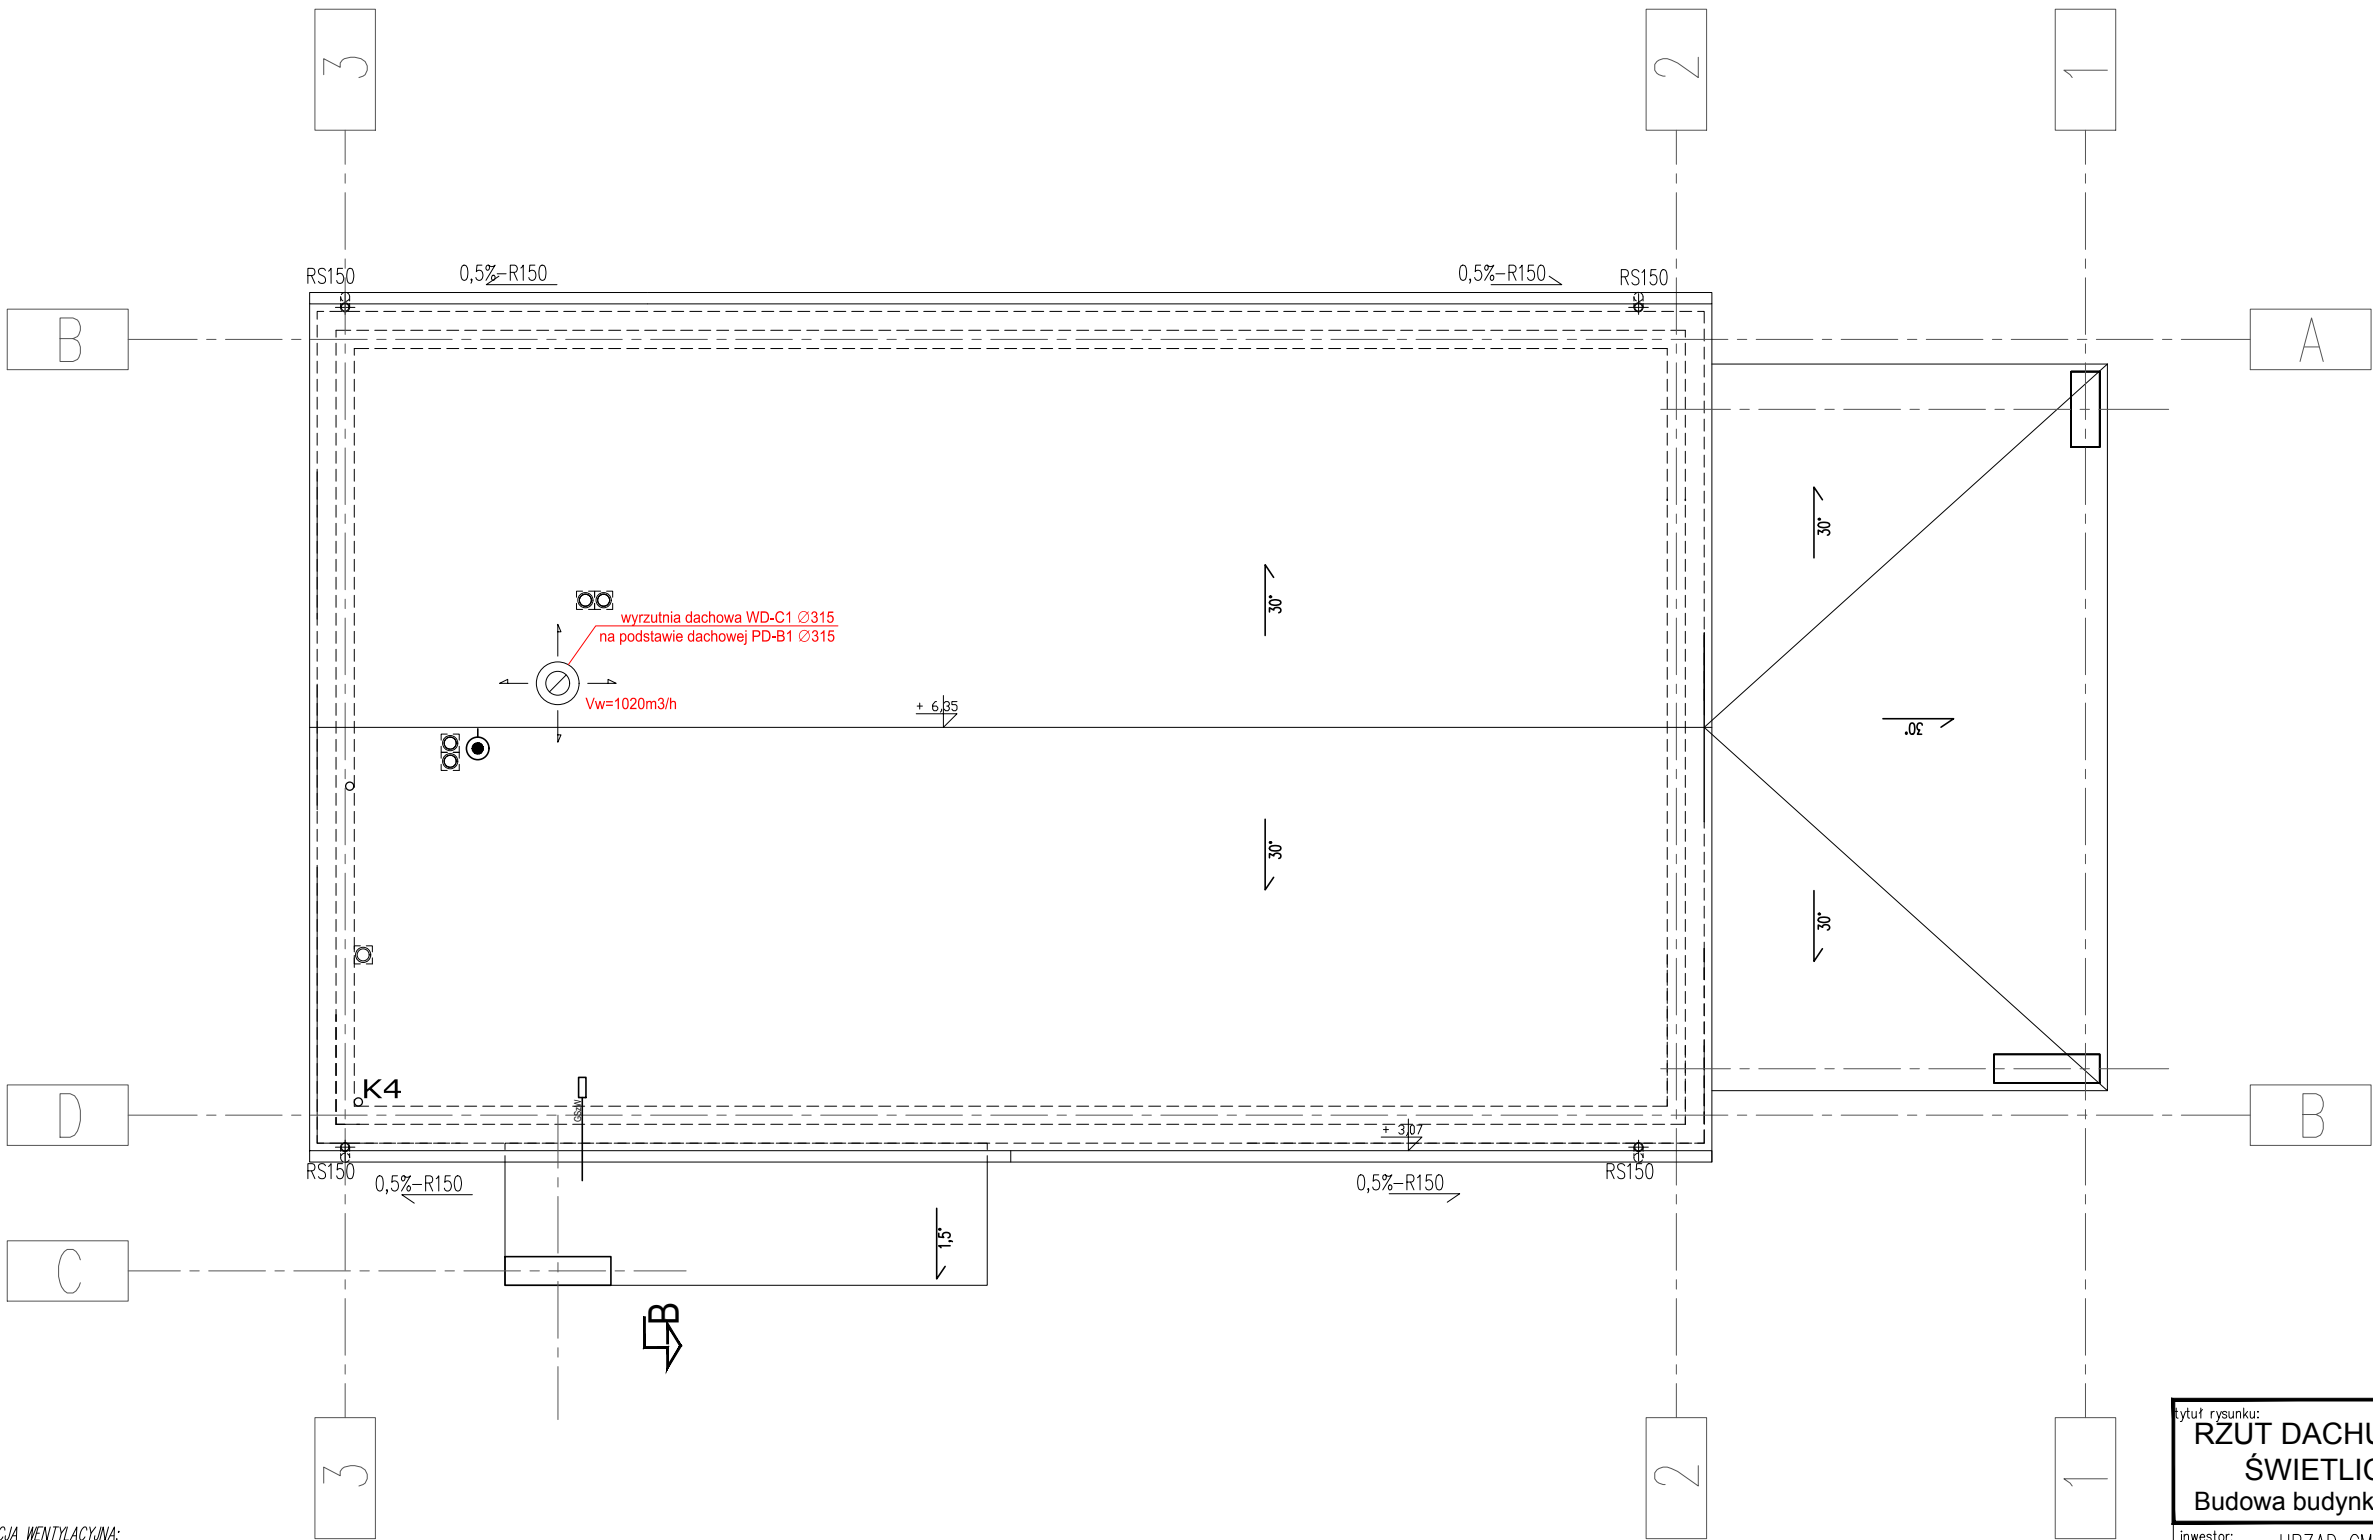

INSTALACJA WENTYLACYJNA:

- PRZEJŚCIA INSTALACYJNE O ŚREDNICY POW. 4 CM PRZEZ STROPY I ŚCIANY O ODPORNOŚCI OGNIOWEJ CO NAJMNIEJ EI30 LUB EI80 NALEŻY WYKONAĆ W KLASIE ODPORNOŚCI OGNIOWEJ EI TYCH ELEMENTÓW,
- PRZEJŚCIA PRZEZ ŚCIANY NOSIŁE ZEWNĘTRZNE NALEŻY WYKONAĆ JAKO SZCZELNE
- PRZEWODY WENTYLACJI WYKONAĆ Z BLACHY STALOWEJ OCYNKOWANEJ
- KANAŁY WENTYLACYJNE NAWIĘKSIĘ PROWADZONE WEWNĄTRZ POMIESZCZENIA ZAIZOLOWAĆ WEŁNĄ MINERALNĄ LAMELOWĄ GRUB. 30 MM
- WSZYSTKIE PRZEWODY WENTYLACYJNE PROWADZONE NA ZEWNĄTRZ BUDYNKU NALEŻY ZAIZOLOWAĆ WEŁNĄ MINERALNĄ GRUBOŚCI MIN. 50 MM ORAZ ZABEZPIECZYĆ PRZED DZIAŁANIEM WARUNKÓW ZEWNĘTRZNYCH OSŁONĄ Z BLACHY OCYNKOWANEJ


Vw=225m3/h - STRUMIEŃ POWIETRZA WYWIEWANEGO

tytuł rysunku: RZUT DACHU - INST. WENT. MECHANICZNEJ ŚWIETLICA WIEJSKA PARSZOWICE Budowa budynku wraz z infrastr. techniczną i zag. terenu			
inwestor:	URZĄD GMINY ŚCINAWA RYNEK 17, 59-330 ŚCINAWA		
adres budowy:	PARSZOWICE, jednostka ewidencyjna Ścinawa 021104_5 DZIAŁKI NR 524, 512/1, PARSZOWICE 0011		
obiekt:	BUDOWA WOLNOSTOJĄCEGO BUDYNKU ŚWIETLICY WIEJSKIEJ WRAZ Z PEŁNĄ INFRASTRUKTURĄ TECHNICZNĄ I ZAGOSPOD. TERENU		
branża: INSTALACJE SANITARNE	projektant mgr inż. Maciej Kurant	nr uprawnień: 351/00/DUW	podpis: w specjalności instalacje sanitarne
sprawdzający mgr inż. Karol Grzondziel		nr uprawnień: 347/00/DUW	podpis: w specjalności instalacje sanitarne
stadium: PB	nr rysunku: PR2018_PB-S9	data: Wrocław, czerwiec 2018 roku	skala: 1:100
JS ARCHITEKCI ul. Benedyktyńska 15/23-25 53-350 Wrocław, tel./fax 71 387 81 51, +48 502 352 485 kontakt@jsarchitektci.pl, www.jsarchitektci.pl			zmiana:

wyrzutnia dachowa WD-C1 Ø315
na podstawie dachowej PD-B1 Ø315

Vw=1020m³/h

+ 6,35

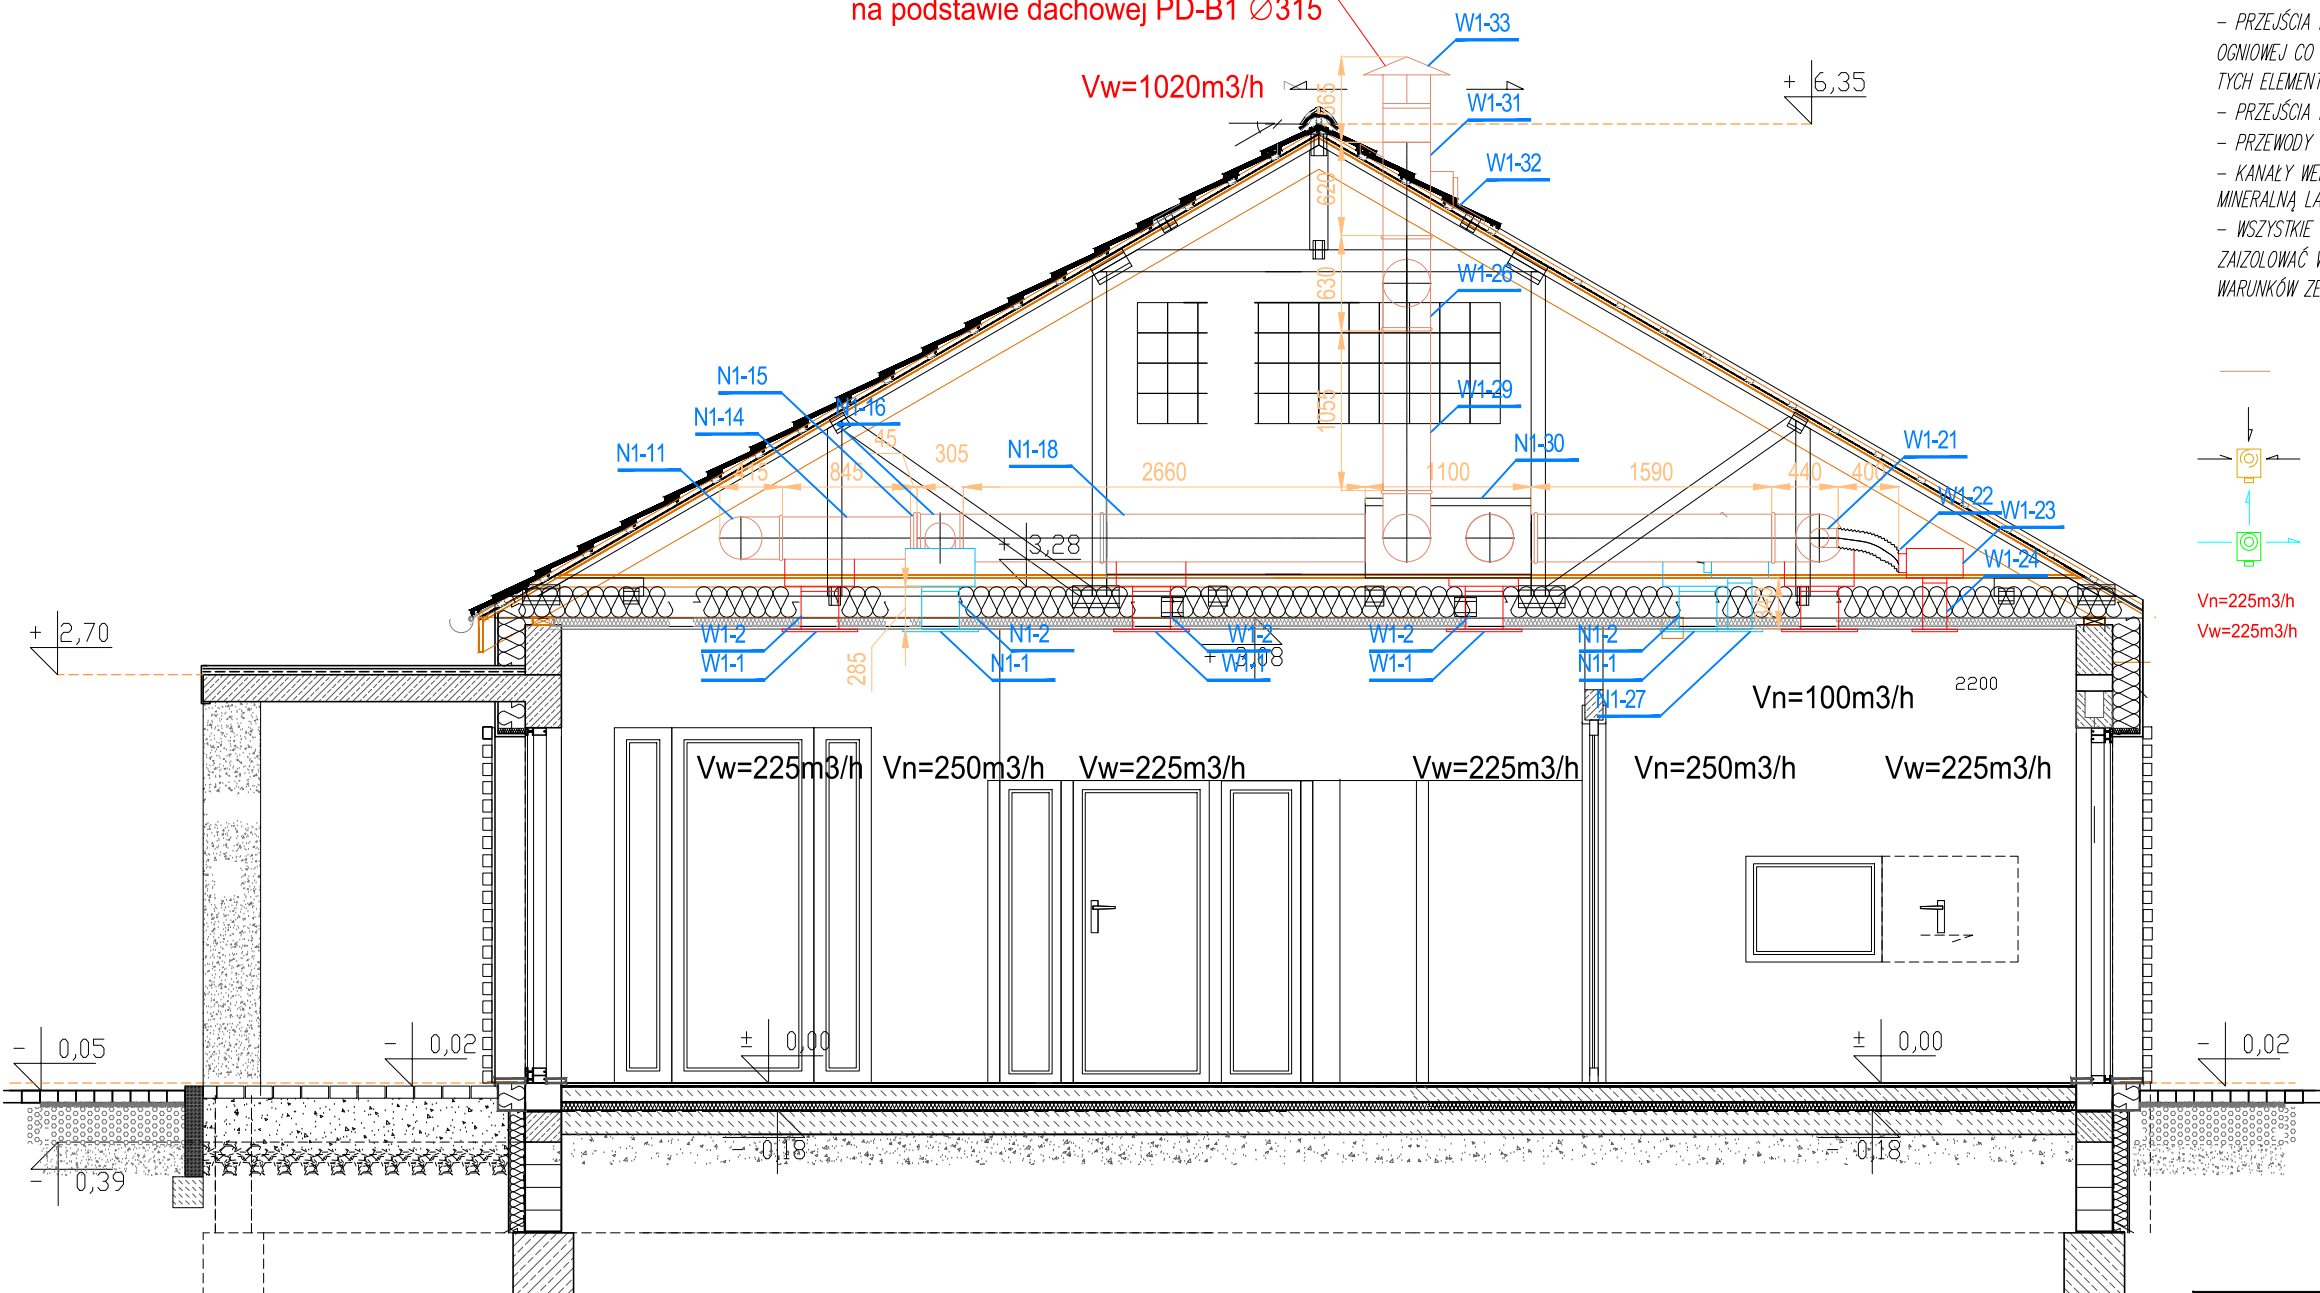

INSTALACJA WENTYLACYJNA:

- PRZEJŚCIA INSTALACYJNE O ŚREDNICY POW. 4 CM PRZEZ STROPY I ŚCIANY O ODPORNOŚCI OGNIOWEJ CO NAJMNIEJ EI30 LUB EI80 NALEŻY WYKONAĆ W KLASIE ODPORNOŚCI OGNIOWEJ EI TYCH ELEMENTÓW,
- PRZEJŚCIA PRZEZ ŚCIANY NOŚNE ZEWNĘTRZNE NALEŻY WYKONAĆ JAKO SZCZELNE
- PRZEWODY WENTYLACJI WYKONAĆ Z BLACHY STALOWEJ OCYNKOWANEJ
- KANAŁY WENTYLACYJNE NAWIEWNE PROWADZONE WEWNĄTRZ POMIESZCZENIA ZAIZOLOWAĆ WEŁNĄ MINERALNĄ LAMELOWĄ GRUB. 30 MM
- WSZYSTKIE PRZEWODY WENTYLACYJNE PROWADZONE NA ZEWNĄTRZ BUDYNKU NALEŻY ZAIZOLOWAĆ WEŁNĄ MINERALNĄ GRUBOŚCI MIN. 50 MM ORAZ ZABEZPIECZYĆ PRZED DZIAŁANIEM WARUNKÓW ZEWNĘTRZNYCH OSŁONĄ Z BLACHY OCYNKOWANEJ

— PROJEKTOWANA INSTALACJA WENTYLACJI MECHANICZNEJ



— WYEWNIK



— NAWIEWNIK

Vn=225m³/h — STRUMIEŃ POWIETRZA NAWIEWANEGO

Vw=225m³/h — STRUMIEŃ POWIETRZA WYIEWANEGO

tytuł rysunku:
**PRZĘKROJ A-A - INST. WENT. MECHANICZNEJ
ŚWIETLICA WIEJSKA PARSZOWICE**
Budowa budynku wraz z infrastr. techniczną i zag. terenu

inwestor: URZĄD GMINY ŚCINAWA
RYNEK 17, 59-330 ŚCINAWA

adres budowy: PARSZOWICE, jednostka ewidencyjna Ścinawa 021104_5
DZIAŁKI NR 524, 512/1, PARSZOWICE 0011

obiekt: BUDOWA WOLNOSTOJĄCEGO BUDYNKU ŚWIETLICY WIEJSKIEJ
WRAZ Z PEŁNĄ INFRASTRUKTURĄ TECHNICZNĄ I ZAGOSPOD. TERENU

branża: INSTALACJE SANITARNE
projektant mgr inż. Maciej Kurant

nr uprawnień: podpis:
351/00/DUW
w specjalności instalacje sanitarne

sprawdzający
mgr inż. Karol Grzondziel

nr uprawnień: podpis:
347/00/DUW
w specjalności instalacje sanitarne


stadium: PB
nr rysunku: PR2018_PB-S10

data: Wrocław,
czerwiec 2018 roku

skala: 1:50

JS ARCHITEKCI
ul. Benedyktynska 15/23-25 53-350 Wrocław,
tel./fax 71 387 81 51, +48 502 352 485
kontakt@jsarchitekci.pl, www.jsarchitekci.pl

zmiana:

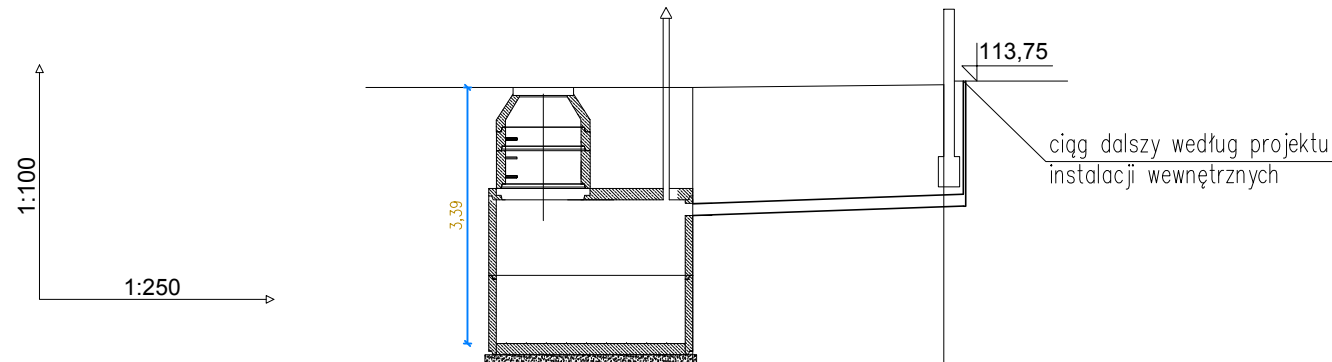

Poziom porównawczy 105,00 m n.p.m.

Rzędna terenu projektowanego	113,70	113,70
Rzędna terenu istniejącego	113,70	113,70
Rzędna dna kanału	111,97	112,10
Zagłębienie dna kanału [m]	1,73	1,60
Odległości [m]	8,31	
Średnice, materiał	PVC-U_SDR34_I 160×4,7 15,0 ‰	
Długość trasy [m]	0,00	8,31

SzS1

tytuł rysunku:

PRZYŁĄCZE KANALIZACJI
SANITARNEJ-PROFIL

inwestor:

URZĄD GMINY ŚCINAWA
RYNEK 17, 59-330 ŚCINAWA

adres budowy:

PARSZOWICE, jednostka ewidencyjna Ścinawa 021104_5
DZIAŁKI NR 524, 512/1, PARSZOWICE 0011

obiekt:

BUDOWA WOLNOSTOJĄCEGO BUDYNKU ŚWIE TLICY WIEJSKIEJ
WRAZ Z PEŁNĄ INFRASTRUKTURĄ TECHNICZNĄ I ZAGOSPOD. TERENU

branża: INSTALACJE SANITARNE
projektant mgr inż. Maciej Kurant

nr uprawnień: 351/00/DUW
w specjalności instalacje sanitarne

sprawdzający
mgr inż. Karol Grzondziel

nr uprawnień: 347/00/DUW
w specjalności instalacje sanitarne

stadium: PB


nr rysunku: PRZ2018_PB-PS3

data: Wrocław,
czerwiec 2018 roku


skala: 1:250/1:100

JS ARCHITEKCI
ul. Benedyktyńska 15/23-25 53-350 Wrocław,
tel./fax 71 387 81 51, +48 502 352 485
kontakt@jsarchitekci.pl, www.jsarchitekci.pl

zmiana:

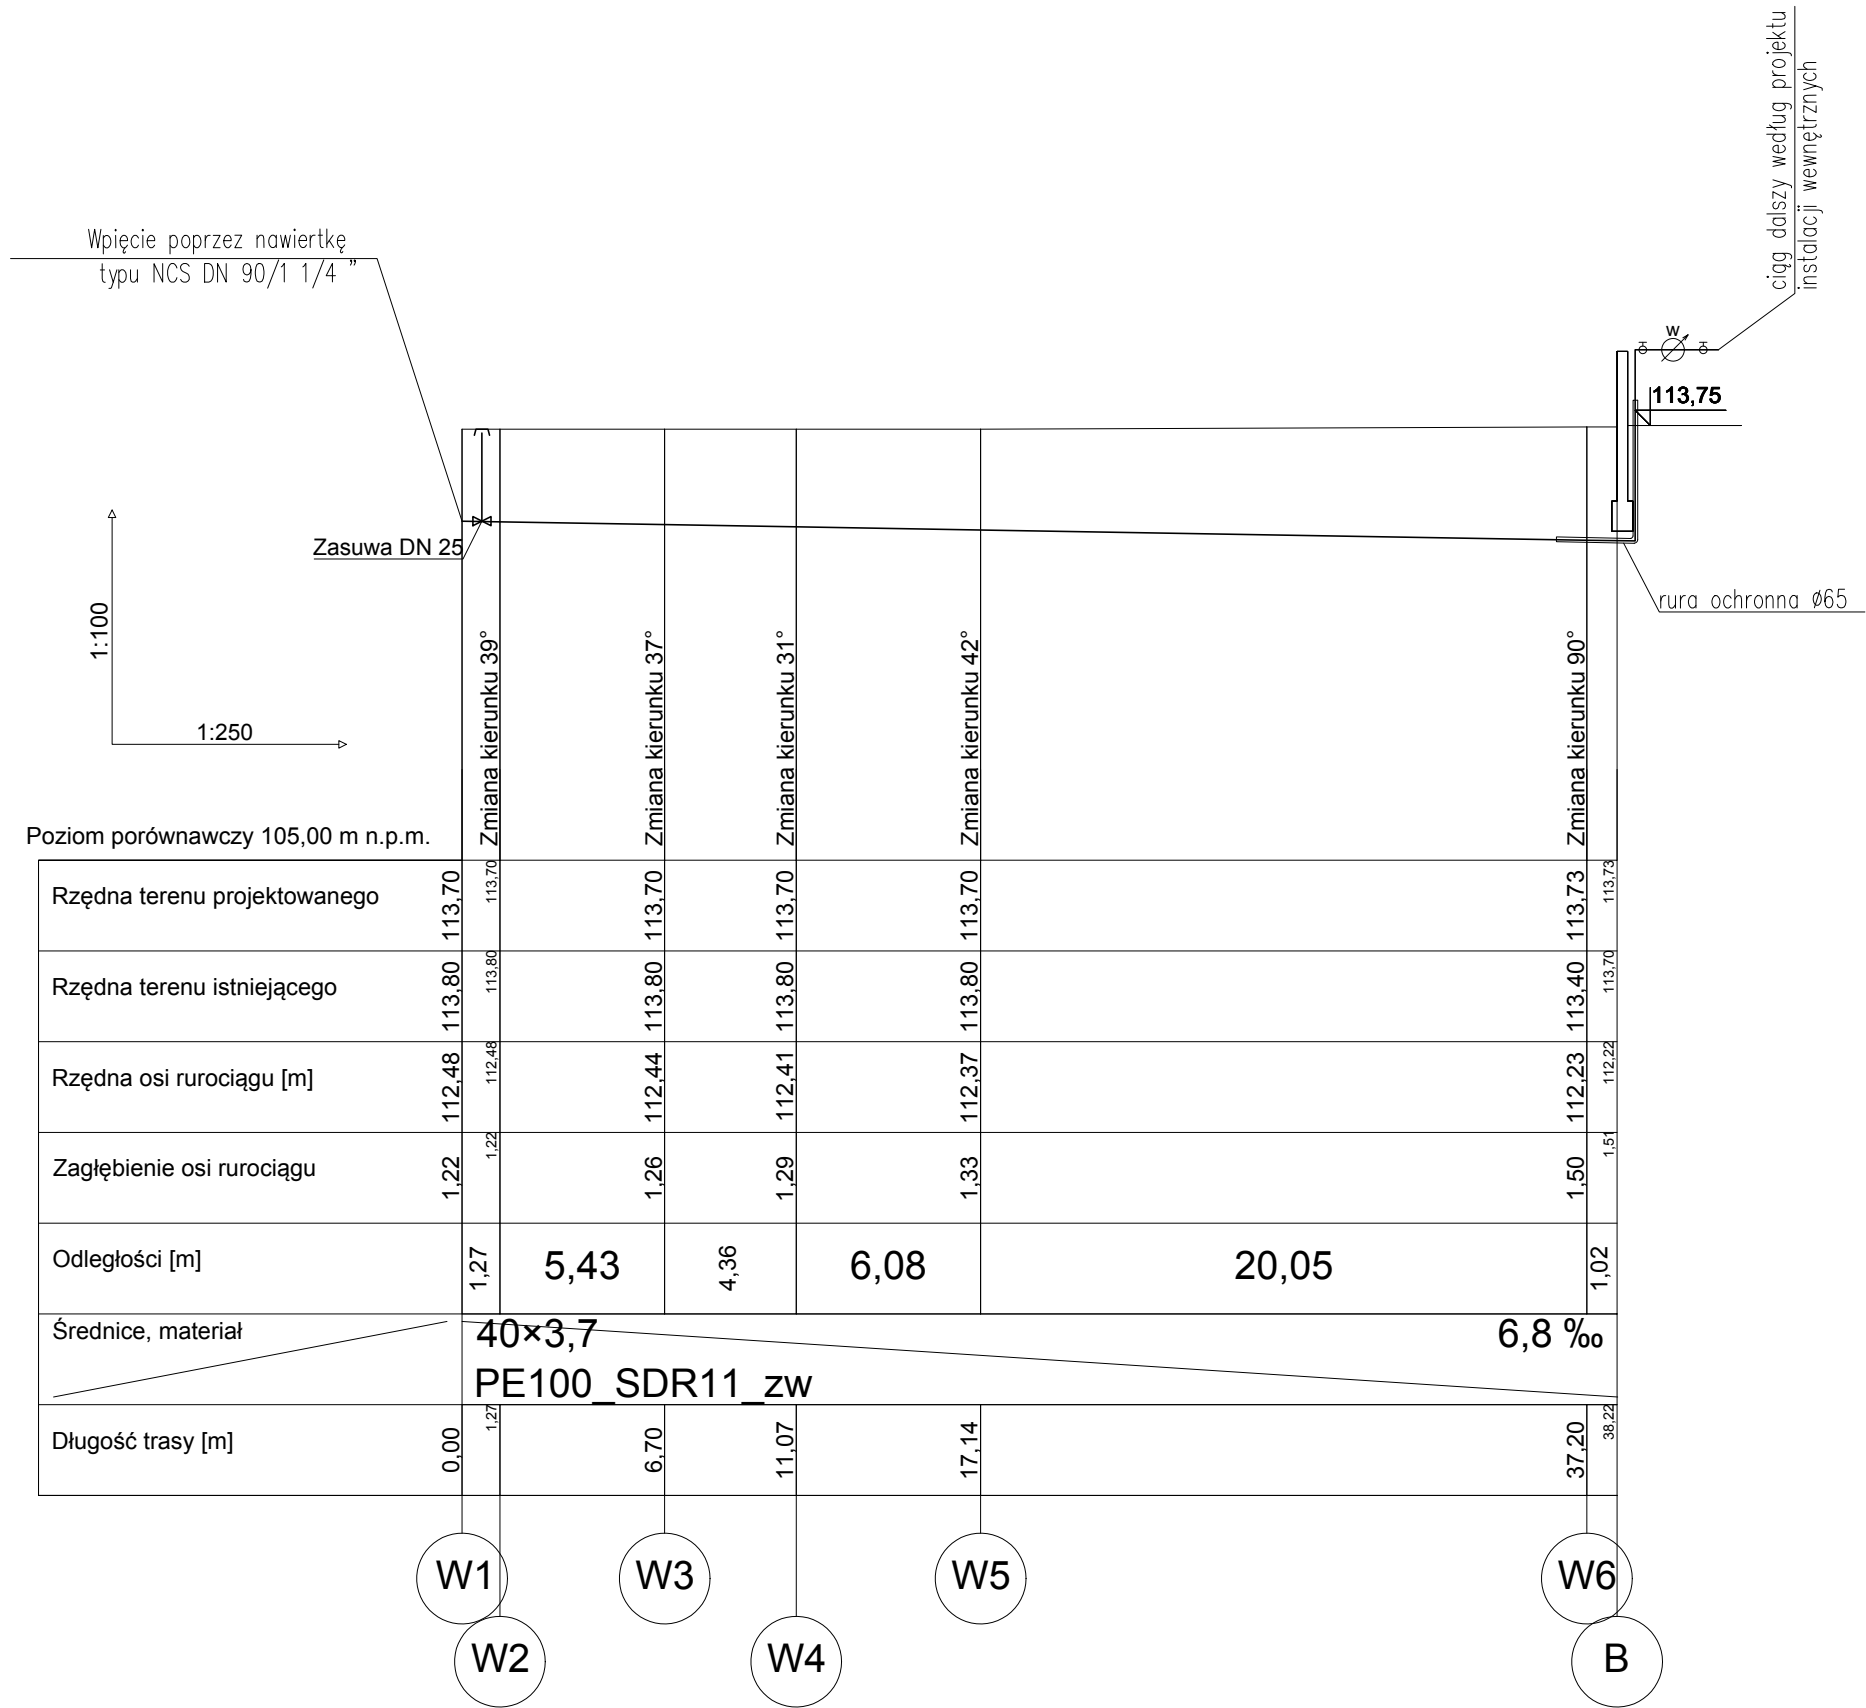


tytuł rysunku:			
PRZYLĄCZE WODY-PROFIL			
inwestor:	URZĄD GMINY ŚCINAWA RYNEK 17, 59-330 ŚCINAWA		
adres budowy:	PARSZOWICE, jednostka ewidencyjna Ścinawa 021104_5 DZIAŁKI NR 524, 512/1, PARSZOWICE 0011		
obiekt:	BUDOWA WOLNOSTOJĄCEGO BUDYNKU ŚWIE TLICY WIEJSKIEJ WRAZ Z PEŁNĄ INFRASTRUKTURĄ TECHNICZNĄ I ZAGOSPOD. TERENU		
branża: instalacje sanitarne	projektant mgr inż. Maciej Kurant	nr uprawnień: 351/00/DUW w specjalności instalacje sanitarne	podpis:
sprawdzający mgr inż. Karol Grzondziel		nr uprawnień: 347/00/DUW w specjalności instalacje sanitarne	podpis:
stadium: PB	nr rysunku: PRZ2018_PB-PS2	data: Wrocław, czerwiec 2018 roku	skala: 1:250/1:100
JS ARCHITEKCI ul. Benedyktyńska 15/23-25 53-350 Wrocław, tel./fax 71 387 81 51, +48 502 352 485 kontakt@jsarchitekci.pl, www.jsarchitekci.pl			zmiana:

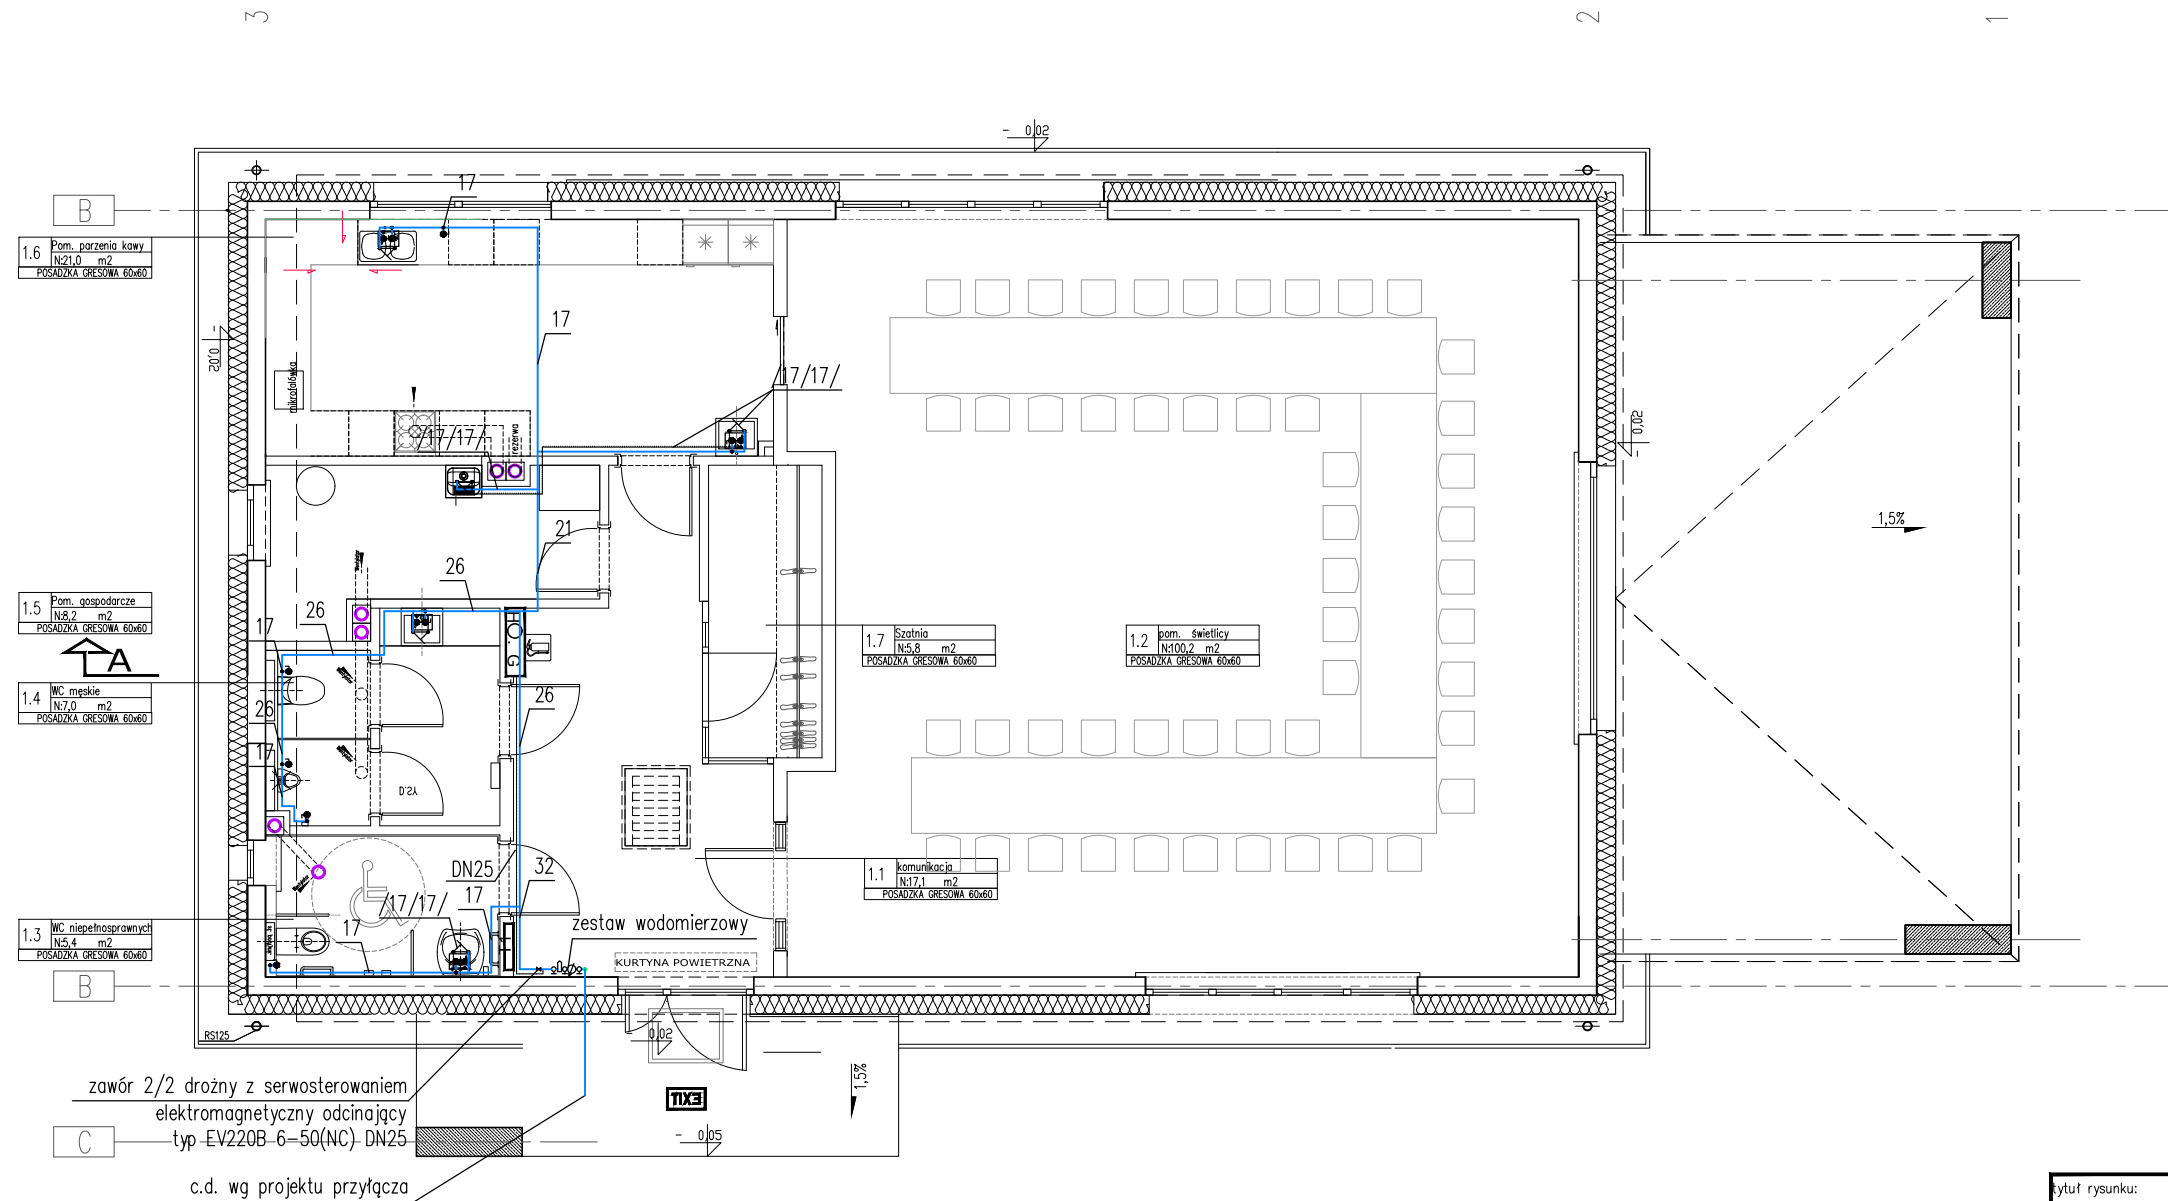

tytuł rysunku:			
PRZYLĄCZE WODY-RZUT PRZYZIEMIA			
inwestor:	URZĄD GMINY ŚCINAWA RYNEK 17, 59-330 ŚCINAWA		
adres budowy:	PARSZOWICE, jednostka ewidencyjna Ścinawa 021104_5 DZIAŁKI NR 524, 512/1, PARSZOWICE 0011		
obiekt:	BUDOWA WOLNOSTOJĄCEGO BUDYNKU ŚWIE TLICY WIEJSKIEJ WRAZ Z PEŁNĄ INFRASTRUKTURĄ TECHNICZNĄ I ZAGOSPOD. TERENU		
branża:	INSTALACJE SANITARNE	nr uprawnień:	podpis:
projektant:	mgr inż. Maciej Kurant	351/00/DUW	
		w specjalności instalacje sanitarne	
sprawdzający:	mgr inż. Karol Grzondziel	nr uprawnień:	podpis:
		347/00/DUW	
		w specjalności instalacje sanitarne	
stadium:	nr rysunku:	data:	skala:
PB	PRZ2018_PB-PS5	Wrocław, czerwiec 2018 roku	BS
JS ARCHITEKCI		zmiana:	
ul. Benedyktyńska 15/23-25 53-350 Wrocław, tel./fax 71 387 81 51, +48 502 352 485 kontakt@jsarchitekci.pl, www.jsarchitekci.pl			


ZESTAW WODOMIERZOWY W BUDYNKU

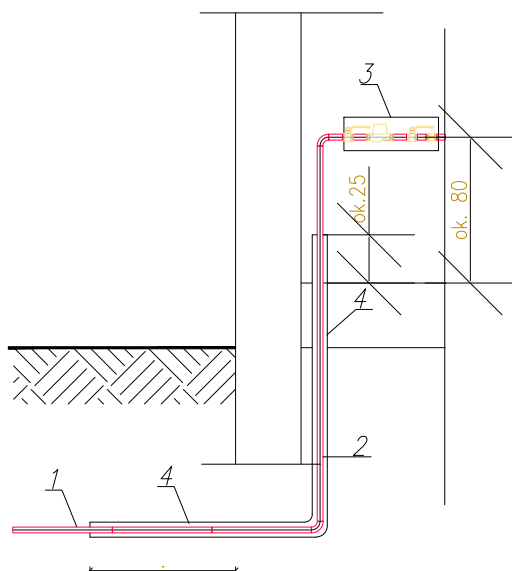

OZNACZENIA

1. Rura PE HD 100 SDR 11 $\varnothing 40 \times 3,7$
2. Podejście do wodomierza i połączenie z instalacją wewn. – rury i kształtki instalacyjne
3. Zestaw wodomierzowy
4. Rura ochronna $\varnothing 63$ z uszczelnieniem i manszetami.

ZESTAW WODOMIERZOWY NR 1

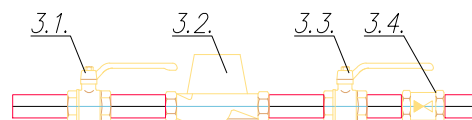

OZNACZENIA

- 3.1. Zawór odcinający DN 32
- 3.2. Wodomierz DN 20
- 3.3. Zawór odcinający z odwodnieniem DN 32
- 3.4. Zawór antyskażeniowy DN 32

tytuł rysunku:

PRZYŁĄCZE WODY-ZESTAW WODOMIERZOWY

inwestor:	URZĄD GMINY ŚCINAWA RYNEK 17, 59-330 ŚCINAWA		
adres budowy:	PARSZOWICE, jednostka ewidencyjna Ścinawa 021104_5 DZIAŁKI NR 524, 512/1, PARSZOWICE 0011		
obiekt:	BUDOWA WOLNOSTOJĄCEGO BUDYNKU ŚWIETLICY WIEJSKIEJ WRAZ Z PEŁNĄ INFRASTRUKTURĄ TECHNICZNĄ I ZAGOSPOD. TERENU		
branża: INSTALACJE SANITARNE	projektant: mgr inż. Maciej Kurant	nr uprawnień: 351/00/DUW	podpis: w specjalności instalacje sanitarne
sprawdzający: mgr inż. Karol Grzondziel		nr uprawnień: 347/00/DUW	podpis: w specjalności instalacje sanitarne
stadium: PB	nr rysunku: PRZ2018_PB-PS4	data: Wrocław, czerwiec 2018 roku	skala: BS
JS ARCHITEKCI ul. Benedyktynska 15/23-25 53-350 Wrocław, tel./fax 71 387 81 51, +48 502 352 485 kontakt@jsarchitekci.pl, www.jsarchitekci.pl		zmiana:	