


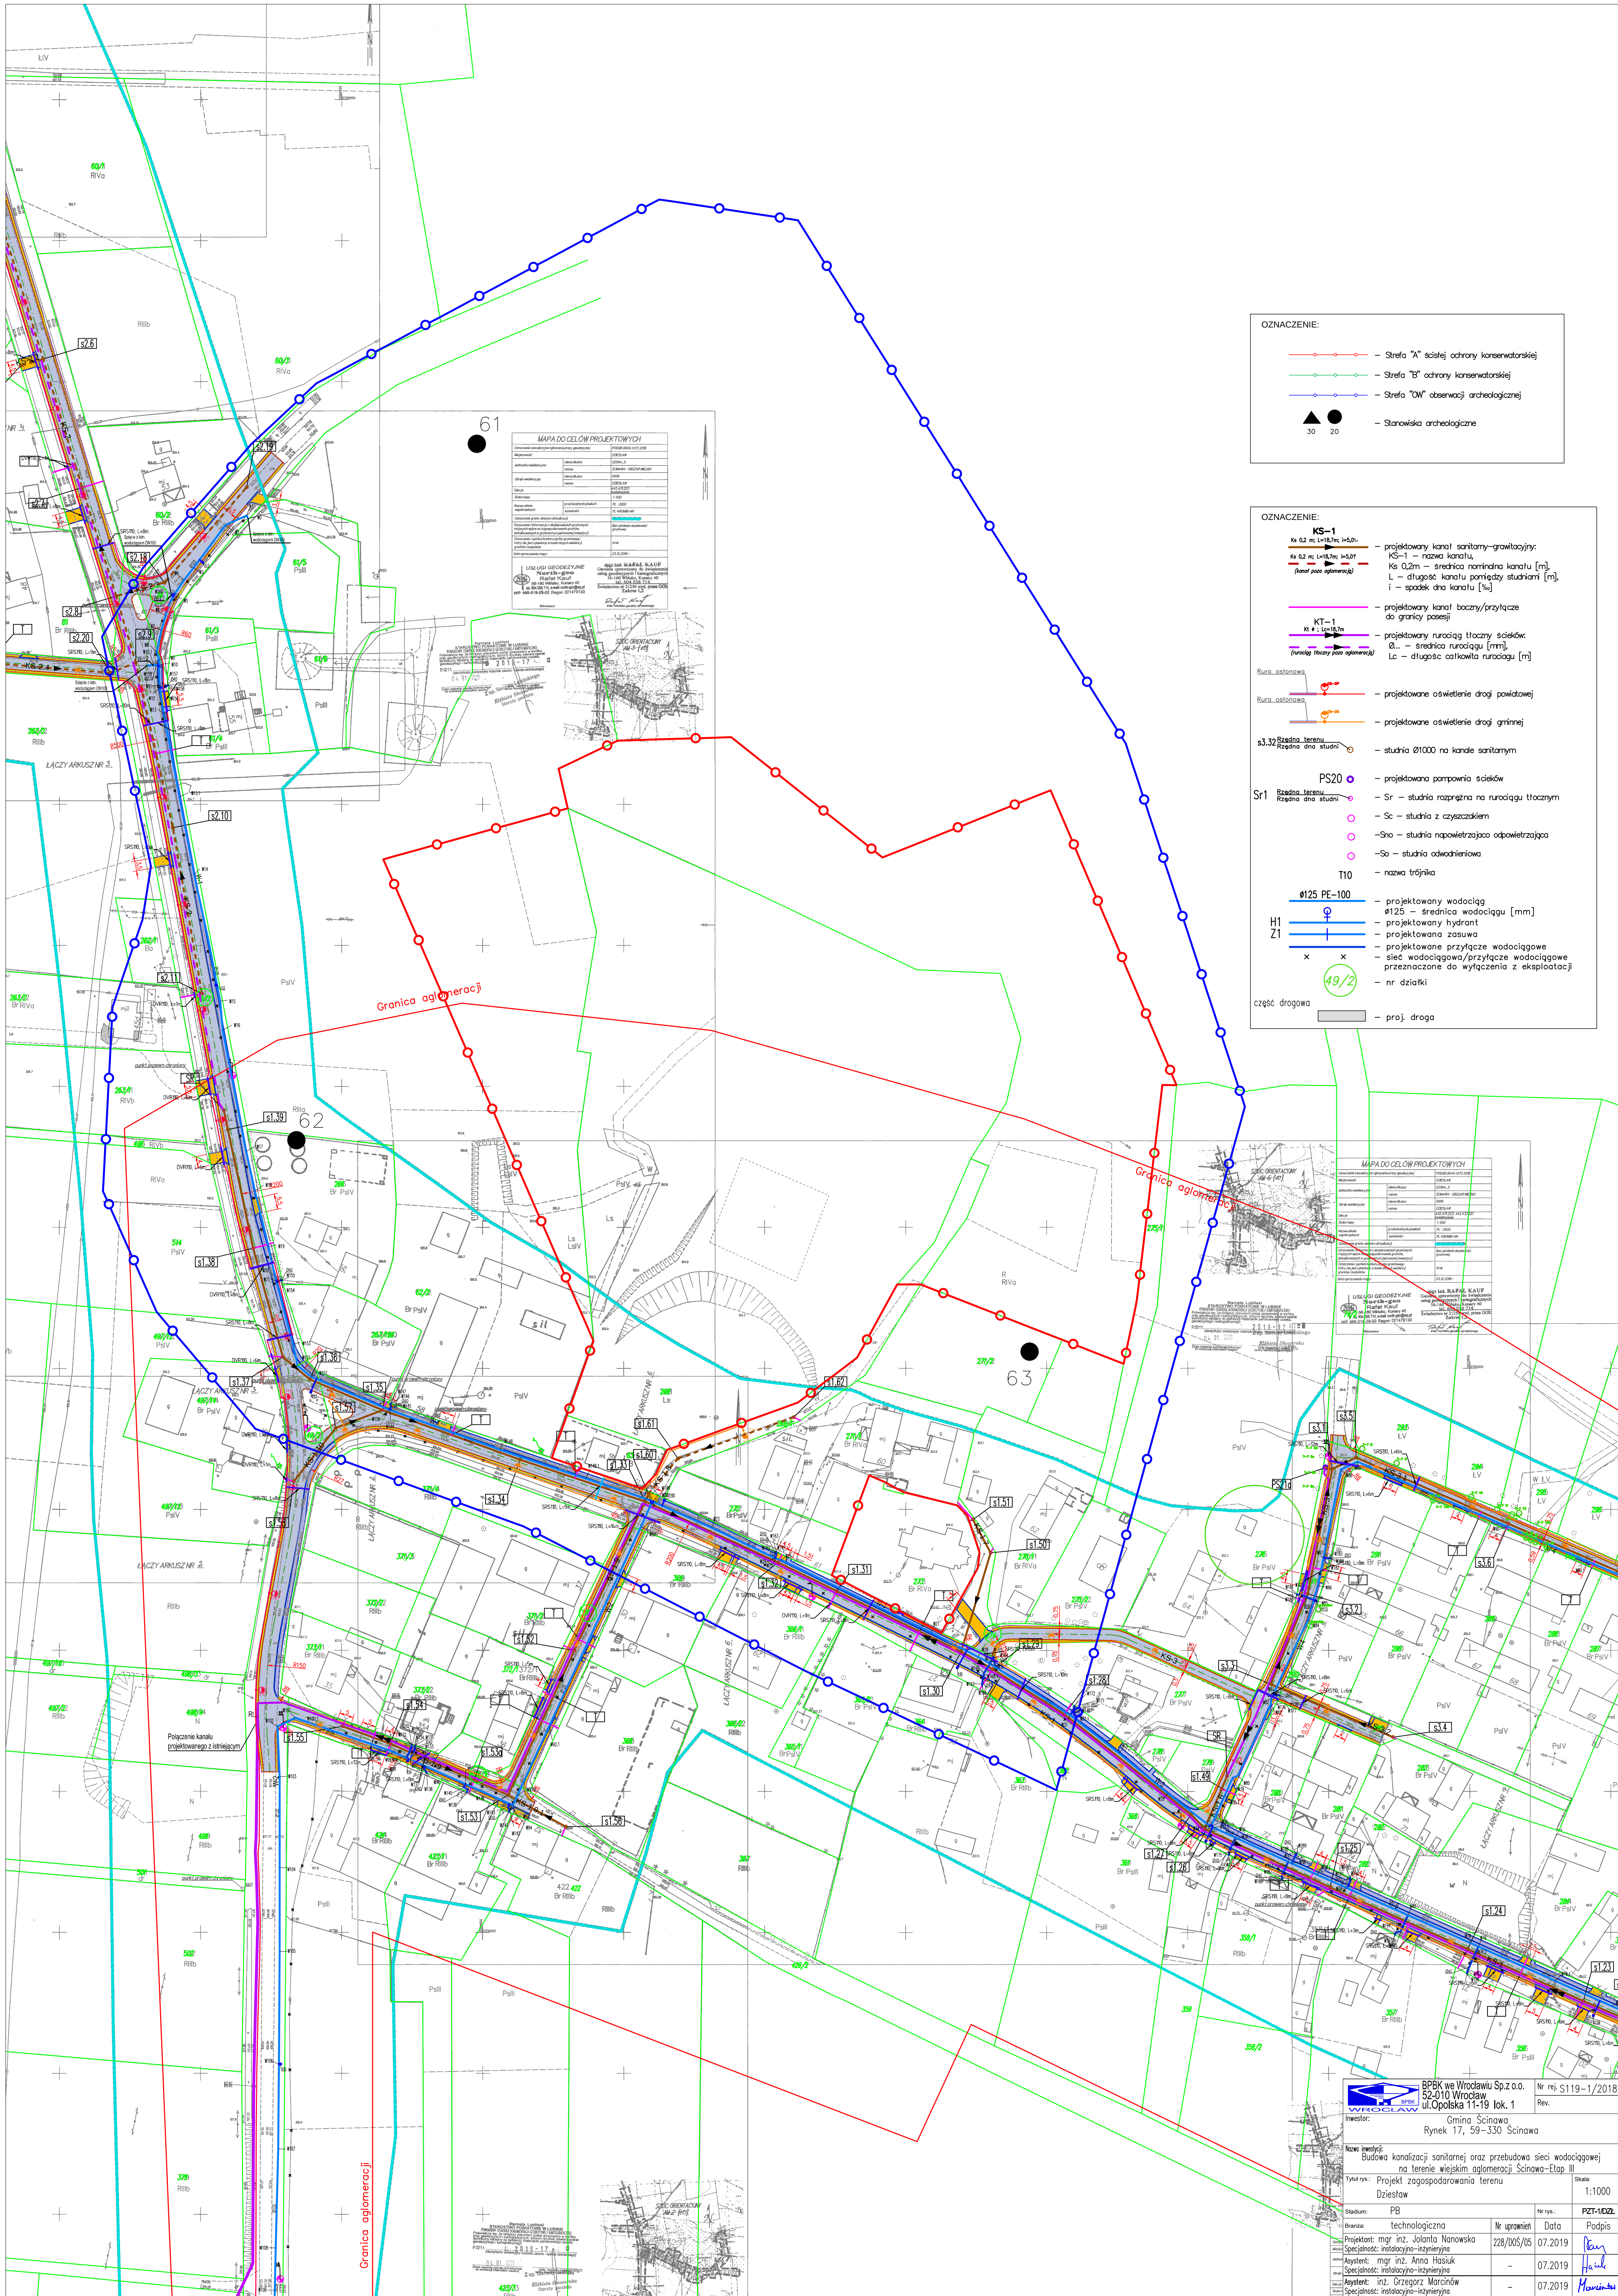

OZNACZENIE:

- Strefa "A" szkieletu ochrony konsensuacyjnej
- Strefa "B" ochrony konsensuacyjnej
- Strefa "OW" obserwacji archeologicznej
- ▲ 30 ● 20 — Stanowisko archeologiczne

OZNACZENIE:

KS-1
Ka 0,2 m; L=10,7m; i=0,0% — projektowany kanał sanitarno-grawitacyjny;
KS-1 — nazwa kanału;
Ka 0,2m — średnica nominalna kanału [m];
L — długość kanału pomiędzy studiami [m];
i — spadek dna kanału [‰]

KT-1
Ka 0,2 m; L=10,7m — projektowany rurociąg tłoczny ścieków;
Ka 0,2m — średnica rurociągu [mm];
L — długość całkowita rurociągu [m]

PS20 — projektowana pompownia ścieków
Sr1 — studnia rozprężna na rurociągu tłocznym
— studnia z czyszczeniem
— studnia napowietrzająca odpowietrzającą
— studnia odwadniająca
— nazwa trójnika

T10 — nazwa trójnika

Ø125 PE-100 — projektowany wodociąg
Ø125 — średnica wodociągu [mm]

H1 — projektowany hydrant
Z1 — projektowana zasada

X X — projektowane przyłącze wodociągowe
— sieć wodociągowa/przyłącze wodociągowe przeznaczone do wyłączenia z eksploatacji

49/2 — nr działki

część drogowa — proj. droga

BPK we Wrocławiu Sp. z o.o. 52-010 Wrocław ul. Opolska 11-19 lok. 1		Nr rej. S119-1/2018	
Inwestor: Gmina Ścinawa Rynek 17, 59-330 Ścinawa		Rev.	
Nazwa inwestycji: Budowa kanalizacji sanitarnej oraz przebudowa sieci wodociągowej na terenie wsiem aglomeracji Ścinawa-Łup III		Skala: 1:1000	
Tytuł rys.: Projekt zagospodarowania terenu		Nr rys.: PZT-1022	
Działalność		Data: 07.2019	
Stadium: PB		Podpis: <i>Bar</i>	
Branża: technologiczna		Data: 07.2019	
Projektant: mgr inż. Jolanta Nanowska		Podpis: <i>Bar</i>	
Specjalność: instalacyjno-inżynierska		Data: 07.2019	
Asystent: mgr inż. Anna Hosiak		Podpis: <i>Hosiak</i>	
Specjalność: instalacyjno-inżynierska		Data: 07.2019	
Asystent: inż. Grzegorz Marcinów		Podpis: <i>Marcinów</i>	
Specjalność: instalacyjno-inżynierska		Data: 07.2019	