


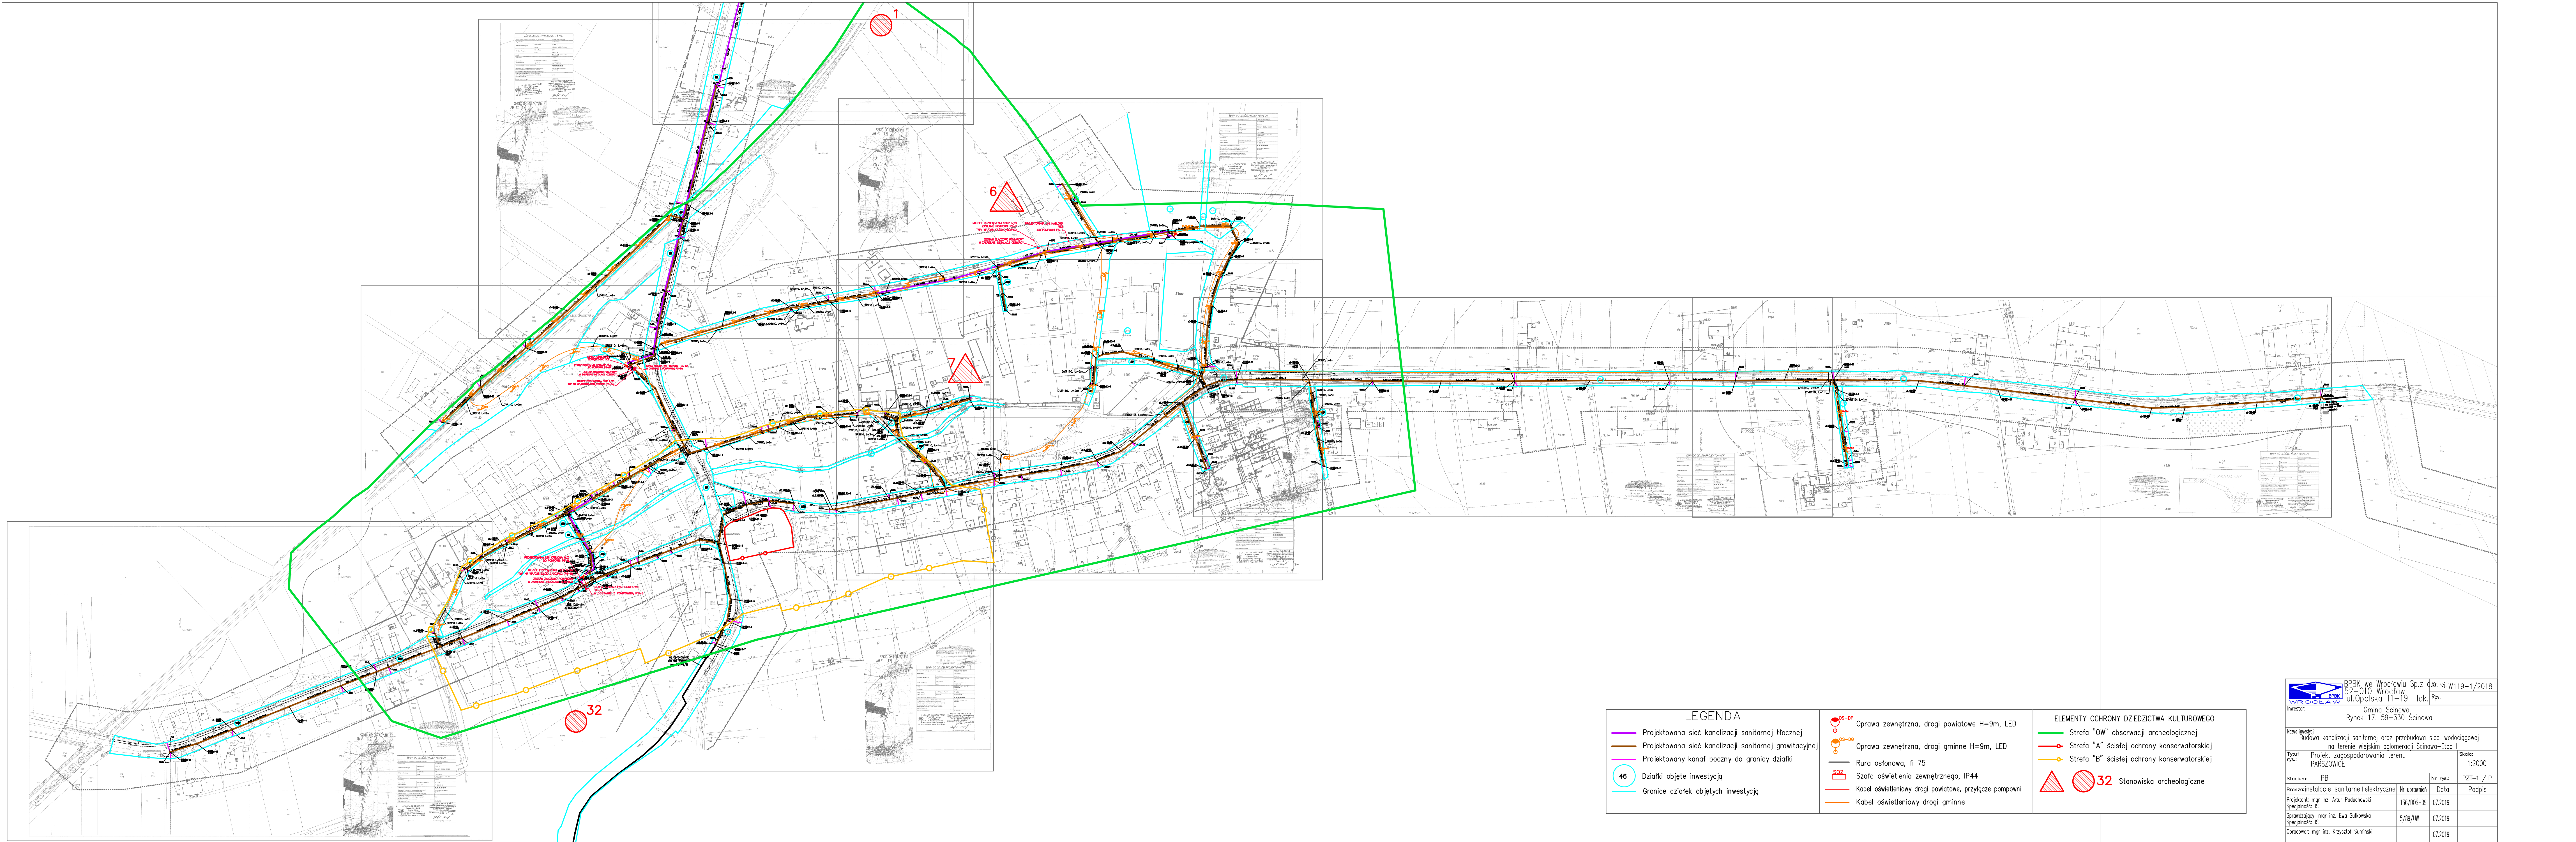

LEGENDA

Projektowana sieć kanalizacji sanitarnej tłocznej

Projektowana sieć kanalizacji sanitarnej grawitacyjnej

Projektowany kanał boczny do granicy działki

46

Działki objęte inwestycją

Granice działek objętych inwestycją

Oprawa zewnętrzna, drogi powiatowe H=9m, LED

Oprawa zewnętrzna, drogi gminne H=9m, LED

Rura osłonowa, fi 75

Szafa oświetlenia zewnętrznego, IP44

Kabel oświetleniowy drogi powiatowe, przyłącze pompowni

Kabel oświetleniowy drogi gminne

ELEMENTY OCHRONY DZIEDZICTWA KULTUROWEGO

Strefa "OW" obserwacji archeologicznej

Strefa "A" ścisłej ochrony konserwatorskiej

Strefa "B" ścisłej ochrony konserwatorskiej

32

Stanowiska archeologiczne

BPBK we Wrocławiu Sp. z o.o. rej. W119-1/2018 32-010 Wrocław ul. Opolska 11-13 lok. 1Pv Investor: Gmina Ścinawa Rynek 17, 59-330 Ścinawa			
Nazwa inwestycji: Budowa kanalizacji sanitarnej oraz przebudowa sieci wodociągowej na terenie wiejskiej aglomeracji Ścinawa-Etap II			
Tytuł rys.: Projekt zagospodarowania terenu		Skala: 1:2000	
PARSZOWICE			
Stadium: PB	Nr rys.: PZT-1 / P		
Brana: instalacje sanitarne+elektryczne	Nr uprawnień	Data	Podpis
Projektant: mgr inż. Artur Poduchowski	136/005-09	07.2019	
Specjalność: IS			
Sprawdzający: mgr inż. Ewa Sułkowska	5/89/III	07.2019	
Specjalność: IS			
Opracował: mgr inż. Krzysztof Sumiński		07.2019	