


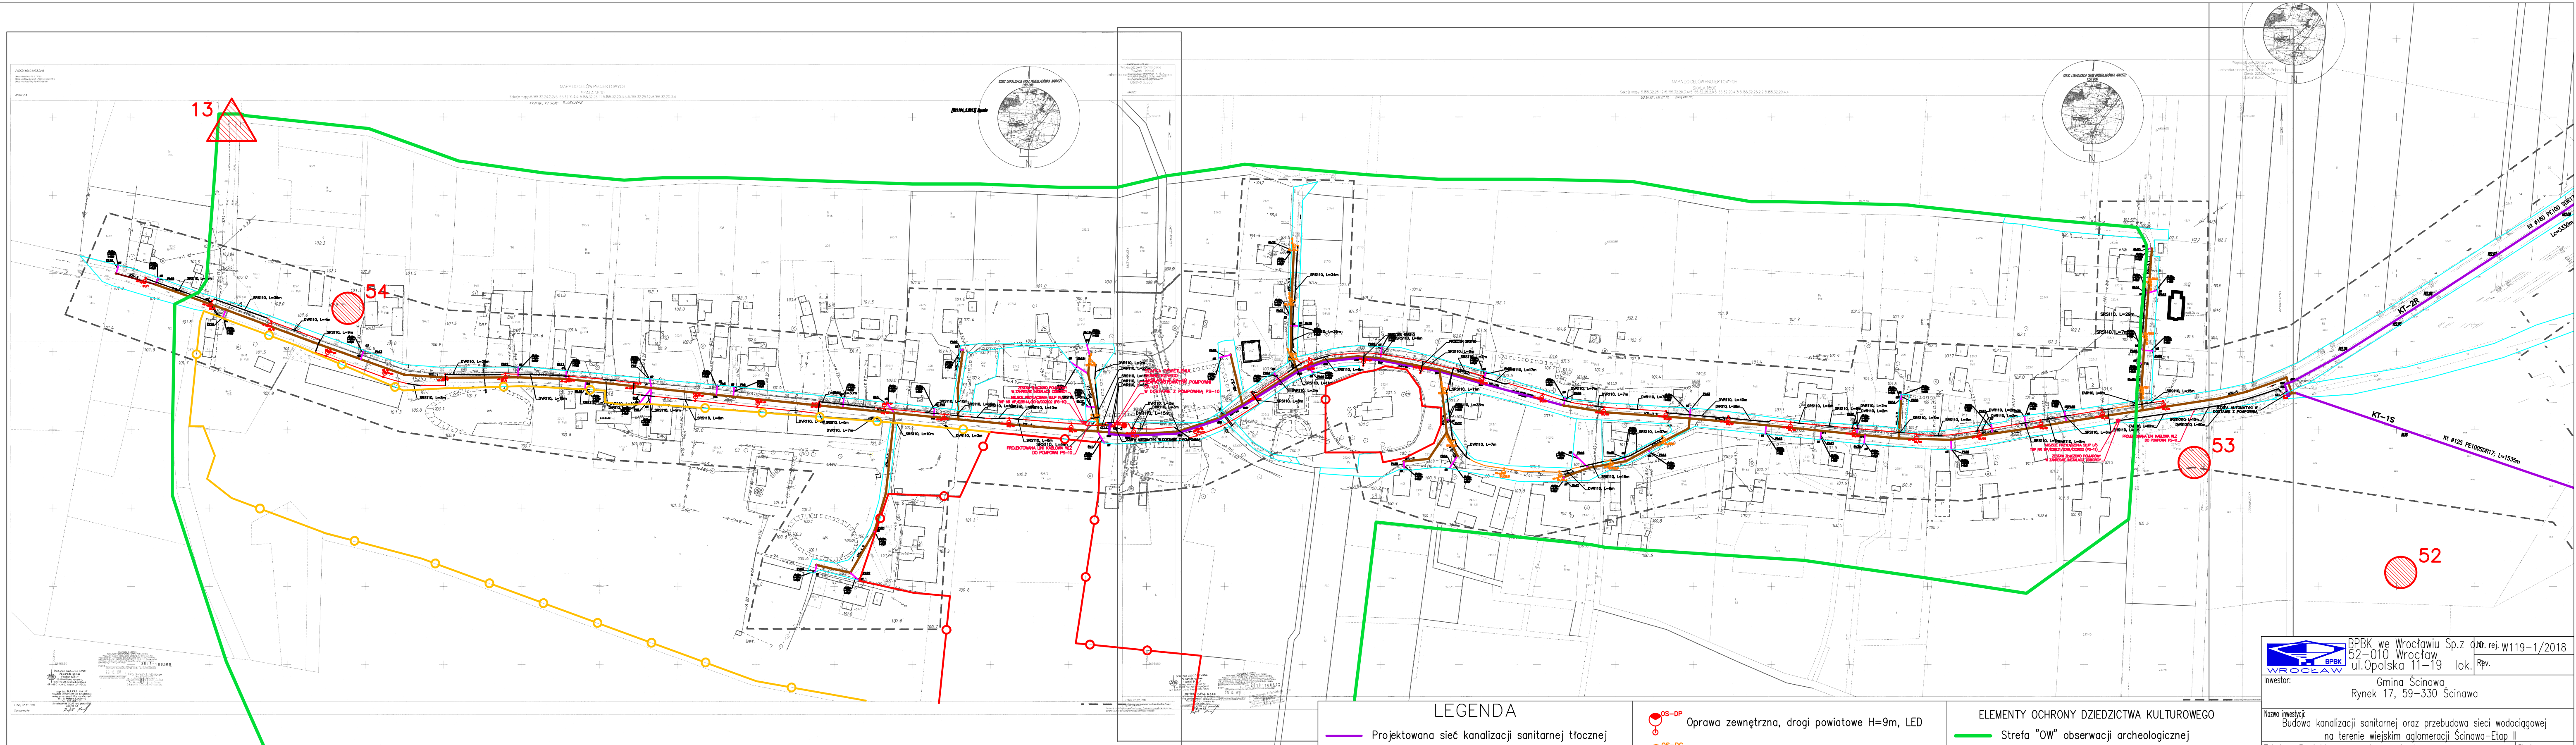

LEGENDA

- Projektowana sieć kanalizacji sanitarnej tłocznej
- Projektowana sieć kanalizacji sanitarnej grawitacyjnej
- Projektowany kanał boczny do granicy działki
- 46 Działki objęte inwestycją
- Granice działek objętych inwestycją
- OS-DP Oprawa zewnętrzna, drogi powiatowe H=9m, LED
- OS-DG Oprawa zewnętrzna, drogi gminne H=9m, LED
- Rura osłonowa, fi 75
- SZOZ Szafa oświetlenia zewnętrznego, IP44
- Kabel oświetleniowy drogi powiatowe, przyłącze pompowni
- Kabel oświetleniowy drogi gminne

ELEMENTY OCHRONY DZIEDZICTWA KULTUROWEGO

- Strefa "OW" obserwacji archeologicznej
- Strefa "A" ścisłej ochrony konserwatorskiej
- Strefa "B" ścisłej ochrony konserwatorskiej
- 32 Stanowiska archeologiczne

 BPBK we Wrocławiu Sp. z o.o. 52-010 Wrocław ul.Opolska 11-19 lok. Rpv.			
Inwestor: Gmina Ścinawa Rynek 17, 59-330 Ścinawa			
Nazwa inwestycji: Budowa instalacji sanitarnej oraz przebudowa sieci wodociągowej na terenie wiejskiej aglomeracji Ścinawa-Etap II		Dok. rej. w119-1/2018	
Tytuł rys.: Projekt zagospodarowania terenu RZESZÓW		Skala: 1:2000	
Stadium: PB	Nr rys.: PZT-1 / R	Podpis	
Branża: instalacje sanitarne+elektryczne		Nr uprawnień: 136/D05/09	Data: 07.2019
Projektant: mgr inż. Artur Paduchowski			
Specjalność: IS			
Sprawdzający: mgr inż. Ewa Sułkowska			
Specjalność: IS			
Opracował: mgr inż. Krzysztof Sumiński			
Specjalność:		07.2019	