


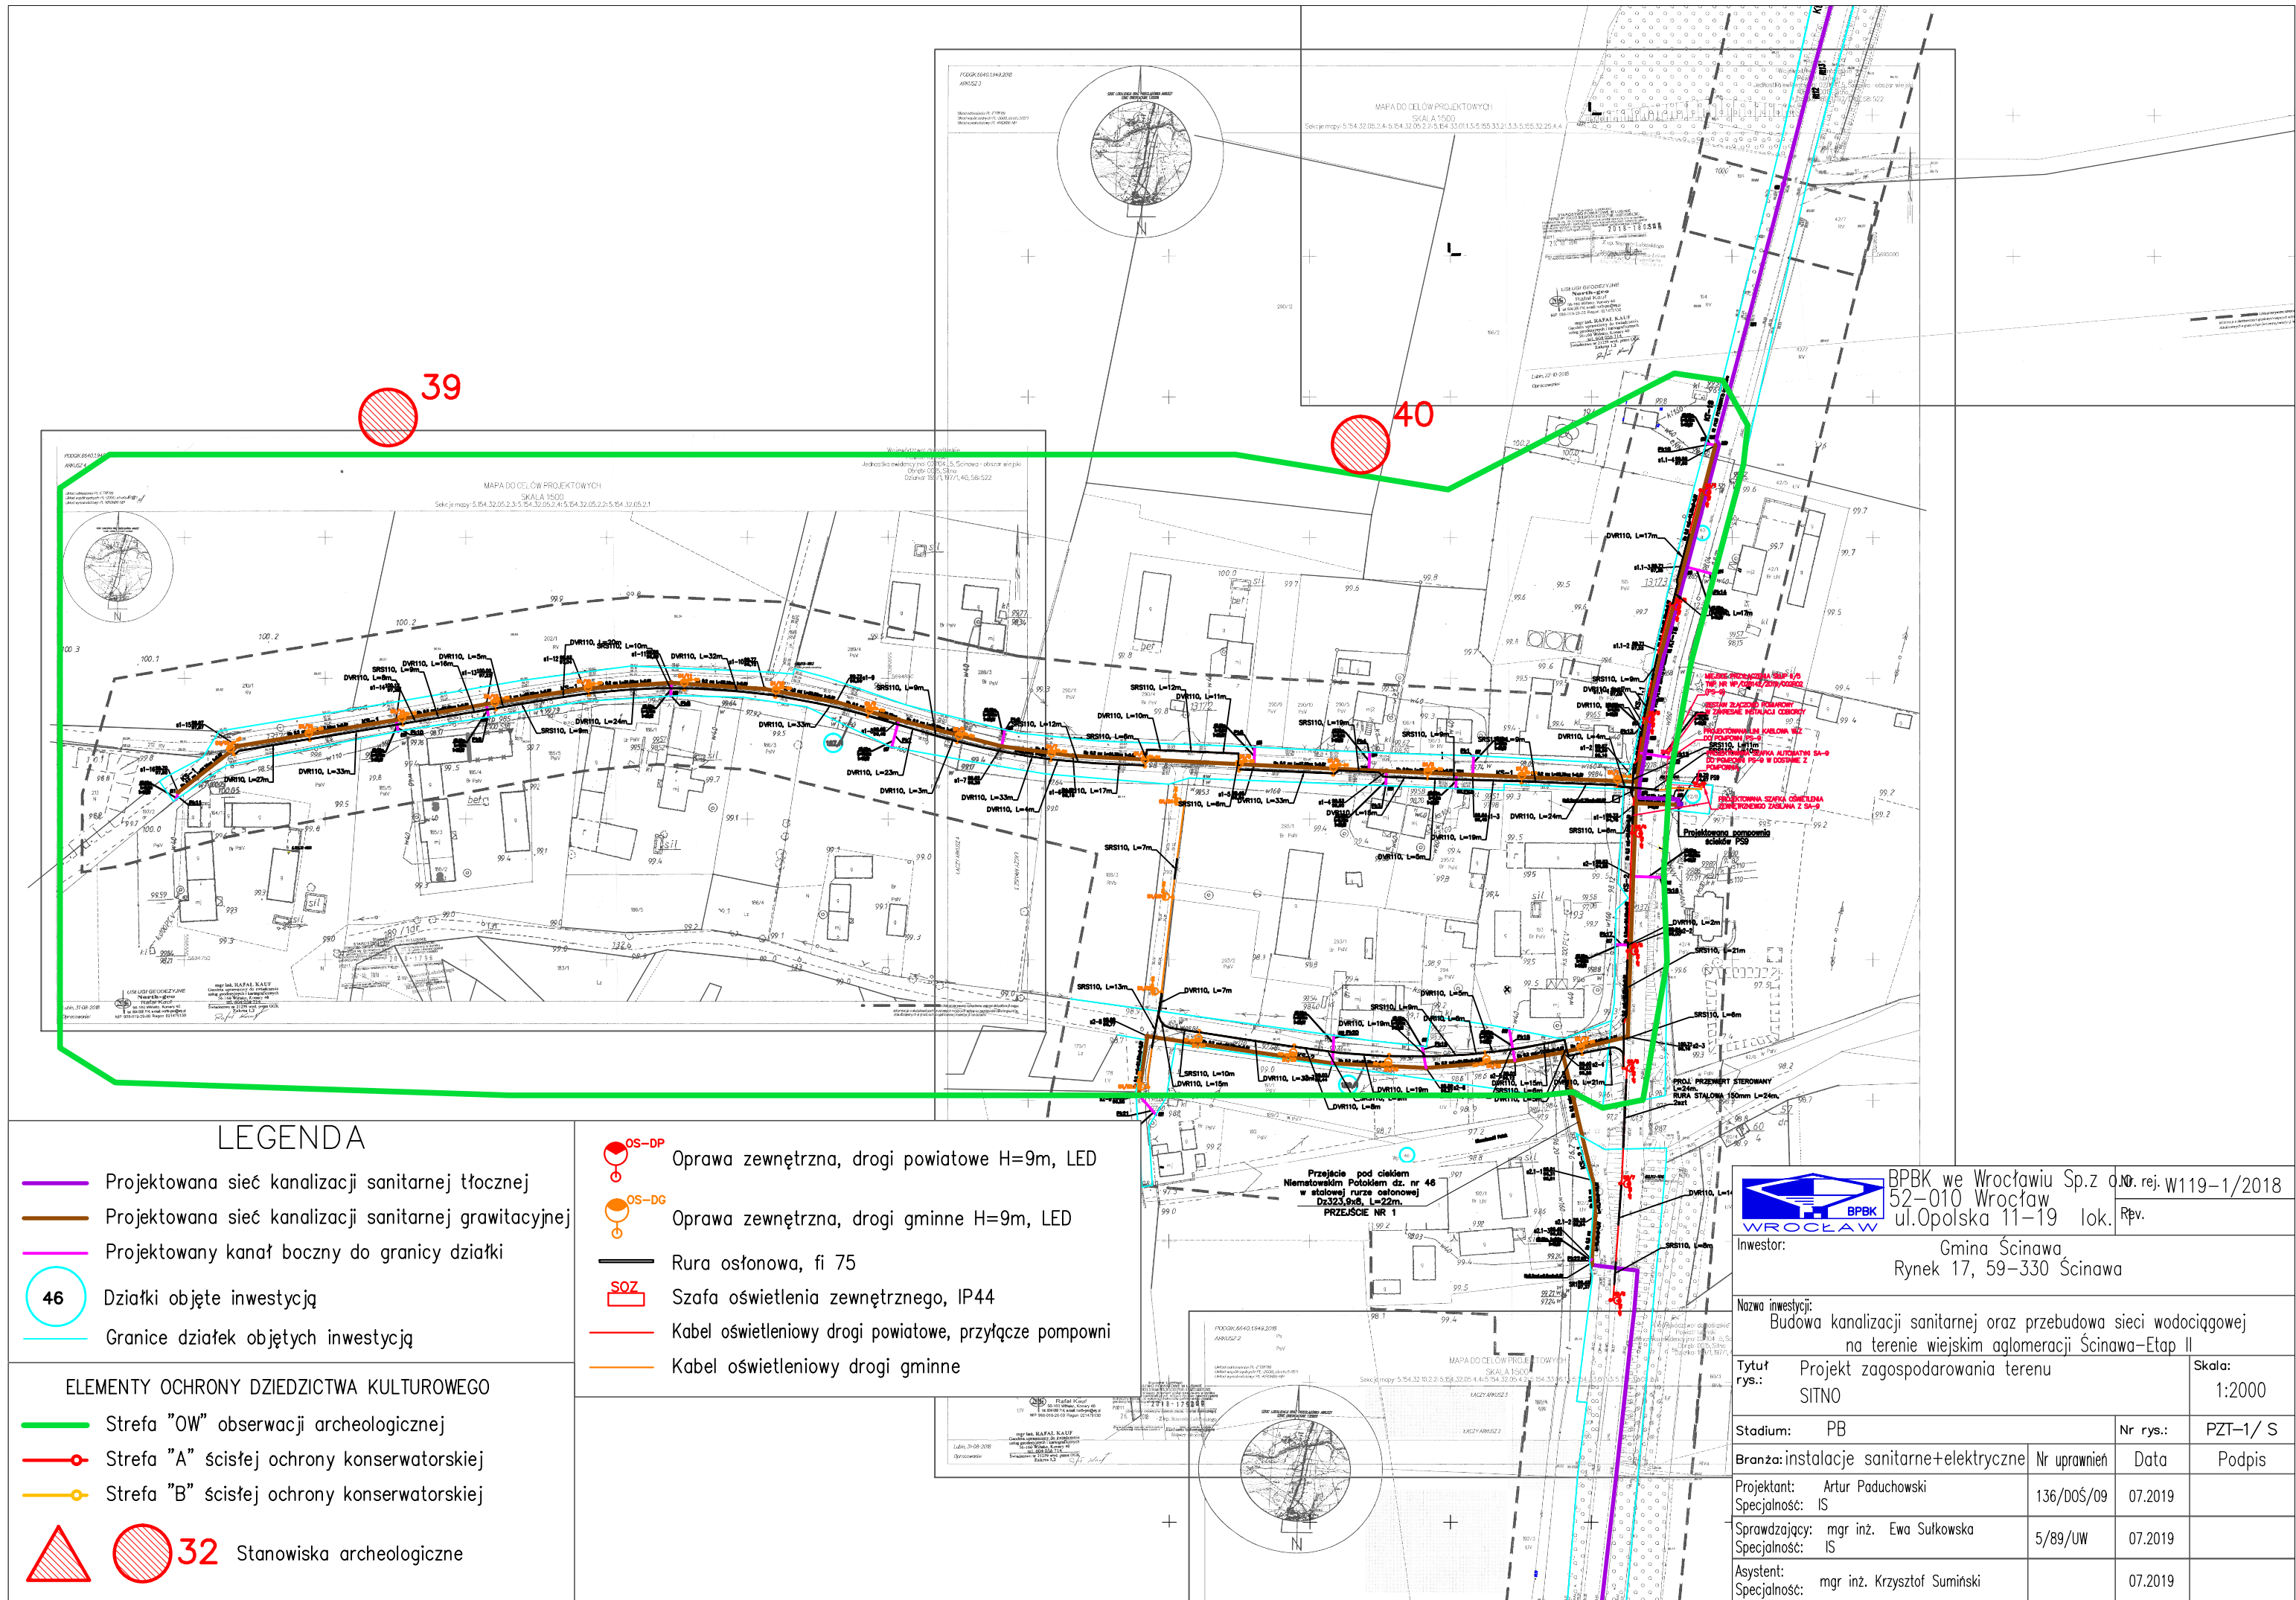

LEGENDA

- Projektowana sieć kanalizacji sanitarnej tłocznej
- Projektowana sieć kanalizacji sanitarnej grawitacyjnej
- Projektowany kanał boczny do granicy działki
- 46 Działki objęte inwestycją
- Granice działek objętych inwestycją

ELEMENTY OCHRONY DZIEDZICTWA KULTUROWEGO

- Strefa "OW" obserwacji archeologicznej
- Strefa "A" ścisłej ochrony konserwatorskiej
- Strefa "B" ścisłej ochrony konserwatorskiej

- 32 Stanowiska archeologiczne

- OS-DP Oprawa zewnętrzna, drogi powiatowe H=9m, LED
- OS-DG Oprawa zewnętrzna, drogi gminne H=9m, LED
- Rura osłonowa, fi 75
- Szafa oświetlenia zewnętrznego, IP44
- Kabel oświetleniowy drogi powiatowe, przyłączyce pompowni
- Kabel oświetleniowy drogi gminne

 BPBK we Wrocławiu Sp. z o.o. 52-010 Wrocław ul.Opolska 11-19 lok. Rpv.		Nr rej. W119-1/2018	
Inwestor:		Gmina Ścinawa Rynek 17, 59-330 Ścinawa	
Nazwa inwestycji:		Budowa kanalizacji sanitarnej oraz przebudowa sieci wodociągowej na terenie wiejskiej aglomeracji Ścinawa-Etap II	
Tytuł rys.:		Projekt zagospodarowania terenu SITNO	Skala: 1:2000
Stadium:	PB	Nr rys.:	PZT-1/ S
Branża:	instalacje sanitarne+elektryczne	Nr uprawnień	Data
Projektant:	Artur Paduchowski	136/DoS/09	07.2019
Specjalność:	IS		
Sprawdzający:	mgr inż. Ewa Sułkowska	5/89/UW	07.2019
Specjalność:	IS		
Asystent:	mgr inż. Krzysztof Sumiński		07.2019
Specjalność:			